

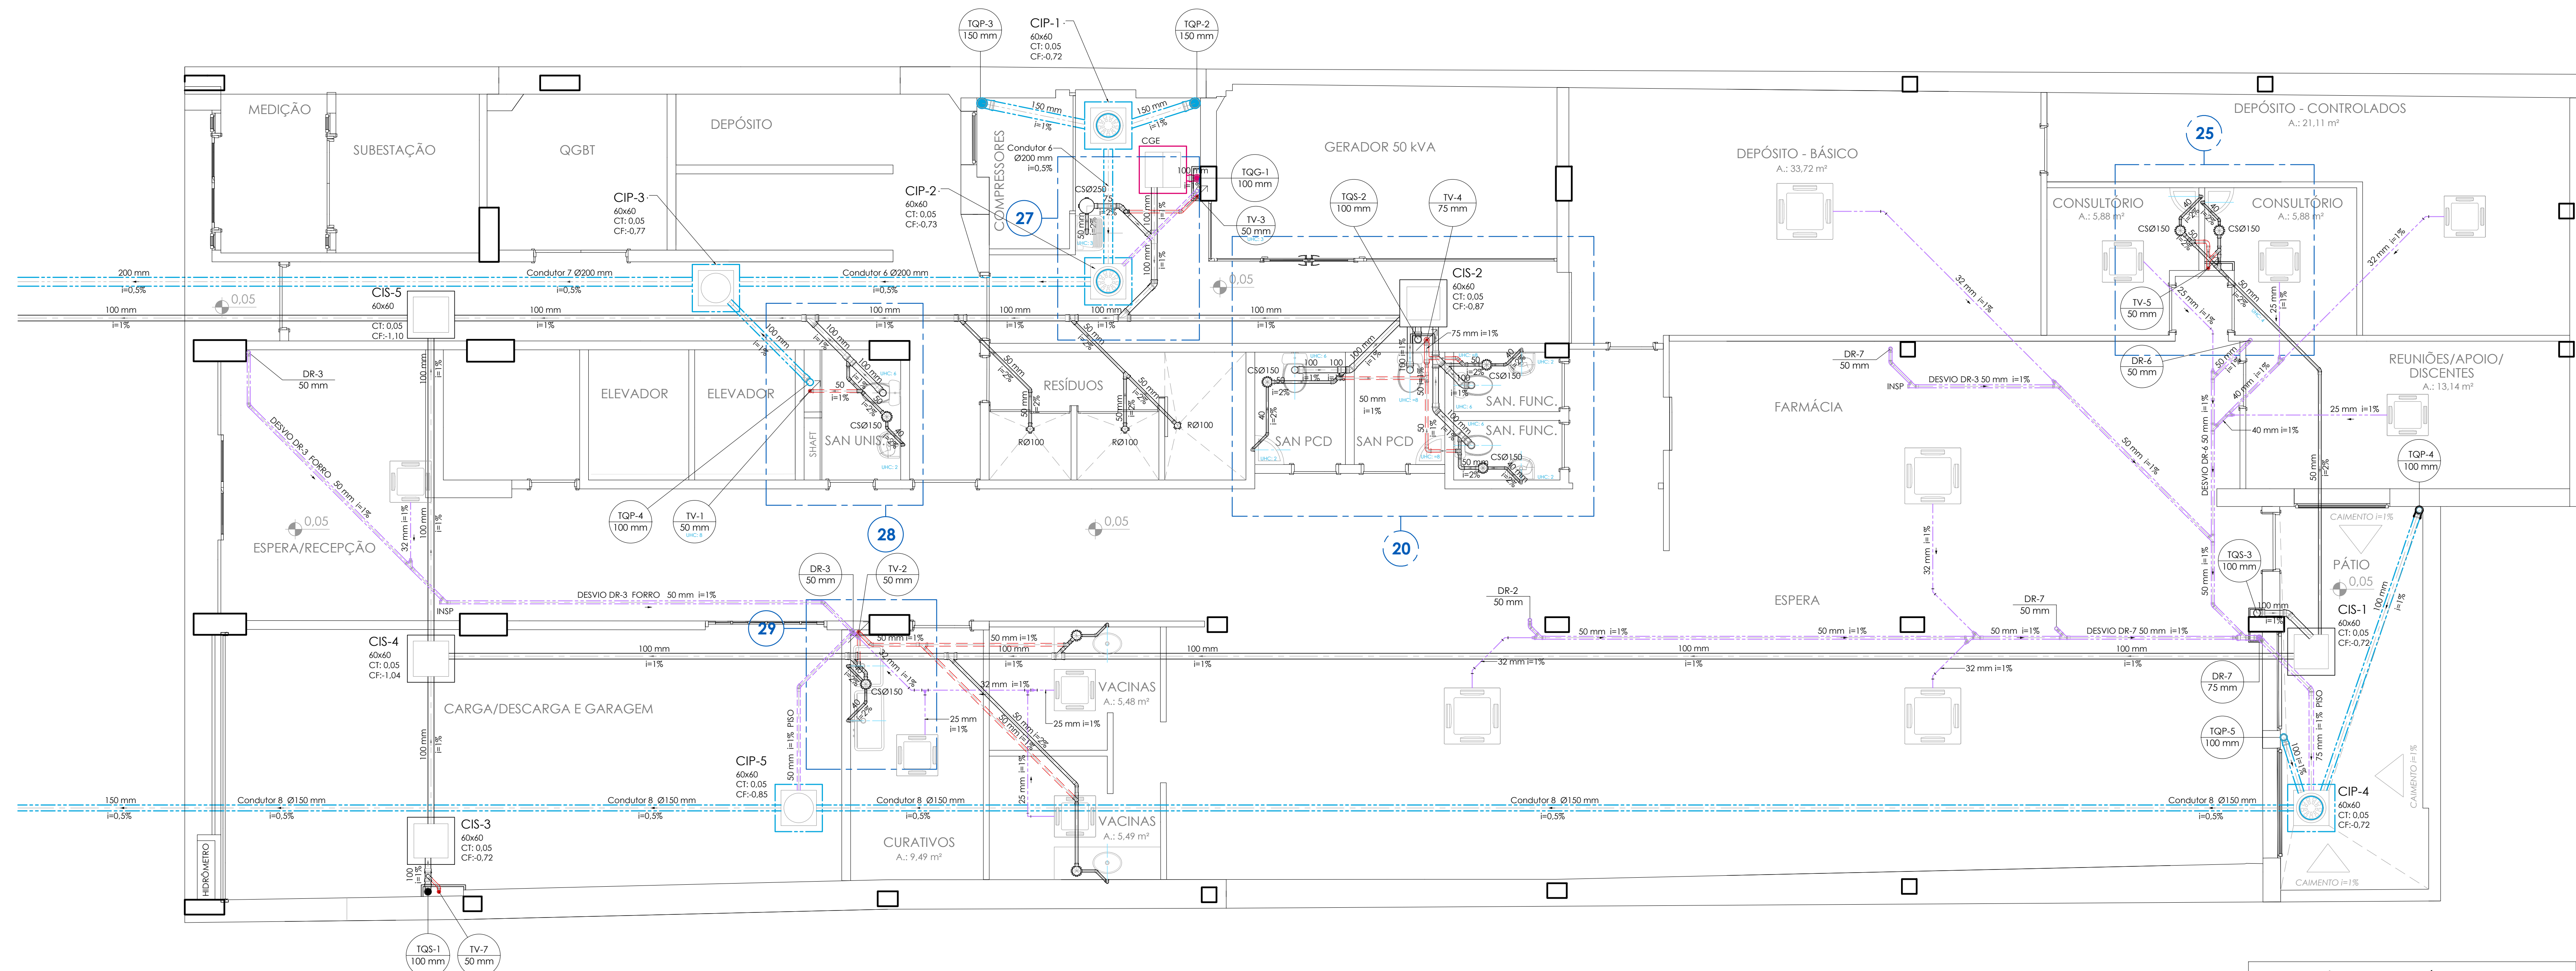
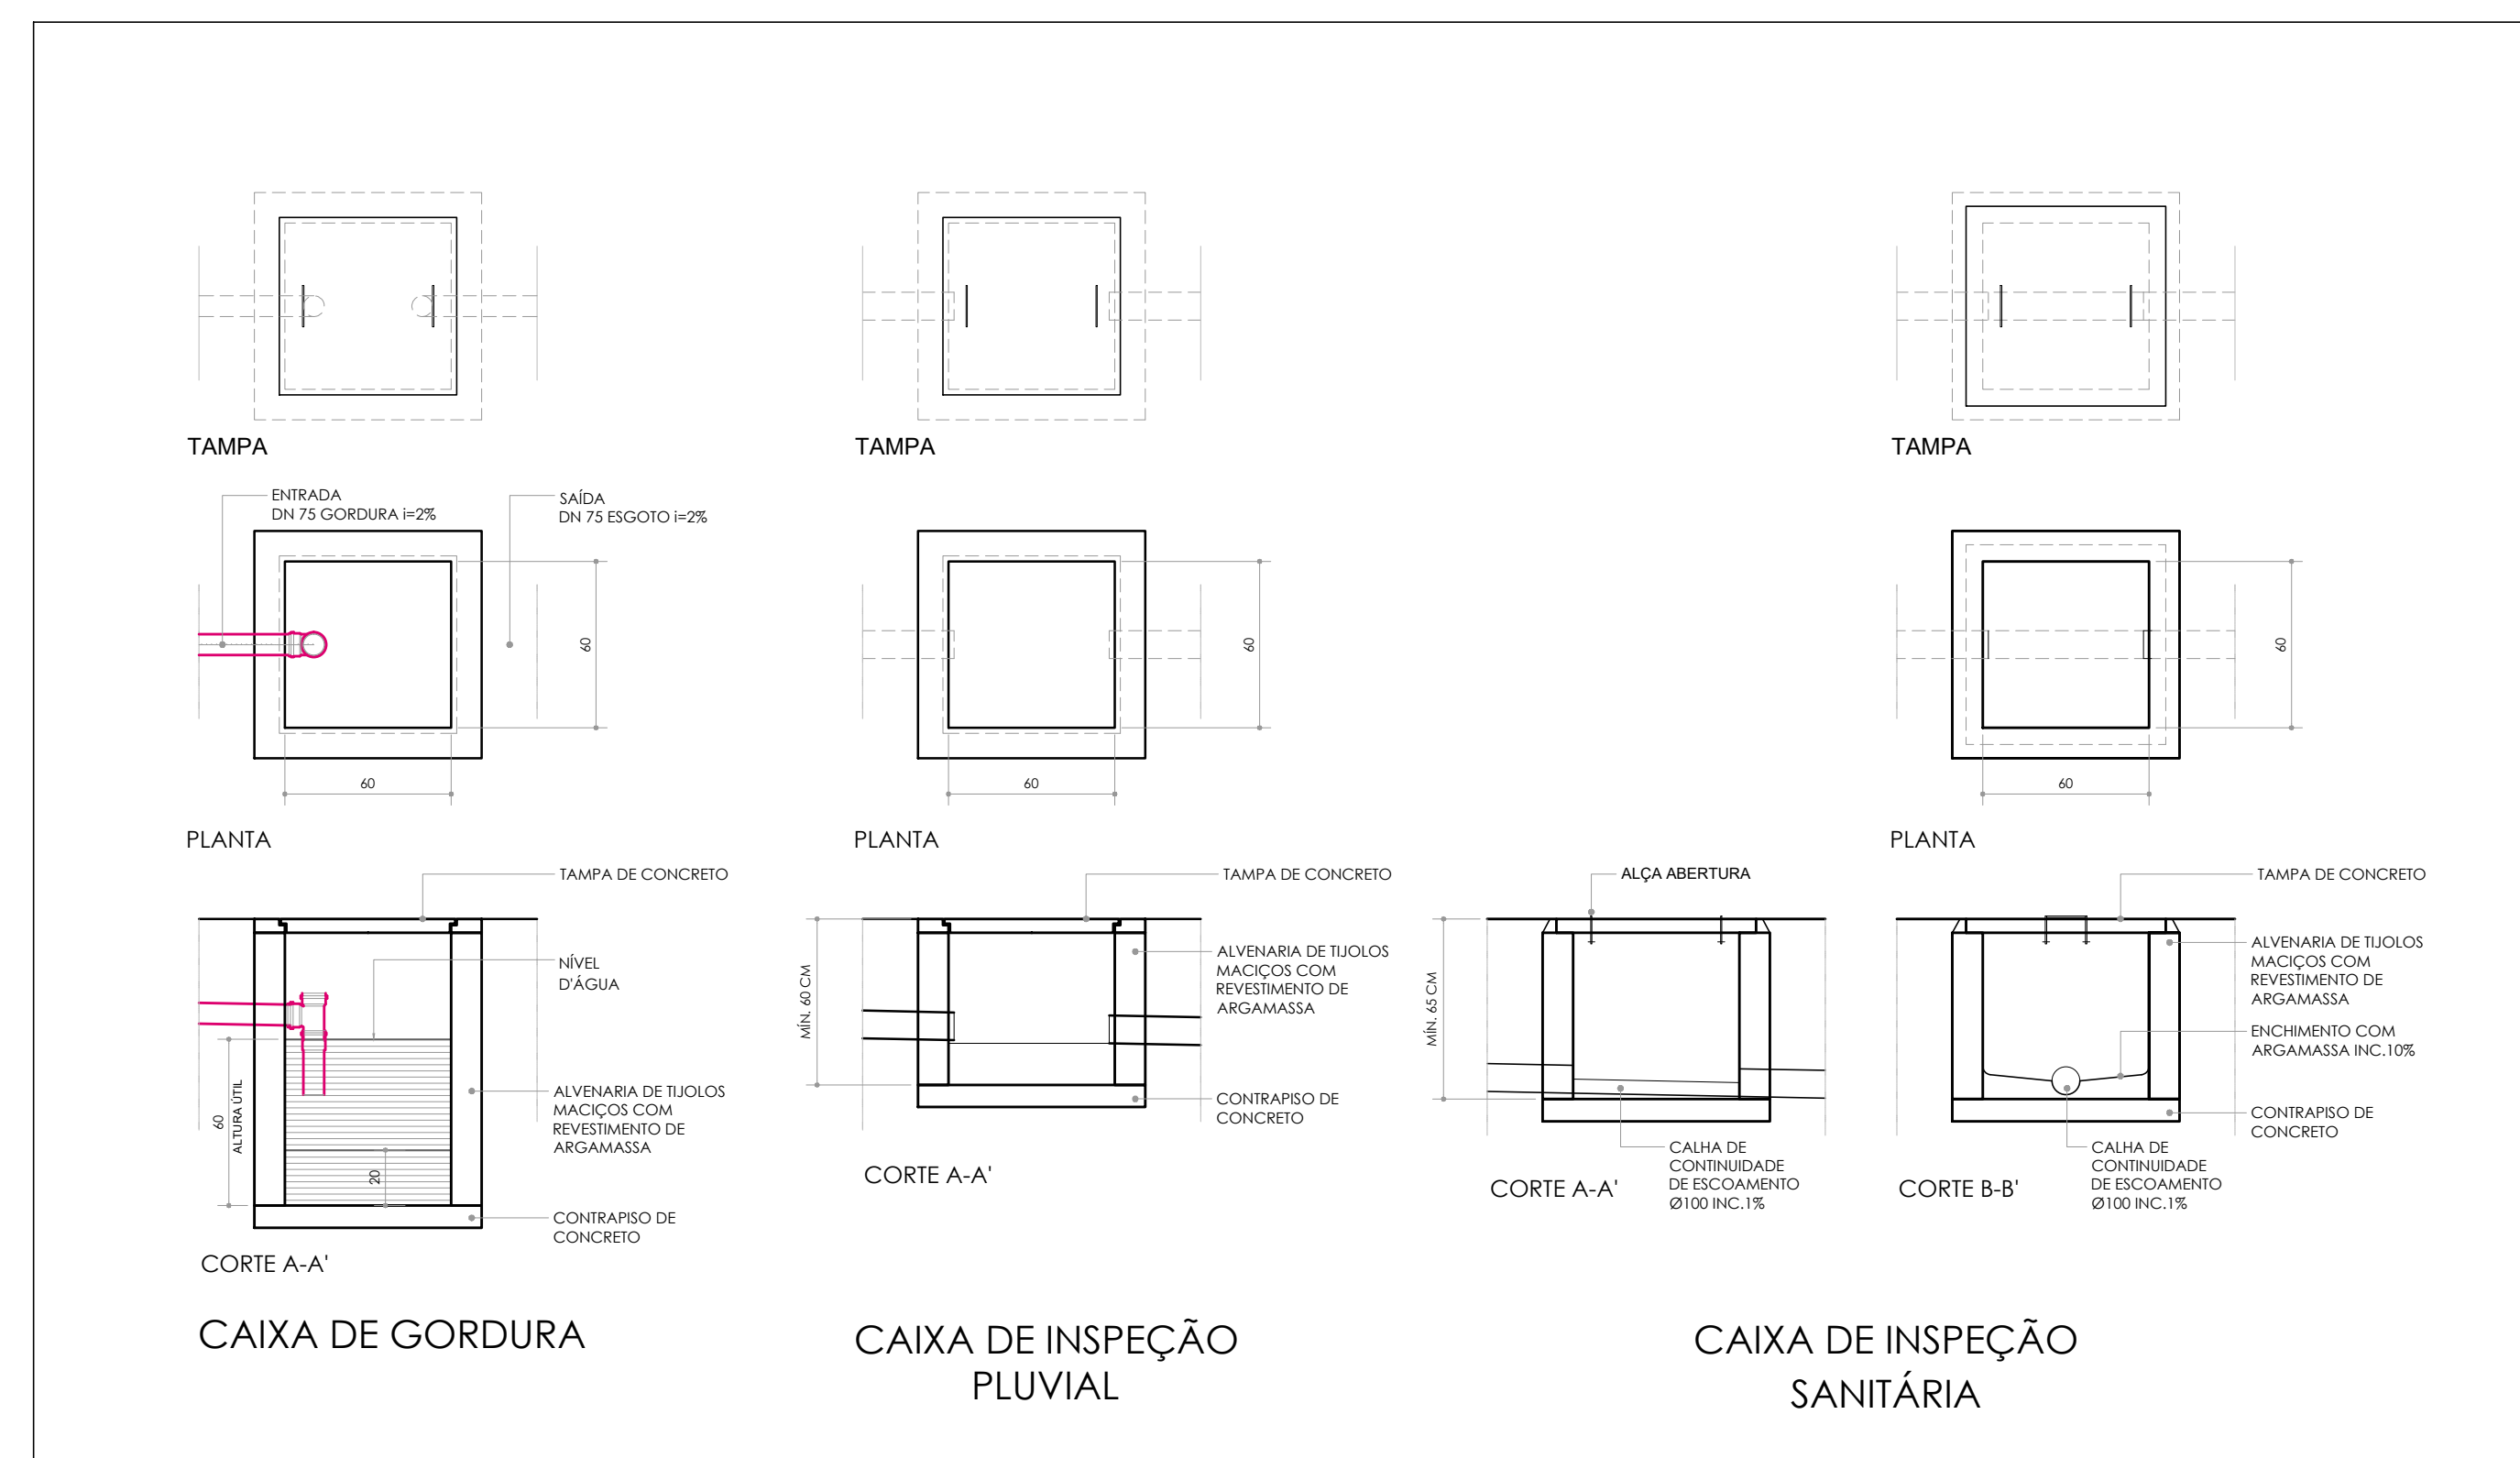
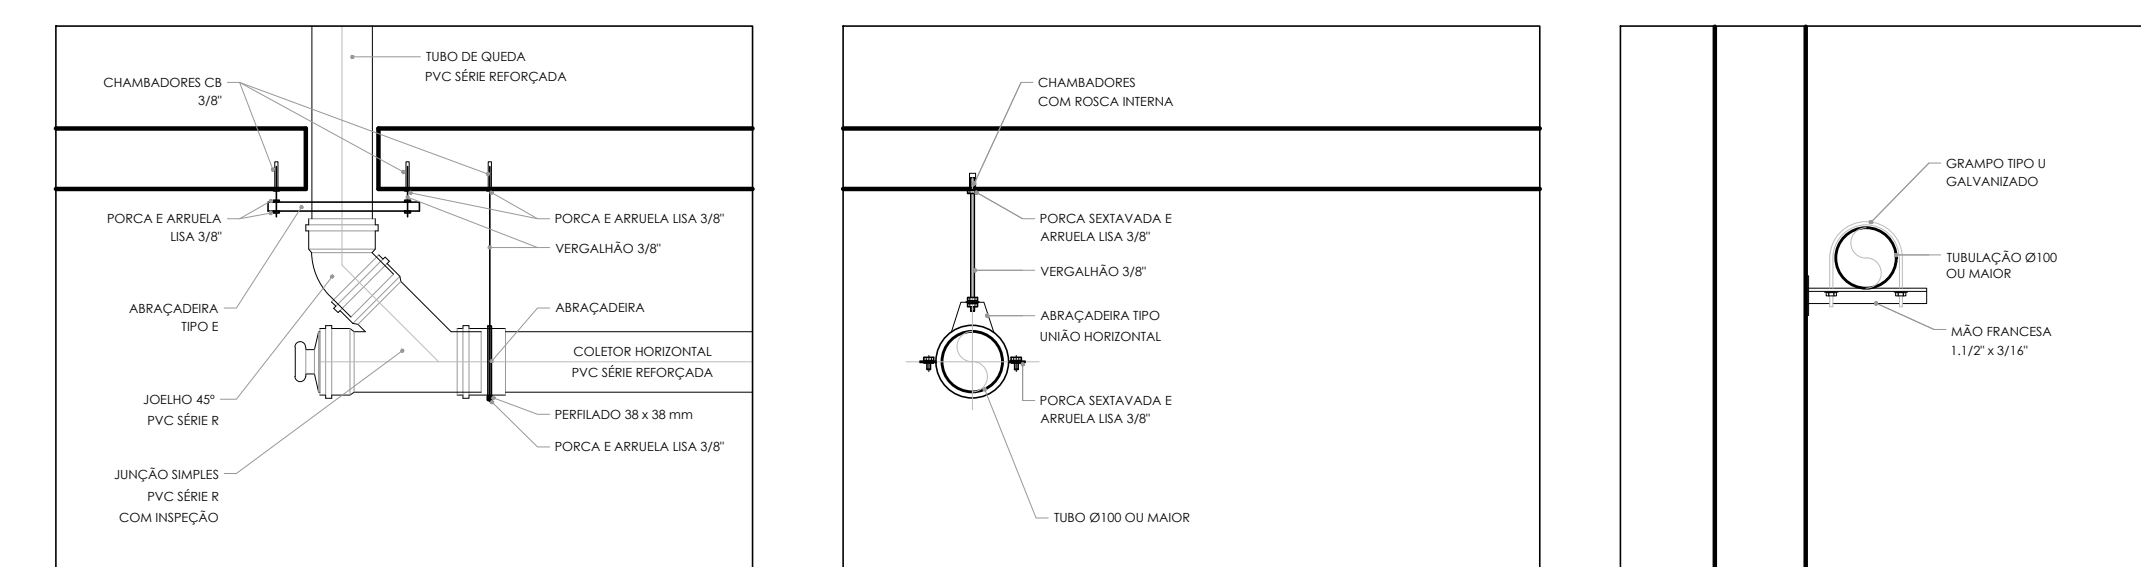
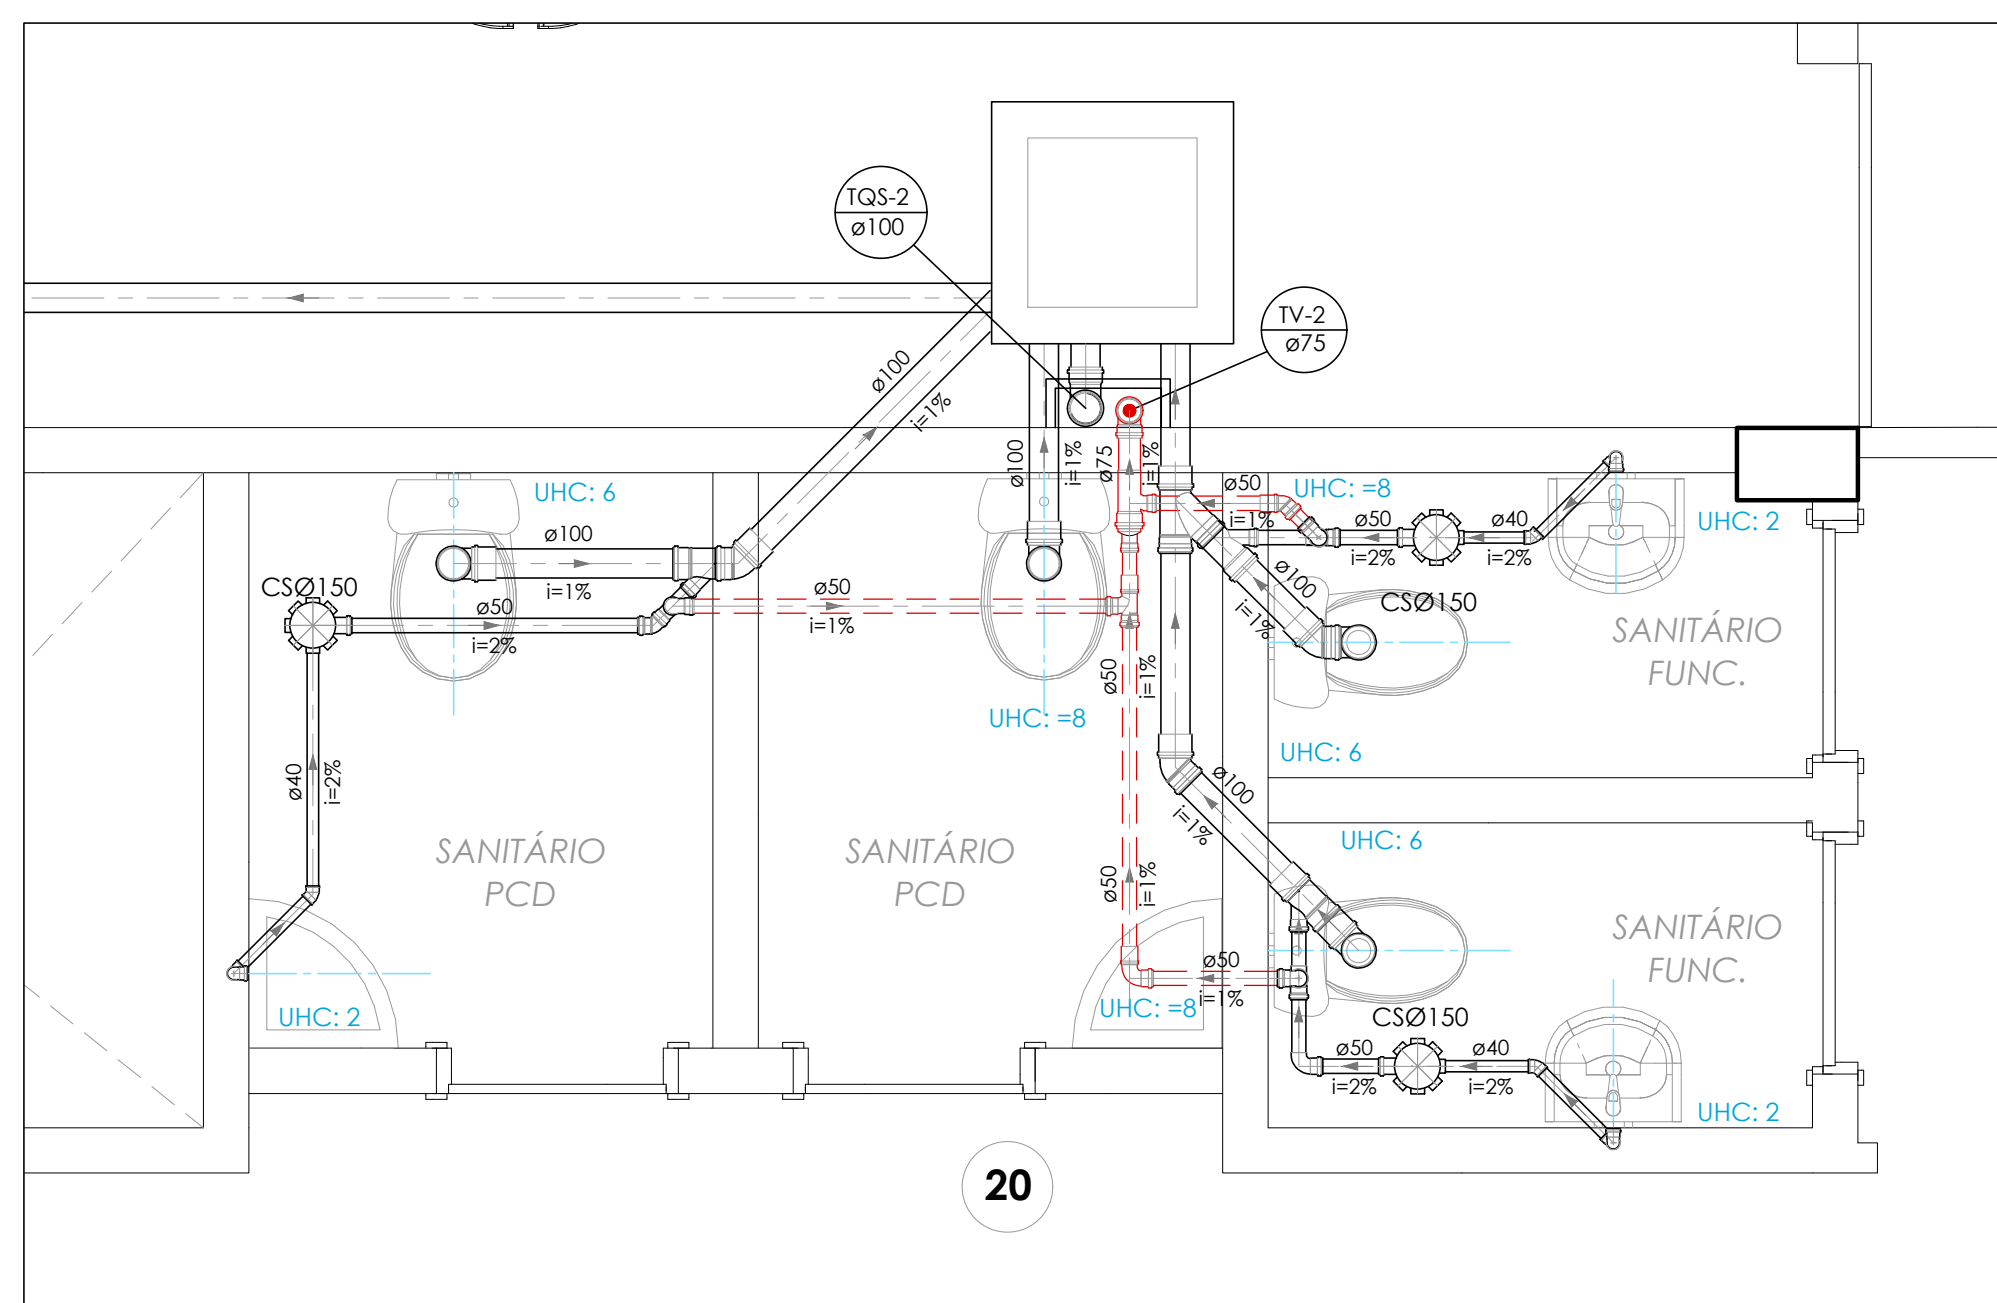
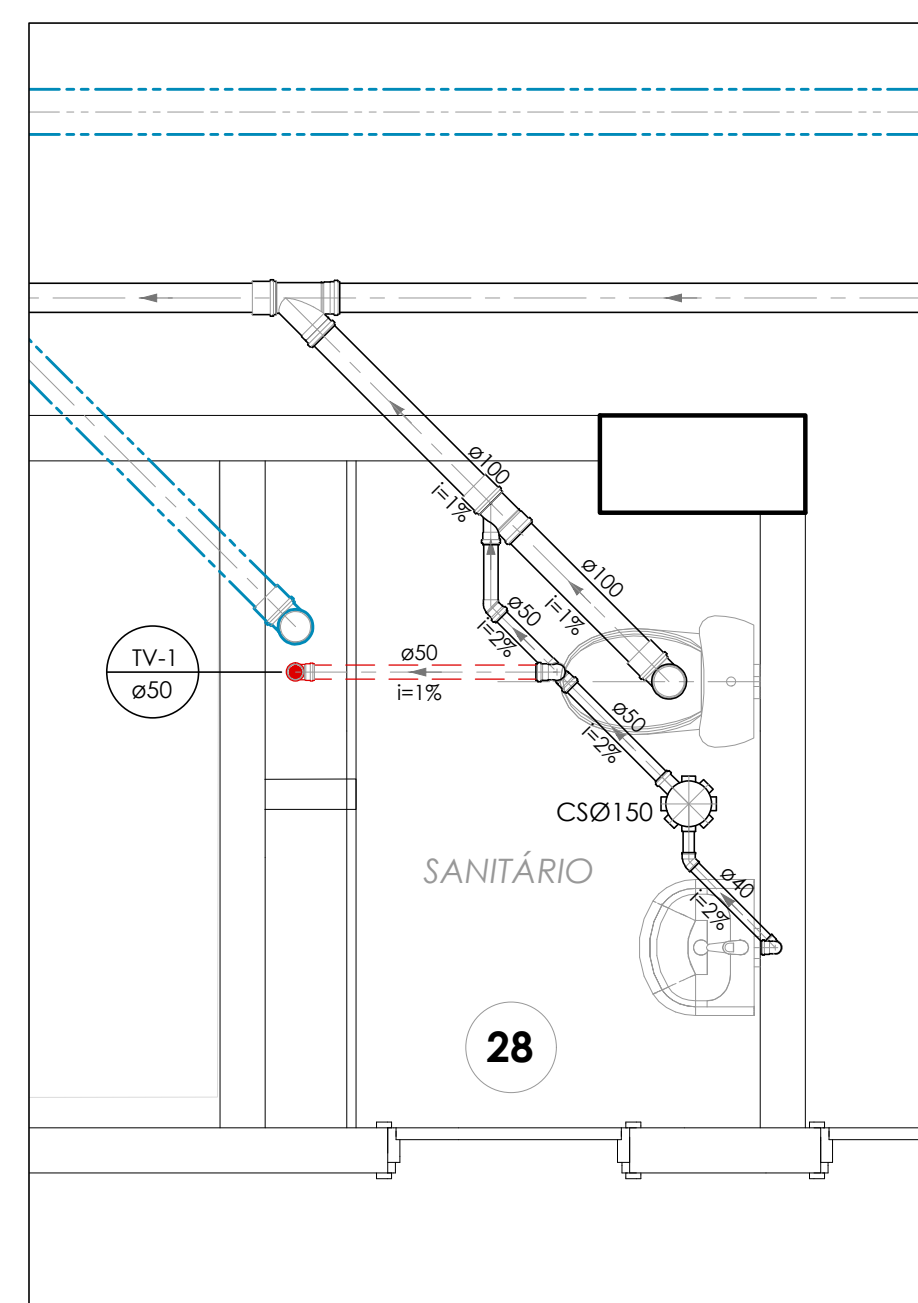


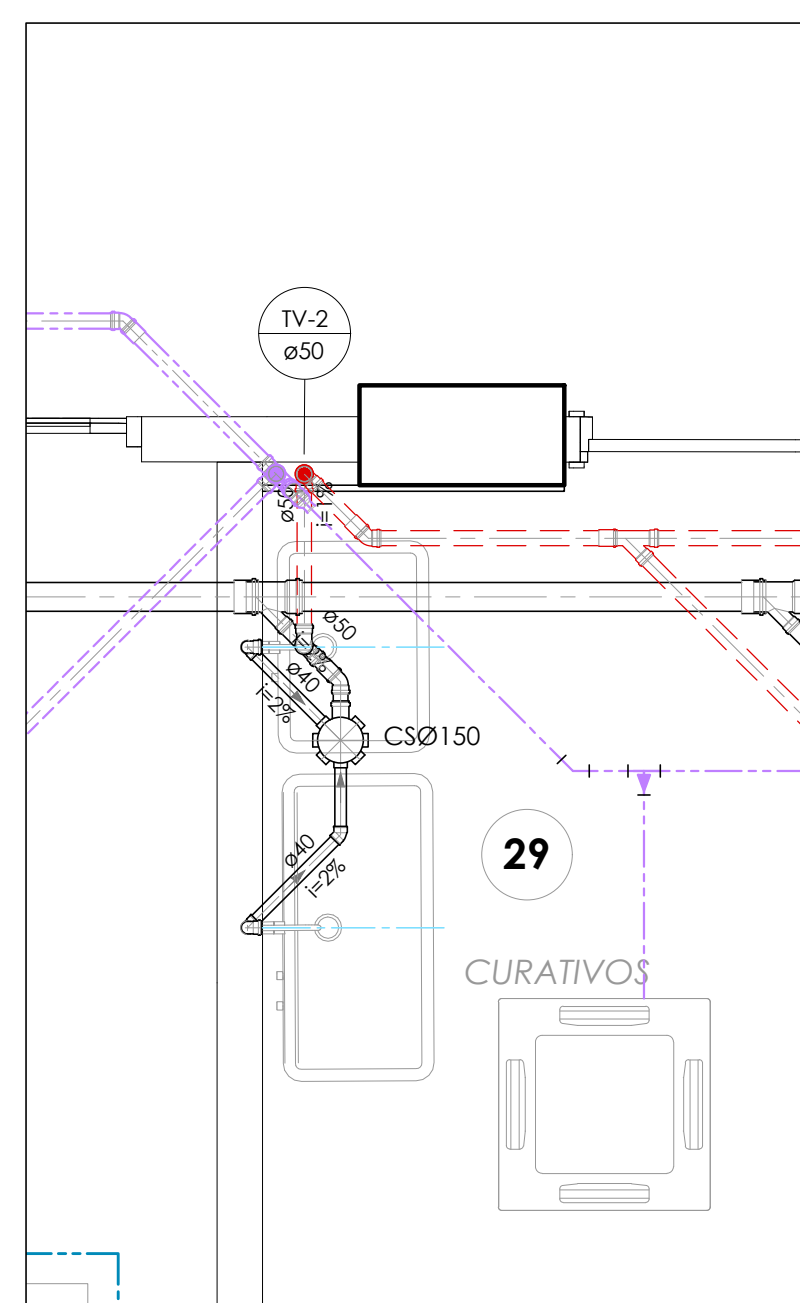

PLANTA BAIXA PAVIMENTO TÉRREO

ESCALA: 1:50

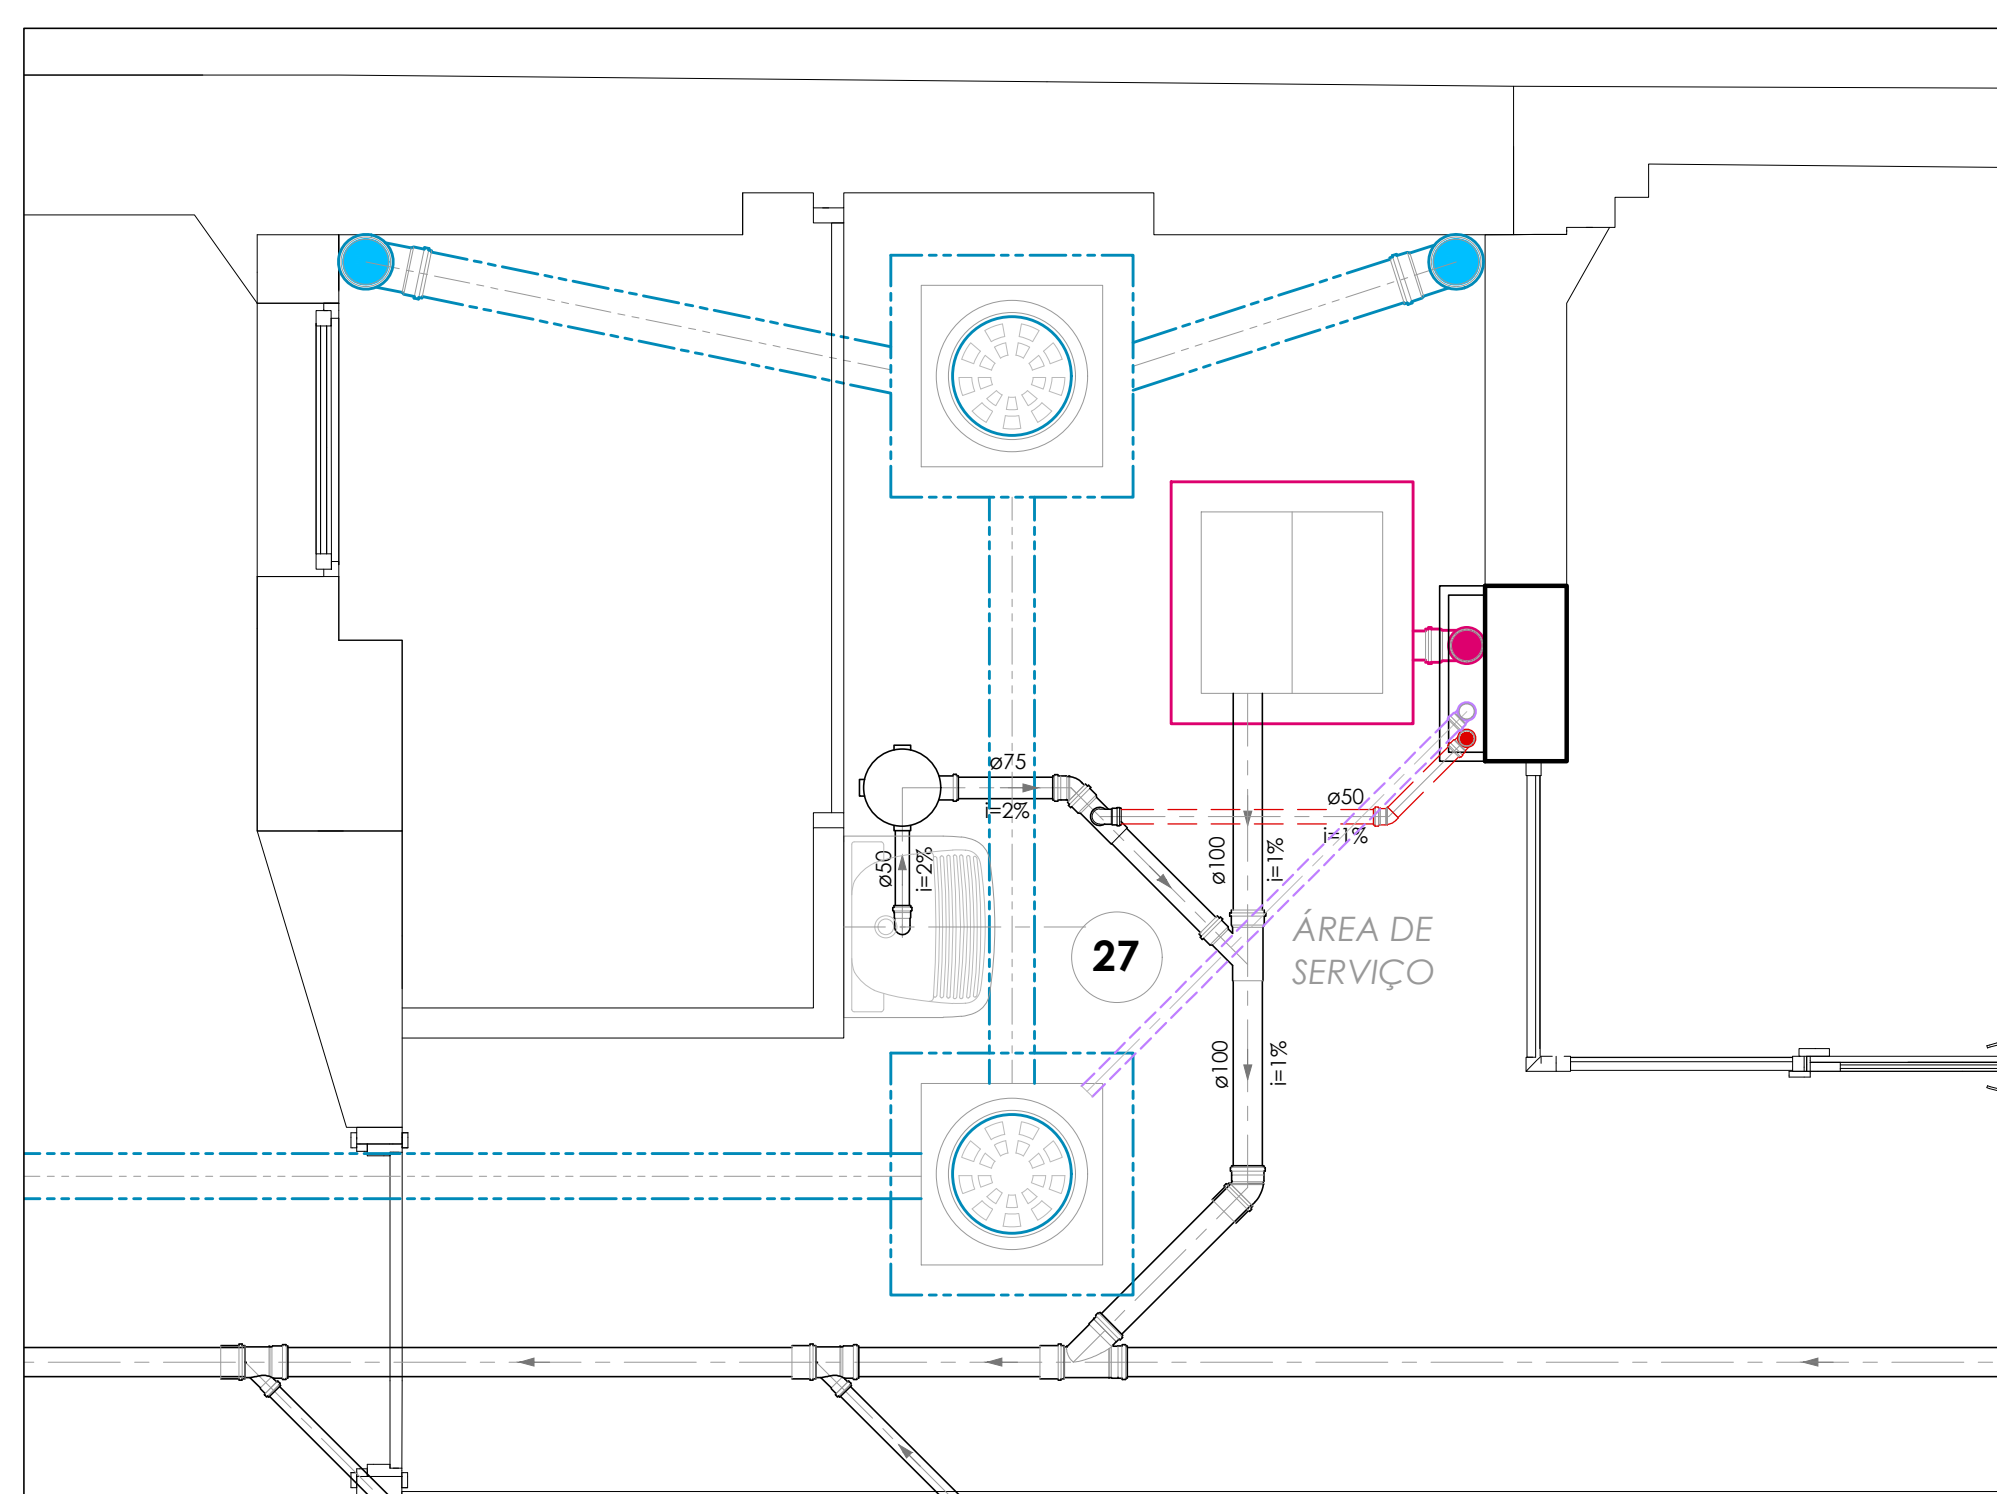

DETALHAMENTO - AMPLIAÇÃO UNIDADES SANITÁRIAS

ESCALA: 1:25

DETALHAMENTO - CAIXAS DE INSPEÇÃO E CAIXA DE GORDURA

ESCALA: 1:25

PARA TUBULAÇÃO DE PVC, DISTÂNCIA MÁXIMA VERTICAL ENTRE APOIOS DEVE SER DE 2,00m.

OS APOIOS DEVERÃO ESTAR SEMPRE O MAIS PRÓXIMO POSSÍVEL DAS MUDANÇAS DE DIREÇÃO (CONEXÕES: TÊS, JOELHOS.). APENAS UM DOS APOIOS DEVERÁ ESTAR FIXO NA TUBULAÇÃO. OS DEMAIS DEVERÃO PERMITIR QUE A TUBULAÇÃO SE MOVIMENTE LIVREMENTE.

Ø NOMINAL / EXT (mm)	DISTÂNCIA HORIZ. (m)
20	0,90
25	1,00
32	1,10
40	1,30
50	1,50
60	1,70
75	1,90

TUBO PVC Ø NOM/EXT (mm)	DISTÂNCIA HORIZ. (m)
40	1,00
50	1,20
75	1,50
100	1,70
125	2,10
150	2,50
200	2,90

EQUIVALÊNCIA DE DIÂMETROS COMERCIAIS DAS TUBULAÇÕES:

[illegible]

Diâmetros internos em valores arredondados.

LEGENDA INSTALAÇÕES DE ÁGUA:

LEGENDA PARA O PROJETO DE REDE	
CAF 200	INDICAÇÃO DA CULINA (DIÂMETRO TUBULAÇÃO)
MC	MICÍDIO
LV	LAVABOÍO
TR	TOIRNEIRA
VS	VASO SANITÁRIO COM CAIXA ACOPLADA
---	TUBULAÇÃO ALIMENTAÇÃO DA REDE PÚBLICA
---	TUBULAÇÃO ÁGUA RECALQUE/SUÇUÇÃO
---	TUBULAÇÃO LIMPEZA E EXTRAISSAÇÃO
---	SUPOORTE DE TUBULAÇÃO AÉREA
	TR - PONTO DE TOIRNEIRA
	RE - REGISTRO ESFERA PVC OU RG - REGISTRO DE GAVETA METALÇO
	TUBULAÇÃO AÇO GALVANIZADO REDE DE INCÊNDIO

	TUBULAÇÃO AÇO GALVANIZADO - REDE DE INCÊNDIO

	REGISTRO DE GAVETA DE FÉRRUGEM

LEGENDA INSTALAÇÕES DE ESGOTO SANITÁRIO E DRENAGEM PLUVIAL

T2S	TUBO DE QUEIXA SANITÁRIO		
T2G	TUBO DE QUEIXA PLUVIAL		
TV	TUBO DE VENTILAÇÃO SANITÁRIA		
106	INDICAÇÃO DA COLUMNA		CS - CAIXA DE INSPEÇÃO SANITÁRIA 60 x 60 cm CT (COTA DE FUNDO)
0100	DÍAMETRO TUBERAÇÃO		
	TUBULAÇÃO DE ESGOTO SANITÁRIO		CS - CAIXA DE INSPEÇÃO SANITÁRIA 60 x 60 cm CT (COTA DE FUNDO)
	TUBULAÇÃO DE ESGOTO SANITÁRIO GORDUREIRA		
	TUBULAÇÃO DE VENTILAÇÃO SANITÁRIA		
	TUBULAÇÃO DE DRENAGEM PLUVIAL		
	TUBULAÇÃO DE DRENAGEM SISTEMA DE AR CONDICIONADO		CS - CAIXA DE INSPEÇÃO PLUVIAL COM GRELHA Ø 60 x 60 cm CT (COTA DE FUNDO)
RS Ø100 - RALO	SIFONADA		
SADA Ø 40 mm PVC			
CS Ø150 - CAIXA SIFONADA			CS Ø150 - CAIXA SIFONADA SAÍDA Ø 75 mm PVC
SADA Ø 50 mm PVC			
CS Ø200 - CAIXA SIFONADA			
SADA Ø 75 mm PVC			
CS Ø250 - CAIXA DE GORDUREIRA SIFONADA			
SADA Ø 75 mm PVC			
RSP	INSPEÇÃO DA TUBULAÇÃO		

NOTAS:

QUANDO NÃO INDICADO, A TUBULAÇÃO É DE PVC

PARA OS DIÂMETROS DE 75mm A 150mm SERÃO UTILIZADAS TUBULAÇÕES DE PVC SÉRIE REFORÇADA (SR).

A TUBULAÇÃO DE VENTILAÇÃO SANITÁRIA DEVE TER SAÍDA ACIMA DA ÁGUA E SUBIR ATÉ A COLUNA DE VENTILAÇÃO COM INCLINAÇÃO A 2%, CONFORME NBR 8160/1990.

07	REVISÃO DE PROJETO: ESTEROTOGRAMAS E ESQUEMA VERTICAL ESGOTO	LETICIA	07.06.20
08	REVISÃO DE PROJETO: ESTEROTOGRAMAS E ESQUEMA VERTICAL ESGOTO	LETICIA	05.12.20
05	REVISÃO DE PROJETO: REDE DE CALHAÇÃO SANITÁRIA	LETICIA	14.11.20
04	REVISÃO DE PROJETO: DETALHAMENTO	LETICIA	04.10.20
03	REVISÃO DE PROJETO: DETALHAMENTO	LETICIA	08.09.20
02	REVISÃO DE PROJETO: ADUBAÇÃO COLUNAS, TUBOS DE QUEDA E RESERVATÓRIOS INFERIORES	LETICIA	30.06.20
01	APRESENTAÇÃO PROJETO	LETICIA	12.06.20
REVISÃO	OBSERVAÇÕES	DESENHO	DATAS