



PLANTA BAIXA PAVIMENTO TÉCNICO

ESCALA: 1:50

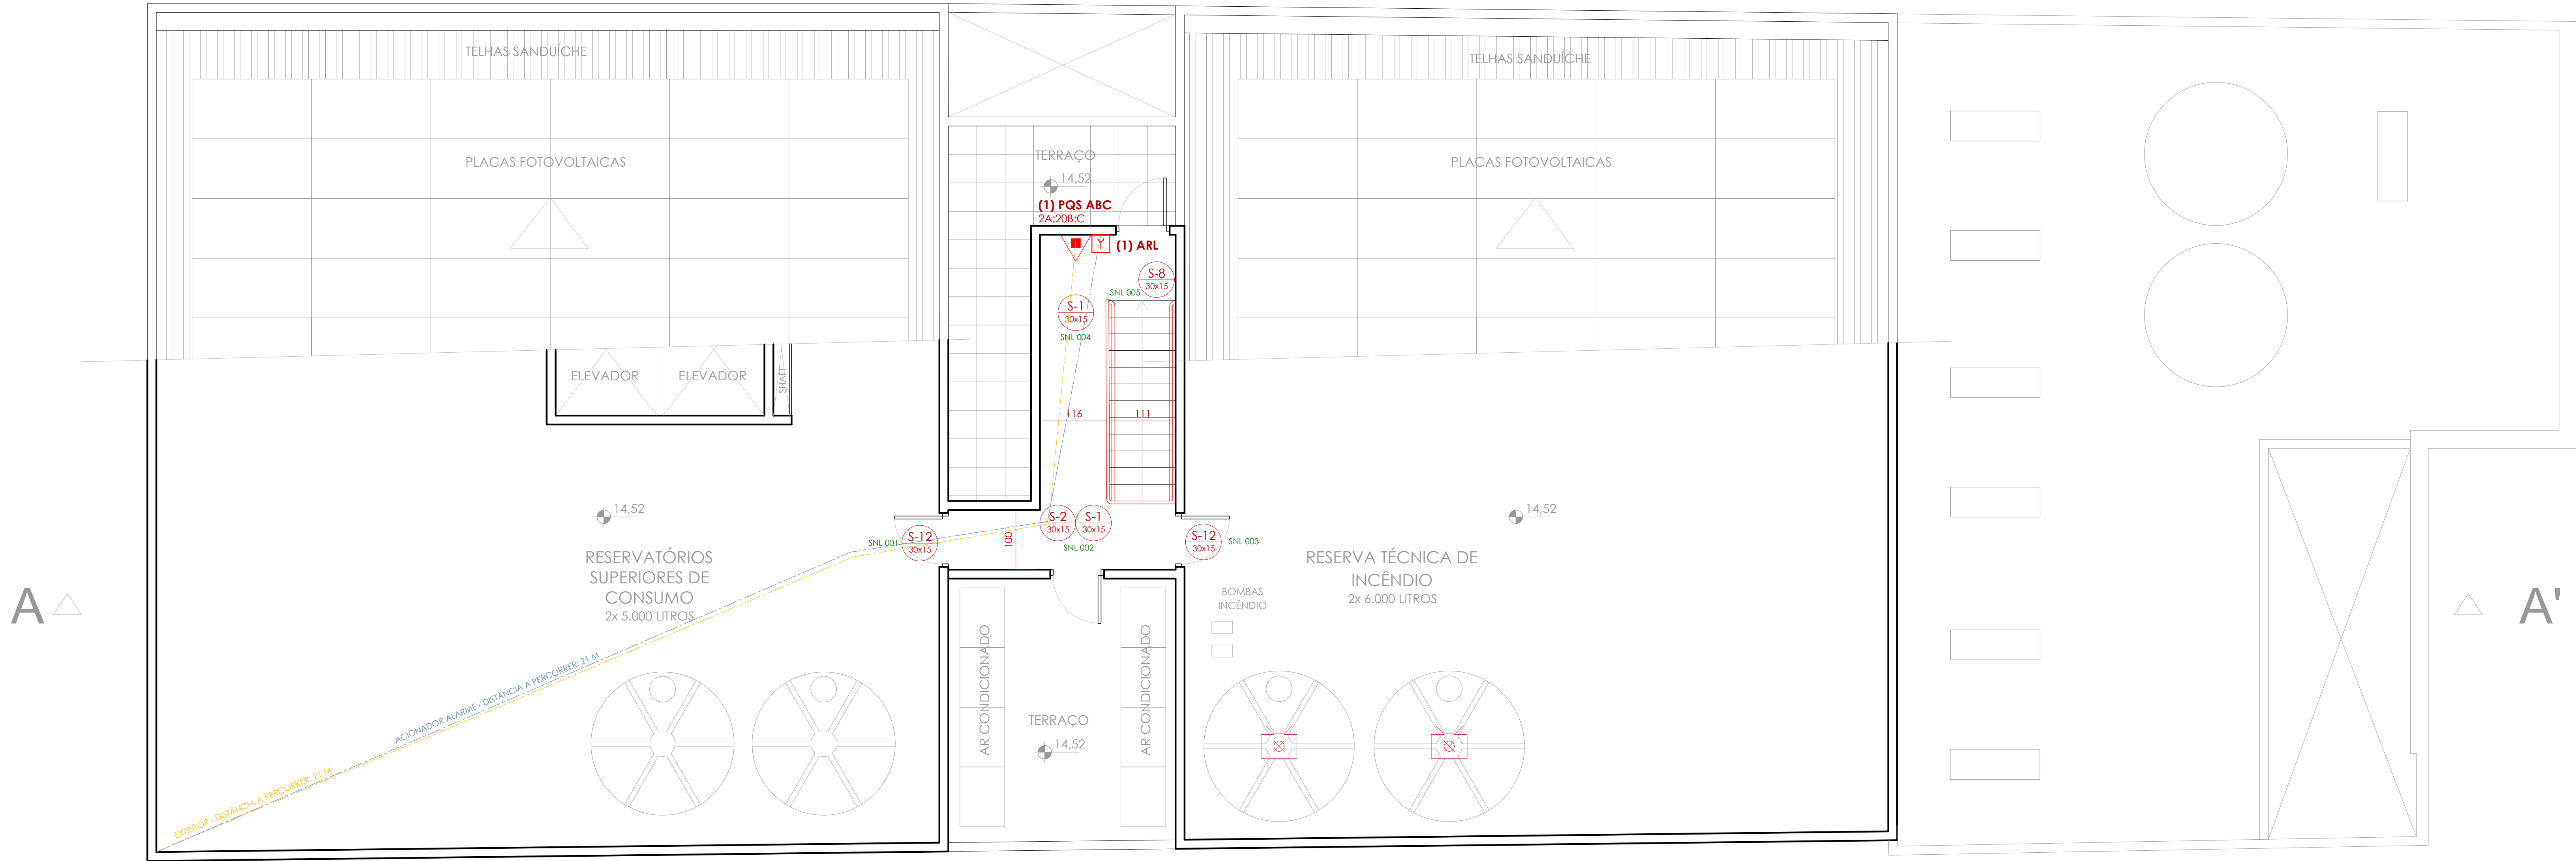

3	CORREÇÕES CONFORME ANÁLISE DO CORPO DE BOMBEIROS	Letícia	11.03.2024
2	CORREÇÕES CONFORME ANÁLISE DO CORPO DE BOMBEIROS	Letícia	29.12.2023
1	APRESENTAÇÃO DO PROJETO AO CORPO DE BOMBEIROS	Letícia	28.09.2023
REVISÃO	OBSERVAÇÕES	DESENHO	DATA

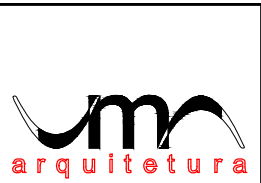

UNIVERSIDADE FEDERAL DE CIÊNCIAS
DA SAÚDE DE PORTO ALEGRE
RUA DA CONCEIÇÃO 434 - CENTRO - PORTO ALEGRE



contido	PROJETO DE INSTALAÇÕES DE PREVENÇÃO CONTRA INCÊNDIO PLANTA BAIXA PAVIMENTO TÉCNICO
proprietário	UFSCPA
projeto	ARQ. LETÍCIA TEIXEIRA RODRIGUES - CAU A 26.121-1
escala	1:50
data	24.09.2023
desenho	Letícia
código	2022-125
prática	PPCI-7