

RUA DA CONCEIÇÃO

REGISTRO DE PASSEIO


A

AV  
3.40/3.00


POPULAÇÃO PAVIMENTO: 87 PESSOAS

PLANTA BAIXA PAVIMENTO TÉRREO

ESCALA: 1:50

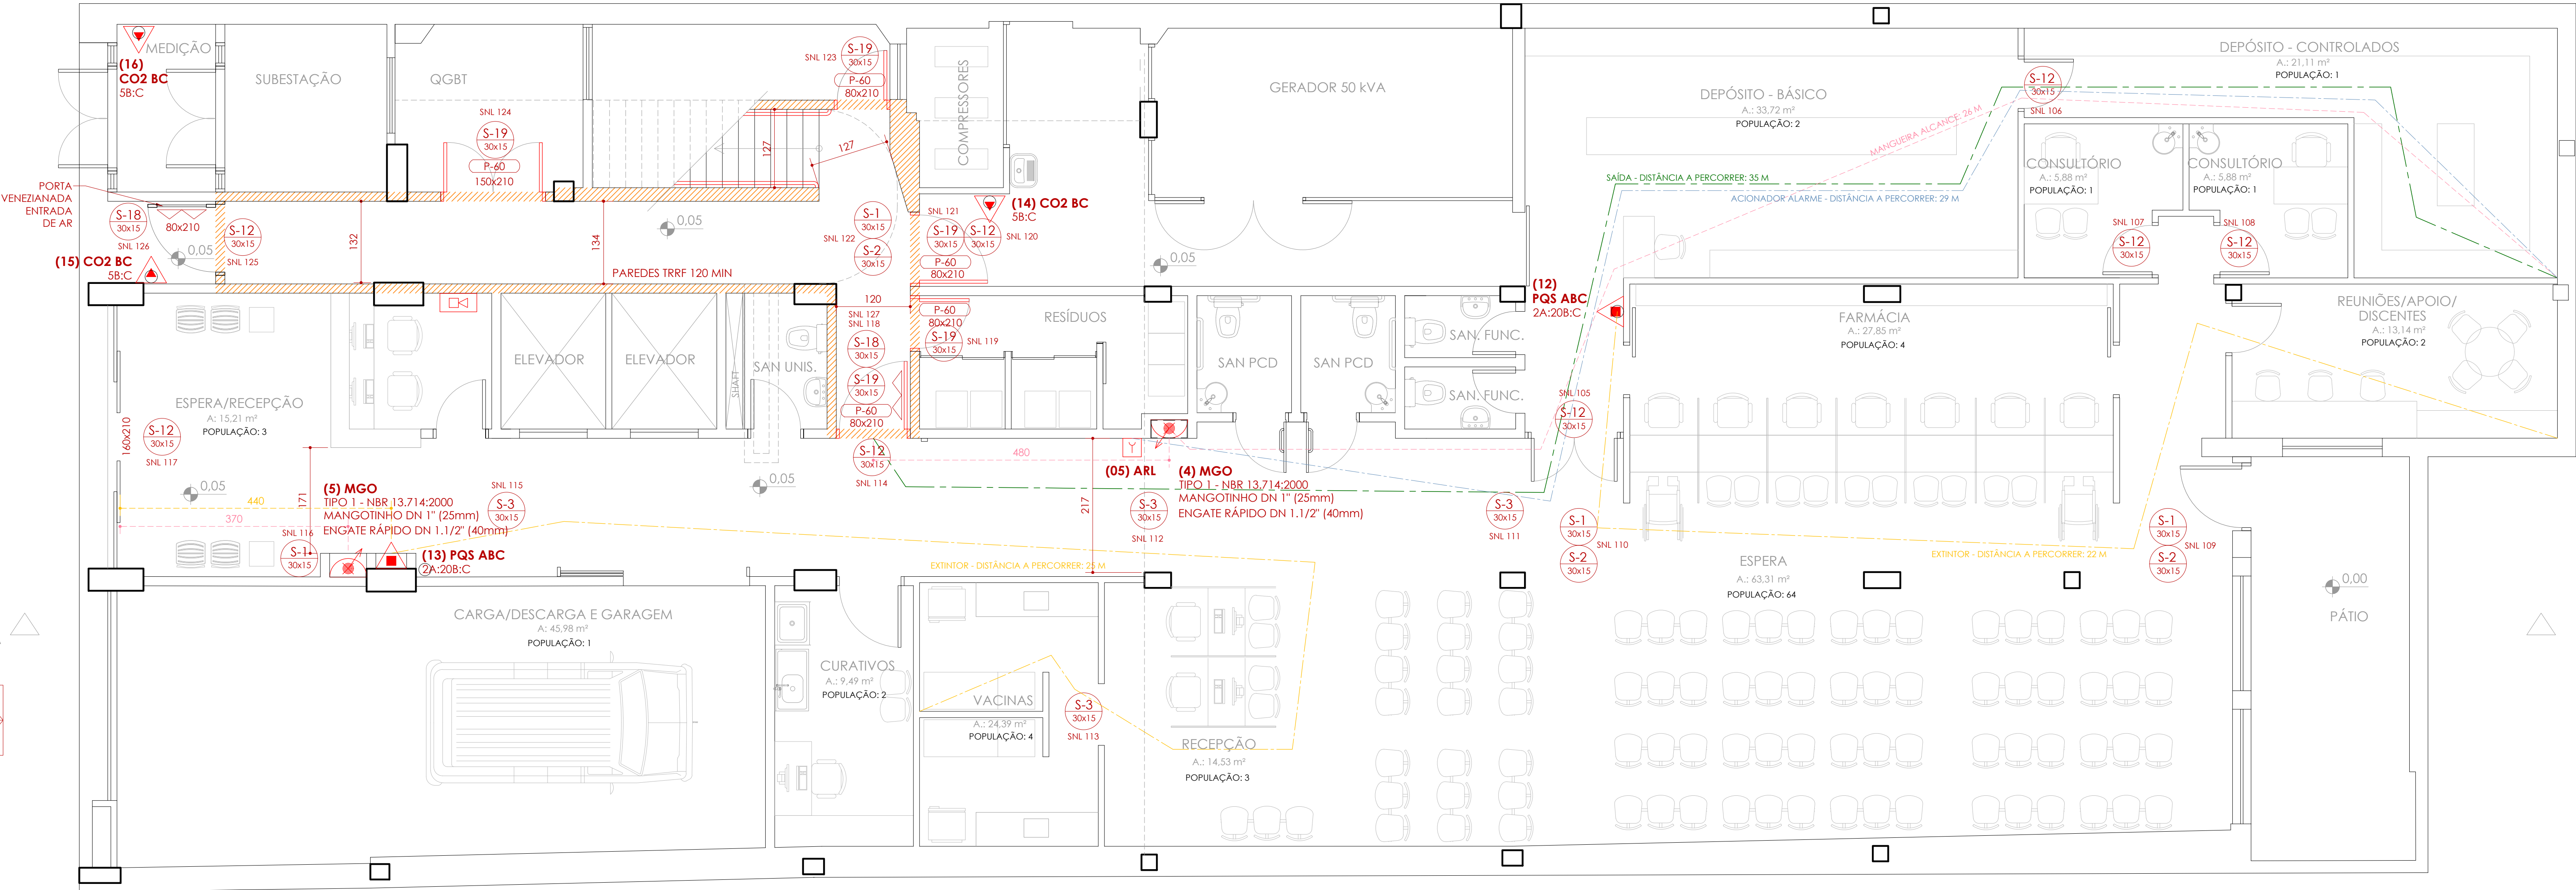

| REVISÃO | OBSERVAÇÕES                                                                                     | DESENHO | DATA       |
|---------|-------------------------------------------------------------------------------------------------|---------|------------|
| 5       | CORREÇÕES CONFORME ANÁLISE DO CORPO DE BOMBEIROS - INDICAÇÃO VENTILAÇÃO DA ESCADA DE EMERGÊNCIA | Letícia | 27.09.2024 |
| 4       | CORREÇÕES CONFORME ANÁLISE DO CORPO DE BOMBEIROS - INDICAÇÃO LOTACÃO MÁXIMA                     | Letícia | 07.06.2024 |
| 3       | CORREÇÕES CONFORME ANÁLISE DO CORPO DE BOMBEIROS                                                | Letícia | 11.03.2024 |
| 2       | CORREÇÕES CONFORME ANÁLISE DO CORPO DE BOMBEIROS                                                | Letícia | 29.12.2023 |
| 1       | APRESENTAÇÃO DO PROJETO AO CORPO DE BOMBEIROS                                                   | Letícia | 28.09.2023 |

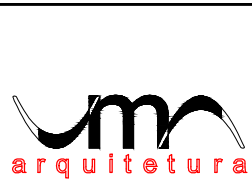

fone: (51) 3024.2797  
e-mail: leticia@gmail.com

Av. Coqueiros, 209/405  
Porto Alegre - RS, Brasil

UNIVERSIDADE FEDERAL DE CIÊNCIAS  
DA SAÚDE DE PORTO ALEGRE  
RUA DA CONCEIÇÃO 434 - CENTRO - PORTO ALEGRE

PROJETO DE INSTALAÇÕES DE PREVENÇÃO CONTRA INCÊNDIO  
PLANTA BAIXA PAVIMENTO TÉRREO

UFSCPA

ARQ. LETÍCIA TEIXEIRA RODRIGUES - CAU A 26.121-1



escala  
1:50  
data  
24.09.2023  
desenho  
Letícia  
código uma  
2022-125  
prática

PPCI-2