


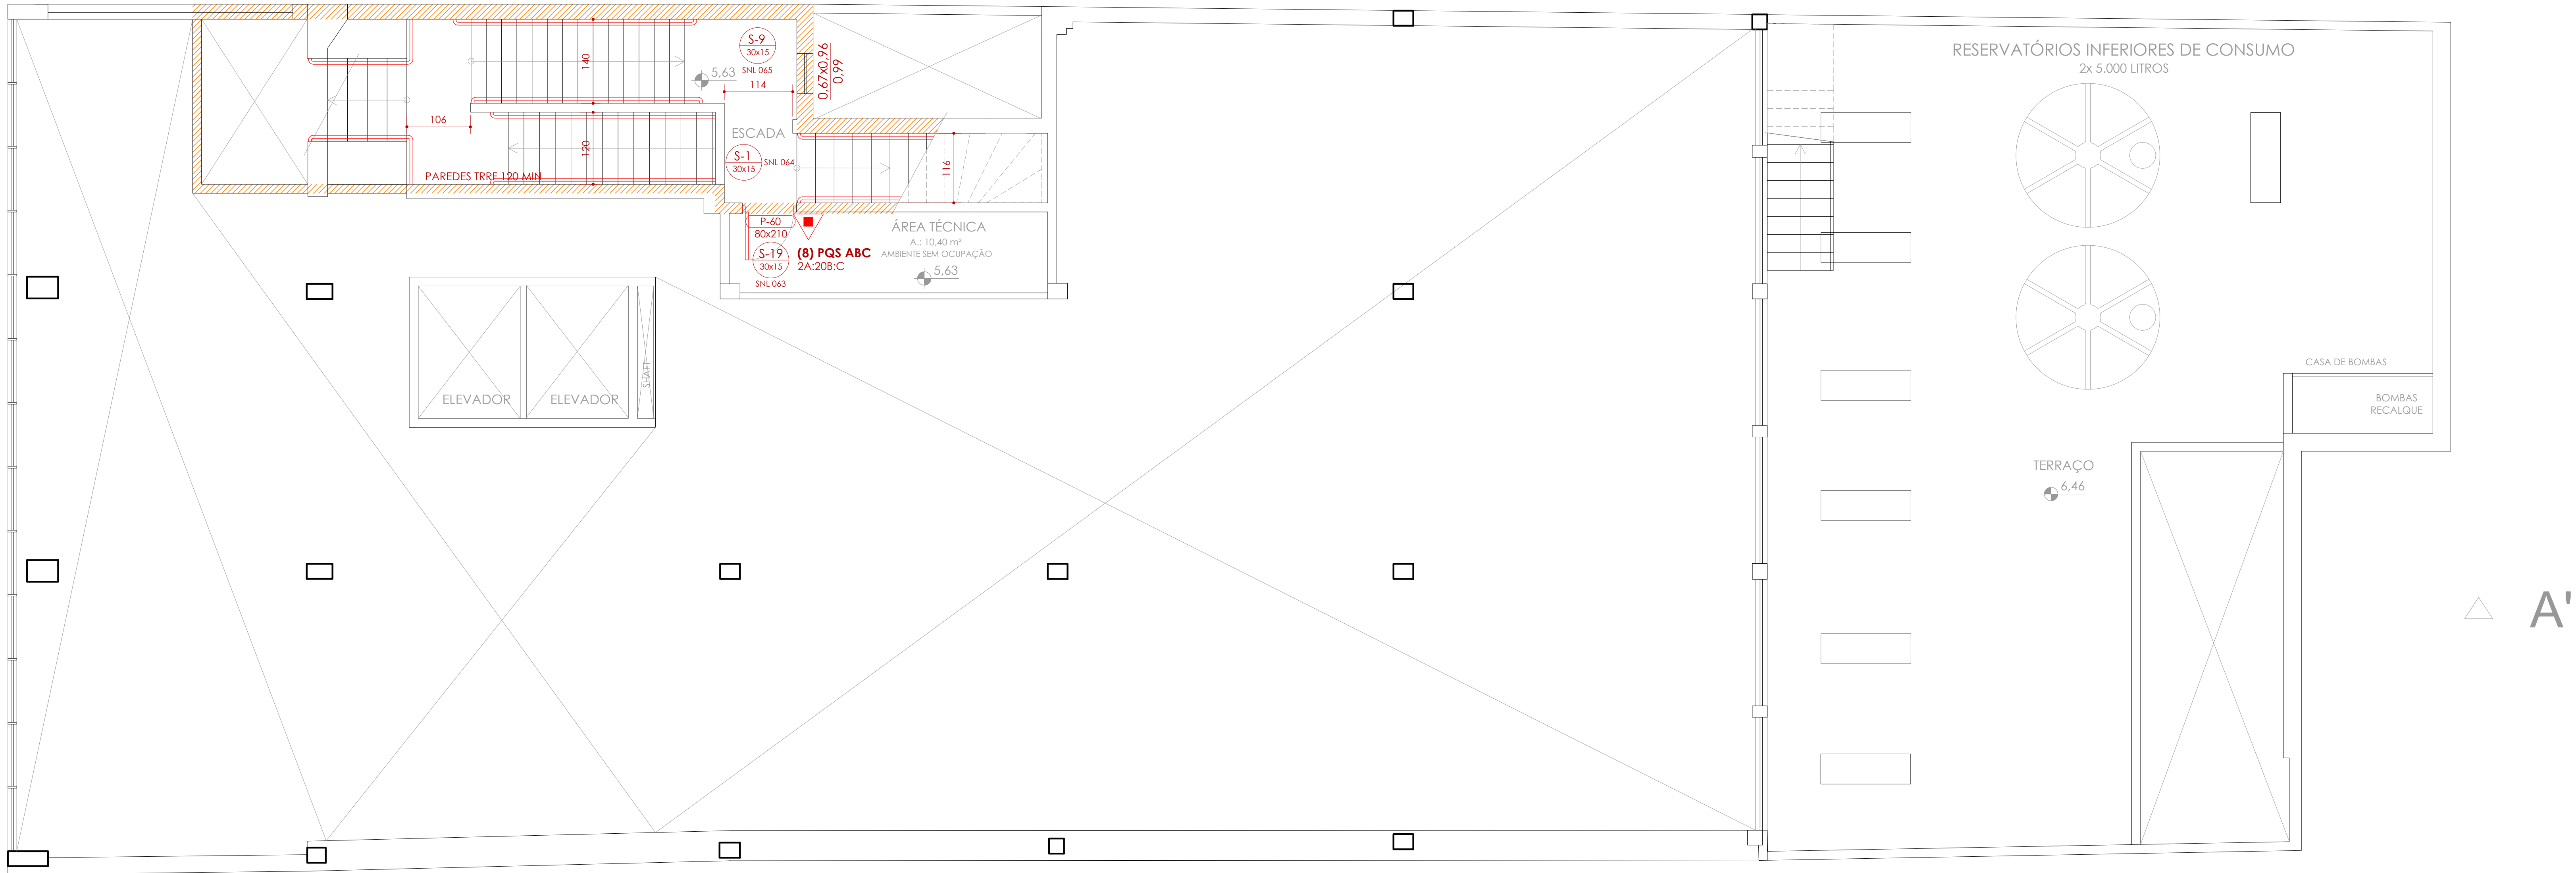

PLANTA BAIXA 2º PAVIMENTO ALTO
ESCALA: 1:50

5		CORREÇÕES CONFORME ANÁLISE DO CORPO DE BOMBEIROS - INDICAÇÃO VENTILAÇÃO DA ESCADA DE EMERGÊNCIA	Letícia	27.09.2024
4		CORREÇÕES CONFORME ANÁLISE DO CORPO DE BOMBEIROS - INDICAÇÃO LOTACÃO MÁXIMA	Letícia	07.06.2024
3		CORREÇÕES CONFORME ANÁLISE DO CORPO DE BOMBEIROS	Letícia	11.03.2024
2		CORREÇÕES CONFORME ANÁLISE DO CORPO DE BOMBEIROS	Letícia	29.12.2023
1		APRESENTAÇÃO DO PROJETO AO CORPO DE BOMBEIROS	Letícia	28.09.2023
REVISÃO	OBSERVAÇÕES		DESENHO	DATA

UNIVERSIDADE FEDERAL DE CIÊNCIAS
DA SAÚDE DE PORTO ALEGRE
RUA DA CONCEIÇÃO 434 - CENTRO - PORTO ALEGRE

contido

PROJETO DE INSTALAÇÕES DE PREVENÇÃO CONTRA INCÊNDIO
PLANTA BAIXA 2º PAVIMENTO ALTO

proprietário

UFSCPA

projeto

ARQ. LETÍCIA TEIXEIRA RODRIGUES - CAU A 26.121-1

escala
1:50
data revisa
24.09.2023
desenho
Letícia
código uma
2022-125
prática

PPCI-4

fone: (51) 3024.2797
e-mail: leticiat@gmail.com

Av. Copacabana, 209/405
Petrópolis - Porto Alegre - RS - Brasil