


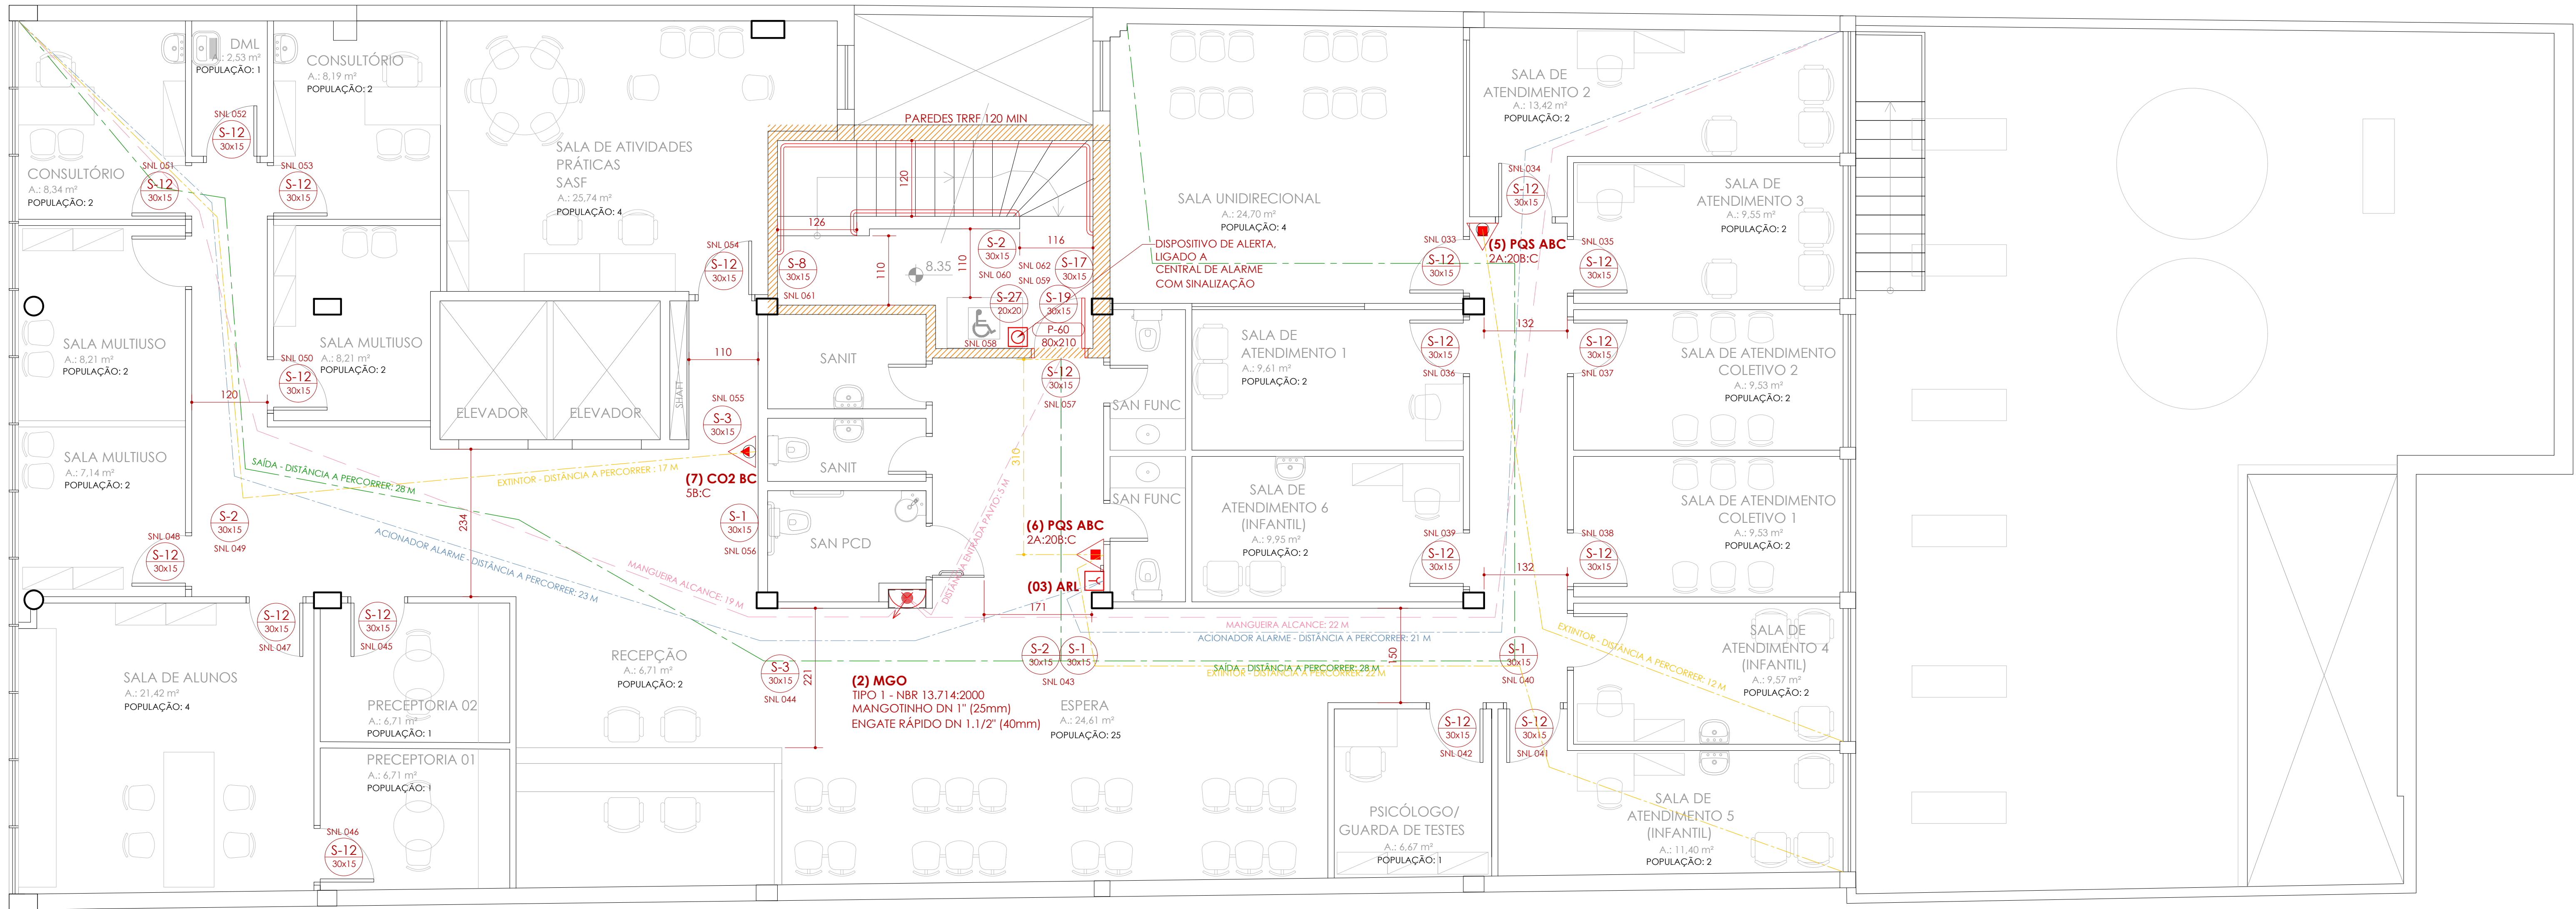

POPULAÇÃO PAVIMENTO: 69 PESSOAS

PLANTA BAIXA 3º PAVIMENTO
ESCALA: 1:50

5		CORREÇÕES CONFORME ANÁLISE DO CORPO DE BOMBEIROS - INDICAÇÃO VENTILAÇÃO DA ESCADA DE EMERGÊNCIA	Letícia	27.09.2024
4		CORREÇÕES CONFORME ANÁLISE DO CORPO DE BOMBEIROS - INDICAÇÃO LOTACÃO MÁXIMA	Letícia	07.06.2024
3		CORREÇÕES CONFORME ANÁLISE DO CORPO DE BOMBEIROS	Letícia	11.03.2024
2		CORREÇÕES CONFORME ANÁLISE DO CORPO DE BOMBEIROS	Letícia	29.12.2023
1		APRESENTAÇÃO DO PROJETO AO CORPO DE BOMBEIROS	Letícia	28.09.2023
REVISÃO	OBSERVAÇÕES		DESENHO	DATA



UFSCPA
arquitetura

UNIVERSIDADE FEDERAL DE CIÊNCIAS
DA SAÚDE DE PORTO ALEGRE
RUA DA CONCEIÇÃO 434 - CENTRO - PORTO ALEGRE

contido

PROJETO DE INSTALAÇÕES DE PREVENÇÃO CONTRA INCÊNDIO
PLANTA BAIXA 3º PAVIMENTO

proprietário

UFSCPA

projeto

ARQ. LETÍCIA TEIXEIRA RODRIGUES - CAU A 26.121-1

telefone: (51) 3024.2797
e-mail: letica@gmail.com

Av. Conceição, 209/405
Porto Alegre, RS, Brasil

escala

1:50

data revisa

24.09.2023

desenho

Letícia

código uma

2022-125

prática

PPCI-5