


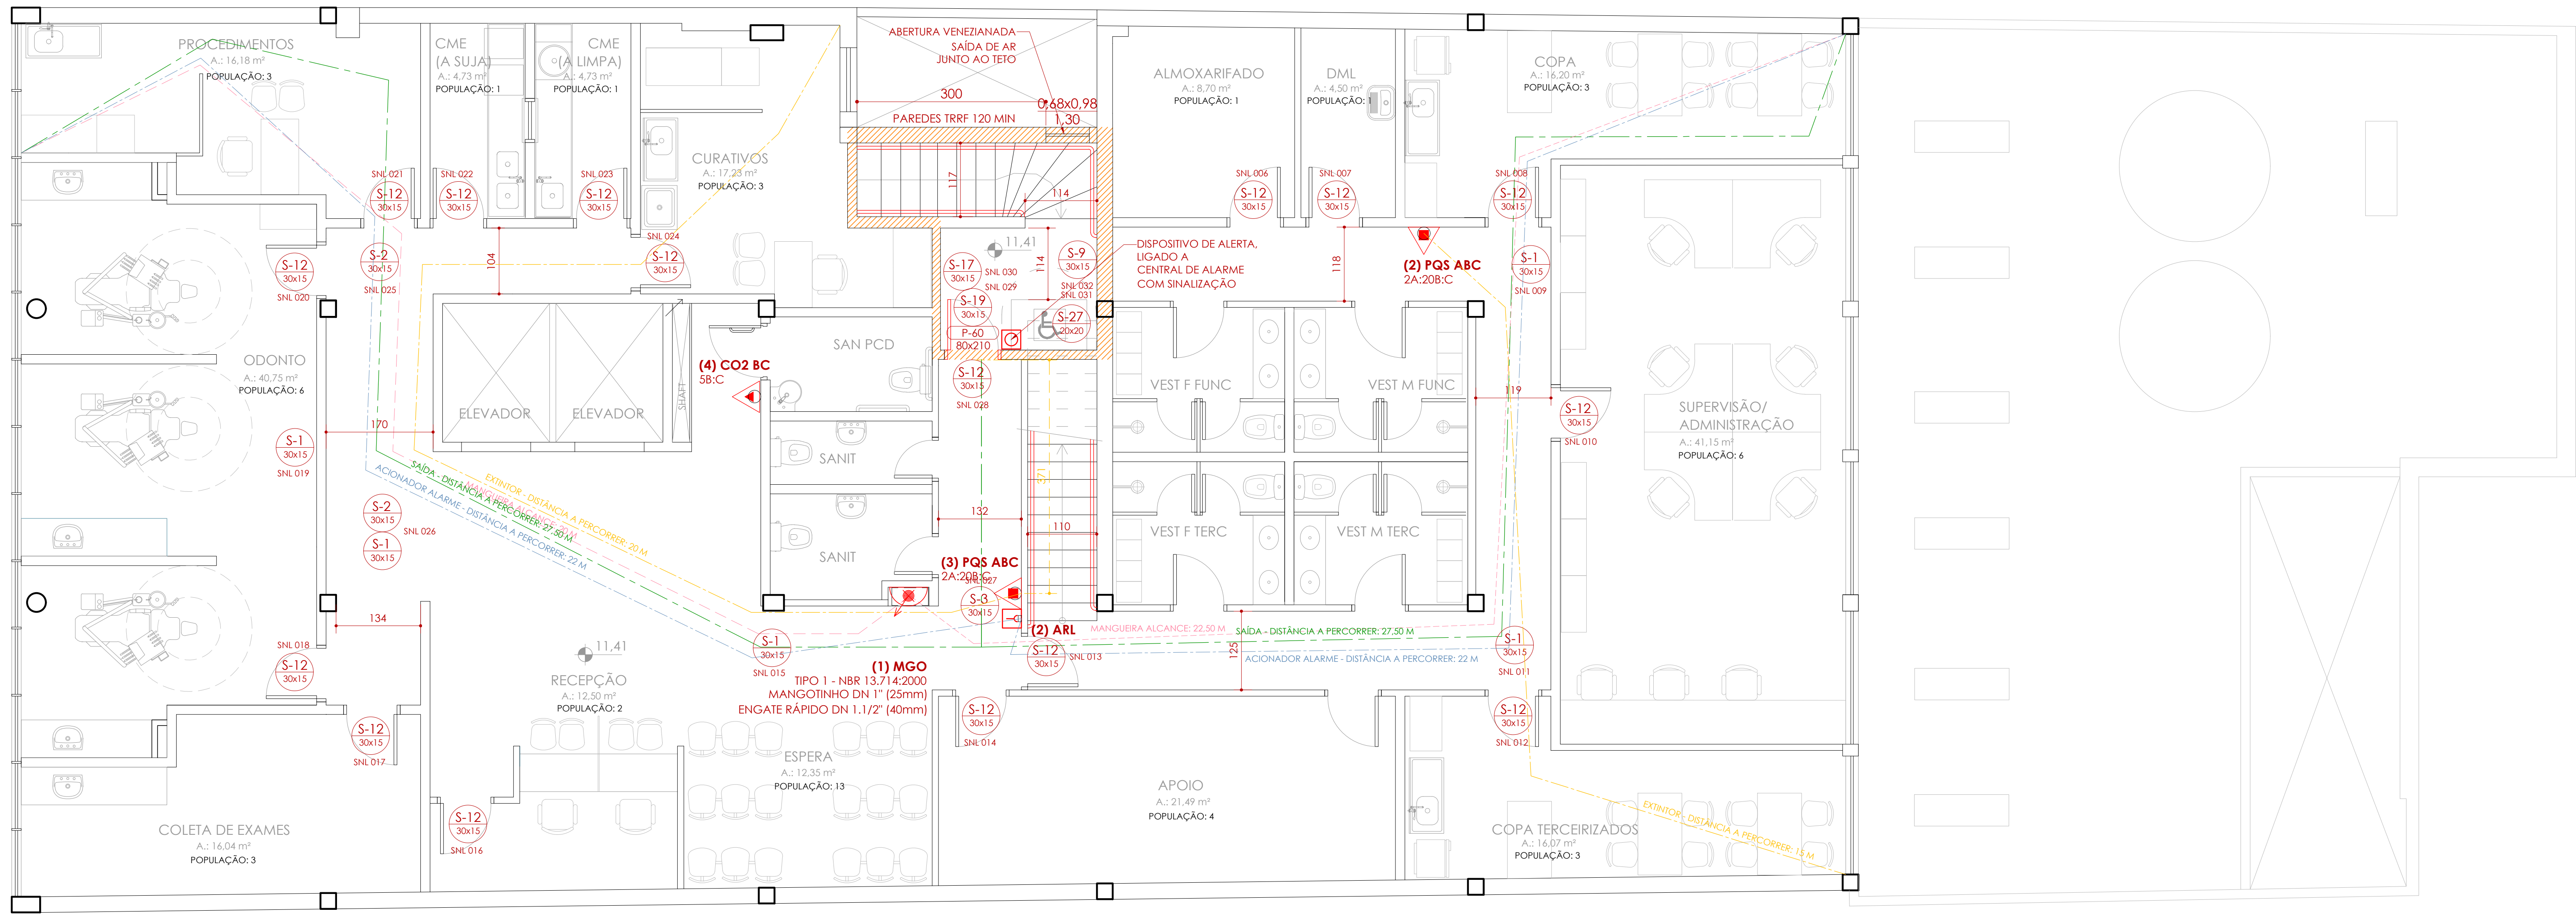

POPULAÇÃO PAVIMENTO: 50 PESSOAS

PLANTA BAIXA 4º PAVIMENTO
ESCALA: 1:50

5		CORREÇÕES CONFORME ANÁLISE DO CORPO DE BOMBEIROS - INDICAÇÃO VENTILAÇÃO DA ESCADA DE EMERGÊNCIA	Letícia	27.09.2024
4		CORREÇÕES CONFORME ANÁLISE DO CORPO DE BOMBEIROS - INDICAÇÃO LOTACÃO MÁXIMA	Letícia	07.06.2024
3		CORREÇÕES CONFORME ANÁLISE DO CORPO DE BOMBEIROS	Letícia	11.03.2024
2		CORREÇÕES CONFORME ANÁLISE DO CORPO DE BOMBEIROS	Letícia	29.12.2023
1		APRESENTAÇÃO DO PROJETO AO CORPO DE BOMBEIROS	Letícia	28.09.2023
REVISÃO	OBSERVAÇÕES		DESENHO	DATA

UNIVERSIDADE FEDERAL DE CIÊNCIAS
DA SAÚDE DE PORTO ALEGRE
RUA DA CONCEIÇÃO 434 - CENTRO - PORTO ALEGRE

contido

PROJETO DE INSTALAÇÕES DE PREVENÇÃO CONTRA INCÊNDIO
PLANTA BAIXA 4º PAVIMENTO

proprietário

UFSCPA

projeto

ARQ. LETÍCIA TEIXEIRA RODRIGUES - CAU A 26.121-1

escala

1:50

data

24.09.2023

desenho

Letícia

assinatura

2022-125

projeto

PPCI-6

Av. Concórdia, 209/405
Porto Alegre - RS, Brasil