



PLANTA BAIXA PAVIMENTO TÉCNICO

ESCALA: 1:50

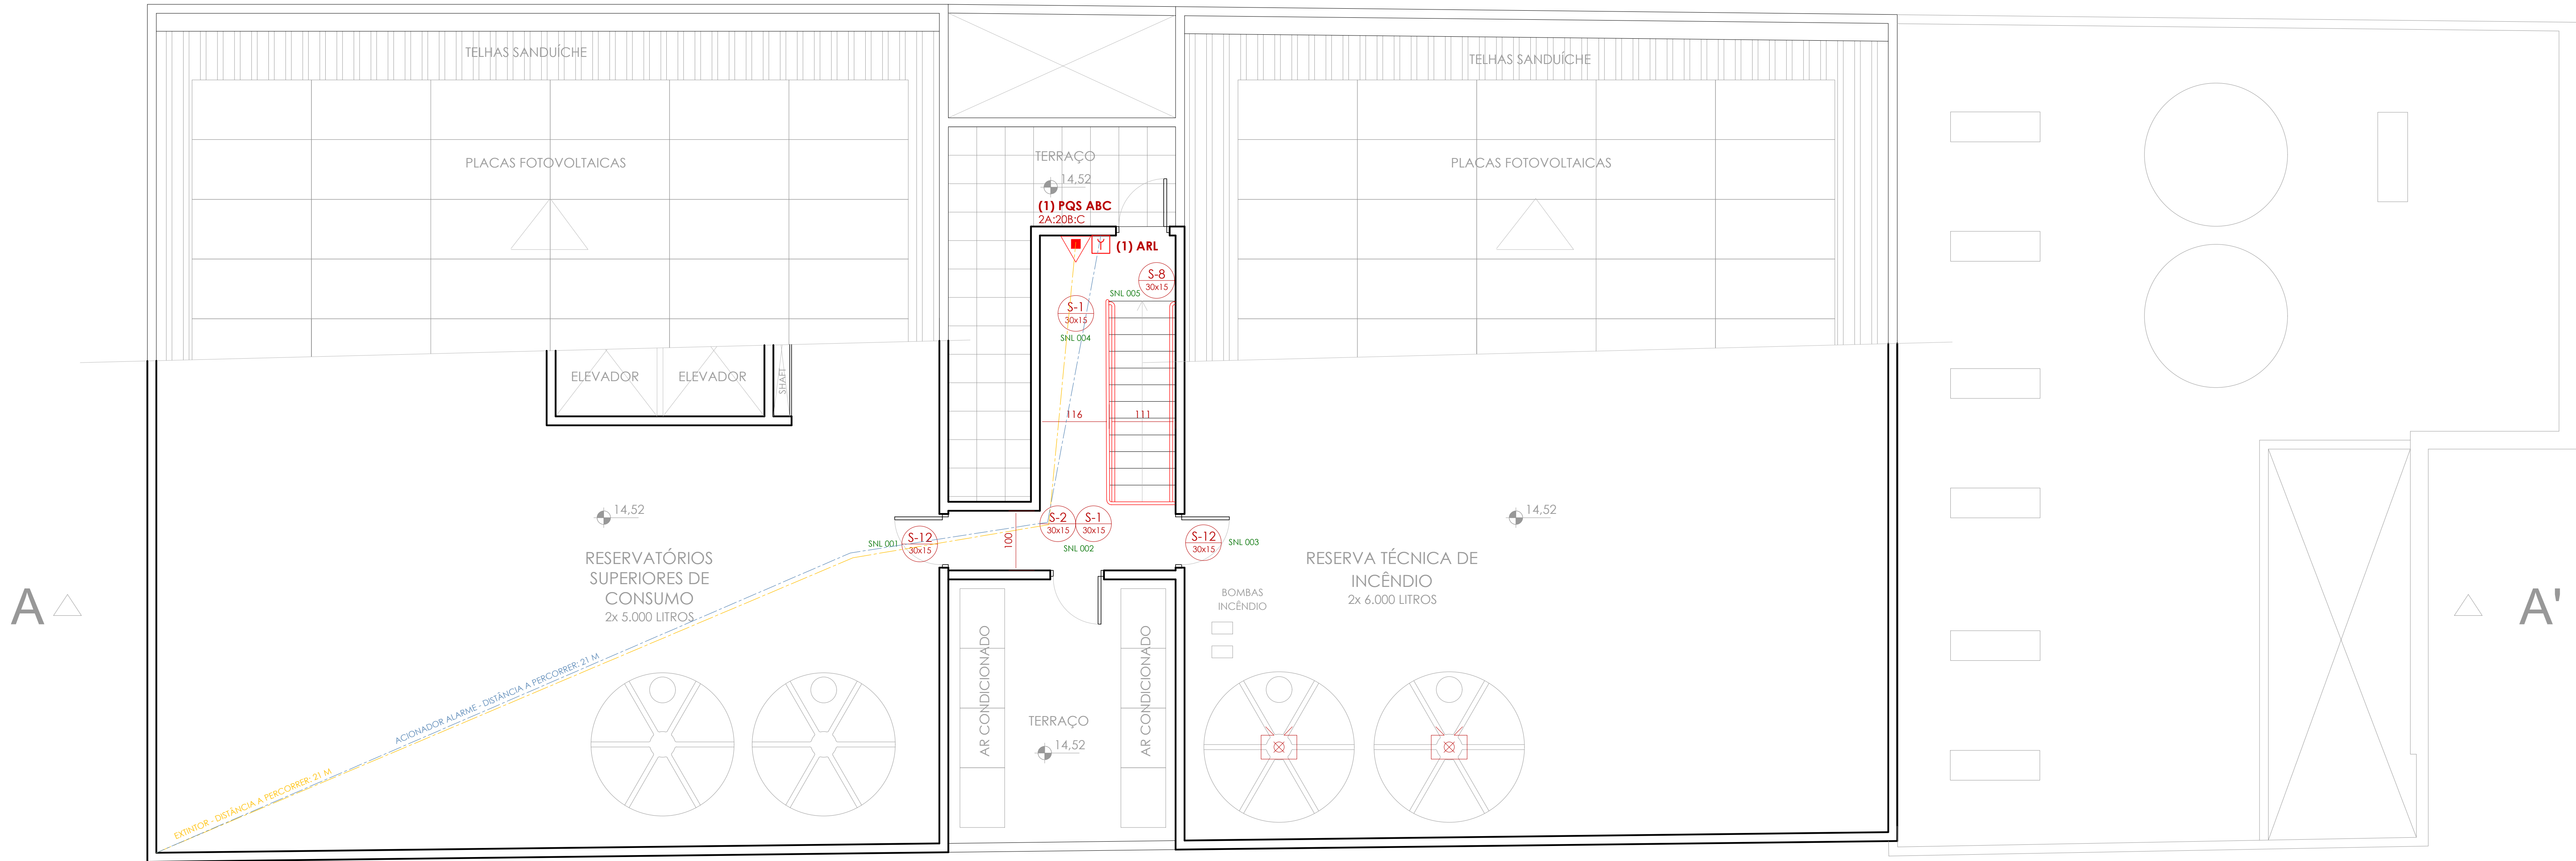

3	CORREÇÕES CONFORME ANÁLISE DO CORPO DE BOMBEIROS	Letícia	11.03.2024
2	CORREÇÕES CONFORME ANÁLISE DO CORPO DE BOMBEIROS	Letícia	29.12.2023
1	APRESENTAÇÃO DO PROJETO AO CORPO DE BOMBEIROS	Letícia	28.09.2023
REVISÃO	OBSERVAÇÕES	DESENHO	DATA

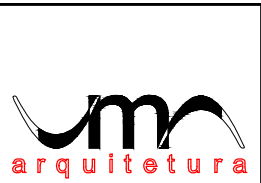

fone: (51) 3024.2797
e-mail: leticia@gmail.com

Av. Copacabana, 209/405
Pelôpólis - Porto Alegre - RS - Brasil

UNIVERSIDADE FEDERAL DE CIÊNCIAS
DA SAÚDE DE PORTO ALEGRE
RUA DA CONCEIÇÃO 434 - CENTRO - PORTO ALEGRE



PROJETO DE INSTALAÇÕES DE PREVENÇÃO CONTRA INCÊNDIO
PLANTA BAIXA PAVIMENTO TÉCNICO

proprietário
UFSCPA

ARQ. LETÍCIA TEIXEIRA RODRIGUES - CAU A 26.121-1

escala
1:50
data revisa
24.09.2023
desenho
Letícia
código uma
2022-125
prática

PPCI-7