


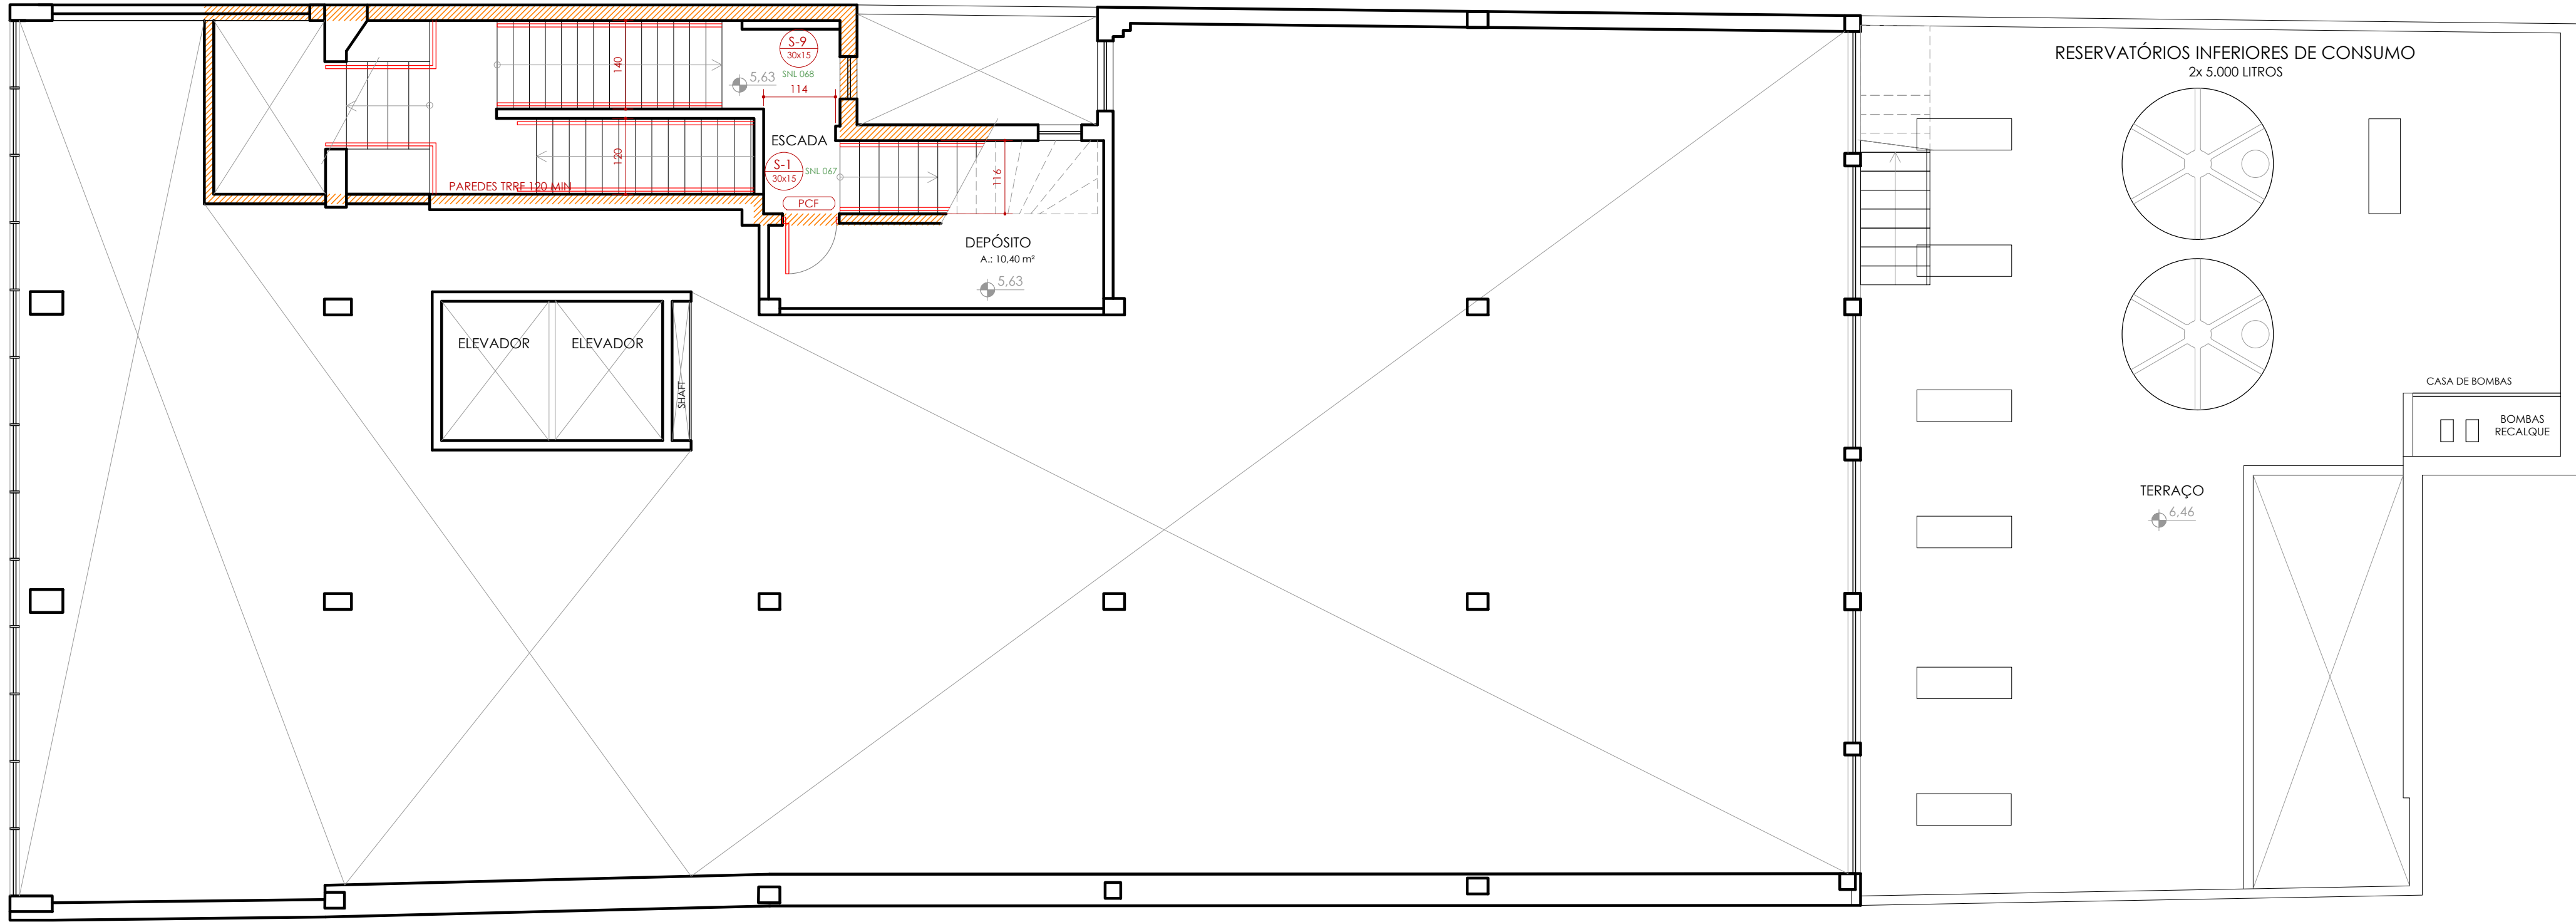

PLANTA BAIXA 2º PAVIMENTO ALTO

ESCALA: 1:75

1	APRESENTAÇÃO DO PROJETO AO CORPO DE BOMBEIROS	Letícia	28.09.2023
REVISÃO	OBSERVAÇÕES	DESENHO	DATA



UNIVERSIDADE FEDERAL DE CIÊNCIAS
DA SAÚDE DE PORTO ALEGRE
RUA DA CONCEIÇÃO 434 - CENTRO - PORTO ALEGRE



conteúdo
PROJETO DE INSTALAÇÕES DE PREVENÇÃO CONTRA INCÊNDIO
PLANTA BAIXA 2º PAVIMENTO ALTO

fone: (51) 3024.2797
e-mail: lerodr@gmail.com

Av. Caçapava, 209/405
Petrópolis - Porto Alegre - RS - Brasil

proprietário	UFSCPA	escala 1:75 data inicial 24.09.2023 desenho Letícia código uma 2022-125 prancha
projeto	ARQ. LETÍCIA TEIXEIRA RODRIGUES - CAU A 26.121-1	

PPCI-4