


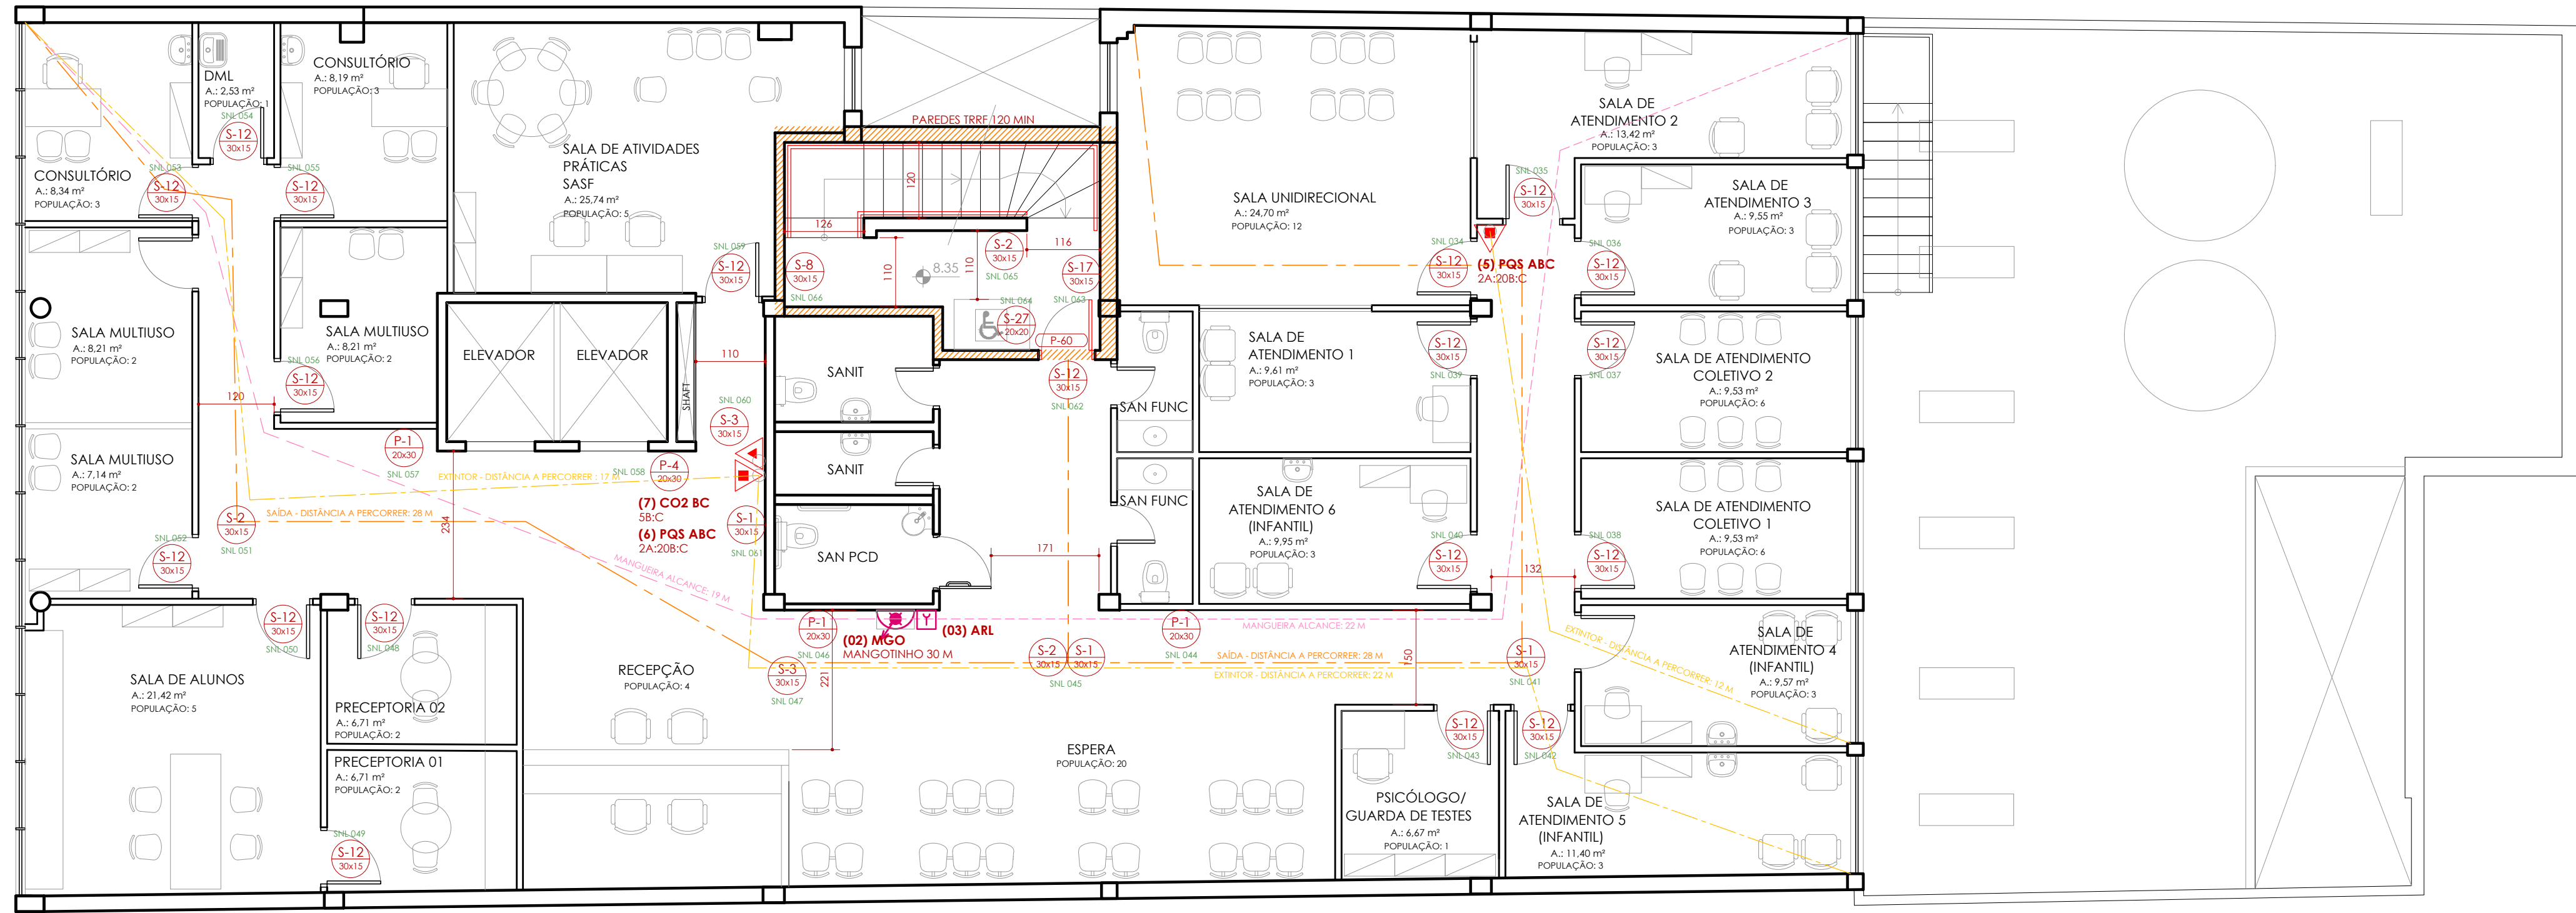


POPULAÇÃO PAVIMENTO: 90 PESSOAS
CAPACIDADE MÁXIMA ESCADA EXISTENTE

PLANTA BAIXA 3º PAVIMENTO

ESCALA: 1:75

1	APRESENTAÇÃO DO PROJETO AO CORPO DE BOMBEIROS	Letícia	28.09.2023
REVISÃO	OBSERVAÇÕES	DESENHO	DATA

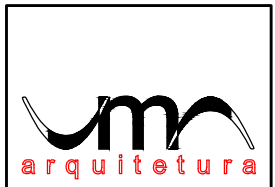

fone: (51) 3024.2797
e-mail: lerodr@gmail.com

Av. Caçapava, 209/405
Petrópolis - Porto Alegre - RS - Brasil

UNIVERSIDADE FEDERAL DE CIÊNCIAS
DA SAÚDE DE PORTO ALEGRE
RUA DA CONCEIÇÃO 434 - CENTRO - PORTO ALEGRE

PROJETO DE INSTALAÇÕES DE PREVENÇÃO CONTRA INCÊNDIO
PLANTA BAIXA 3º PAVIMENTO

escala
1:75
data inicial
24.09.2023
desenho
Letícia
código uma
2022-125
prancha

PPCI-5

conteúdo	proprietário	escala
	UFSCPA	1:75
		data inicial
		24.09.2023
		desenho
		Letícia
		código uma
		2022-125
		prancha
		PPCI-5