


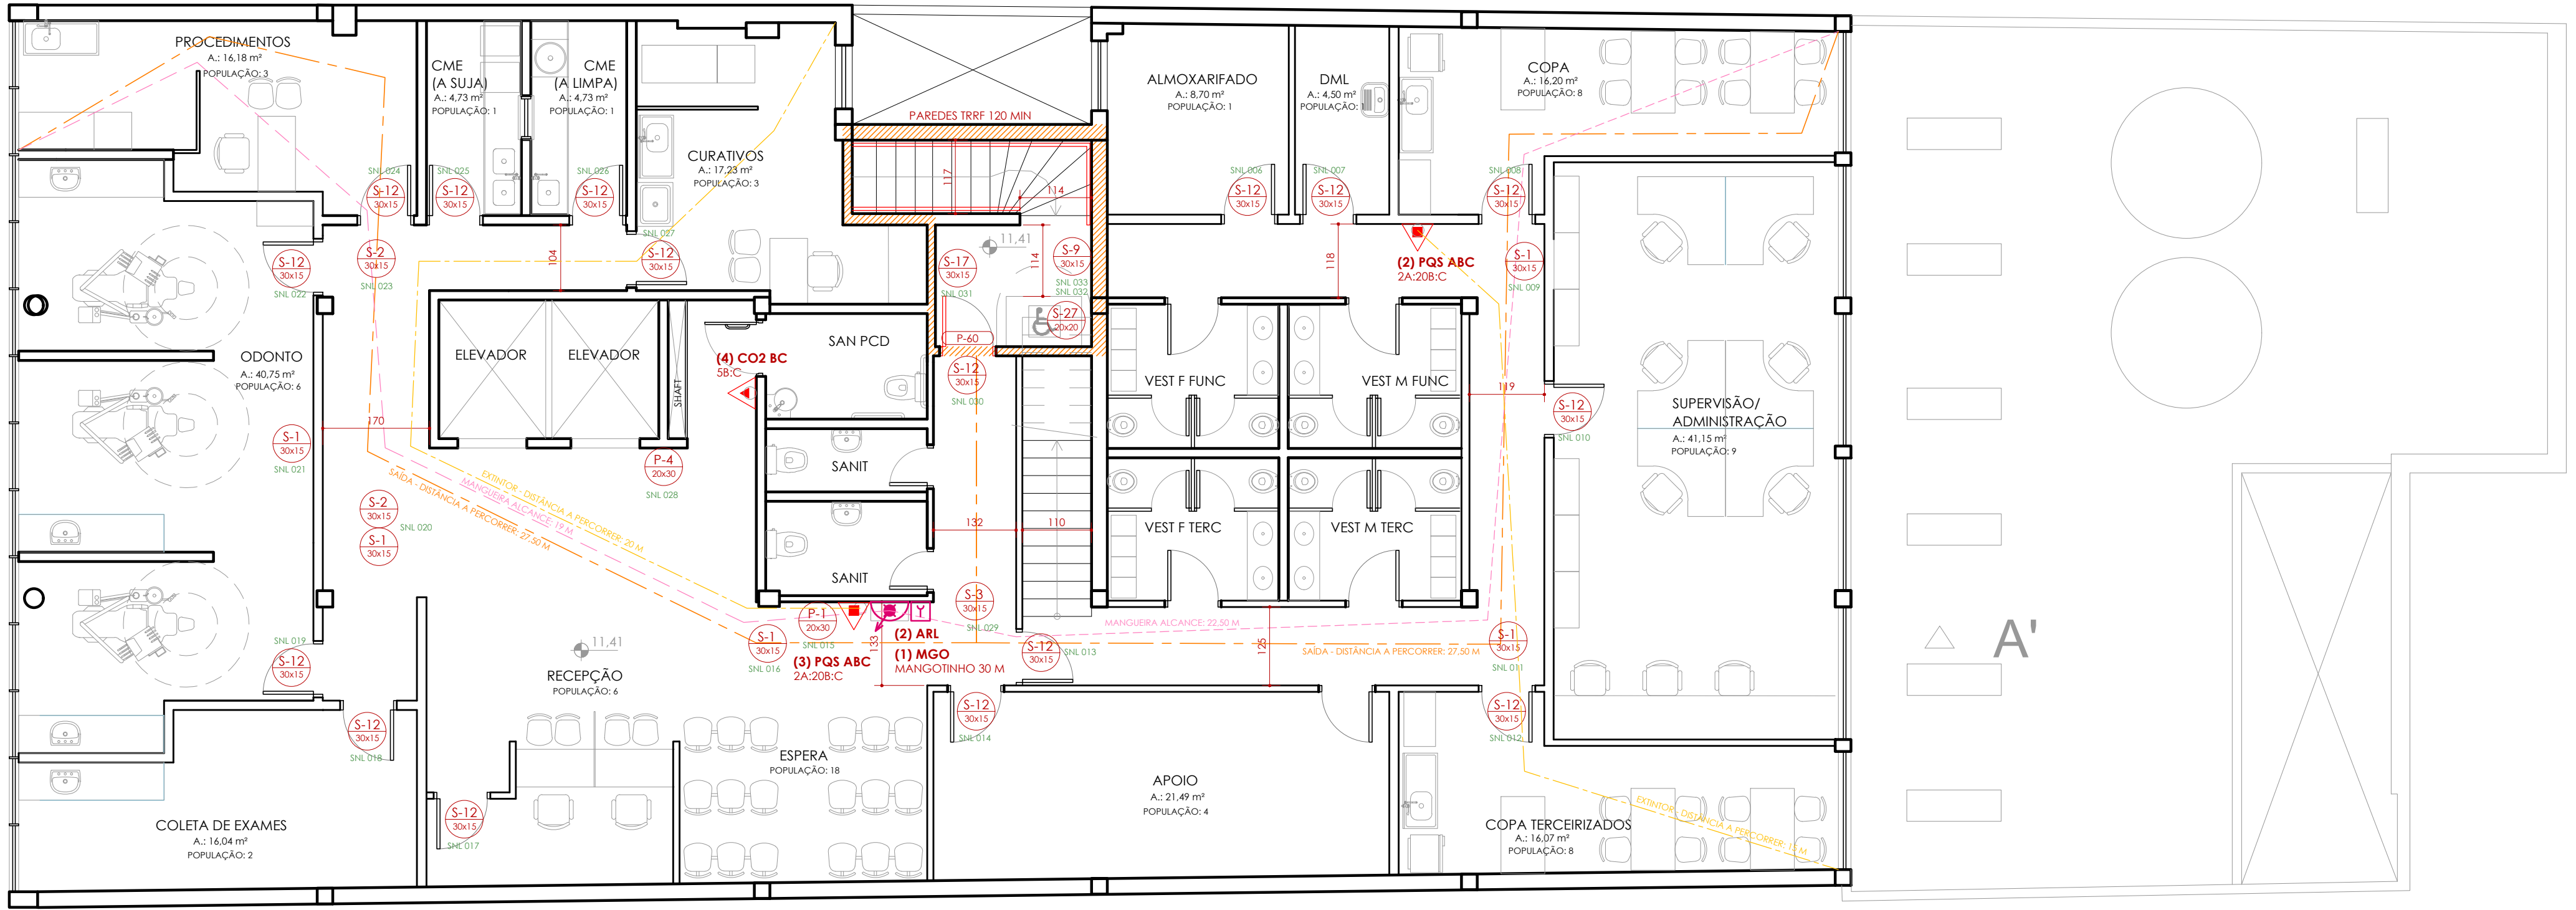

POPULAÇÃO PAVIMENTO: 71 PESSOAS

PLANTA BAIXA 4º PAVIMENTO

ESCALA: 1:75

1	APRESENTAÇÃO DO PROJETO AO CORPO DE BOMBEIROS	Letícia	28.09.2023
REVISÃO	OBSERVAÇÕES	DESENHO	DATA



fone: (51) 3024.2797
e-mail: lerodr@gmail.com

Av. Caçapava, 209/405
Petrópolis - Porto Alegre - RS - Brasil

UNIVERSIDADE FEDERAL DE CIÊNCIAS
DA SAÚDE DE PORTO ALEGRE
RUA DA CONCEIÇÃO 434 - CENTRO - PORTO ALEGRE



conteúdo
PROJETO DE INSTALAÇÕES DE PREVENÇÃO CONTRA INCÊNDIO
PLANTA BAIXA 4º PAVIMENTO

proprietário
UFSCPA

projeto
ARQ. LETÍCIA TEIXEIRA RODRIGUES - CAU A 26.121-1

escala
1:75
data inicial
24.09.2023
desenho
Letícia
código uma
2022-125
prancha

PPCI-6