


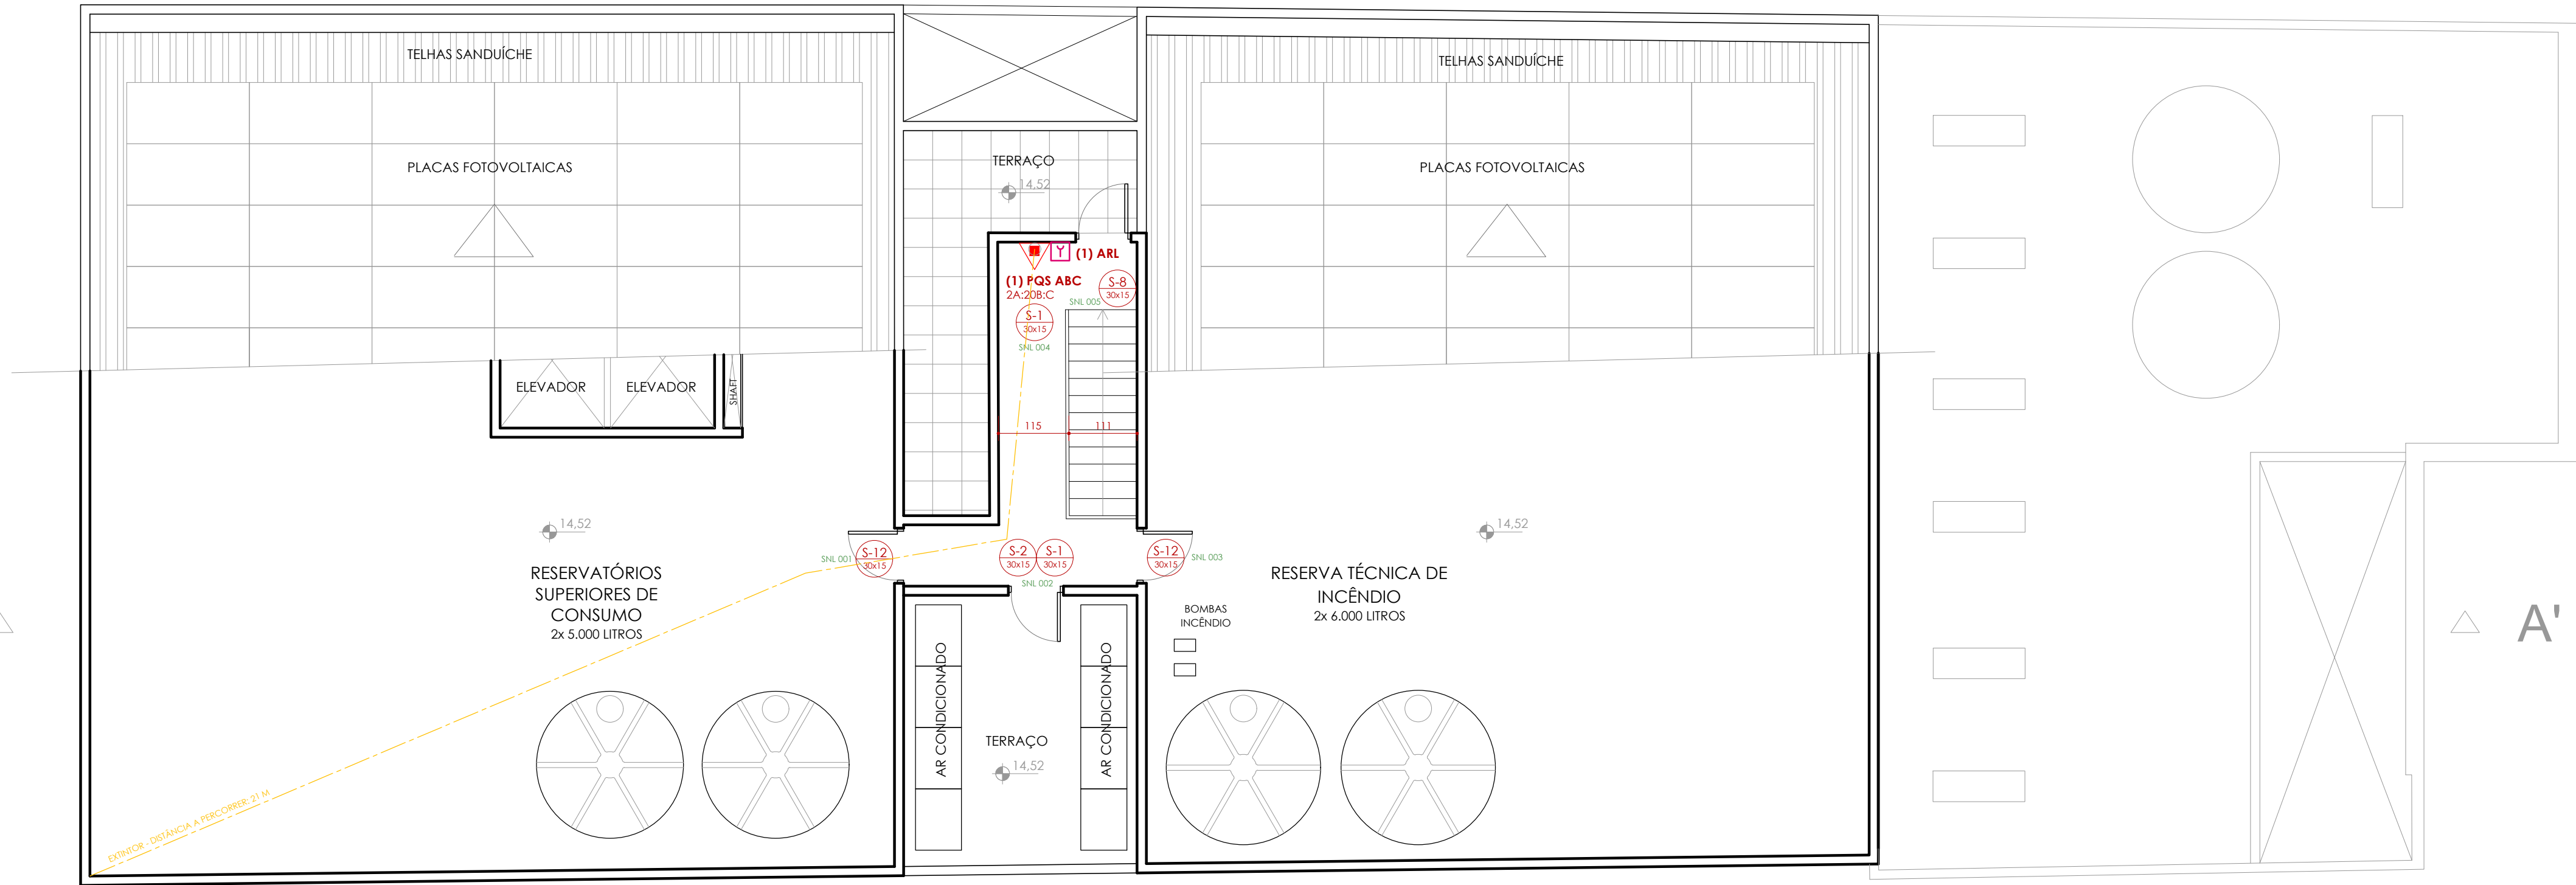

PLANTA BAIXA PAVIMENTO TÉCNICO
ESCALA: 1:75

1		APRESENTAÇÃO DO PROJETO AO CORPO DE BOMBEIROS	Letícia	28.09.2023
REVISÃO	OBSERVAÇÕES		DESENHO	DATA

fone: (51) 3024.2797
e-mail: lerodr@gmail.com

Av. Caçapava, 209/405
Petrópolis - Porto Alegre - RS - Brasil

UNIVERSIDADE FEDERAL DE CIÊNCIAS
DA SAÚDE DE PORTO ALEGRE

RUA DA CONCEIÇÃO 434 - CENTRO - PORTO ALEGRE

conteúdo

PROJETO DE INSTALAÇÕES DE PREVENÇÃO CONTRA INCÊNDIO

PLANTA BAIXA PAVIMENTO TÉCNICO

proprietário

UFSCPA

projeto

ARQ. LETÍCIA TEIXEIRA RODRIGUES - CAU A 26.121-1

escala
1:75

data inicial
24.09.2023

desenho
Letícia

código uma
2022-125

prancha

PPCI-7