


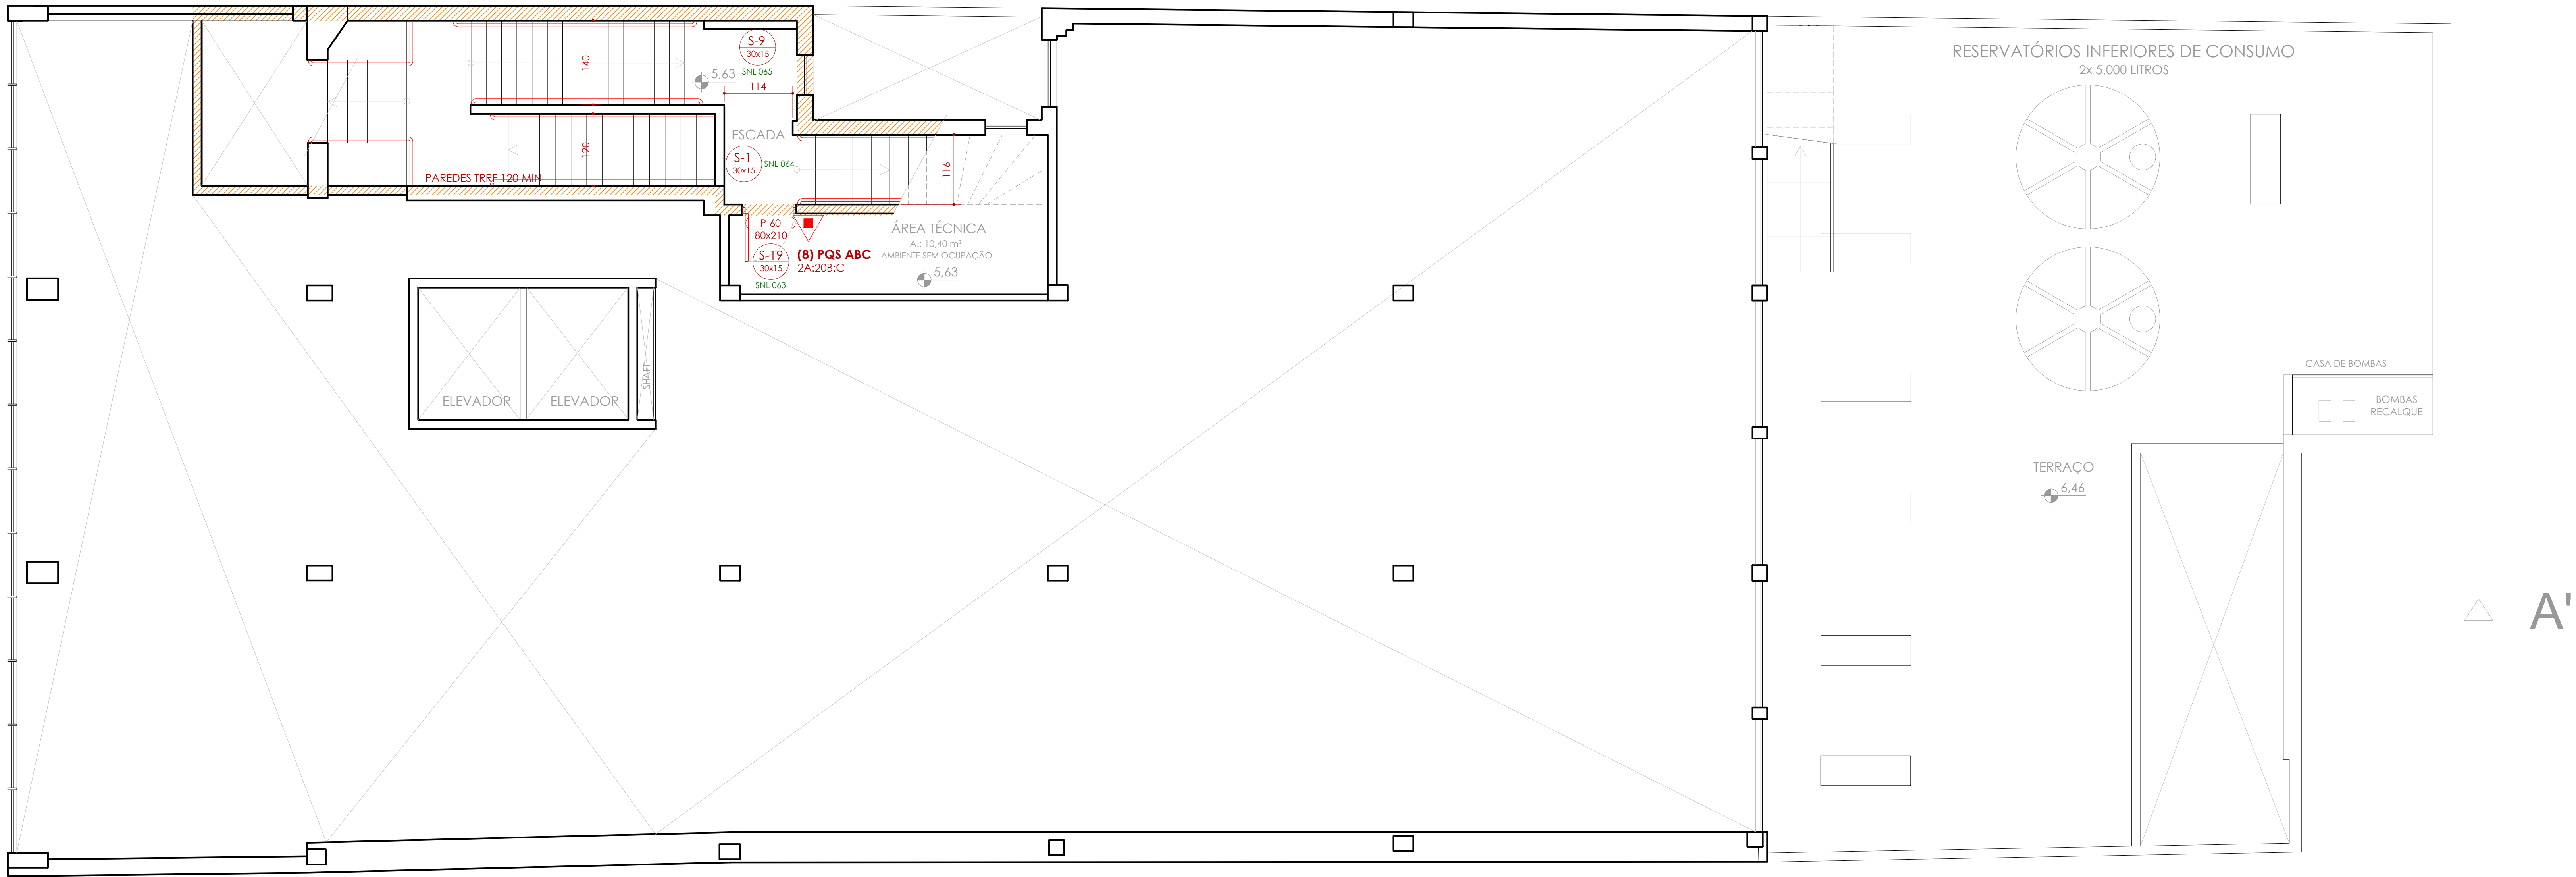

PLANTA BAIXA 2º PAVIMENTO ALTO
ESCALA: 1:50

2		CORREÇÕES CONFORME ANÁLISE DO CORPO DE BOMBEIROS		Letícia	29.12.2023
1		APRESENTAÇÃO DO PROJETO AO CORPO DE BOMBEIROS		Letícia	28.09.2023
REVISÃO	OBSERVAÇÕES	DESENHO	DATA		

UNIVERSIDADE FEDERAL DE CIÊNCIAS
DA SAÚDE DE PORTO ALEGRE
RUA DA CONCEIÇÃO 434 - CENTRO - PORTO ALEGRE

contido

PROJETO DE INSTALAÇÕES DE PREVENÇÃO CONTRA INCÊNDIO
PLANTA BAIXA 2º PAVIMENTO ALTO

telefone: (51) 3024.2797
e-mail: leticia@gmail.com

proprietário

UFSCPA

projeto

ARQ. LETÍCIA TEIXEIRA RODRIGUES - CAU A 26.121-1

escala
1:50
data revisa
24.09.2023
desenho
Letícia
código uma
2022-125
prática

PPCI-4

Av. Copacabana, 209/405
Porto Alegre - RS, Brasil