


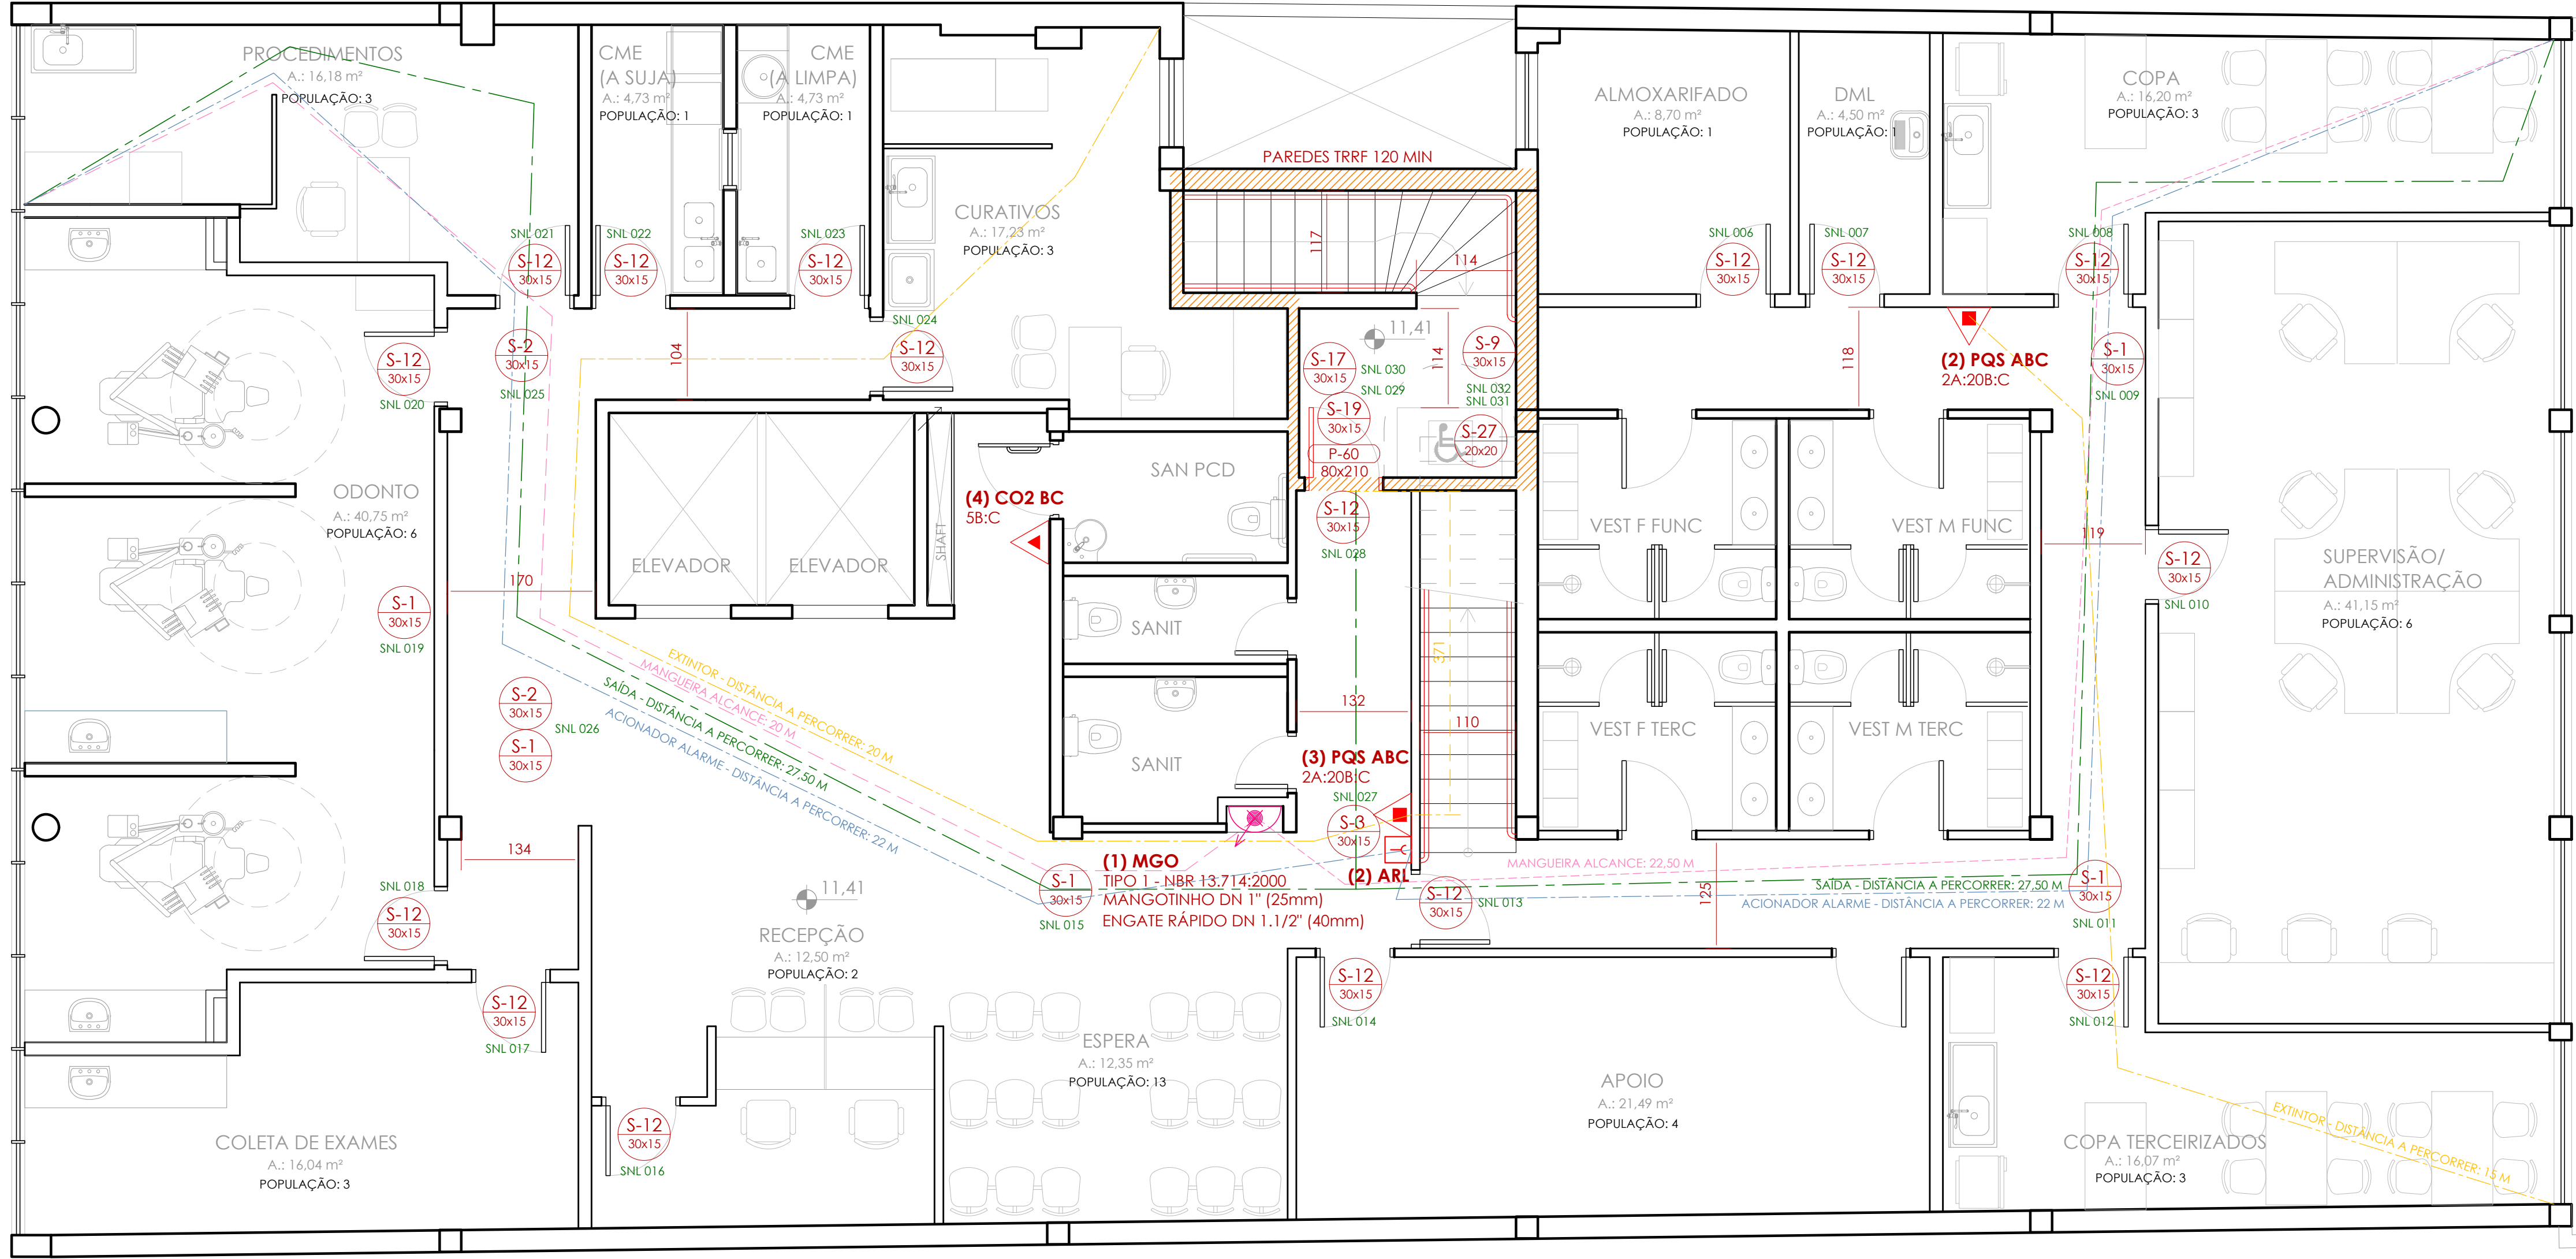

POPULAÇÃO PAVIMENTO: 50 PESSOAS

PLANTA BAIXA 4º PAVIMENTO
ESCALA: 1:50

3		CORREÇÕES CONFORME ANÁLISE DO CORPO DE BOMBEIROS	Letícia	11.03.2024
2		CORREÇÕES CONFORME ANÁLISE DO CORPO DE BOMBEIROS	Letícia	29.12.2023
1		APRESENTAÇÃO DO PROJETO AO CORPO DE BOMBEIROS	Letícia	28.09.2023
REVISÃO	OBSERVAÇÕES		DESENHO	DATA

UNIVERSIDADE FEDERAL DE CIÊNCIAS
DA SAÚDE DE PORTO ALEGRE
RUA DA CONCEIÇÃO 434 - CENTRO - PORTO ALEGRE

PROJETO DE INSTALAÇÕES DE PREVENÇÃO CONTRA INCÊNDIO
PLANTA BAIXA 4º PAVIMENTO

UFSCPA

Arq. Letícia Texeira Rodrigues - CAU A 26.121-1

Av. Copacabana, 209/405
Porto Alegre - RS - Brasil

escala
1:50
data
24.09.2023
desenho
Letícia
código
2022-125
prática

PPCI-6