


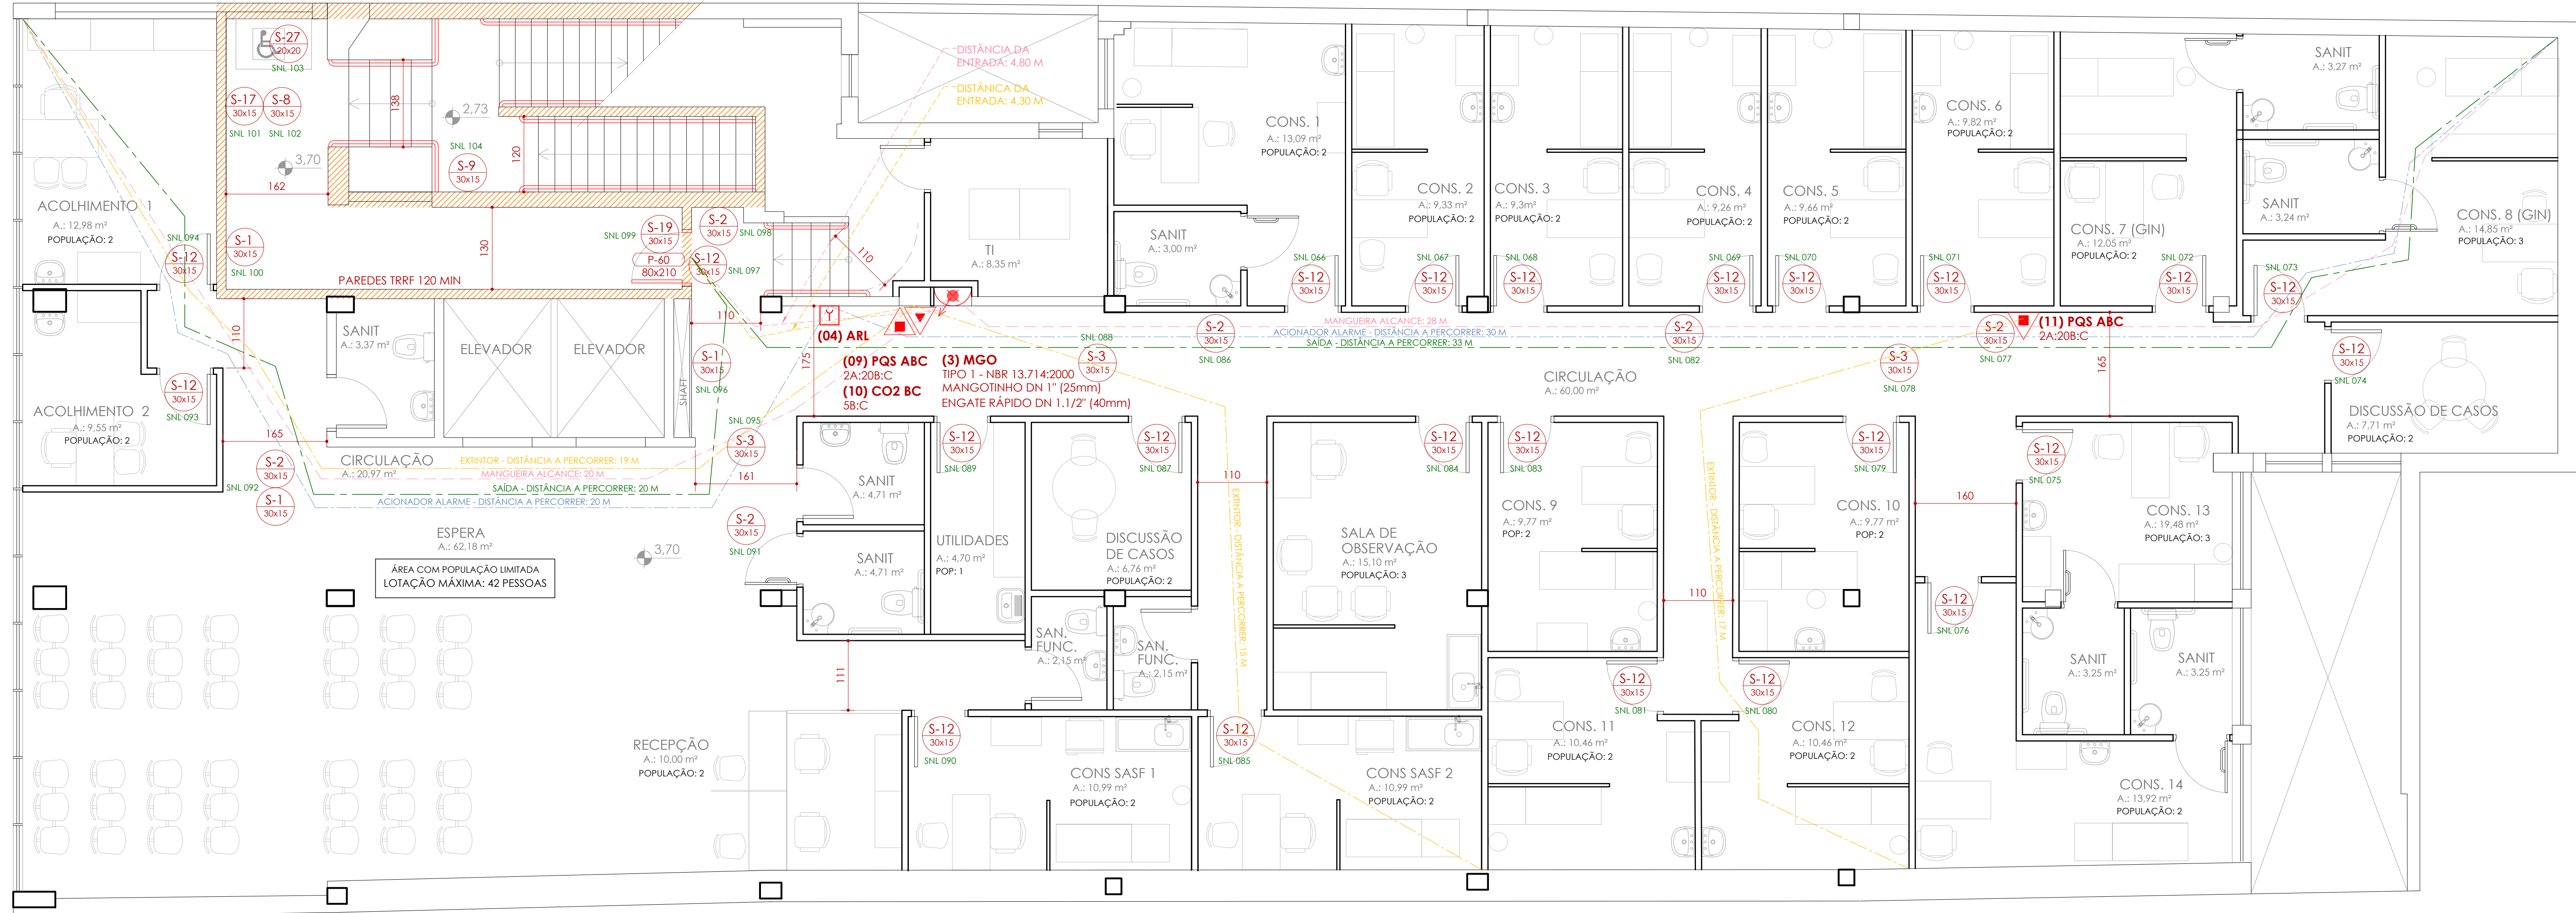


POPULAÇÃO PAVIMENTO: 90 PESSOAS

PLANTA BAIXA 2º PAVIMENTO BAIXO

ESCALA: 1:50

4	CORREÇÕES CONFORME ANÁLISE DO CORPO DE BOMBEIROS - INDICAÇÃO LOTAÇÃO MÁXIMA	Letícia	07.06.2024
3	CORREÇÕES CONFORME ANÁLISE DO CORPO DE BOMBEIROS	Letícia	11.03.2024
2	CORREÇÕES CONFORME ANÁLISE DO CORPO DE BOMBEIROS	Letícia	29.12.2023
1	APRESENTAÇÃO DO PROJETO AO CORPO DE BOMBEIROS	Letícia	28.09.2023
REVISÃO	OBSERVAÇÕES	DESENHO	DATA

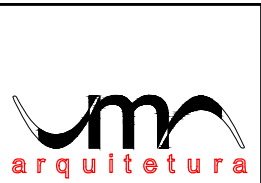

UNIVERSIDADE FEDERAL DE CIÊNCIAS
DA SAÚDE DE PORTO ALEGRE
RUA DA CONCEIÇÃO 434 - CENTRO - PORTO ALEGRE



PROJETO DE INSTALAÇÕES DE PREVENÇÃO CONTRA INCÊNDIO
PLANTA BAIXA 2º PAVIMENTO BAIXO

telefone: (51) 3024.2797
e-mail: leticia@gmail.com

Av. Concórdia, 209/405
Porto Alegre - RS, Brasil

UFSCPA

ARQ. LETÍCIA TEIXEIRA RODRIGUES - CAU A 26.121-1

escala
1:50

data
24.09.2023

desenho
Letícia

projeto
2022-125

PPCI-3