


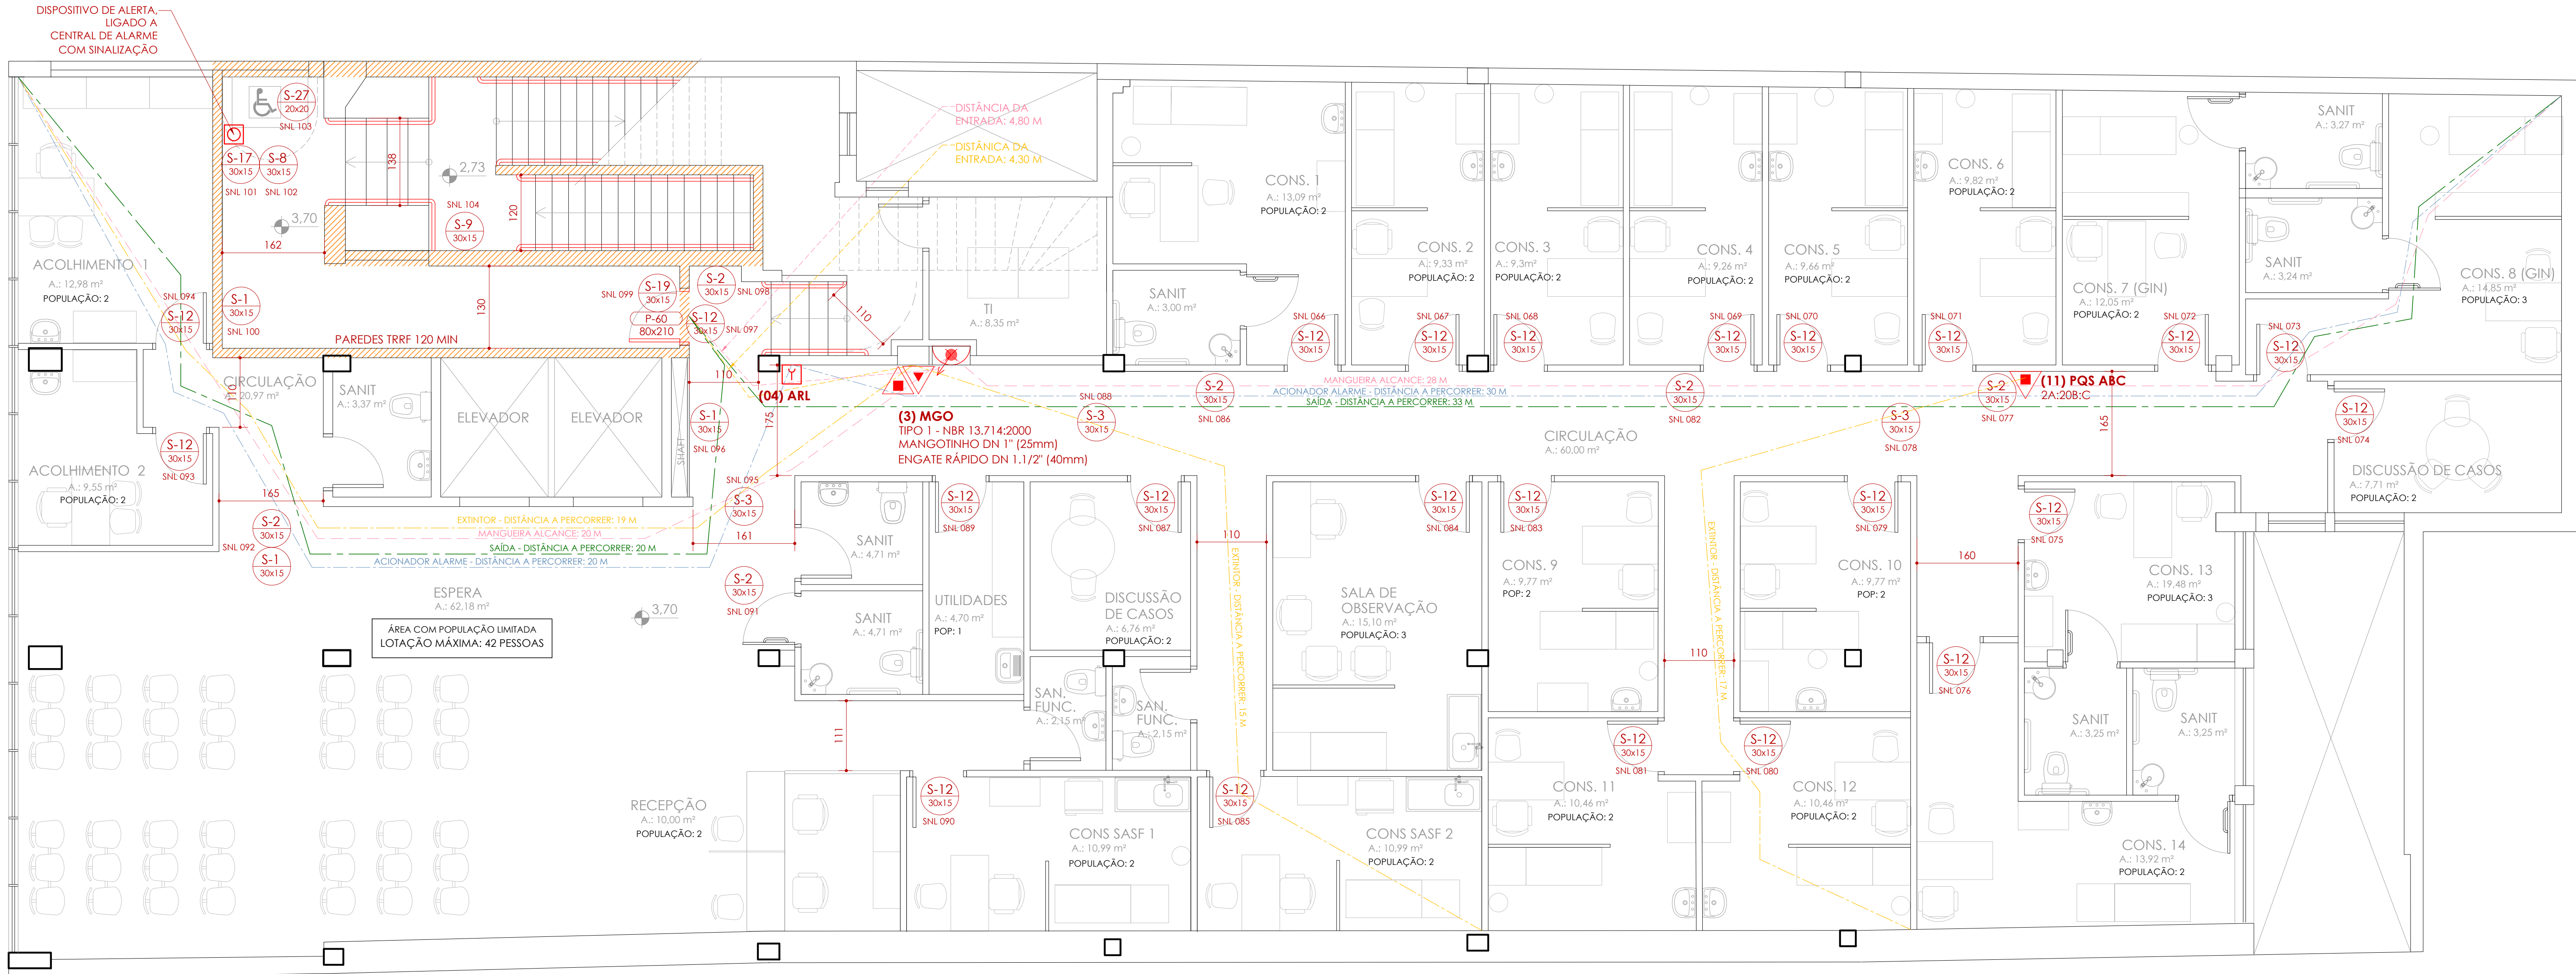


POPULAÇÃO PAVIMENTO: 90 PESSOAS

PLANTA BAIXA 2º PAVIMENTO BAIXO

ESCALA: 1:50

REVISÃO	OBSERVAÇÕES	DESENHO	DATA
5	CORREÇÕES CONFORME ANÁLISE DO CORPO DE BOMBEIROS - INDICAÇÃO VENTILAÇÃO DA ESCADA DE EMERGÊNCIA	Letícia	27.09.2024
4	CORREÇÕES CONFORME ANÁLISE DO CORPO DE BOMBEIROS - INDICAÇÃO LOTAÇÃO MÁXIMA	Letícia	07.06.2024
3	CORREÇÕES CONFORME ANÁLISE DO CORPO DE BOMBEIROS	Letícia	11.03.2024
2	CORREÇÕES CONFORME ANÁLISE DO CORPO DE BOMBEIROS	Letícia	29.12.2023
1	APRESENTAÇÃO DO PROJETO AO CORPO DE BOMBEIROS	Letícia	28.09.2023

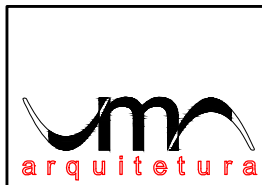

UNIVERSIDADE FEDERAL DE CIÊNCIAS
DA SAÚDE DE PORTO ALEGRE
RUA DA CONCEIÇÃO 434 - CENTRO - PORTO ALEGRE



contido: **PROJETO DE INSTALAÇÕES DE PREVENÇÃO CONTRA INCÊNDIO**
PLANTA BAIXA 2º PAVIMENTO BAIXO

projetista	UFSCPA	escala	1:50
autor	UFSCPA	data	24.09.2023
projetista	UFSCPA	desenho	Letícia
projetista	UFSCPA	assinatura	2022-125
projetista	UFSCPA	assinatura	PPCI-3