




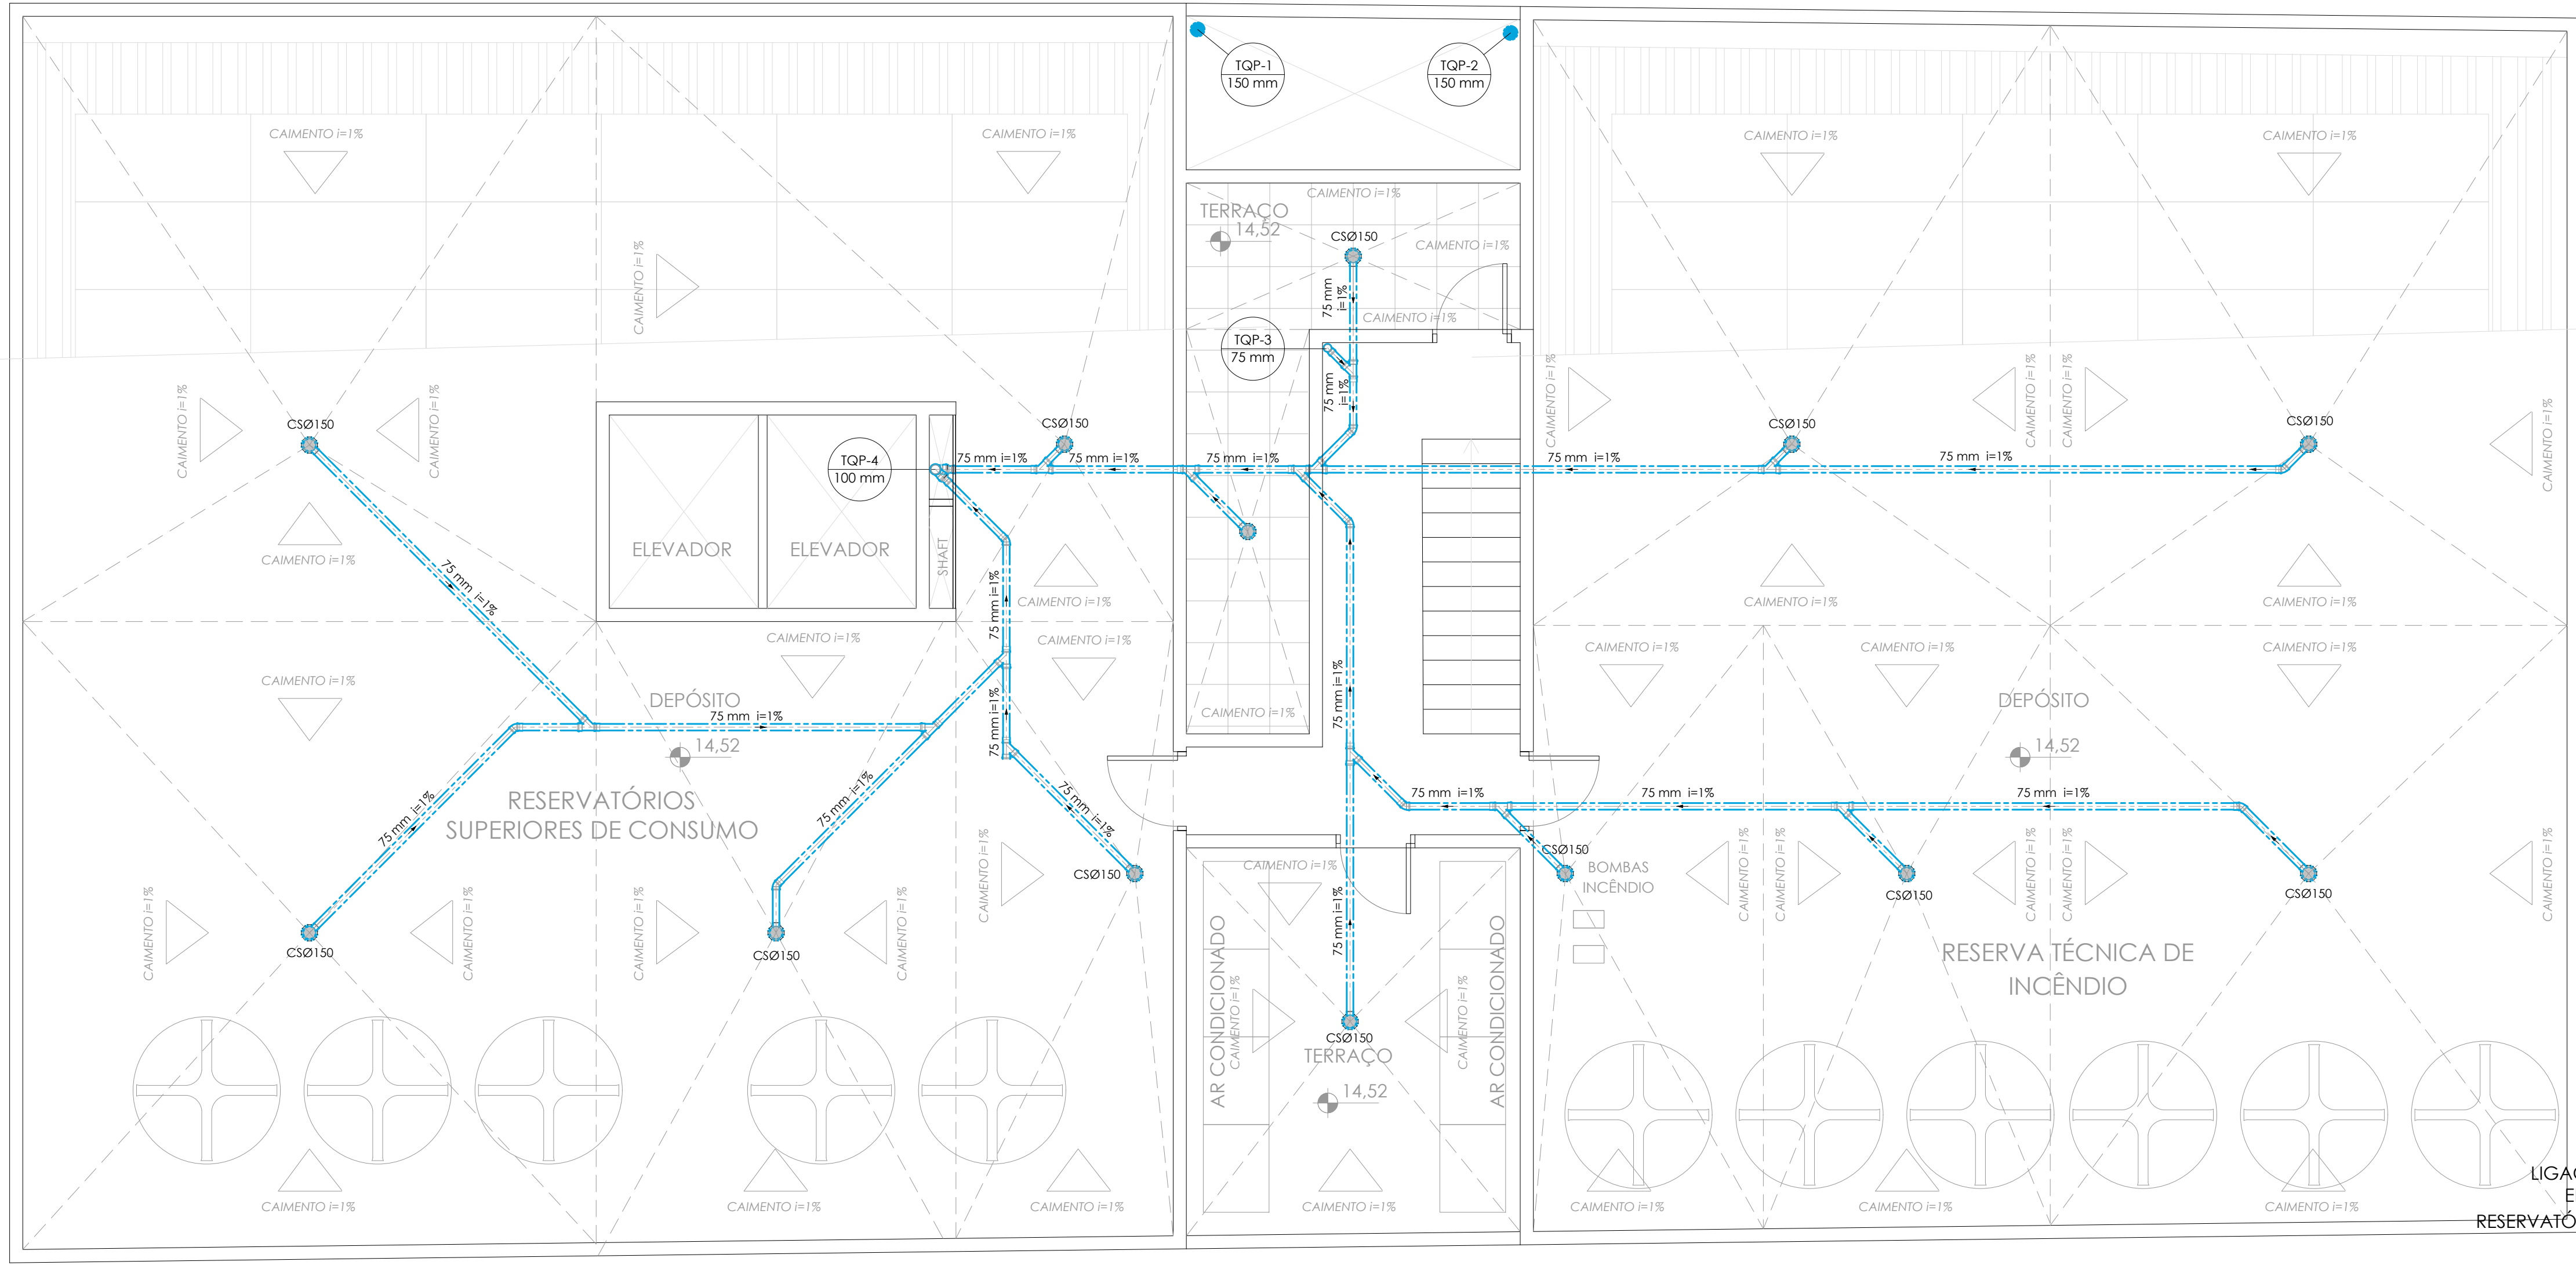


1 PLANTA BAIXA - PAVIMENTO TÉCNICO
ESCALA: 1:50

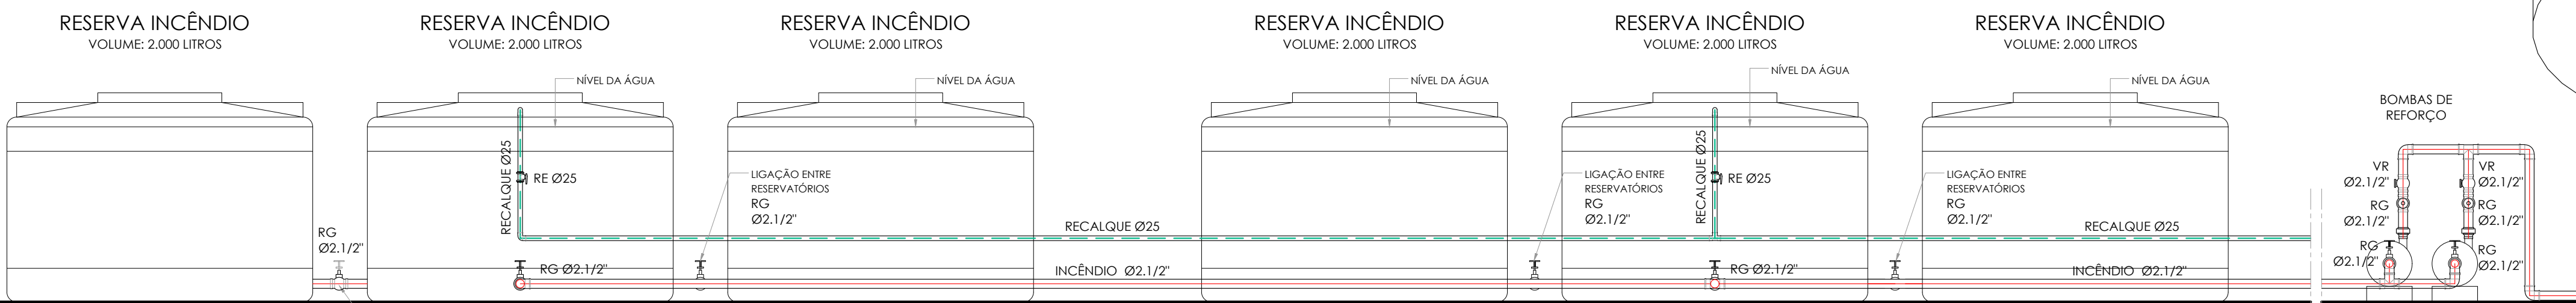

2 DETALHE DA RESERVA TÉCNICA DE INCÊNDIO
ESCALA: 1:25

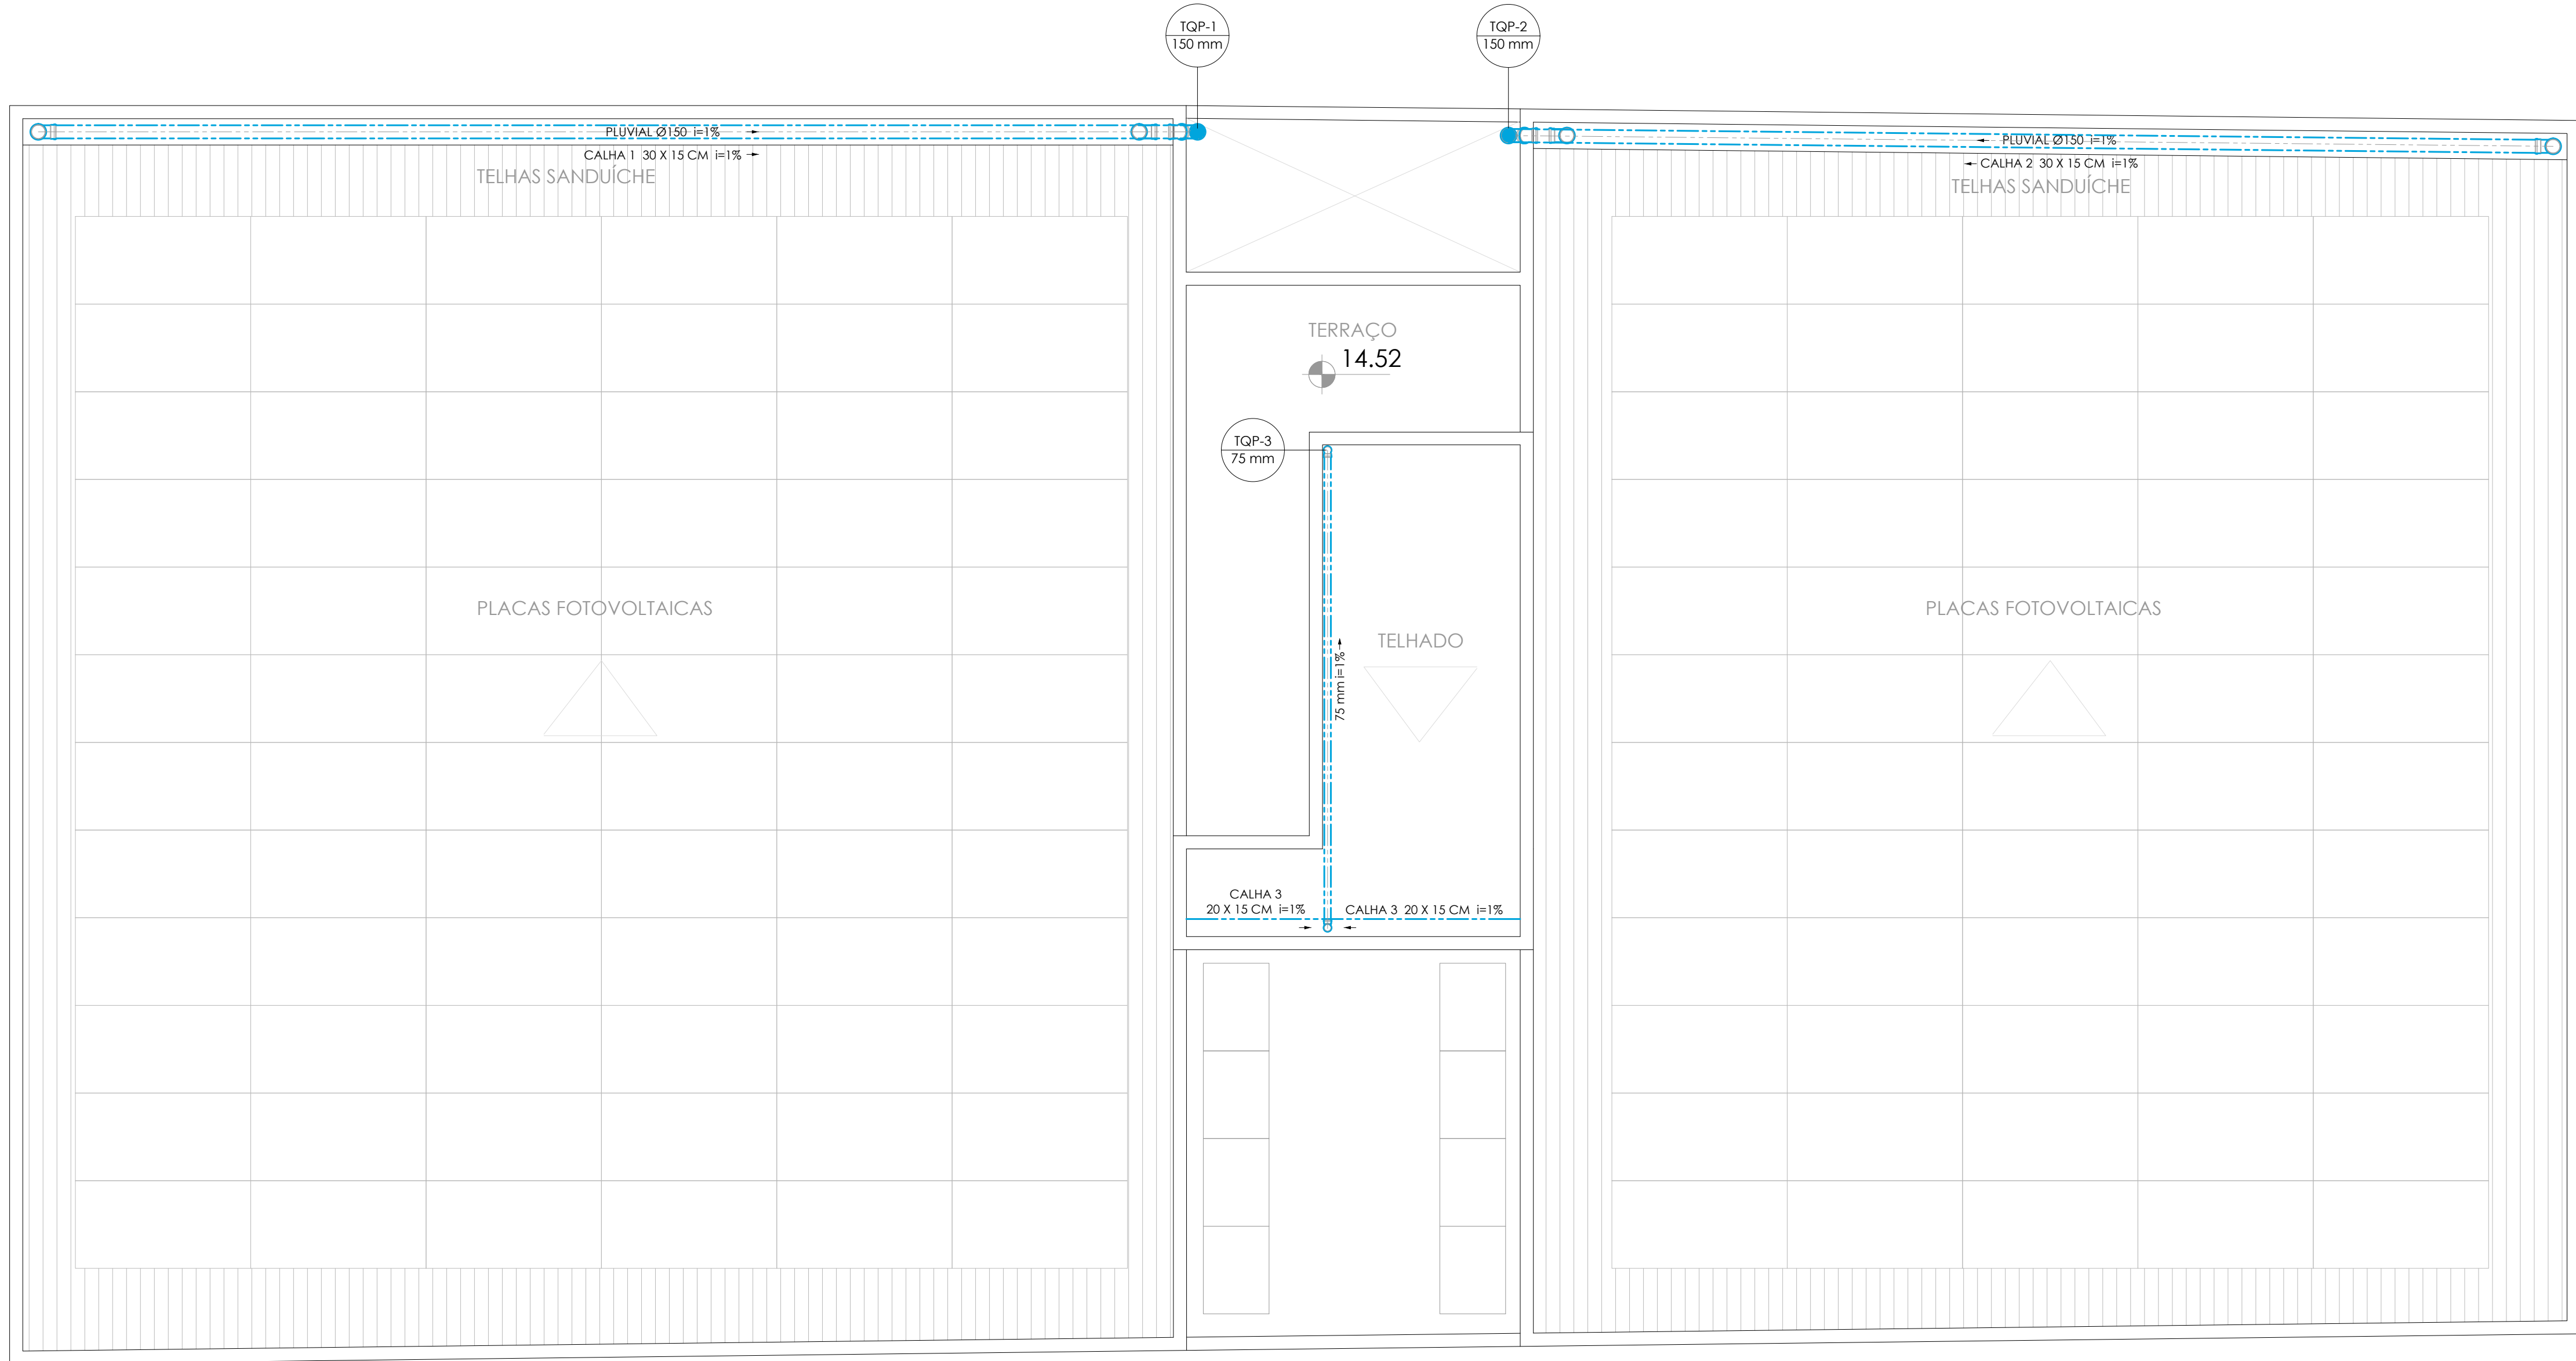

4 PLANTA DE COBERTURA
ESCALA: 1:50

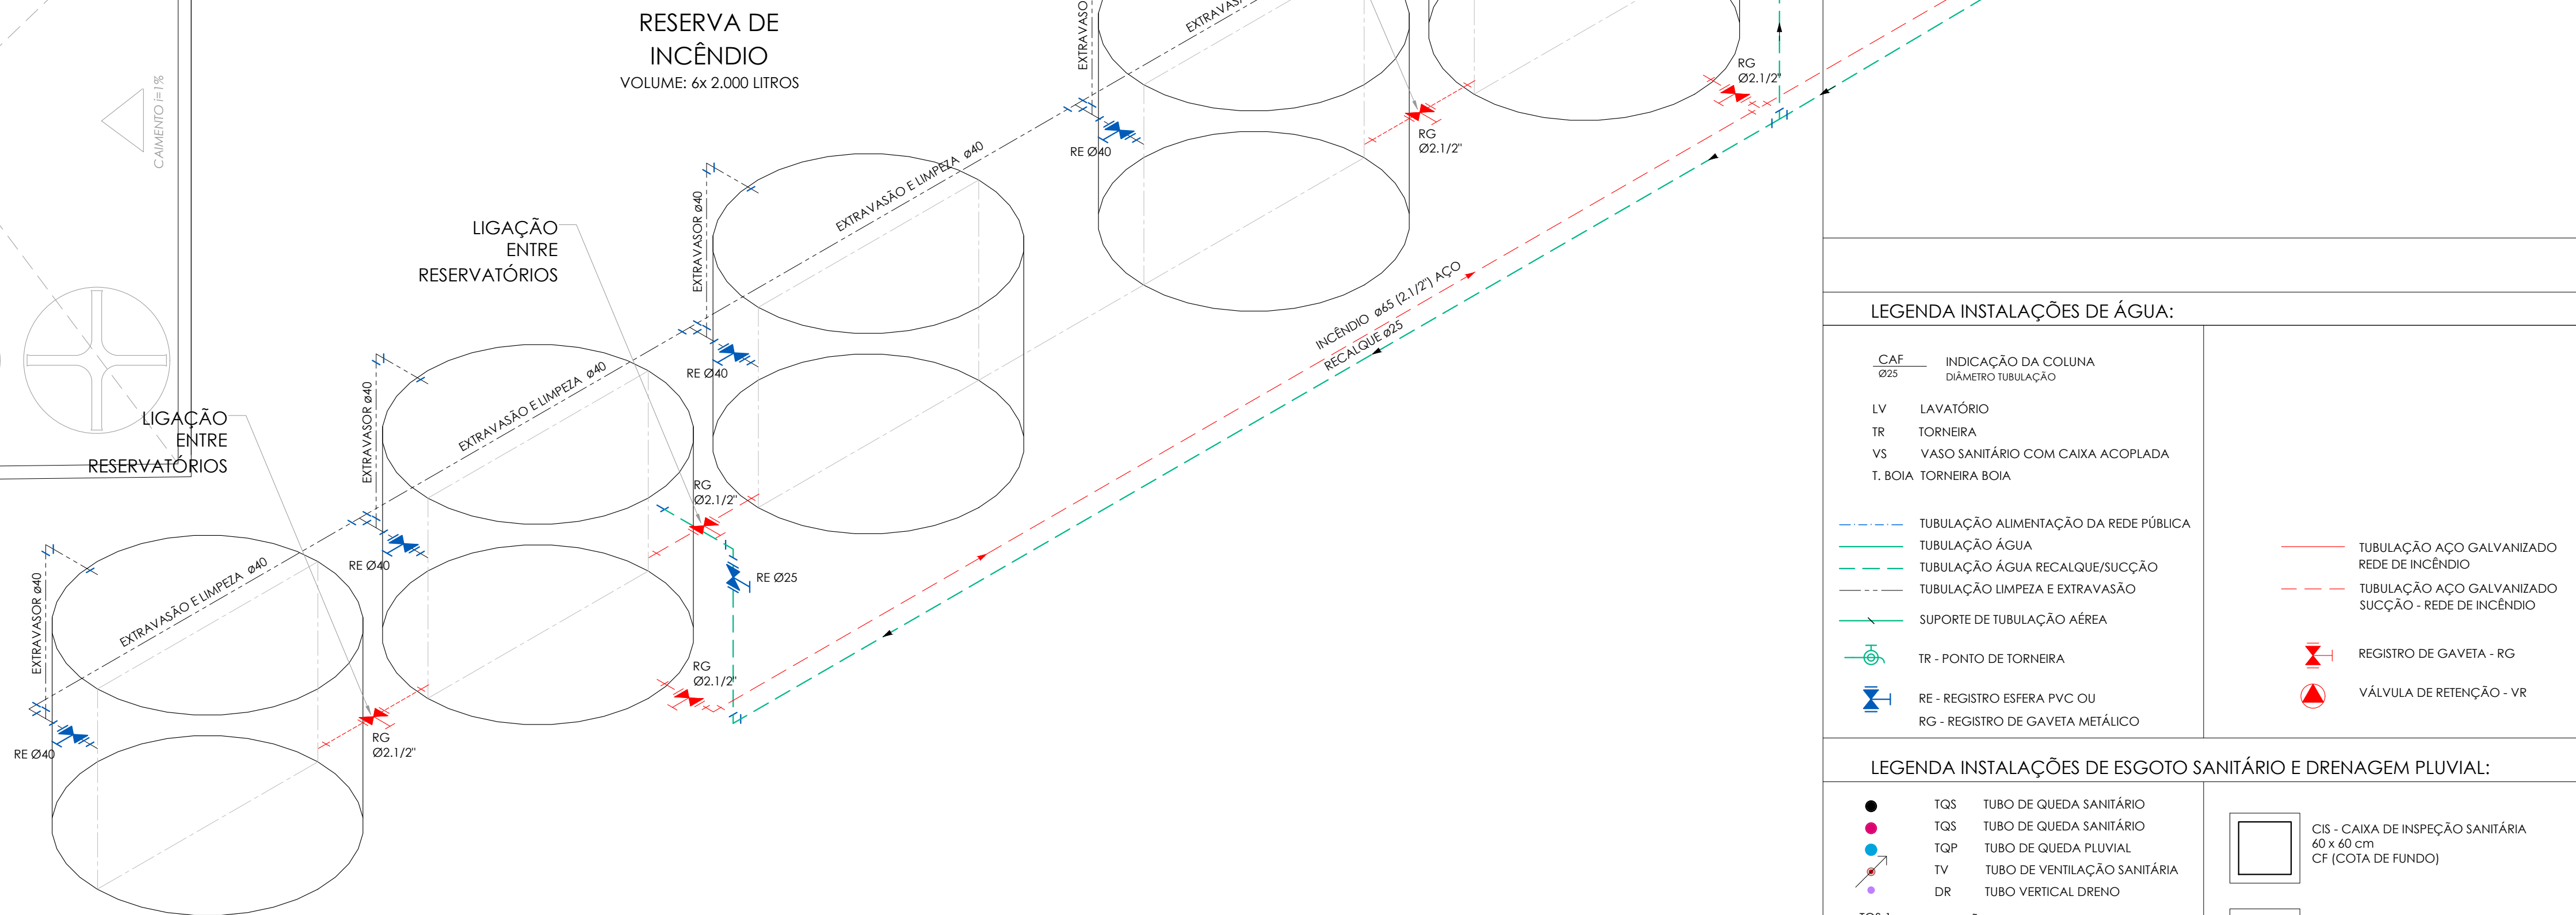

3 ESQUEMA ISOMÉTRICO - BARRILETE REDE DE INCÊNDIO
ESCALA: 1:50

BOMBAS DE REFORÇO
REDE COMBATE CONTRA INCÊNDIO
VAZÃO: 12 m³/h
HM: 84 mca
POTÊNCIA: 7,5 CV

LEGENDA INSTALAÇÕES DE ÁGUA:

CAI	INDICAÇÃO DA COLUNA
DI	DIÂMETRO DE TUBULAÇÃO
IV	LAVATÓRIO
TR	TORNEIRA
VS	VASO SANITÁRIO COM CAIXA ACOPLADA
T. BOIA	TORNEIRA BOIA
---	TUBULAÇÃO ALIMENTAÇÃO DA REDE PÚBLICA
---	TUBULAÇÃO ÁGUA RECALQUE/SUÇÇÃO
---	TUBULAÇÃO LIMPEZA E EXTRAVASO
---	SUORTE DE TUBULAÇÃO AÉREA
TR	PORTO DE TORNEIRA
RE	REGISTRO ESFERA PVC OU
RG	REGISTRO DE GAVETA METÁLICO
---	TUBULAÇÃO AÇO GALVANIZADO
---	REDE DE INCÊNDIO
---	TUBULAÇÃO AÇO GALVANIZADO
---	SUÇÇÃO - REDE DE INCÊNDIO
RG	REGISTRO DE GAVETA - RG
VR	VÁLVULA DE RETENÇÃO - VR

LEGENDA INSTALAÇÕES DE ESGOTO SANITÁRIO E DRENAGEM PLUVIAL:

TQS	TUBO DE QUEDA SANITÁRIO
TQS	TUBO DE QUEDA SANITÁRIO
TQP	TUBO DE QUEDA PLUVIAL
TV	TUBO DE VENTILAÇÃO SANITÁRIA
DR	TUBO VERTICAL DRENO
---	TUBULAÇÃO DE ESGOTO SANITÁRIO
---	TUBULAÇÃO DE ESGOTO SANITÁRIO GORDURA
---	TUBULAÇÃO DE VENTILAÇÃO SANITÁRIA
---	TUBULAÇÃO DE DRENAGEM PLUVIAL
---	TUBULAÇÃO DE DRENAGEM SISTEMA DE AR
---	CONDICIONADO
INSPEÇÃO	INSPEÇÃO DA TUBULAÇÃO
CS Ø150	CAIXA SIFONADA
SAÍDA Ø 50 mm PVC	
CS Ø250	CAIXA SIFONADA
SAÍDA Ø 75 mm PVC	
CS	CAIXA DE INSPEÇÃO SANITÁRIA
60 x 60 cm	CF (COTA DE FUNDO)
CS	CAIXA DE INSPEÇÃO PLUVIAL
60 x 60 cm	CF (COTA DE FUNDO)
CS	CAIXA DE INSPEÇÃO PLUVIAL
COM GRELHA 60 x 60 cm	CF (COTA DE FUNDO)
CS Ø150	CAIXA SIFONADA
SAÍDA Ø 75 mm PVC	

INDICAÇÃO NUMERAÇÃO DOS DETALHES:

3 11 NÚMERO DO DESENHO
NÚMERO DA FRANCHA - ITI INDICA QUE O DESENHO ESTÁ NA MESMA FRANCHA

NOTAS:

QUANDO NÃO INDICADO, A TUBULAÇÃO É DE PVC.

PARA OS DIÂMETROS DE 75mm a 150mm SERÃO UTILIZADAS TUBULAÇÕES DE PVC SÉRIE REFORÇADA (DR).

AS TUBULAÇÕES DE ÁGUA ESTÃO REPRESENTADAS NO FORNO DO PAVIMENTO, E AS TUBULAÇÕES DE ESGOTO SANITÁRIO E DE ESGOTO PLUVIAL ESTÃO REPRESENTADAS SOB A LAJE, NO INTERIORE DO PAVIMENTO INFERIOR.

A TUBULAÇÃO DE VENTILAÇÃO SANITÁRIA DEVE TER SAÍDA ACIMA DA LINHA DA ÁGUA E SUBIR ATÉ A COLUNA DE VENTILAÇÃO COM INCLINAÇÃO A 2%, CONFORME NBR 8160/1990.

06	REVISÃO DE PROJETO: CORREÇÃO NOMENCLATURA DETALHES, COMPLEMENTAÇÃO DETALHAMENTO	UFSCA	07.08.2024
06	REVISÃO DE PROJETO: COMPLEMENTAÇÃO DETALHAMENTO, RECALQUE COLUNAS E TUBOS DE QUEDA	UFSCA	13.09.2024
07	REVISÃO DE PROJETO: ENTREGA DE PROJETO E ENTREGA DE PROJETO	UFSCA	07.06.2024
08	REVISÃO DE PROJETO: ENTREGA DE PROJETO E ENTREGA DE PROJETO	UFSCA	06.12.2023
09	REVISÃO DE PROJETO: REDE DE VENTILAÇÃO SANITÁRIA	UFSCA	14.11.2023
04	REVISÃO DE PROJETO: DETALHAMENTO	UFSCA	04.10.2023
03	REVISÃO DE PROJETO: DETALHAMENTO	UFSCA	01.09.2023
02	REVISÃO DE PROJETO: ALIBERTAMENTO COLUNAS, TUBOS DE QUEDA E RESERVATÓRIOS INFERIORES	UFSCA	30.06.2023
01	APRESENTAÇÃO PROJETO	UFSCA	12.06.2023

REVISÃO	OBSERVAÇÕES	DATA
01	REVISÃO DE PROJETO: CORREÇÃO NOMENCLATURA DETALHES, COMPLEMENTAÇÃO DETALHAMENTO	07.08.2024
02	REVISÃO DE PROJETO: COMPLEMENTAÇÃO DETALHAMENTO, RECALQUE COLUNAS E TUBOS DE QUEDA	13.09.2024
03	REVISÃO DE PROJETO: ENTREGA DE PROJETO E ENTREGA DE PROJETO	07.06.2024
04	REVISÃO DE PROJETO: ENTREGA DE PROJETO E ENTREGA DE PROJETO	06.12.2023
05	REVISÃO DE PROJETO: REDE DE VENTILAÇÃO SANITÁRIA	14.11.2023
06	REVISÃO DE PROJETO: DETALHAMENTO	04.10.2023
07	REVISÃO DE PROJETO: DETALHAMENTO	01.09.2023
08	REVISÃO DE PROJETO: ALIBERTAMENTO COLUNAS, TUBOS DE QUEDA E RESERVATÓRIOS INFERIORES	30.06.2023
09	APRESENTAÇÃO PROJETO	12.06.2023