



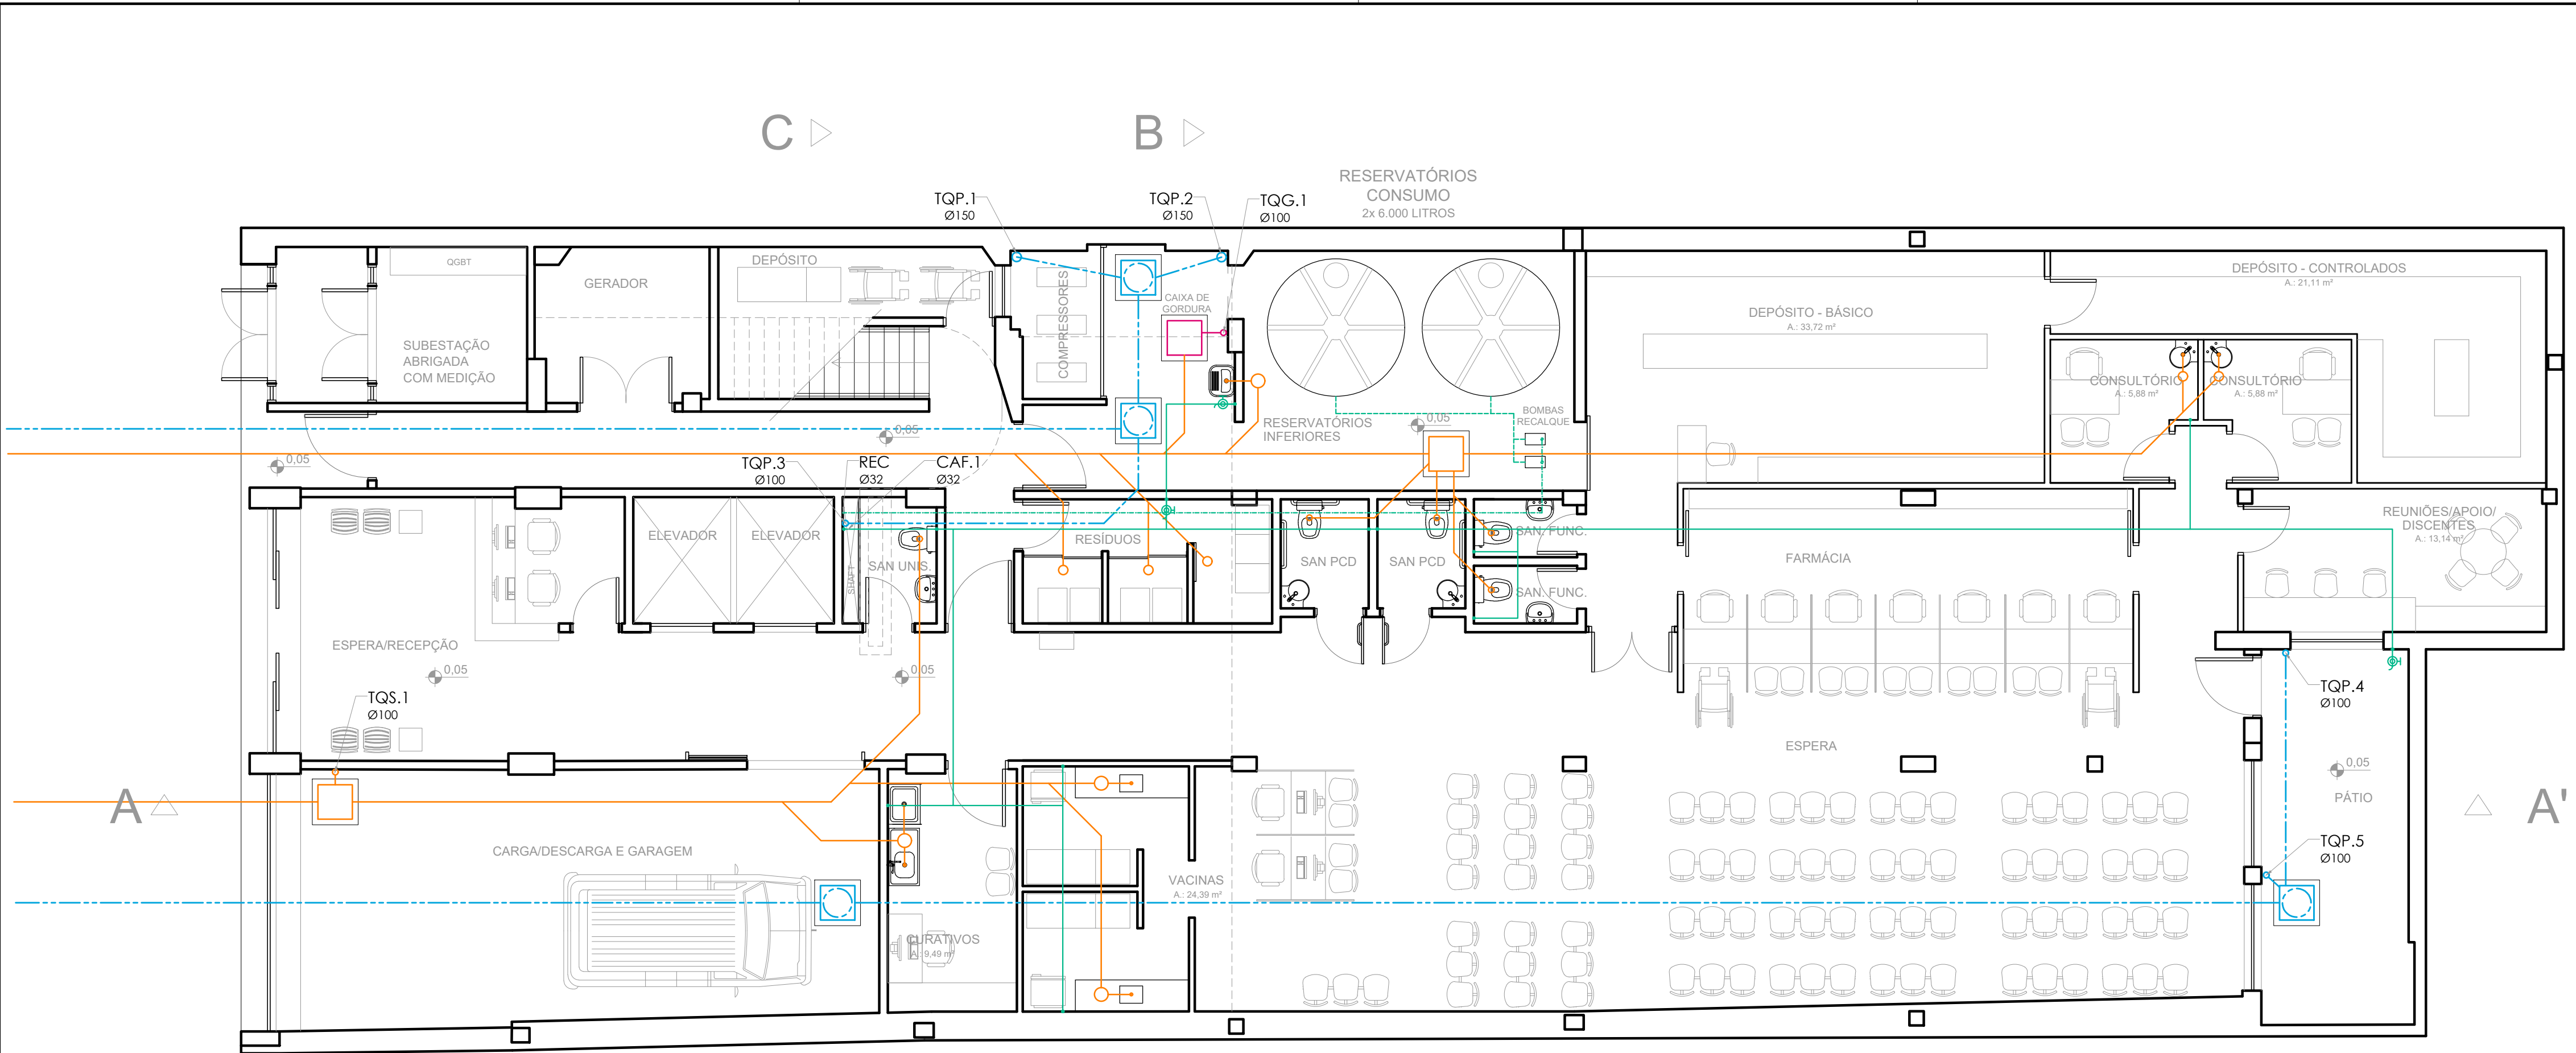

Planta Baixa Térreo

POPULAÇÃO ESTIMADA PAVIMENTO:
137 PESSOAS

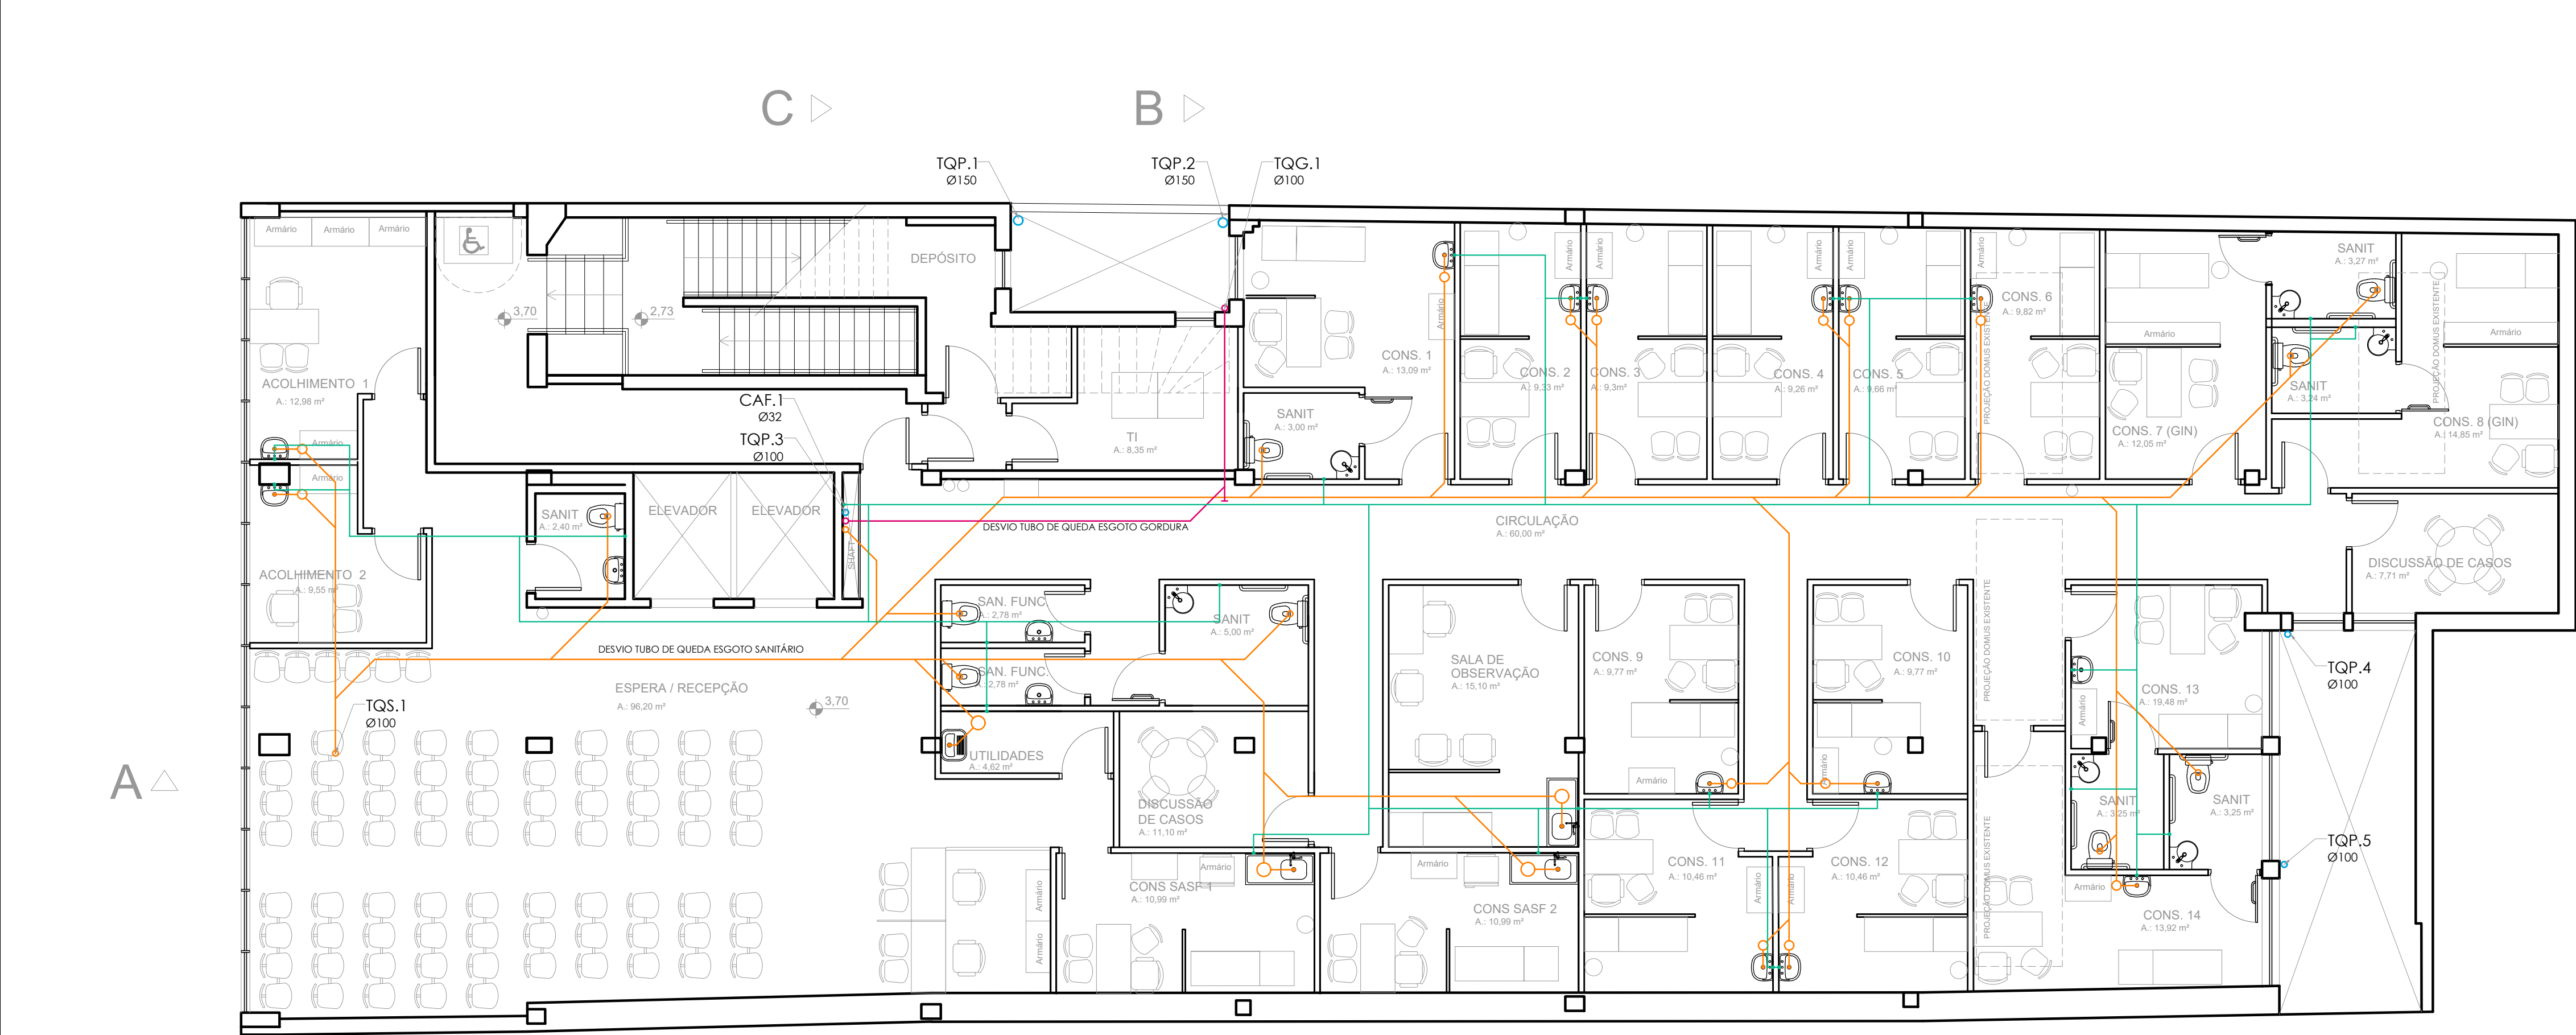

Planta Baixa 2º Pavimento Baixo

POPULAÇÃO ESTIMADA PAVIMENTO:
90 PESSOAS
CAPACIDADE MÁXIMA ESCADA EXISTENTE (PPCI)

LEGENDA INSTALAÇÕES DE ÁGUA:

CAF Ø32	INDICAÇÃO DA COLUNA DIÂMETRO TUBULAÇÃO
CHU	CHUVEIRO
LV	LAVATÓRIO
TR	TORNEIRA
VS	VASO SANITÁRIO COM CAIXA ACOPLADA

--- TUBULAÇÃO ALIMENTAÇÃO DA REDE
--- TUBULAÇÃO ÁGUA POTÁVEL
--- TUBULAÇÃO ÁGUA DE CHUVA

--- PONTO DE TORNEIRA - TR

LEGENDA INSTALAÇÕES DE ESGOTO SANITÁRIO E DRENAGEM PLUVIAL:

TQS	TUBO DE QUEDA SANITÁRIO	CIS - CAIXA DE INSPEÇÃO SANITÁRIA 60 x 60 cm CF (COTA DE FUNDO)
TQP	TUBO DE QUEDA PLUVIAL	CIS - CAIXA DE INSPEÇÃO PLUVIAL 60 x 60 cm CF (COTA DE FUNDO)
TV	TUBO DE VENTILAÇÃO SANITÁRIA	CIS - CAIXA DE INSPEÇÃO PLUVIAL COM GRELHA 60 x 60 cm CF (COTA DE FUNDO)

TQS.1 Ø100 INDICAÇÃO DA COLUNA DIÂMETRO TUBULAÇÃO

--- TUBULAÇÃO DE ESGOTO SANITÁRIO
--- TUBULAÇÃO DE VENTILAÇÃO SANITÁRIA
--- TUBULAÇÃO DE DRENAGEM PLUVIAL
--- TUBULAÇÃO DE DRENAGEM NÃO POTÁVEL (AR-COND. E LIMPEZA)

RS Ø100 - RALO SIFONADA SAÍDA Ø 40 mm PVC
CS Ø150 - CAIXA SIFONADA SAÍDA Ø 50 mm PVC
CS Ø250 - CAIXA SIFONADA SAÍDA Ø 75 mm PVC
CGS Ø250 - CAIXA DE GORDURA SIFONADA SAÍDA Ø 75 mm PVC
INSP INSPETÇÃO DA TUBULAÇÃO

NOTAS:

QUANDO NÃO INDICADO, A TUBULAÇÃO É DE PVC.

PARA OS DIÂMETROS DE 75mm A 150mm SERÃO UTILIZADAS TUBULAÇÕES DE PVC SÉRIE REFORÇADA (SR).

A TUBULAÇÃO DE VENTILAÇÃO SANITÁRIA DEVE TER SAÍDA ACIMA DA LINHA DA ÁGUA E SUBIR ATÉ A COLUNA DE VENTILAÇÃO COM INCLINAÇÃO A 2%, CONFORME NBR 8160:1990.



UNIVERSIDADE FEDERAL DE CIÊNCIAS DA SAÚDE DE PORTO ALEGRE
CLÍNICA DA FAMÍLIA
RUA DA CONCEIÇÃO 434 - CENTRO - PORTO ALEGRE

PROJETO DE INSTALAÇÕES HIDROSSANITÁRIAS - ESTUDO PRELIMINAR
PLANTAS BAIXAS PAVIMENTO TÉRREO E 2º PAVIMENTO

proprietário: _____
projetado: _____
revisado: _____
UFSCPA

escala: 1/50
data: 12.06.2023
desenho: LETICIA
código: uma 2022-125
projeto: _____
HS.01

ARQ. LETICIA TEIXEIRA RODRIGUES - CAU A 26.121-1