



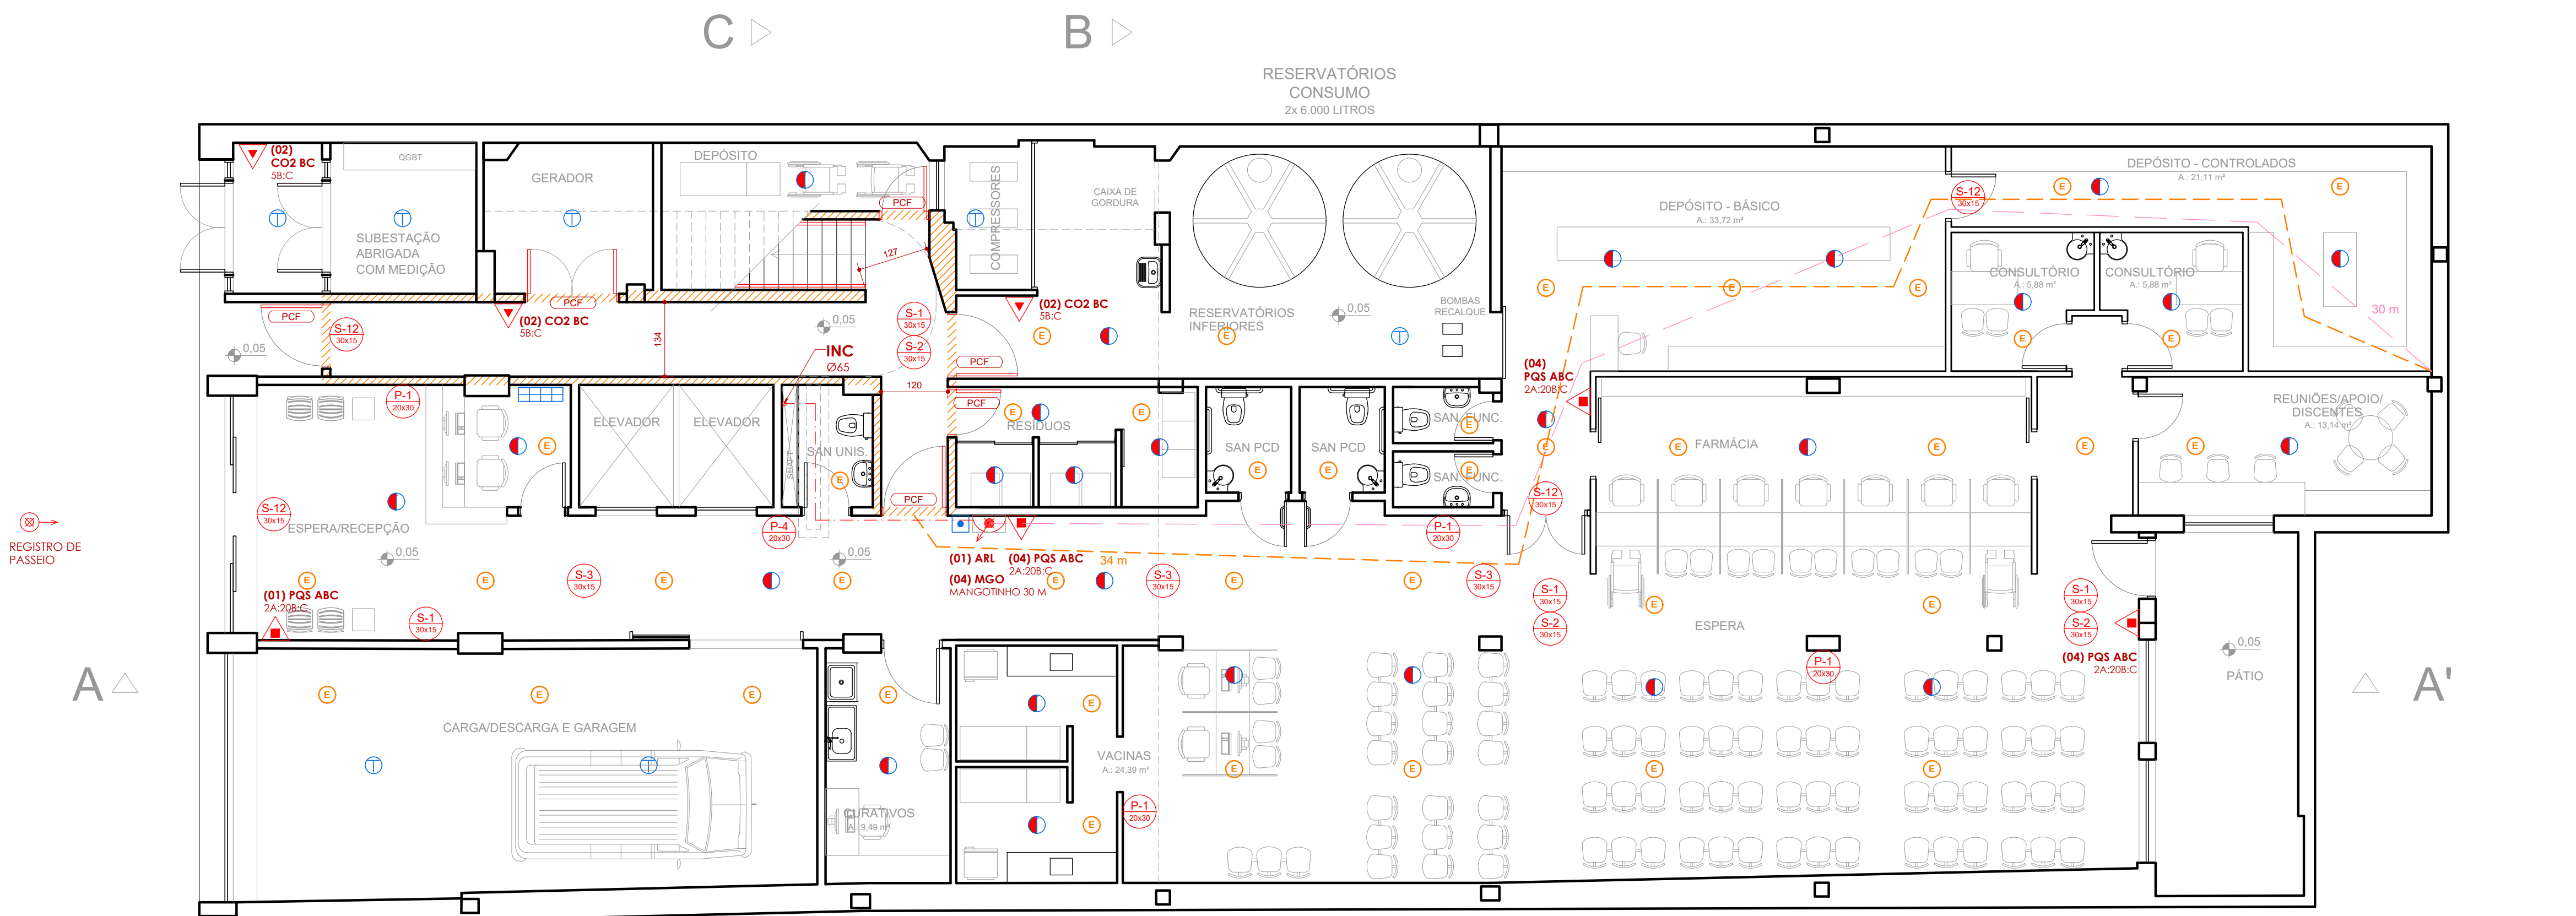

Planta Baixa Térreo

POPULAÇÃO ESTIMADA PAVIMENTO:
137 PESSOAS

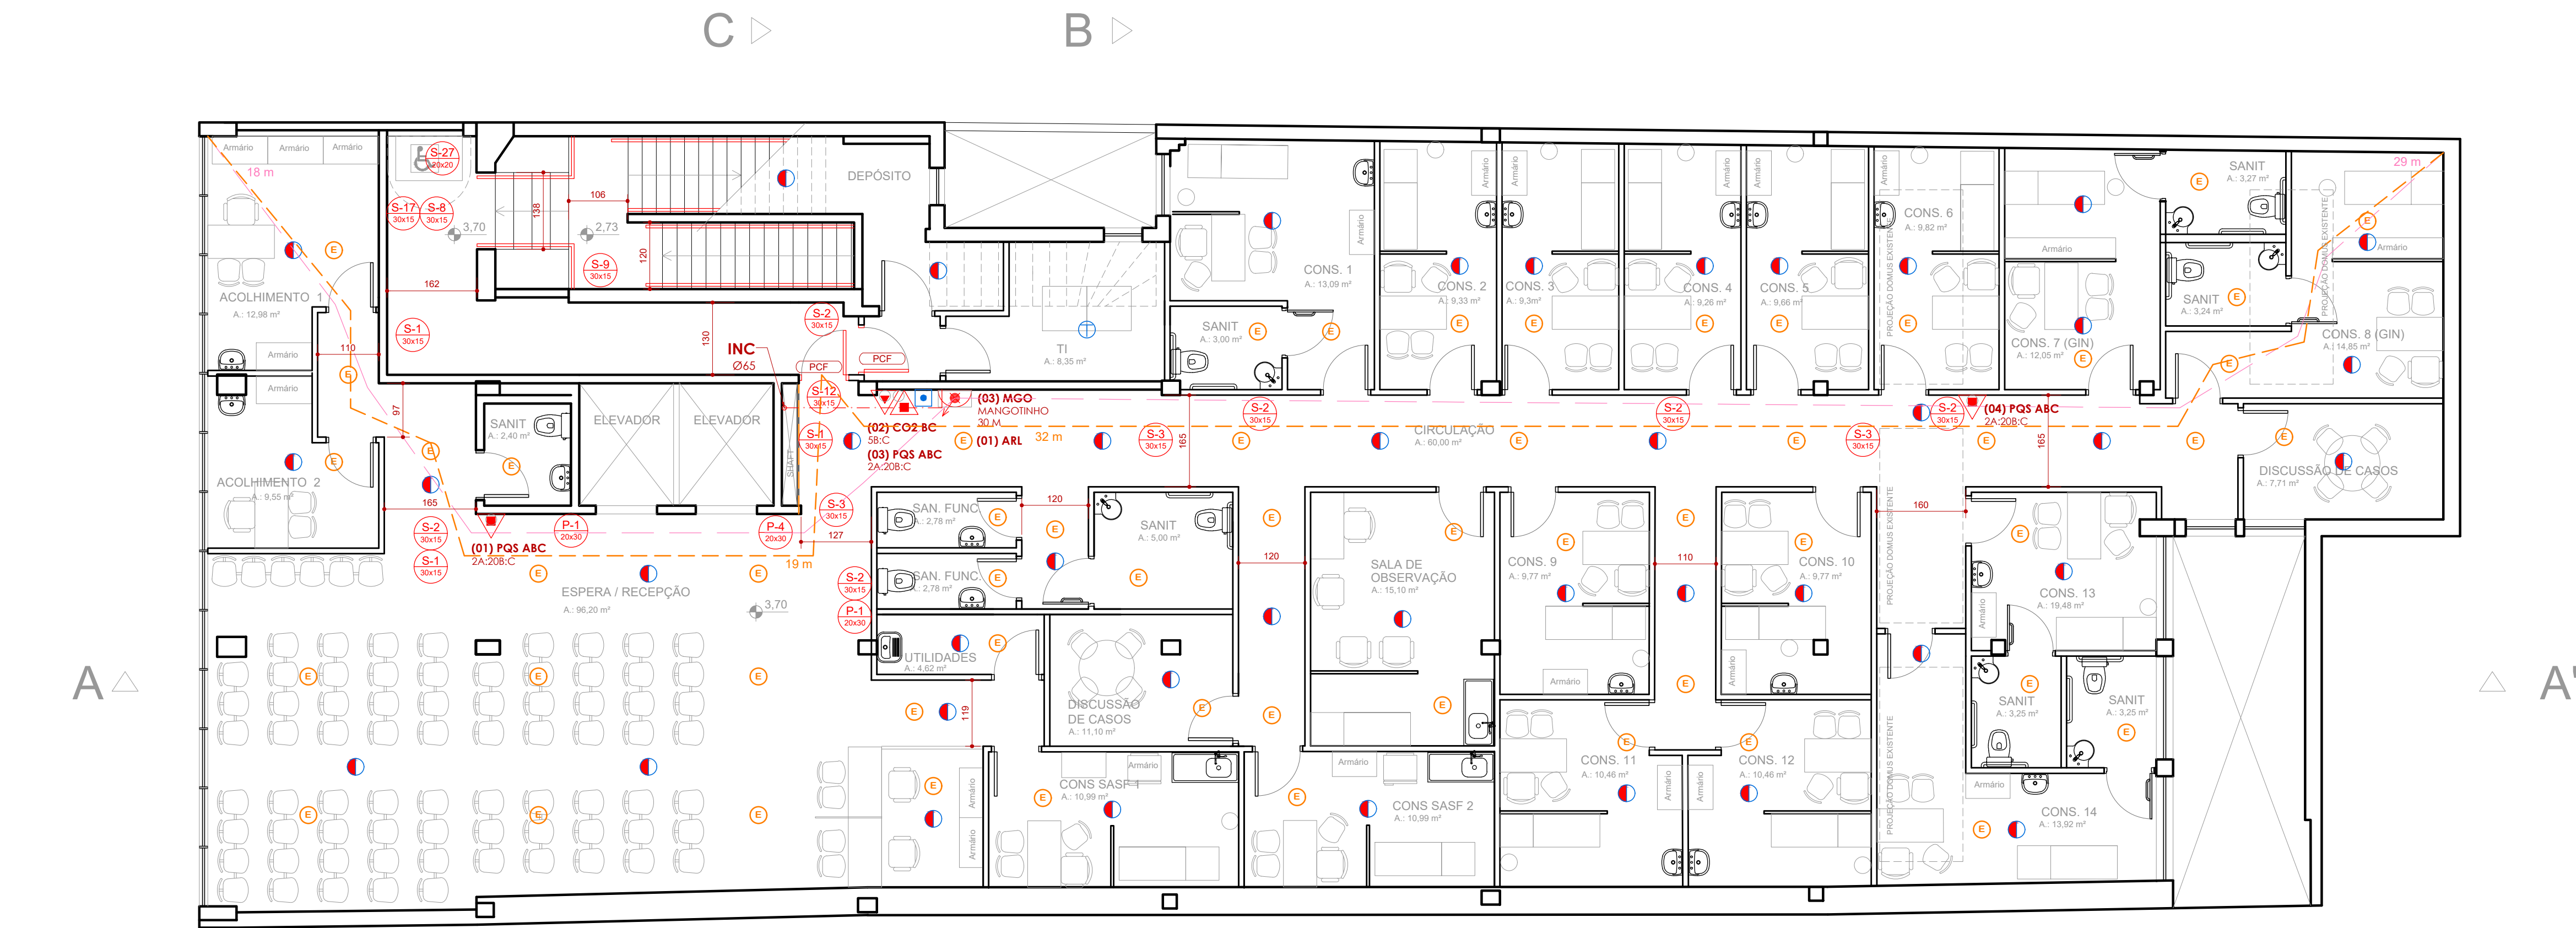

Planta Baixa 2º Pavimento Baixo

POPULAÇÃO ESTIMADA PAVIMENTO:
90 PESSOAS
CAPACIDADE MÁXIMA ESCADA EXISTENTE (PPCI)

LEGENDA INSTALAÇÕES DE PREVENÇÃO E COMBATE CONTRA INCÊNDIO:

EXTINTOR PQS ABC
PÓ QUÍMICO SECO, 2A/20B:C

EXTINTOR CO2 BC
DIÓXIDO DE CARBONO, 5B:C

PCF PORTA CORTA-FOGO

PAREDE CORTA-FOGO TRRF 2 HORAS

DISTÂNCIA A PERCORRER

SISTEMA HIDRÁULICO DE COMBATE

ABRIGO 60x90x30cm,
PARA MANGOTINHO 30 m

TUBULAÇÃO REDE DE HIDRANTES
AÇO GALVANIZADO Ø 2.1/2" (65 mm)

ALCANCE MANGUEIRAS MÁXIMO
30m

REGISTRO DE RECALQUE SIMPLES
NO PASSEIO

ILUMINAÇÃO E SINALIZAÇÃO DE SAÍDA

S-3 30x15 PUNTO DE LUZ EMERGÊNCIA DE
PAREDE, BLOCO AUTÔNOMO,
H: 2.20 m

PUNTO DE LUZ EMERGÊNCIA DE
PAREDE, BLOCO AUTÔNOMO,
H: 2.20 m

PUNTO DE LUZ EMERGÊNCIA DE
TETO, BLOCO AUTÔNOMO

SISTEMA DE ALARME E DETECÇÃO DE INCÊNDIO

ACIONADOR MANUAL DE
ALARME H: 1,20 m

PAINEL CENTRAL DE ALARME
H: 1,50 m

DETECTOR DE FUMAÇA

DETECTOR TÉRMICO

RT-12/2021 - RESOLUÇÃO TÉCNICA SINALIZAÇÃO DE EMERGÊNCIA

SÍMBOLOS	CÓDIGOS	DESCRIÇÃO
	P-1	SINALIZAÇÃO DE "PROIBIDO FUMAR", INDICADO PARA TODO O LOCAL ONDE FUMAR POSSA AUMENTAR O RISCO DE INCÊNDIO
	P-4	SINALIZAÇÃO DE "PROIBIDO UTILIZAR O ELEVADOR EM CASO DE INCÊNDIO", FIXADA ACIMA DE CADA PAINEL DE BOTÕES DE CHAMADA DO ELEVADOR
	S-1	SÍMBOLO ORIENTAÇÃO DE SAÍDA À DIREITA 30 x 15 cm
	S-2	SÍMBOLO ORIENTAÇÃO DE SAÍDA À ESQUERDA 30 x 15 cm
	S-3	SÍMBOLO ORIENTAÇÃO DE SAÍDA À FRENTE, FIXADA ACIMA DO VÃO DE ABERTURAS SEM PORTA, 30 x 15 cm
	S-8	SÍMBOLO ORIENTAÇÃO DE SAÍDA DA ESCADA DE EMERGÊNCIA DESCE À DIREITA 30 x 15 cm
	S-9	SÍMBOLO ORIENTAÇÃO DE SAÍDA DA ESCADA DE EMERGÊNCIA DESCE À ESQUERDA 30 x 15 cm
	S-12	SÍMBOLO ORIENTAÇÃO DE SAÍDA, FIXADA ACIMA DE VÃO DE ABERTURA COM PORTA OU SAÍDA FINAL DA EDIFICAÇÃO, 30 x 15 cm
	S-17	SÍMBOLO DE INDICAÇÃO DE PAVIMENTO EM ESCADAS 20 x 20 cm
	S-27	INDICAÇÃO DE ÁREA DE RESGATE, INTERIOR DA ESCADA, 20 x 20 cm, FIXADA NA PAREDE A 180 cm

UNIVERSIDADE FEDERAL DE CIÊNCIAS DA SAÚDE DE PORTO ALEGRE
CLÍNICA DA FAMÍLIA
RUA DA CONCEIÇÃO 434 - CENTRO - PORTO ALEGRE

UNIVERSIDADE FEDERAL DE CIÊNCIAS DA SAÚDE DE PORTO ALEGRE
CLÍNICA DA FAMÍLIA
RUA DA CONCEIÇÃO 434 - CENTRO - PORTO ALEGRE

PROVENÇÃO E COMBATE CONTRA INCÊNDIO - ESTUDO PRELIMINAR
PLANTAS BAIXAS PAVIMENTO TÉRREO E 2º PAVIMENTO

UFCSIPA

ARQ. LETICIA TEIXEIRA RODRIGUES - CAU A 26.121-1

vm
arquiteta

escala 1/50
data 12.06.2023
desenho LETICIA
código uma 2022-125
projeto:

AI-01