



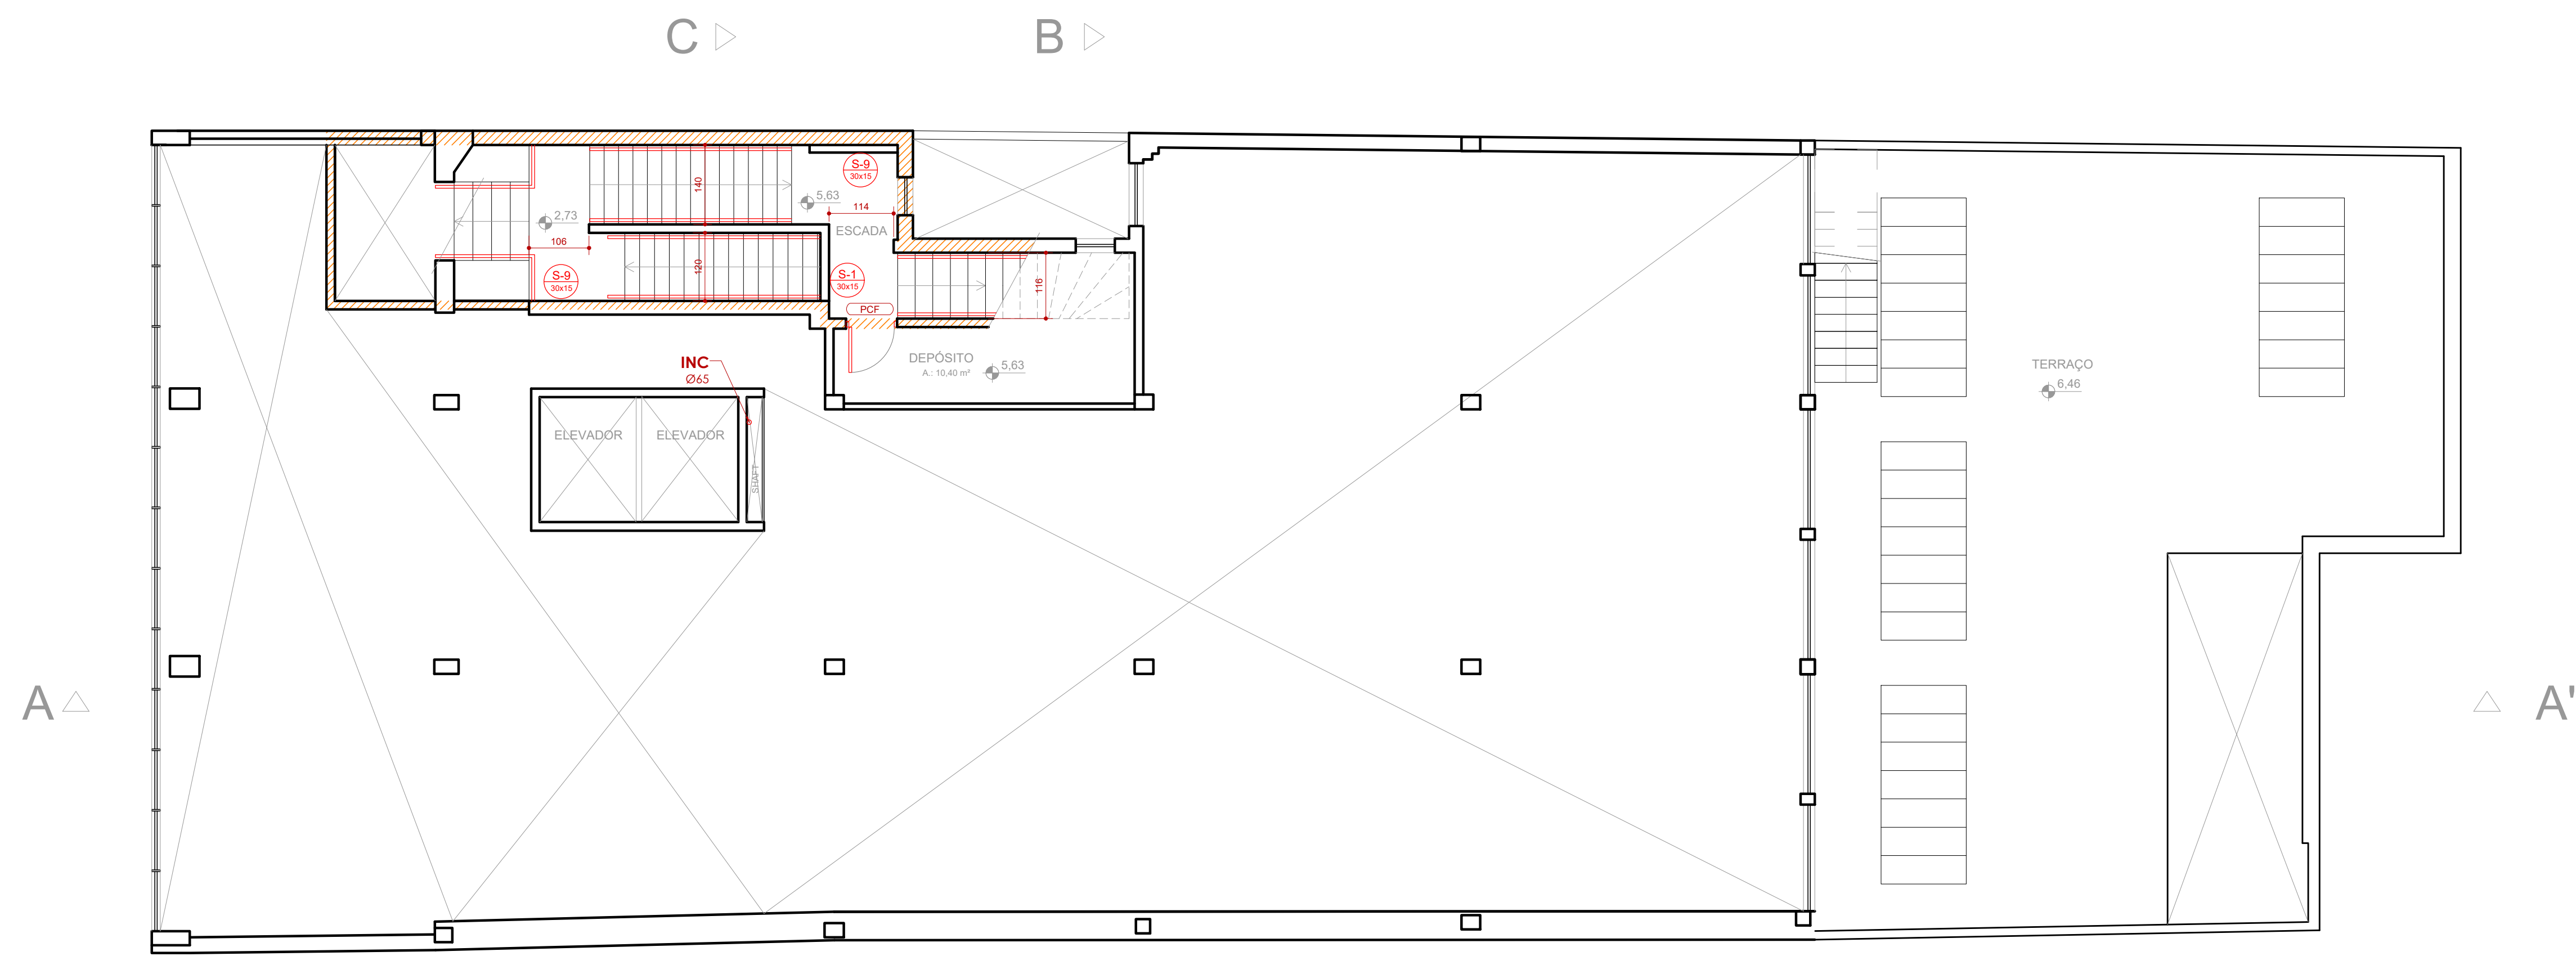

Planta Baixa 2º Pavimento Alto

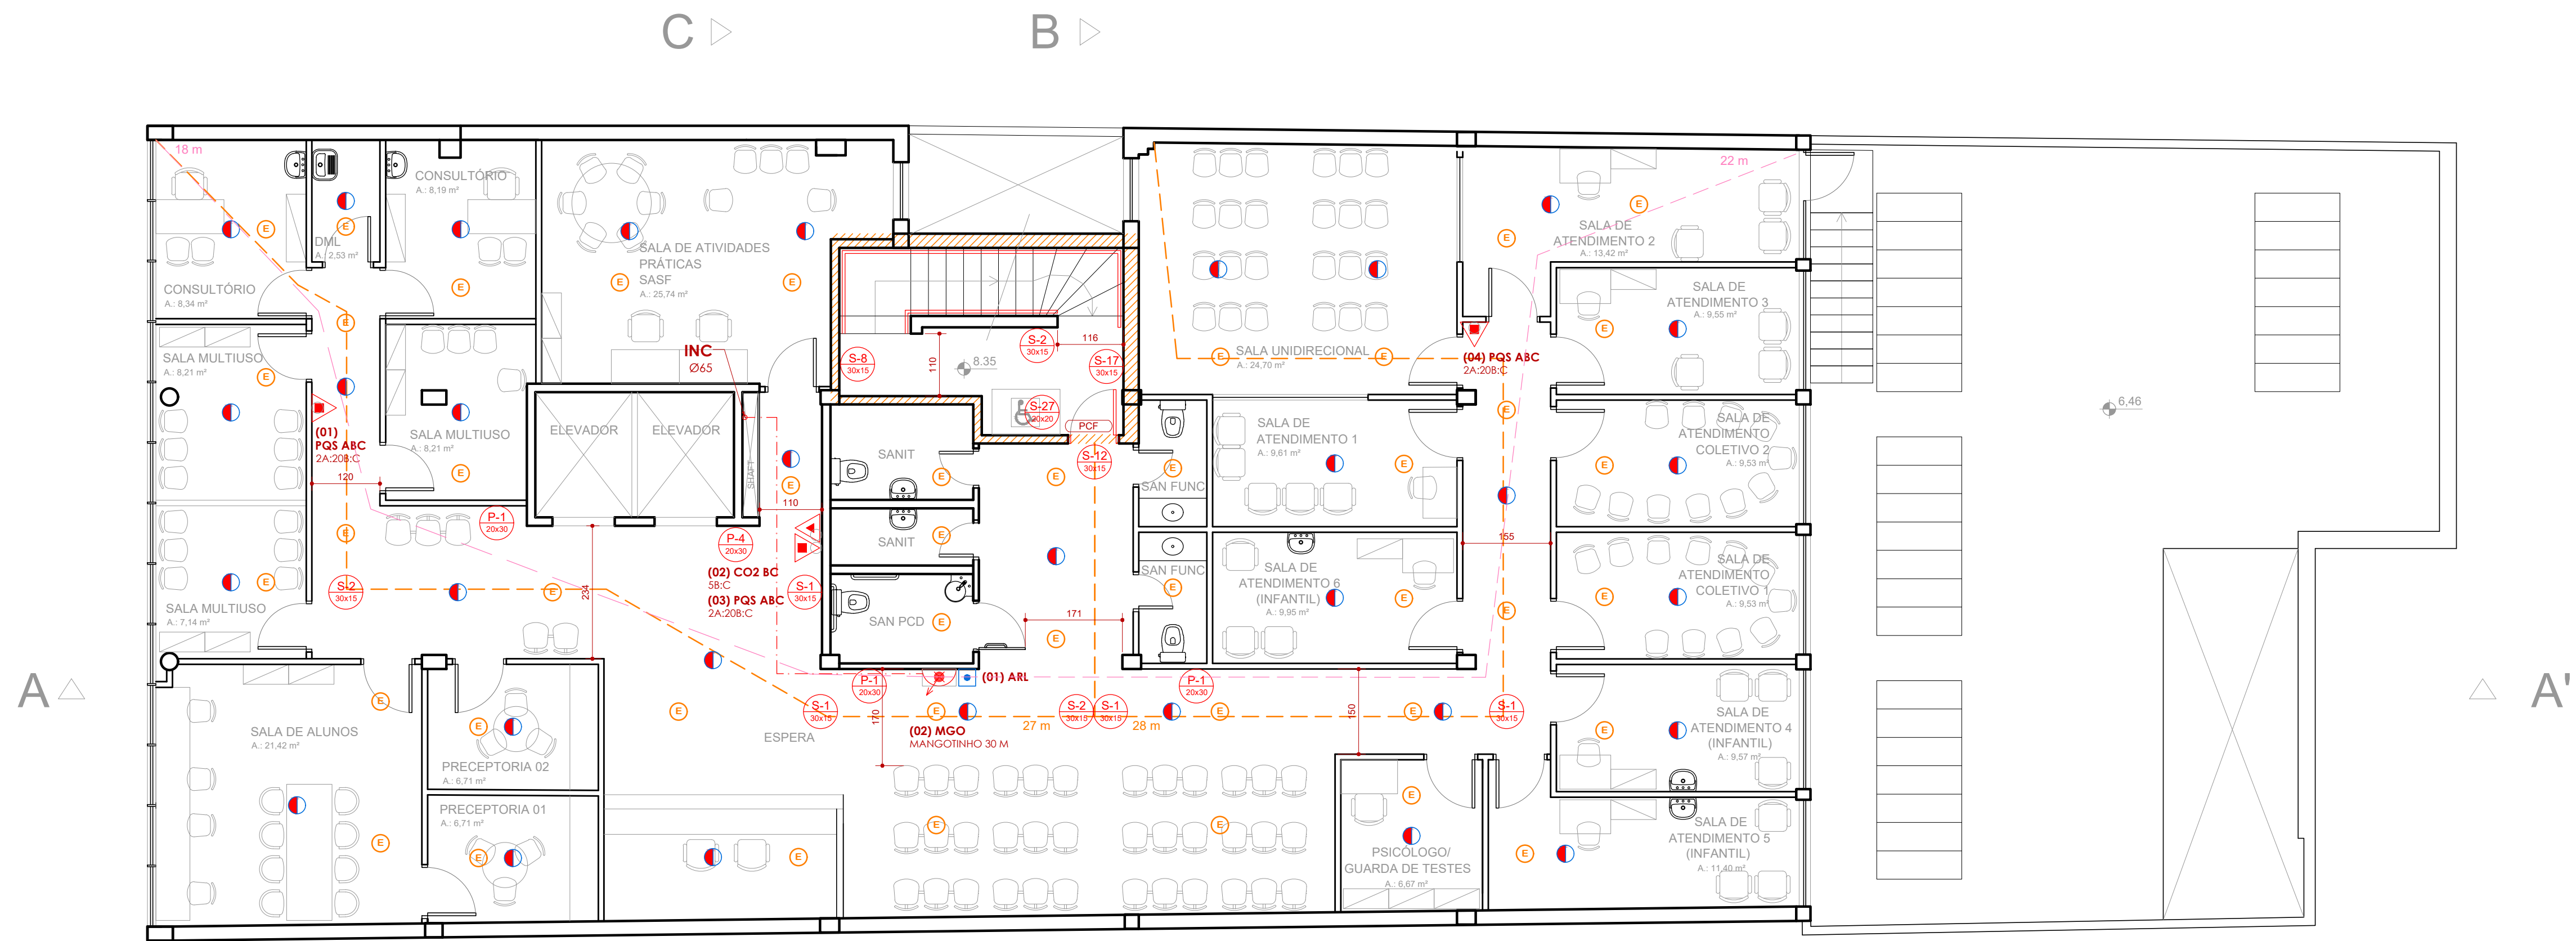

Planta Baixa 3º Pavimento

POPULAÇÃO ESTIMADA PAVIMENTO:
90 PESSOAS
CAPACIDADE MÁXIMA ESCADA EXISTENTE (PPCI)

LEGENDA INSTALAÇÕES DE PREVENÇÃO E COMBATE CONTRA INCÊNDIO:

 EXTINTOR PQS ABC
PÓ QUÍMICO SECO, 2A:20B:C

 EXTINTOR CO2 BC
DIÓXIDO DE CARBONO, 5B:C

 PCF PORTA CORTA-FOGO

 PAREDE CORTA-FOGO TRRF 2 HORAS

 DISTÂNCIA A PERCORRER

SISTEMA HIDRÁULICO DE COMBATE

 
 ABRIGO 60x90x30cm,
PARA MANGOTINHO 30 m

 TUBULAÇÃO REDE DE HIDRANTES
AÇO GALVANIZADO Ø 2.1/2" (65 mm)

 ALCANCE MANGUEIRAS MÁXIMO
30m

 REGISTRO DE RECALQUE SIMPLES
NO PASSEIO

ILUMINAÇÃO E SINALIZAÇÃO DE SAÍDA

 P-3 30x15 PUNTO DE LUZ EMERGÊNCIA DE
PAREDE, BLOCO AUTÔNOMO,
H: 2.20 m

 P-4 30x15 PUNTO DE LUZ EMERGÊNCIA DE
PAREDE, BLOCO AUTÔNOMO,
H: 2.20 m

 E 30x15 PUNTO DE LUZ EMERGÊNCIA DE
TETO, BLOCO AUTÔNOMO

SISTEMA DE ALARME E DETECÇÃO DE INCÊNDIO

 ACIONADOR MANUAL DE
ALARME H: 1.20 m

 PAINEL CENTRAL DE ALARME
H: 1.50 m

 DETECTOR DE FUMAÇA

 DETECTOR TÉRMICO

RT-12/2021 - RESOLUÇÃO TÉCNICA SINALIZAÇÃO DE EMERGÊNCIA

SÍMBOLOS	CÓDIGOS	DESCRIÇÃO
	P-1	SINALIZAÇÃO DE "PROIBIDO FUMAR", INDICADO PARA TODO O LOCAL, ONDE FUMAR POSSA AUMENTAR O RISCO DE INCÊNDIO
	P-4	SINALIZAÇÃO DE "PROIBIDO UTILIZAR O ELEVADOR EM CASO DE INCÊNDIO", FIXADA ACIMA DE CADA PAINEL DE BOTÕES DE CHAMADA DO ELEVADOR
	S-1	SÍMBOLO ORIENTAÇÃO DE SAÍDA À DIREITA 30 x 15 cm
	S-2	SÍMBOLO ORIENTAÇÃO DE SAÍDA À ESQUERDA 30 x 15cm
	S-3	SÍMBOLO ORIENTAÇÃO DE SAÍDA À FRENTE, FIXADA ACIMA DO VÃO DE ABERTURAS SEM PORTA, 30 x 15cm
	S-8	SÍMBOLO ORIENTAÇÃO DE SAÍDA DA ESCADA DE EMERGÊNCIA DESCE À DIREITA, 30 x 15 cm
	S-9	SÍMBOLO ORIENTAÇÃO DE SAÍDA DA ESCADA DE EMERGÊNCIA DESCE À ESQUERDA, 30 x 15 cm
	S-12	SÍMBOLO ORIENTAÇÃO DE SAÍDA, FIXADA ACIMA DE VÃO DE ABERTURA COM PORTA OU SAÍDA FINAL DA EDIFICAÇÃO, 30 x 15 cm
	S-17	SÍMBOLO DE INDICAÇÃO DE PAVIMENTO EM ESCADAS 20 x 20 cm
	S-27	INDICAÇÃO DE ÁREA DE RESGATE INTERIOR DA ESCADA, 20 x 20 cm, FIXADA NA PAREDE A 180 cm



UNIVERSIDADE FEDERAL DE CIÊNCIAS DA SAÚDE DE PORTO ALEGRE

CLÍNICA DA FAMÍLIA

RUA DA CONCEIÇÃO 434 - CENTRO - PORTO ALEGRE

contido

PREVENÇÃO E COMBATE CONTRA INCÊNDIO - ESTUDO PRELIMINAR
PLANTAS BAIXAS 2º PAVIMENTO ALTO E 3º PAVIMENTO



proprietário

UFCSIPA

projetado por

ARG, LETICIA TEIXEIRA RODRIGUES - CAU A 26.121-1

escala

1/50

data

12.06.2023

desenho

LETICIA

código uma

2022-125

projeto

AI-02