



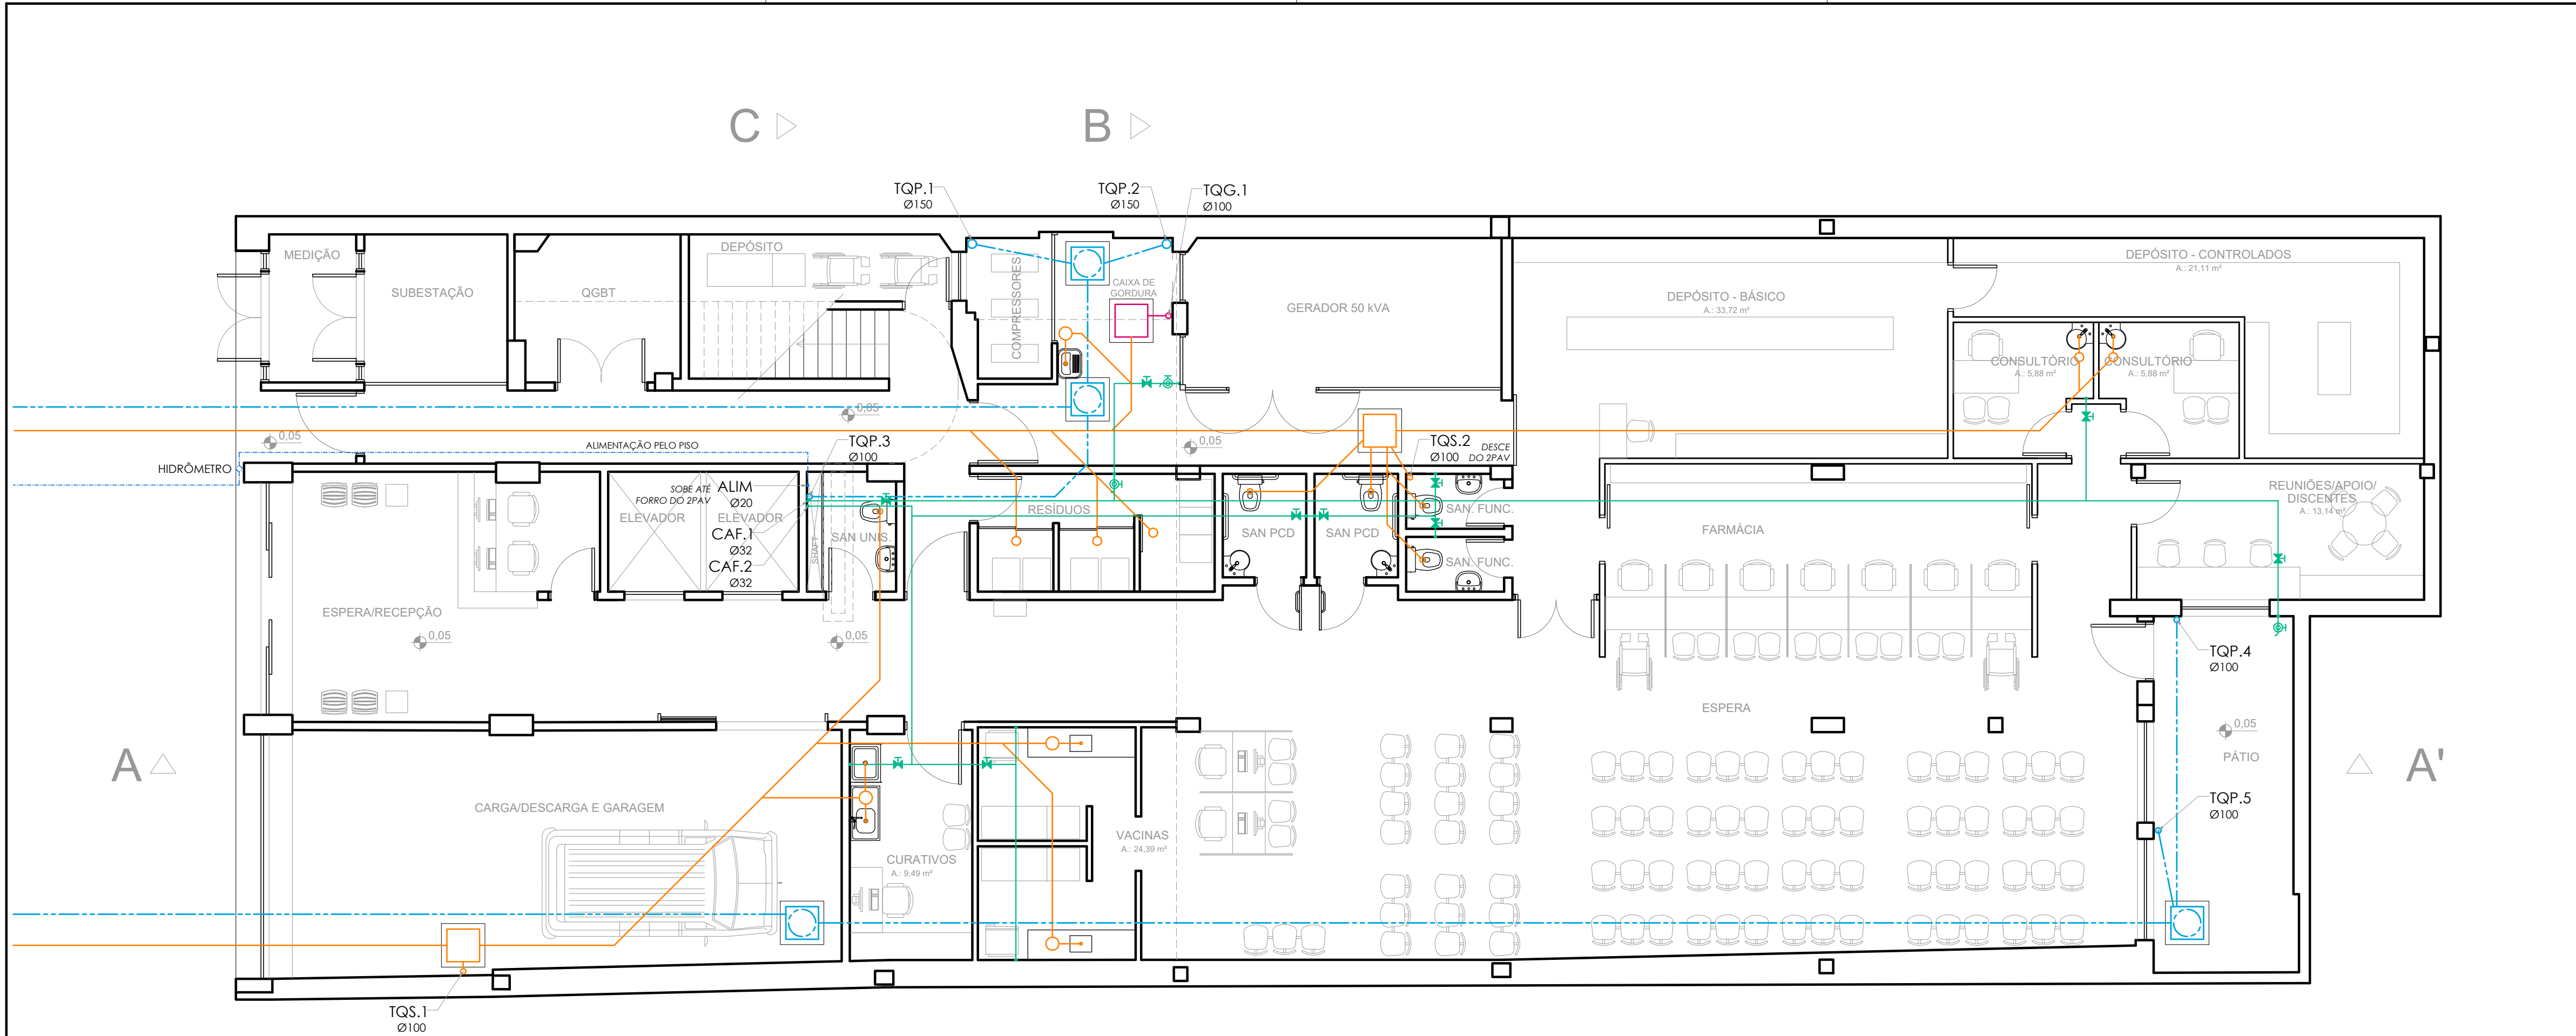

Planta Baixa Térreo

POPULAÇÃO ESTIMADA PAVIMENTO:
137 PESSOAS

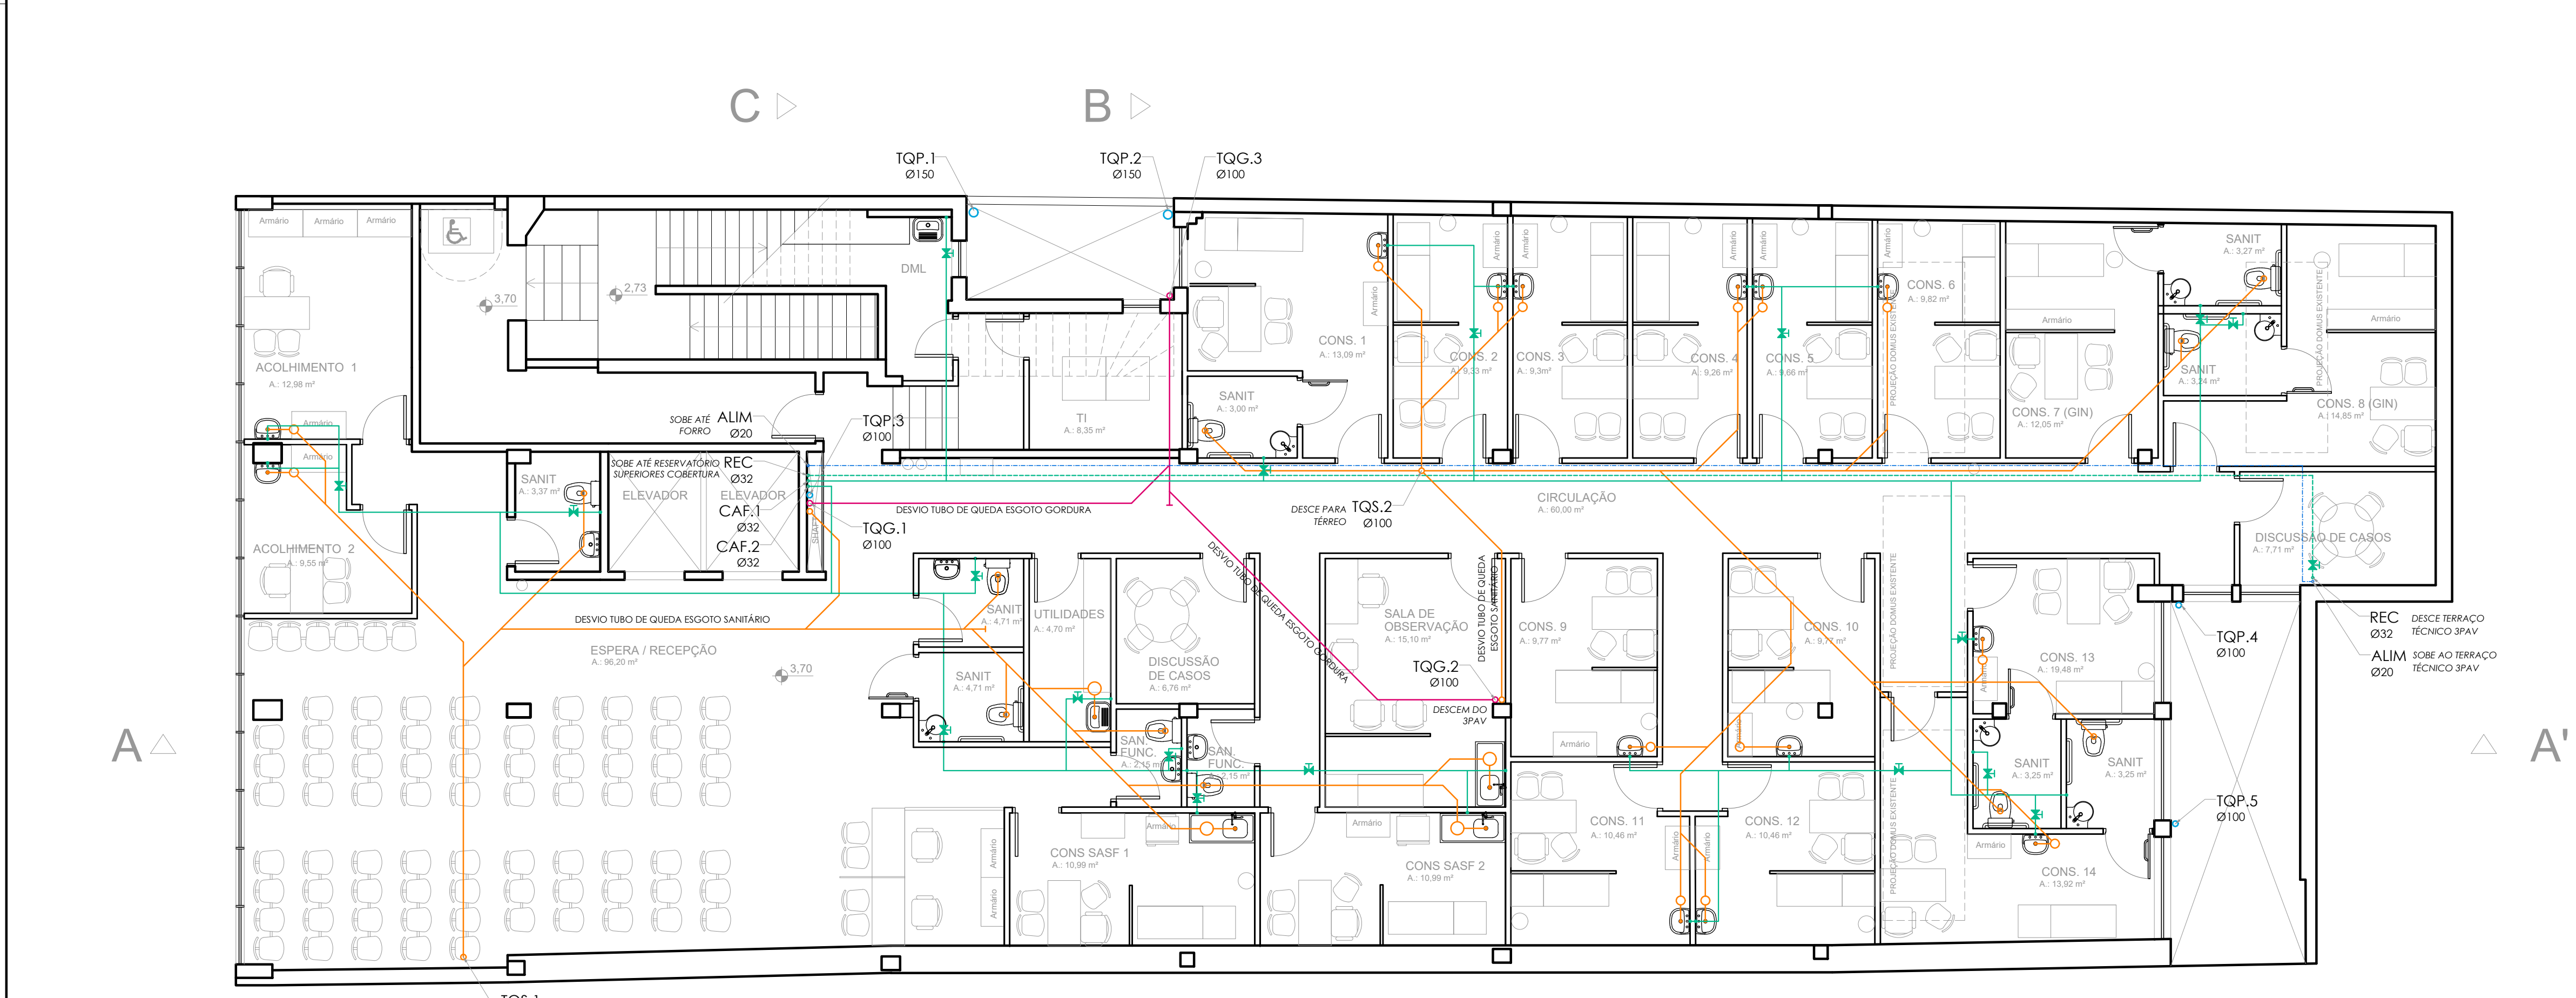

Planta Baixa 2º Pavimento Baixo

POPULAÇÃO ESTIMADA PAVIMENTO:
90 PESSOAS
CAPACIDADE MÁXIMA ESCADA EXISTENTE (PPCI)

LEGENDA INSTALAÇÕES DE ÁGUA:

CAF Ø25

INDICAÇÃO DA COLUNA

DIAMETRO TUBULAÇÃO

LV

LAVATÓRIO

TR

TORNEIRA

VS

VASO SANITÁRIO COM CAIXA ACOPLADA

TUBULAÇÃO ALIMENTAÇÃO DA REDE

TUBULAÇÃO ÁGUA POTÁVEL

PONTO DE TORNEIRA - TR

REGISTRO DE BLOQUEIO DO SUB-RAMAL DERIVADO DA REDE PRINCIPAL

LEGENDA INSTALAÇÕES DE ESGOTO SANITÁRIO E DRENAGEM PLUVIAL:

TQS

TUBO DE QUEDA SANITÁRIO

TQP

TUBO DE QUEDA PLUVIAL

TV

TUBO DE VENTILAÇÃO SANITÁRIA

TQS.1 Ø100

INDICAÇÃO DA COLUNA

DIAMETRO TUBULAÇÃO

TUBULAÇÃO DE ESGOTO SANITÁRIO

TUBULAÇÃO DE VENTILAÇÃO SANITÁRIA

TUBULAÇÃO DE DRENAGEM PLUVIAL

TUBULAÇÃO DE DRENAGEM NÃO POTÁVEL (AR-COND. E LIMPEZA)

RS Ø100 - RALO SIFONADA SAÍDA Ø 40 mm PVC

CS Ø150 - CAIXA SIFONADA SAÍDA Ø 50 mm PVC

CS Ø250 - CAIXA SIFONADA SAÍDA Ø 75 mm PVC

CGS Ø250 - CAIXA DE GORDURA SIFONADA SAÍDA Ø 75 mm PVC

INSP

INSPEÇÃO DA TUBULAÇÃO

CIS - CAIXA DE INSPEÇÃO SANITÁRIA 60 x 60 cm CF (COTA DE FUNDO)

CIS - CAIXA DE INSPEÇÃO PLUVIAL 60 x 60 cm CF (COTA DE FUNDO)

CIS - CAIXA DE INSPEÇÃO PLUVIAL COM GRELHA 60 x 60 cm CF (COTA DE FUNDO)

NOTAS:

QUANDO NÃO INDICADO, A TUBULAÇÃO É DE PVC.

PARA OS DIÂMETROS DE 75mm A 150mm SERÃO UTILIZADAS TUBULAÇÕES DE PVC SÉRIE REFORÇADA (SR).

AS TUBULAÇÕES DE ÁGUA ESTÃO REPRESENTADAS NO FORRO DO PAVIMENTO, E AS TUBULAÇÕES DE ESGOTO SANITÁRIO E DE ESGOTO PLUVIAL ESTÃO REPRESENTADAS SOB A LAJE, NO ENTREFORRO DO PAVIMENTO INFERIOR.

A TUBULAÇÃO DE VENTILAÇÃO SANITÁRIA DEVE TER SAÍDA ACIMA DA LINHA DA ÁGUA E SUBIR ATÉ A COLUNA DE VENTILAÇÃO COM INCLINAÇÃO A 2%, CONFORME NBR 8160:1990.

02	REVISÃO DE PROJETO: ALTERAÇÃO COLUNAS, TUBOS DE QUEDA E RESERVATÓRIOS INFERIORES	LETICIA	30.06.2023
01	APRESENTAÇÃO PROJETO	LETICIA	12.06.2023
REVISÃO	OBSERVAÇÕES	DESENHO	DATA

UFCSIPA

Universidade Federal de Ciências da Saúde de Porto Alegre

UNIVERSIDADE FEDERAL DE CIÊNCIAS DA SAÚDE DE PORTO ALEGRE

CLÍNICA DA FAMÍLIA

RUA DA CONCEIÇÃO 434 - CENTRO - PORTO ALEGRE

PROJETO DE INSTALAÇÕES HIDROSSANITÁRIAS - ESTUDO PRELIMINAR

PLANTAS BAIXAS PAVIMENTO TÉRREO E 2º PAVIMENTO

proprietário

UFCSIPA

escala

1/50

data

12.06.2023

desenho

LETICIA

coordenador

ARQ. LETICIA TEIXEIRA RODRIGUES - CAU A 26.121-1

projeto

HS.01