


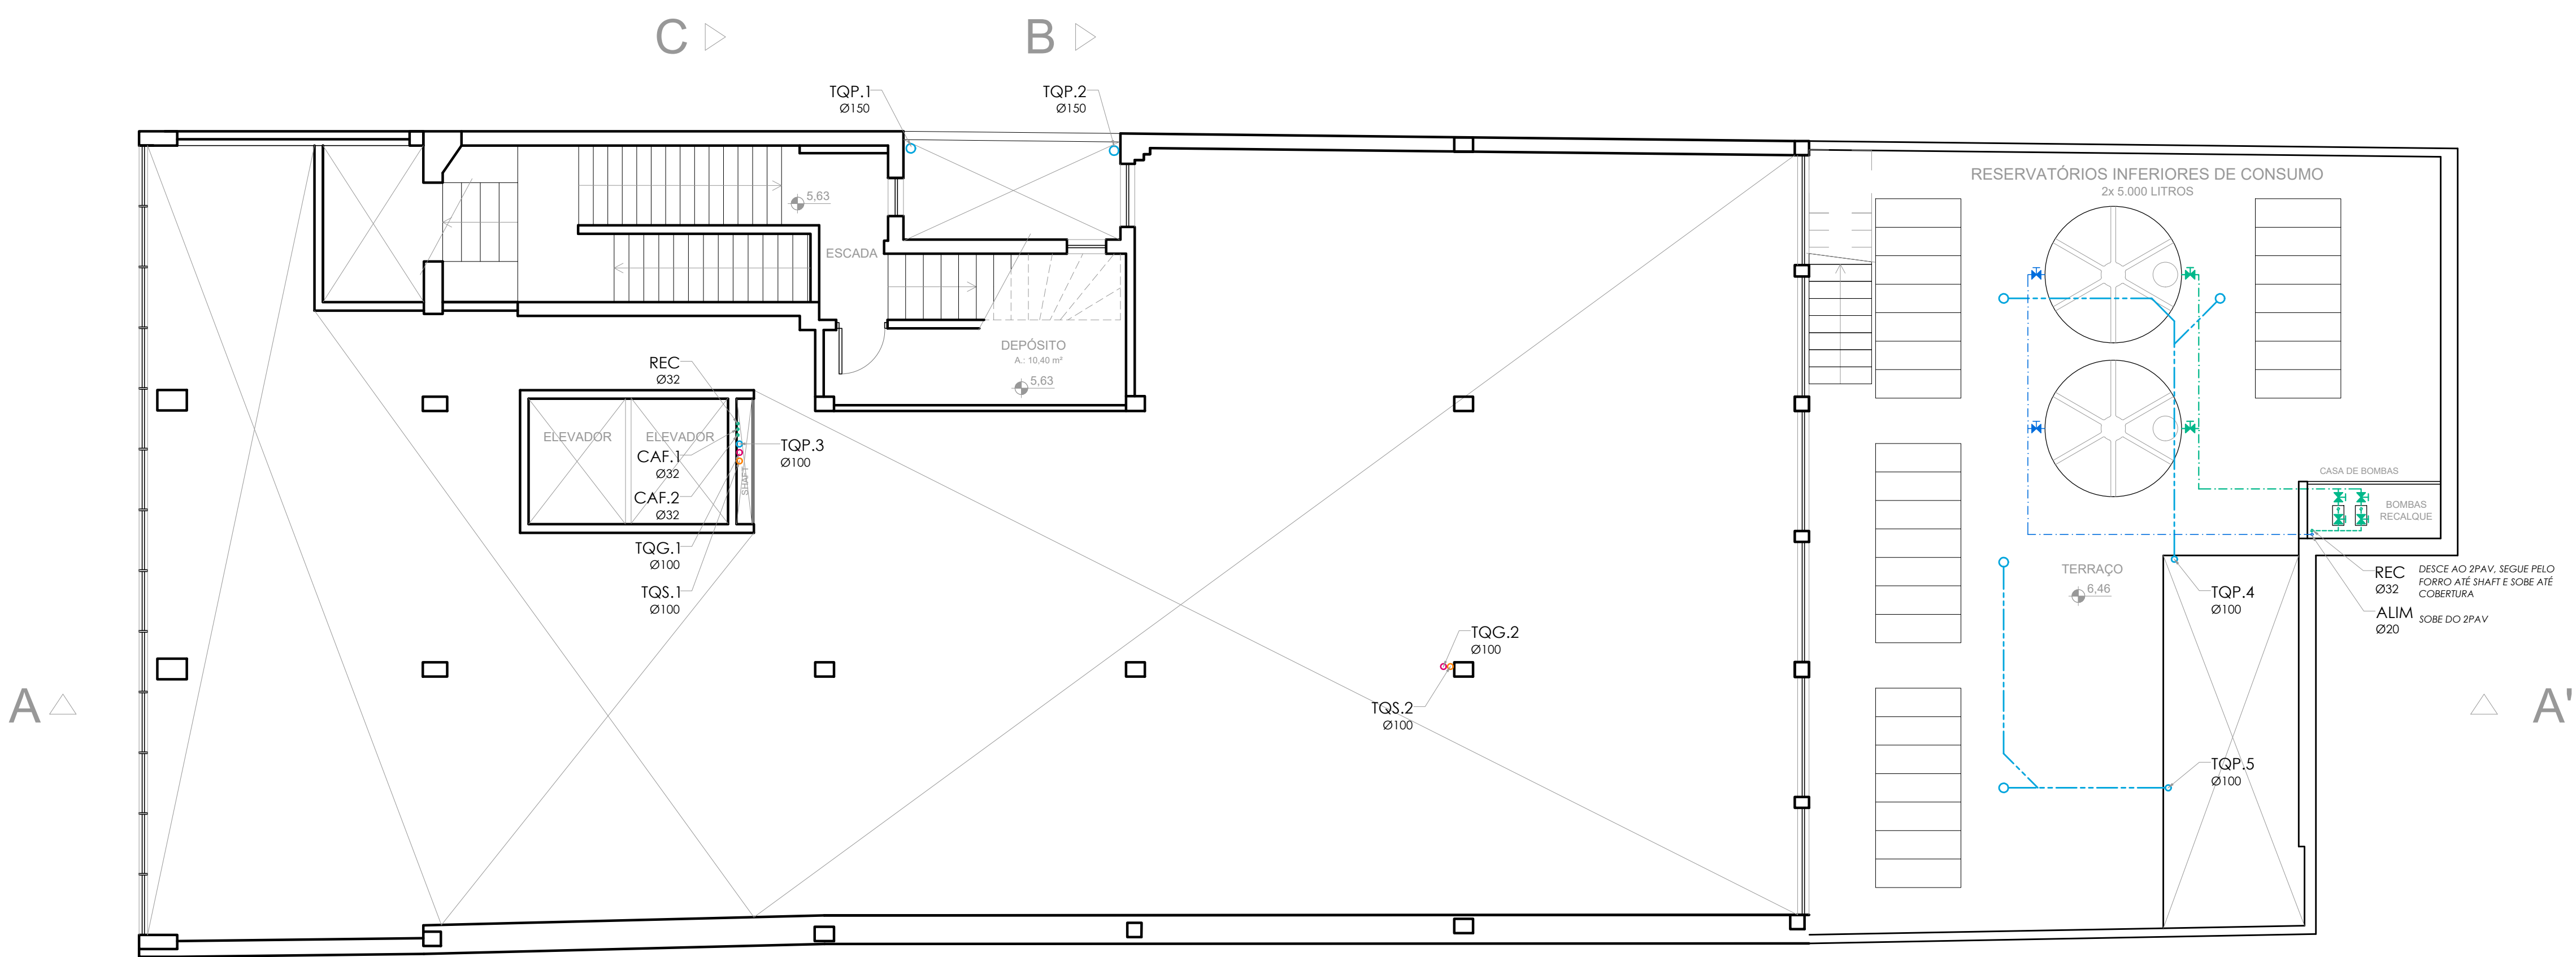

Planta Baixa 2º Pavimento Alto

LEGENDA INSTALAÇÕES DE ÁGUA:

CAF Ø25 INDICAÇÃO DA COLUNA
DIÂMETRO TUBULAÇÃO

LV LAVATÓRIO
TR TORNEIRA
VS VASO SANITÁRIO COM CAIXA ACOPLADA

TUBULAÇÃO ALIMENTAÇÃO DA REDE
TUBULAÇÃO ÁGUA POTÁVEL

PONTO DE TORNEIRA - TR
REGISTRO DE BLOQUEIO DO SUB-RAMAL
DERIVADO DA REDE PRINCIPAL

LEGENDA INSTALAÇÕES DE ESGOTO SANITÁRIO E DRENAGEM PLUVIAL:

TQS TUBO DE QUEDA SANITÁRIO
TQP TUBO DE QUEDA PLUVIAL
TV TUBO DE VENTILAÇÃO SANITÁRIA

TQS.1 INDICAÇÃO DA COLUNA
DIÂMETRO TUBULAÇÃO

TUBULAÇÃO DE ESGOTO SANITÁRIO
TUBULAÇÃO DE VENTILAÇÃO SANITÁRIA
TUBULAÇÃO DE DRENAGEM PLUVIAL
TUBULAÇÃO DE DRENAGEM NÃO POTÁVEL
(AR-COND. LIMPEZA)

RS Ø100 - RALO SIFONADA
SAÍDA Ø 40 mm PVC
CS Ø150 - CAIXA SIFONADA
SAÍDA Ø 50 mm PVC
CS Ø250 - CAIXA SIFONADA
SAÍDA Ø 75 mm PVC
CGS Ø250 - CAIXA DE GORDURA SIFONADA
SAÍDA Ø 75 mm PVC
INSP INSPEÇÃO DA TUBULAÇÃO

CIS - CAIXA DE INSPEÇÃO SANITÁRIA 60 x 60 cm
CF (COTA DE FUNDO)

CIS - CAIXA DE INSPEÇÃO PLUVIAL 60 x 60 cm
CF (COTA DE FUNDO)

CIS - CAIXA DE INSPEÇÃO PLUVIAL
COM GRELHA 60 x 60 cm
CF (COTA DE FUNDO)


NOTAS:

QUANDO NÃO INDICADO, A TUBULAÇÃO É DE PVC.

PARA OS DIÂMETROS DE 75mm A 150mm SERÃO UTILIZADAS TUBULAÇÕES DE PVC SÉRIE REFORÇADA (SR).

AS TUBULAÇÕES DE ÁGUA ESTÃO REPRESENTADAS NO FORRO DO PAVIMENTO, E AS TUBULAÇÕES DE ESGOTO SANITÁRIO E DE ESGOTO PLUVIAL ESTÃO REPRESENTADAS SOB A LAJE, NO ENTREFORRO DO PAVIMENTO INFERIOR.

A TUBULAÇÃO DE VENTILAÇÃO SANITÁRIA DEVE TER SAÍDA ACIMA DA LINHA DA ÁGUA E SUBIR ATÉ A COLUNA DE VENTILAÇÃO COM INCLINAÇÃO A 2%, CONFORME NBR 8160:1990.

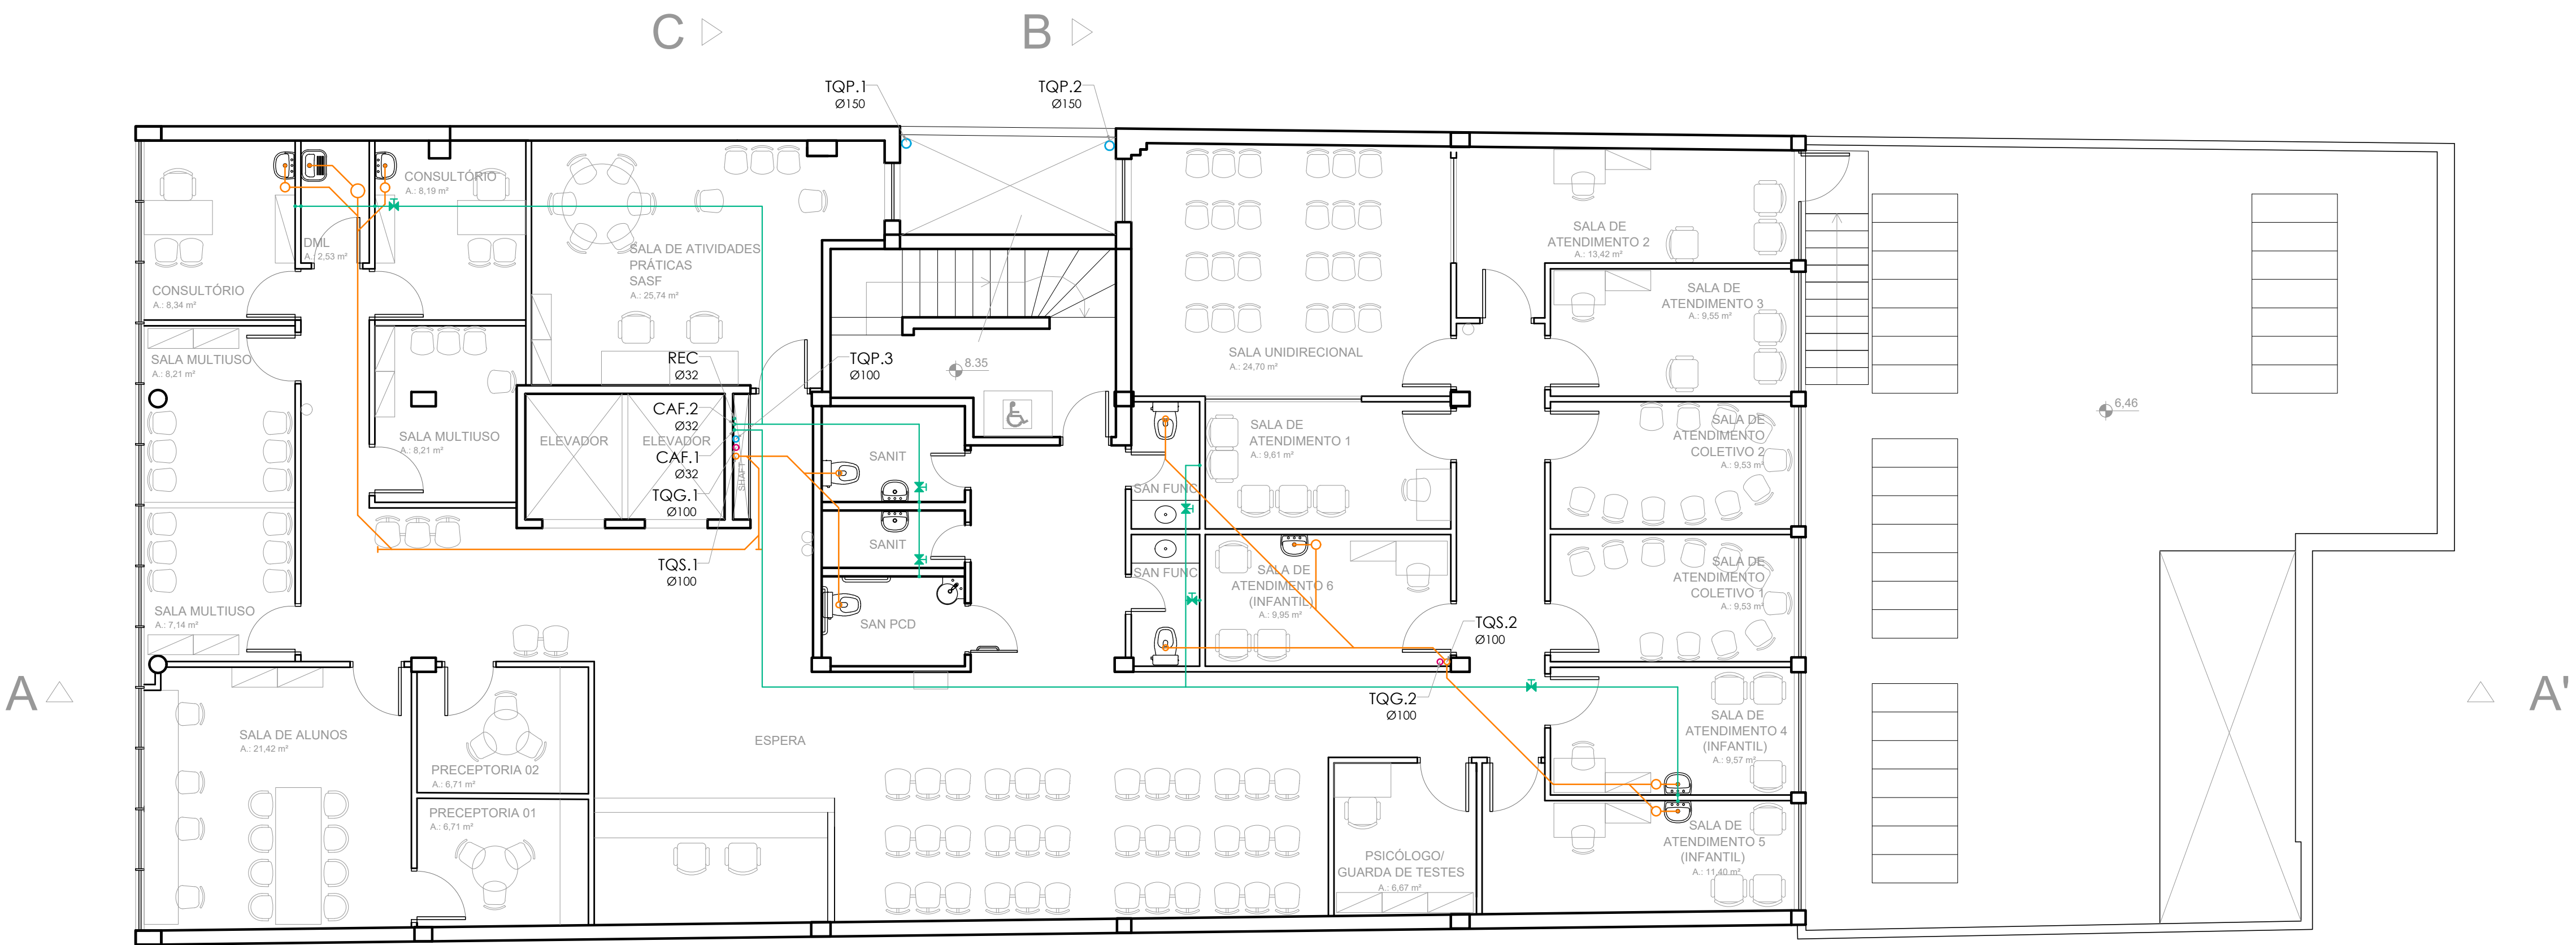

Planta Baixa 3º Pavimento

POPULAÇÃO ESTIMADA PAVIMENTO:
90 PESSOAS
CAPACIDADE MÁXIMA ESCADA EXISTENTE (PPCI)

02	REVISÃO DE PROJETO: ALTERAÇÃO COLUNAS, TUBOS DE QUEDA E RESERVATÓRIOS INFERIORES	LETICIA	30.04.2023
01	APRESENTAÇÃO PROJETO	LETICIA	12.06.2023
REVISÃO	OBSERVAÇÕES	DESENHO	DATA

UNIVERSIDADE FEDERAL DE CIÊNCIAS DA SAÚDE DE PORTO ALEGRE
CLÍNICA DA FAMÍLIA
RUA DA CONCEIÇÃO 434 - CENTRO - PORTO ALEGRE

PROJETO DE INSTALAÇÕES HIDROSSANITÁRIAS - ESTUDO PRELIMINAR
PLANTAS BAIXAS 2º PAVIMENTO ALTO E 3º PAVIMENTO

proprietário

UFSCPA

projeção

ARQ. LETICIA TEIXEIRA RODRIGUES - CAU A 26.121-1

escala
1/50
data
12.06.2023
desenho
LETICIA
código uma
2022-125
projeto

HS.02