



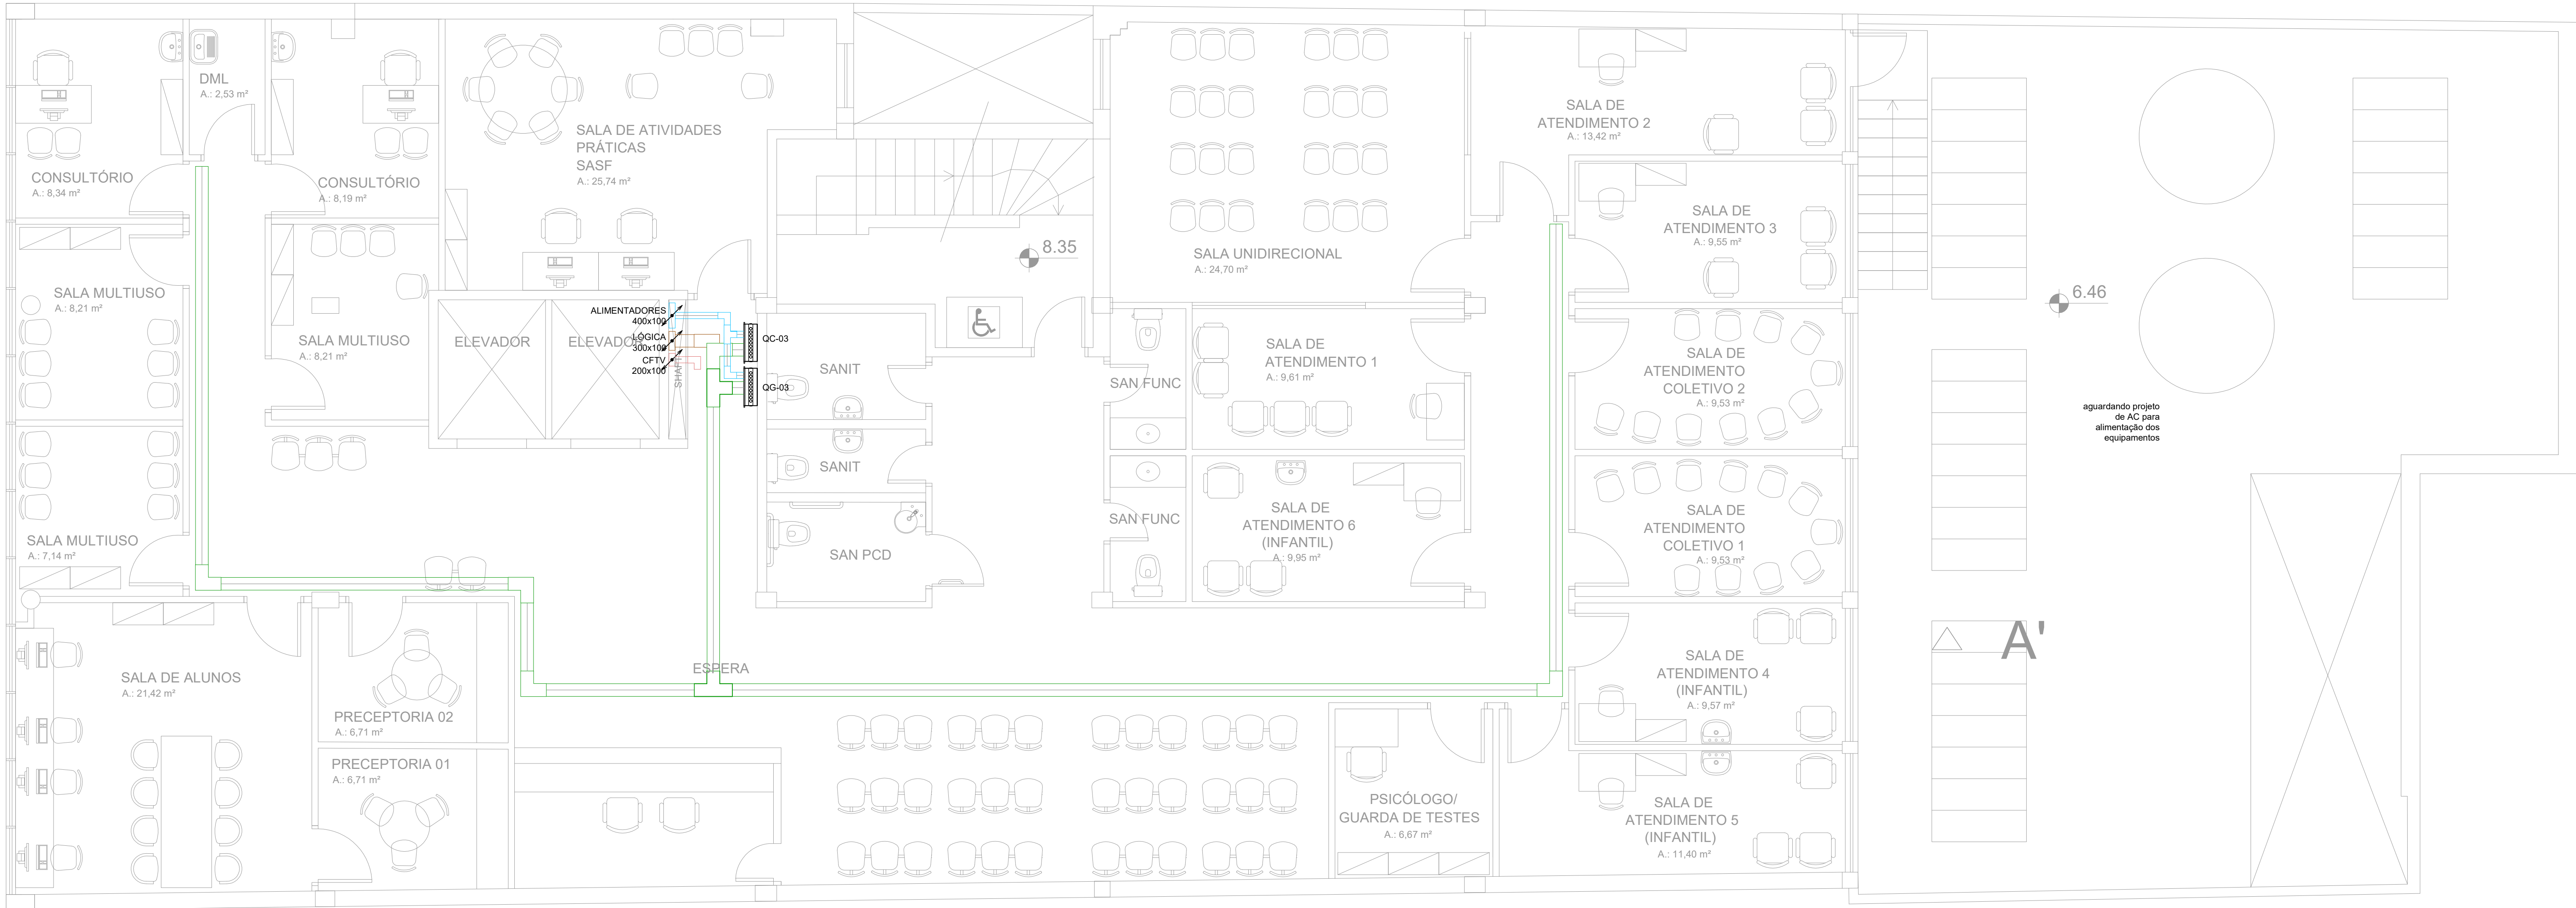

PLANTA BAIXA - 3º PAVIMENTO ILUMINAÇÃO/TOMADAS E ALIMENTADORES
ESCALA:1/50

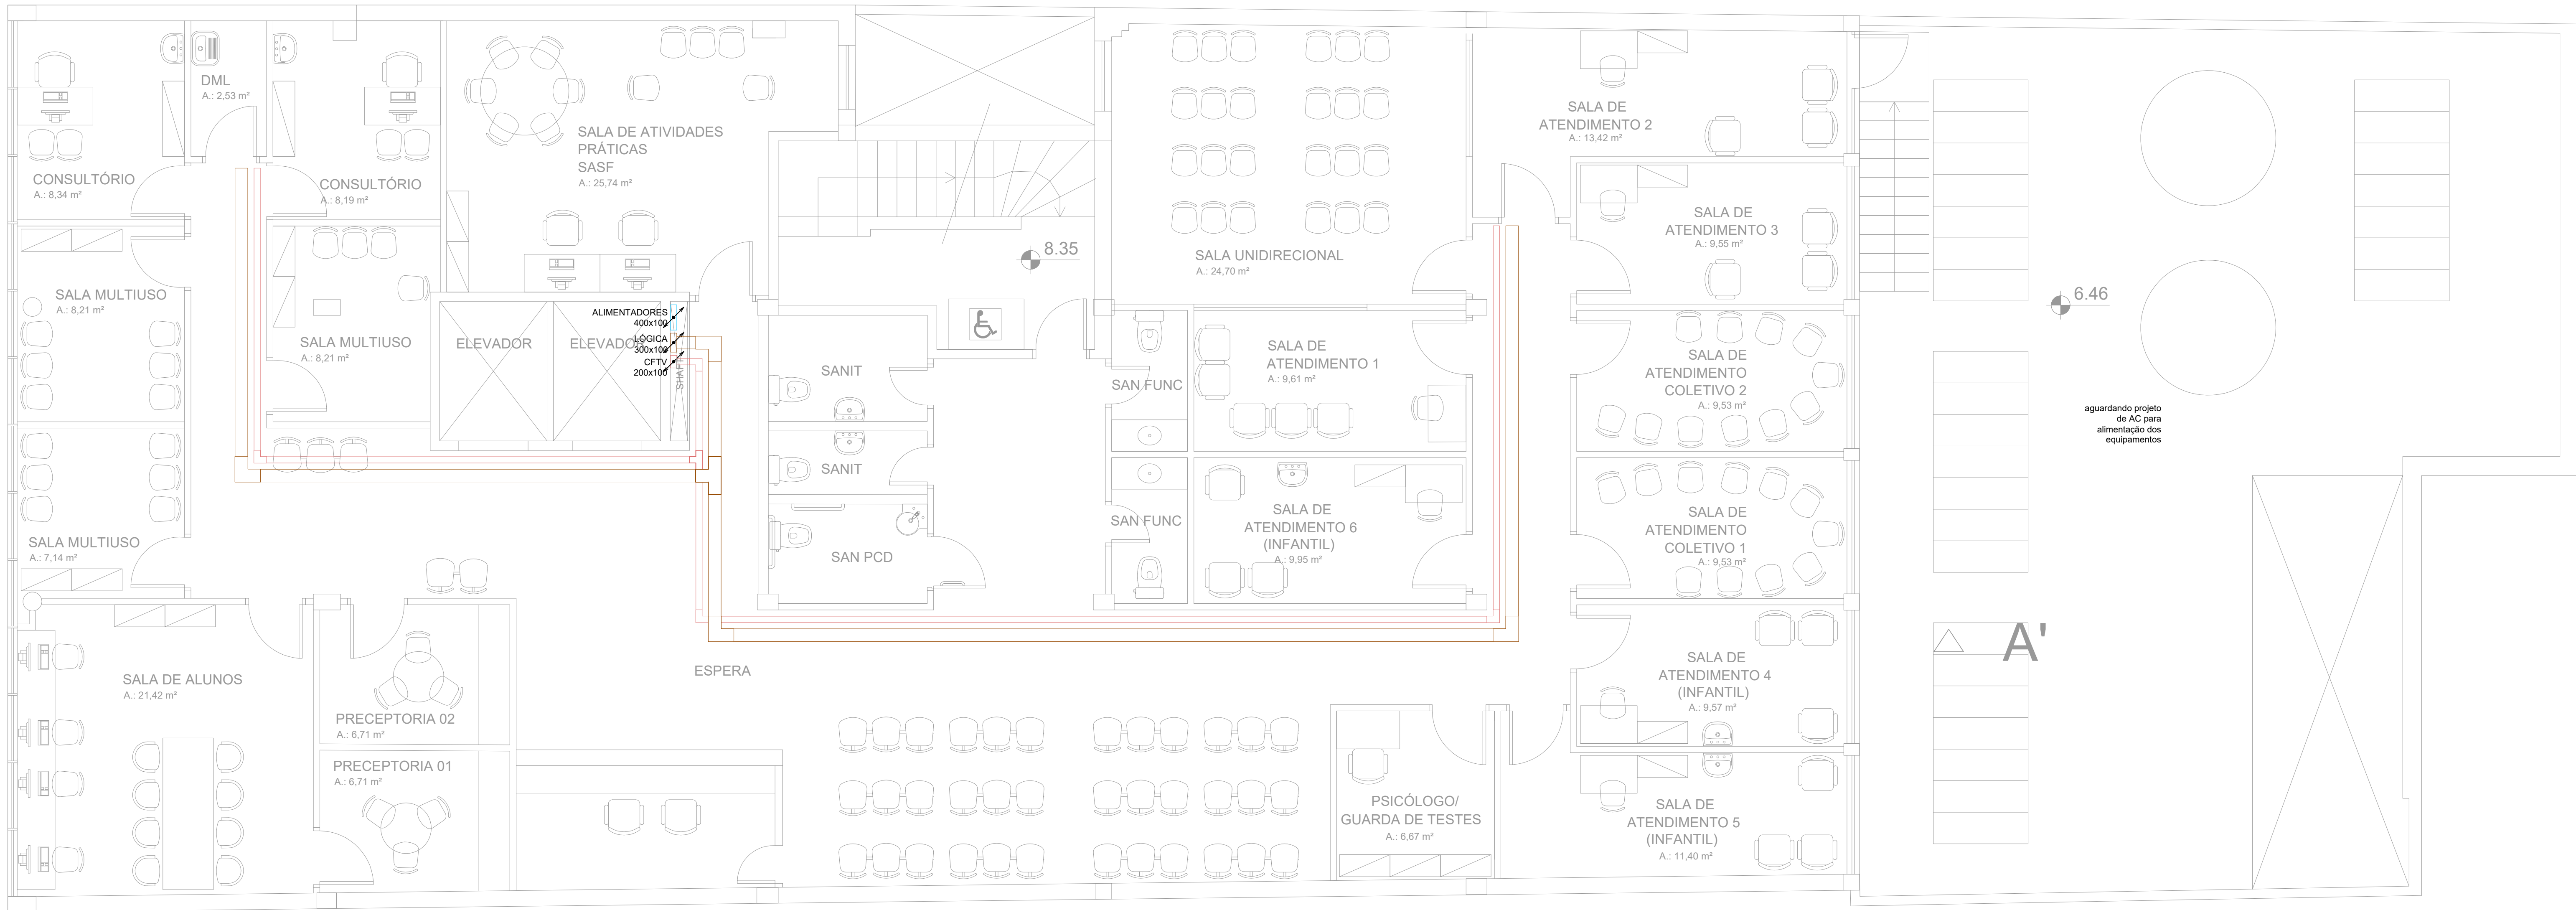

PLANTA BAIXA - 3º PAVIMENTO LÓGICA
ESCALA:1/50

NOTAS

1 - OS FIOS OU CABOS UTILIZADOS DEVEM TER ISOLAÇÃO EM CONFORMIDADE COM O TIPO DE PUNTO DE USO.
2 - OS CABOS UTILIZADOS DEVEM TER ISOLAÇÃO EM CONFORMIDADE COM O TIPO DE PUNTO DE USO.
3 - OS CABOS UTILIZADOS DEVEM TER ISOLAÇÃO EM CONFORMIDADE COM O TIPO DE PUNTO DE USO.
4 - OS CABOS UTILIZADOS DEVEM TER ISOLAÇÃO EM CONFORMIDADE COM O TIPO DE PUNTO DE USO.
5 - OS CABOS UTILIZADOS DEVEM TER ISOLAÇÃO EM CONFORMIDADE COM O TIPO DE PUNTO DE USO.
6 - OS CABOS UTILIZADOS DEVEM TER ISOLAÇÃO EM CONFORMIDADE COM O TIPO DE PUNTO DE USO.

ELETRÓDUTOS E ELETROCALHAS

LEGENDA

1 - CABO PP 32x2mm COM ISOLAÇÃO 80V

2 - ELETRODUTO PVC RIGIDO - NO TETO

3 - ELETRODUTO PVC RIGIDO - NA PAREDE

4 - ELETRODUTO PVC RIGIDO - NO PISO

5 - ELETRODUTO PVC RIGIDO - NA PAREDE - REDE DE LÓGICA

6 - ELETRODUTO PVC RIGIDO - NO TETO - REDE DE LÓGICA

7 - ELETRODUTO PVC RIGIDO - NA PAREDE - REDE DE LÓGICA

8 - ELETRODUTO PVC RIGIDO - NO TETO - REDE DE LÓGICA

9 - ELETRODUTO PVC RIGIDO - NA PAREDE - REDE DE LÓGICA

10 - ELETRODUTO PVC RIGIDO - NO TETO - REDE DE LÓGICA

11 - ELETRODUTO PVC RIGIDO - NA PAREDE - REDE DE LÓGICA

12 - ELETRODUTO PVC RIGIDO - NO TETO - REDE DE LÓGICA

13 - ELETRODUTO PVC RIGIDO - NA PAREDE - REDE DE LÓGICA

14 - ELETRODUTO PVC RIGIDO - NO TETO - REDE DE LÓGICA

15 - ELETRODUTO PVC RIGIDO - NA PAREDE - REDE DE LÓGICA

16 - ELETRODUTO PVC RIGIDO - NO TETO - REDE DE LÓGICA

17 - ELETRODUTO PVC RIGIDO - NA PAREDE - REDE DE LÓGICA

18 - ELETRODUTO PVC RIGIDO - NO TETO - REDE DE LÓGICA

19 - ELETRODUTO PVC RIGIDO - NA PAREDE - REDE DE LÓGICA

20 - ELETRODUTO PVC RIGIDO - NO TETO - REDE DE LÓGICA

21 - ELETRODUTO PVC RIGIDO - NA PAREDE - REDE DE LÓGICA

22 - ELETRODUTO PVC RIGIDO - NO TETO - REDE DE LÓGICA

23 - ELETRODUTO PVC RIGIDO - NA PAREDE - REDE DE LÓGICA

24 - ELETRODUTO PVC RIGIDO - NO TETO - REDE DE LÓGICA

25 - ELETRODUTO PVC RIGIDO - NA PAREDE - REDE DE LÓGICA

26 - ELETRODUTO PVC RIGIDO - NO TETO - REDE DE LÓGICA

27 - ELETRODUTO PVC RIGIDO - NA PAREDE - REDE DE LÓGICA

28 - ELETRODUTO PVC RIGIDO - NO TETO - REDE DE LÓGICA

29 - ELETRODUTO PVC RIGIDO - NA PAREDE - REDE DE LÓGICA

30 - ELETRODUTO PVC RIGIDO - NO TETO - REDE DE LÓGICA

31 - ELETRODUTO PVC RIGIDO - NA PAREDE - REDE DE LÓGICA

32 - ELETRODUTO PVC RIGIDO - NO TETO - REDE DE LÓGICA

33 - ELETRODUTO PVC RIGIDO - NA PAREDE - REDE DE LÓGICA

34 - ELETRODUTO PVC RIGIDO - NO TETO - REDE DE LÓGICA

35 - ELETRODUTO PVC RIGIDO - NA PAREDE - REDE DE LÓGICA

36 - ELETRODUTO PVC RIGIDO - NO TETO - REDE DE LÓGICA

37 - ELETRODUTO PVC RIGIDO - NA PAREDE - REDE DE LÓGICA

38 - ELETRODUTO PVC RIGIDO - NO TETO - REDE DE LÓGICA

39 - ELETRODUTO PVC RIGIDO - NA PAREDE - REDE DE LÓGICA

40 - ELETRODUTO PVC RIGIDO - NO TETO - REDE DE LÓGICA

41 - ELETRODUTO PVC RIGIDO - NA PAREDE - REDE DE LÓGICA

42 - ELETRODUTO PVC RIGIDO - NO TETO - REDE DE LÓGICA

43 - ELETRODUTO PVC RIGIDO - NA PAREDE - REDE DE LÓGICA

44 - ELETRODUTO PVC RIGIDO - NO TETO - REDE DE LÓGICA

45 - ELETRODUTO PVC RIGIDO - NA PAREDE - REDE DE LÓGICA

46 - ELETRODUTO PVC RIGIDO - NO TETO - REDE DE LÓGICA

47 - ELETRODUTO PVC RIGIDO - NA PAREDE - REDE DE LÓGICA

48 - ELETRODUTO PVC RIGIDO - NO TETO - REDE DE LÓGICA

49 - ELETRODUTO PVC RIGIDO - NA PAREDE - REDE DE LÓGICA

50 - ELETRODUTO PVC RIGIDO - NO TETO - REDE DE LÓGICA

51 - ELETRODUTO PVC RIGIDO - NA PAREDE - REDE DE LÓGICA

52 - ELETRODUTO PVC RIGIDO - NO TETO - REDE DE LÓGICA

53 - ELETRODUTO PVC RIGIDO - NA PAREDE - REDE DE LÓGICA

54 - ELETRODUTO PVC RIGIDO - NO TETO - REDE DE LÓGICA

55 - ELETRODUTO PVC RIGIDO - NA PAREDE - REDE DE LÓGICA

56 - ELETRODUTO PVC RIGIDO - NO TETO - REDE DE LÓGICA

57 - ELETRODUTO PVC RIGIDO - NA PAREDE - REDE DE LÓGICA

58 - ELETRODUTO PVC RIGIDO - NO TETO - REDE DE LÓGICA

59 - ELETRODUTO PVC RIGIDO - NA PAREDE - REDE DE LÓGICA

60 - ELETRODUTO PVC RIGIDO - NO TETO - REDE DE LÓGICA

61 - ELETRODUTO PVC RIGIDO - NA PAREDE - REDE DE LÓGICA

62 - ELETRODUTO PVC RIGIDO - NO TETO - REDE DE LÓGICA

63 - ELETRODUTO PVC RIGIDO - NA PAREDE - REDE DE LÓGICA

64 - ELETRODUTO PVC RIGIDO - NO TETO - REDE DE LÓGICA

65 - ELETRODUTO PVC RIGIDO - NA PAREDE - REDE DE LÓGICA

66 - ELETRODUTO PVC RIGIDO - NO TETO - REDE DE LÓGICA

67 - ELETRODUTO PVC RIGIDO - NA PAREDE - REDE DE LÓGICA

68 - ELETRODUTO PVC RIGIDO - NO TETO - REDE DE LÓGICA

69 - ELETRODUTO PVC RIGIDO - NA PAREDE - REDE DE LÓGICA

70 - ELETRODUTO PVC RIGIDO - NO TETO - REDE DE LÓGICA

71 - ELETRODUTO PVC RIGIDO - NA PAREDE - REDE DE LÓGICA

72 - ELETRODUTO PVC RIGIDO - NO TETO - REDE DE LÓGICA

73 - ELETRODUTO PVC RIGIDO - NA PAREDE - REDE DE LÓGICA

74 - ELETRODUTO PVC RIGIDO - NO TETO - REDE DE LÓGICA

75 - ELETRODUTO PVC RIGIDO - NA PAREDE - REDE DE LÓGICA

76 - ELETRODUTO PVC RIGIDO - NO TETO - REDE DE LÓGICA

77 - ELETRODUTO PVC RIGIDO - NA PAREDE - REDE DE LÓGICA

78 - ELETRODUTO PVC RIGIDO - NO TETO - REDE DE LÓGICA

79 - ELETRODUTO PVC RIGIDO - NA PAREDE - REDE DE LÓGICA

80 - ELETRODUTO PVC RIGIDO - NO TETO - REDE DE LÓGICA

81 - ELETRODUTO PVC RIGIDO - NA PAREDE - REDE DE LÓGICA

82 - ELETRODUTO PVC RIGIDO - NO TETO - REDE DE LÓGICA

83 - ELETRODUTO PVC RIGIDO - NA PAREDE - REDE DE LÓGICA

84 - ELETRODUTO PVC RIGIDO - NO TETO - REDE DE LÓGICA

85 - ELETRODUTO PVC RIGIDO - NA PAREDE - REDE DE LÓGICA

86 - ELETRODUTO PVC RIGIDO - NO TETO - REDE DE LÓGICA

87 - ELETRODUTO PVC RIGIDO - NA PAREDE - REDE DE LÓGICA

88 - ELETRODUTO PVC RIGIDO - NO TETO - REDE DE LÓGICA

89 - ELETRODUTO PVC RIGIDO - NA PAREDE - REDE DE LÓGICA

90 - ELETRODUTO PVC RIGIDO - NO TETO - REDE DE LÓGICA

91 - ELETRODUTO PVC RIGIDO - NA PAREDE - REDE DE LÓGICA

92 - ELETRODUTO PVC RIGIDO - NO TETO - REDE DE LÓGICA

93 - ELETRODUTO PVC RIGIDO - NA PAREDE - REDE DE LÓGICA

94 - ELETRODUTO PVC RIGIDO - NO TETO - REDE DE LÓGICA

95 - ELETRODUTO PVC RIGIDO - NA PAREDE - REDE DE LÓGICA

96 - ELETRODUTO PVC RIGIDO - NO TETO - REDE DE LÓGICA

97 - ELETRODUTO PVC RIGIDO - NA PAREDE - REDE DE LÓGICA

98 - ELETRODUTO PVC RIGIDO - NO TETO - REDE DE LÓGICA

99 - ELETRODUTO PVC RIGIDO - NA PAREDE - REDE DE LÓGICA

100 - ELETRODUTO PVC RIGIDO - NO TETO - REDE DE LÓGICA

16 1/2"

20 3/4"

25 1/4"

30 1/4"

35 1/4"

40 1/4"

45 1/4"

50 1/4"

55 1/4"

60 1/4"

65 1/4"

70 1/4"

75 1/4"

80 1/4"

85 1/4"

90 1/4"

95 1/4"

100 1/4"

TOMADAS ENERGIA COMUM

1 - ESPERA PARA ALIMENTAÇÃO NO FORNO

2 - TOMADA UNIVERSAL 2P+T 10A - h=0,30m OU INDICADA CX-427

3 - TOMADA UNIVERSAL 2P+T 10A - h=0,30m OU INDICADA CX-427

4 - TOMADA UNIVERSAL 2P+T 10A - h=0,30m OU INDICADA CX-427

5 - TOMADA UNIVERSAL 2P+T 10A - h=0,30m OU INDICADA CX-427

6 - ESPERA PARA ILUMINAÇÃO DE EMERGENCIA H=INDICADA

7 - ESPERA PARA ILUMINAÇÃO DE EMERGENCIA H=INDICADA

8 - ESPERA PARA ILUMINAÇÃO DE EMERGENCIA H=INDICADA

9 - ESPERA PARA ILUMINAÇÃO DE EMERGENCIA H=INDICADA

10 - ESPERA PARA ILUMINAÇÃO DE EMERGENCIA H=INDICADA

11 - TOMADA DE FORÇA 20A - h=0,30m - CX-432

12 - TOMADA UNIVERSAL 2P+T 10A - NO PISO - CX-434*

13 - TOMADA UNIVERSAL 2P+T 10A - NO PISO - CX-434*

TOMADAS ENERGIA GERADOR

1 - ESPERA PARA ALIMENTAÇÃO NO FORNO

2 - TOMADA UNIVERSAL 2P+T 10A - h=0,30m OU INDICADA CX-427

3 - TOMADA UNIVERSAL 2P+T 10A - h=0,30m OU INDICADA CX-427

4 - TOMADA UNIVERSAL 2P+T 10A - h=0,30m OU INDICADA CX-427

5 - TOMADA UNIVERSAL 2P+T 10A - h=0,30m OU INDICADA CX-427

6 - ESPERA PARA ILUMINAÇÃO DE EMERGENCIA H=INDICADA

7 - ESPERA PARA ILUMINAÇÃO DE EMERGENCIA H=INDICADA

8 - ESPERA PARA ILUMINAÇÃO DE EMERGENCIA H=INDICADA

9 - ESPERA PARA ILUMINAÇÃO DE EMERGENCIA H=INDICADA

10 - ESPERA PARA ILUMINAÇÃO DE EMERGENCIA H=INDICADA

11 - TOMADA DE FORÇA 20A - h=0,30m - CX-432

12 - TOMADA UNIVERSAL 2P+T 10A - NO PISO - CX-434*

13 - TOMADA UNIVERSAL 2P+T 10A - NO PISO - CX-434*

TOMADAS ENERGIA ESTABILIZADA (NB)

1 - TOMADA UNIVERSAL 2P+T 10A - h=0,30m OU INDICADA CX-427

2 - TOMADA UNIVERSAL 2P+T 10A - NO PISO - CX-434*

CENTROS DE DISTRIBUIÇÃO

1 - CENTRO DE DISTRIBUIÇÃO - h=1,40m OU INDICADA

2 - DS DE TELEFONIA - h=1,40m OU INDICADA

3 - RACK - ESPECIFICAÇÃO EM PLANTA

INTERRUPTORES

1 - INTERRUPTOR SIMPLES - CX-442 - h=1,10m

2 - INTERRUPTOR SIMPLES - CX-442 - h=1,10m

3 - INTERRUPTOR SIMPLES - CX-442 - h=1,10m

4 - INTERRUPTOR PARALELO - CX-442 - h=1,10m

5 - SENSOR DE PRESENCIA DE PAREDE

6 - SENSOR DE PRESENCIA DE TETO

7 - FOTO CÉLULA

LUMINÁRIAS

1 - CAIXA DE ESPERA PARA ILUMINAÇÃO

2 - LUMINÁRIA NA PAREDE TIPO ARANDELA

3 - LUMINÁRIA NA PAREDE TIPO ARANDELA

4 - LUMINÁRIA NA PAREDE TIPO ARANDELA

5 - LUMINÁRIA RETANGULAR DE SOBRETETO

6 - LUMINÁRIA RETANGULAR DE EMBITIR

CAIXAS

1 - CAIXA DE PASSAGEM NA PAREDE - h=0,30m - CX-442

2 - CAIXA DE PASSAGEM NA PAREDE - h=0,30m - CX-444

3 - CAIXA DE PASSAGEM NO TETO - CX-444

4 - CAIXA DE PASSAGEM NO PISO - CX-444

5 - CAIXA DE PASSAGEM - h=0,30m - CX-444

ACESSÓRIOS

1 - CRUZETA HORIZONTAL PARA ELETROCALHA

2 - T HORIZONTAL PARA ELETROCALHA

3 - CURVA 90° HORIZONTAL PARA ELETROCALHA

FORMATO: A3