



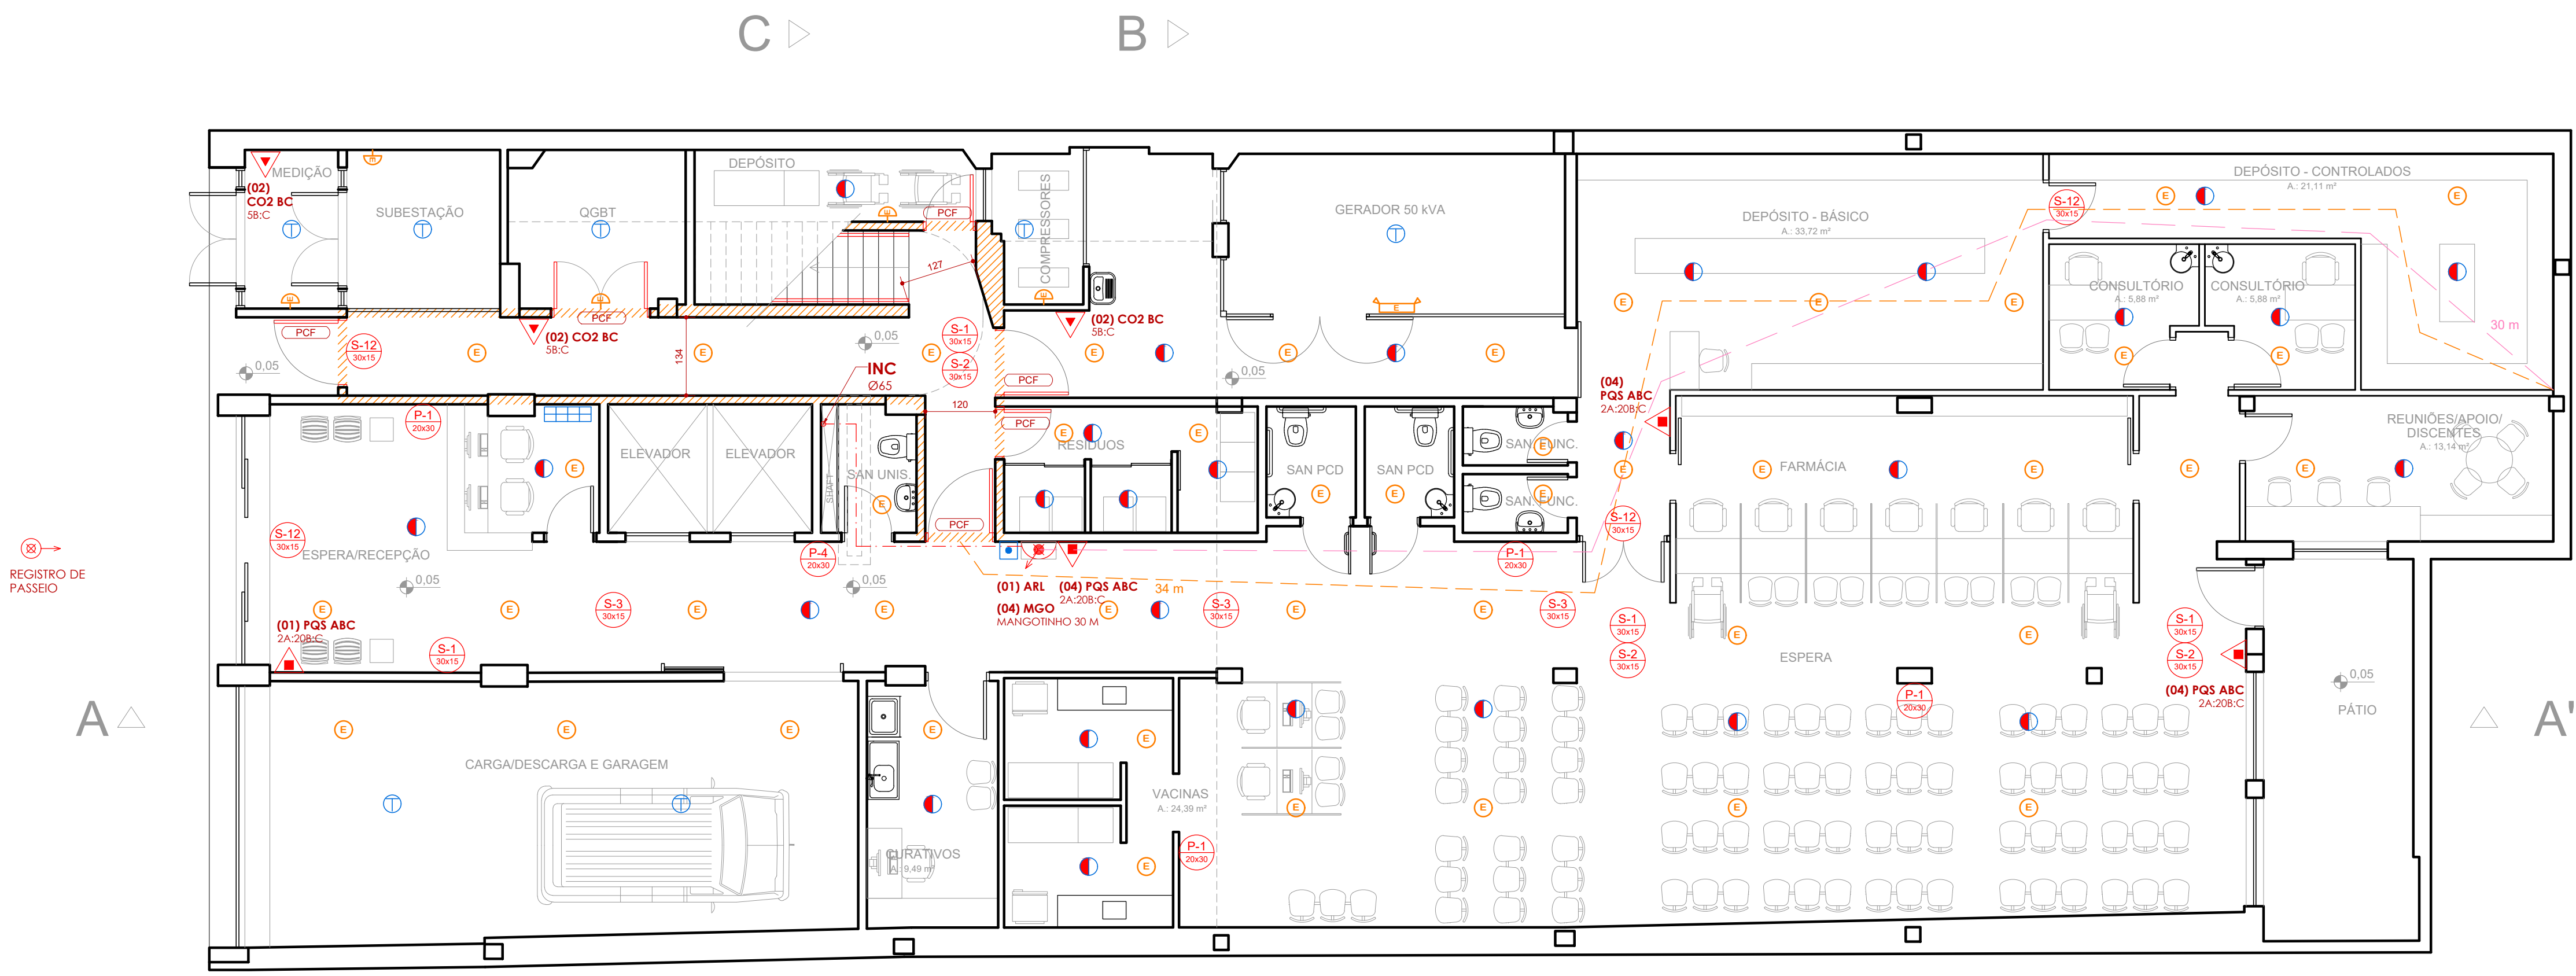

Planta Baixa Térreo

POPULAÇÃO ESTIMADA PAVIMENTO:
137 PESSOAS

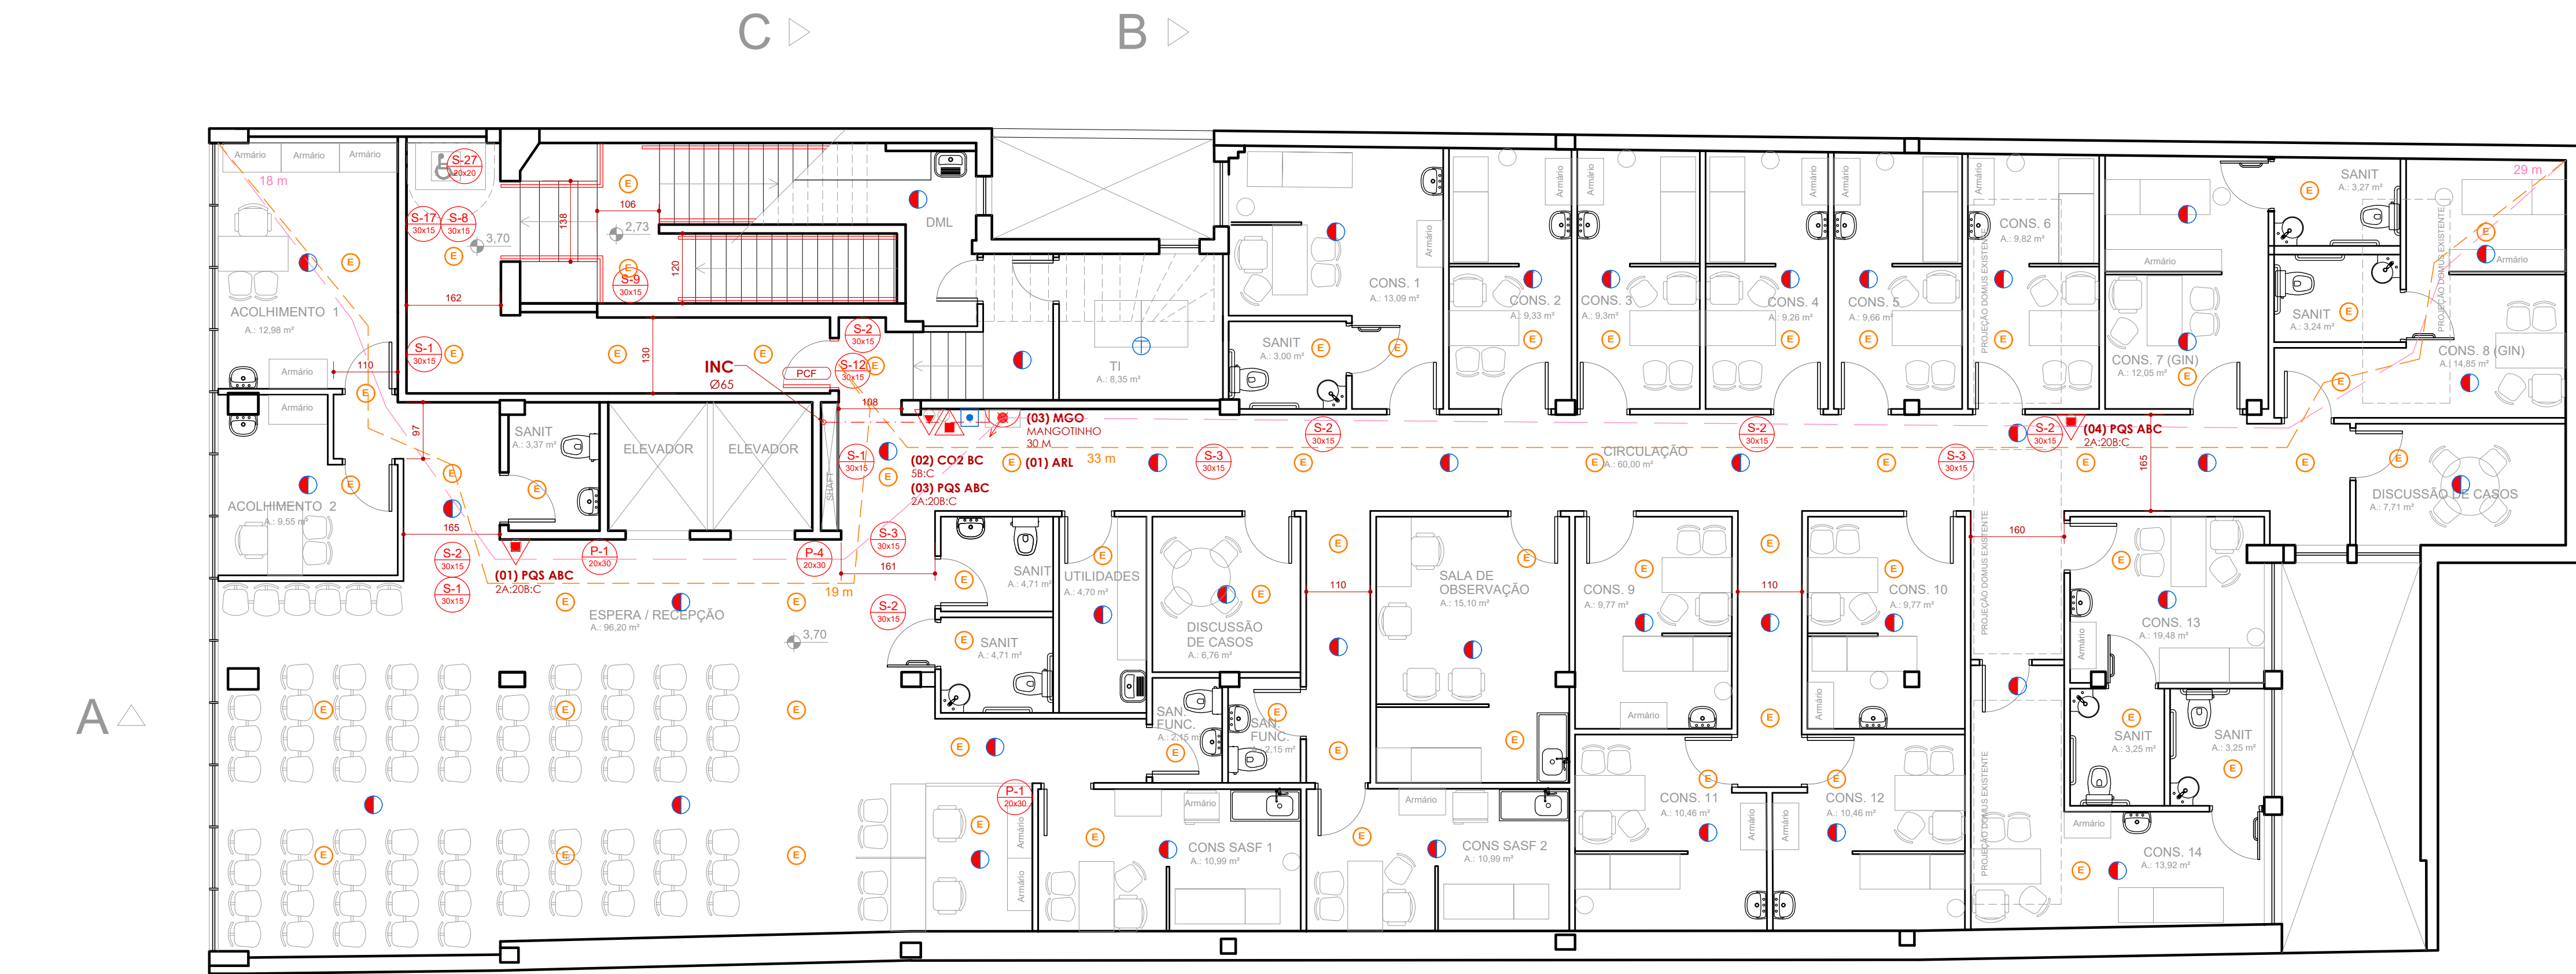

Planta Baixa 2º Pavimento Baixo

POPULAÇÃO ESTIMADA PAVIMENTO:
90 PESSOAS
CAPACIDADE MÁXIMA ESCADA EXISTENTE (PPCI)

LEGENDA INSTALAÇÕES DE PREVENÇÃO E COMBATE CONTRA INCÊNDIO:

EXTINTOR PQS ABC
PÓ QUÍMICO SECO, 2A/20B:C

EXTINTOR CO2 BC
DIÓXIDO DE CARBONO, 5B:C

PCF PORTA CORTA-FOGO

PAREDE CORTA-FOGO TRRF 2 HORAS

DISTÂNCIA A PERCORRER

SISTEMA HIDRÁULICO DE COMBATE

ABRIGO 60x90x30cm,
PARA MANGOTINHO 30 m

TUBULAÇÃO REDE DE HIDRANTES
AÇO GALVANIZADO Ø 2.1/2" (65 mm)

ALCANCE MANGUEIRAS MÁXIMO
30m

REGISTRO DE RECÁLQUE SIMPLES
NO PASSEIO

ILUMINAÇÃO E SINALIZAÇÃO DE SAÍDA

PONTO DE LUZ EMERGÊNCIA DE PAREDE,
BLOCO AUTÔNOMO, H: 2,20 m

PONTO DE LUZ EMERGÊNCIA DE
TETO, BLOCO AUTÔNOMO

PONTO DE LUZ EMERGÊNCIA DE
PAREDE, BLOCO AUTÔNOMO, H: 2,20m

PONTO DE LUZ EMERGÊNCIA COM
FAROLETES, AUTÔNOMO, H: 2,20 m

SISTEMA DE ALARME E DETECÇÃO DE INCÊNDIO

ACIONADOR MANUAL DE
ALARME H: 1,20 m

PAINEL CENTRAL DE ALARME
H: 1,50 m

DETECTOR DE FUMAÇA

DETECTOR TÉRMICO

RT-12/2021 - RESOLUÇÃO TÉCNICA SINALIZAÇÃO DE EMERGÊNCIA

SÍMBOLOS	CÓDIGOS	DESCRIÇÃO
	P-1	SINALIZAÇÃO DE "PROIBIDO FUMAR", INDICADO PARA TODO O LOCAL ONDE FUMAR POSSA AUMENTAR O RISCO DE INCÊNDIO
	P-4	SINALIZAÇÃO DE "PROIBIDO UTILIZAR O ELEVADOR EM CASO DE INCÊNDIO", FIXADA ACIMA DE CADA PAINEL DE BOTÕES DE CHAMADA DO ELEVADOR
	S-1	SÍMBOLO ORIENTAÇÃO DE SAÍDA À DIREITA 30 x 15 cm
	S-2	SÍMBOLO ORIENTAÇÃO DE SAÍDA À ESQUERDA 30 x 15cm
	S-3	SÍMBOLO ORIENTAÇÃO DE SAÍDA À FRENTE, FIXADA ACIMA DO VÃO DE ABERTURAS SEM PORTA, 30 x 15cm
	S-8	SÍMBOLO ORIENTAÇÃO DE SAÍDA DA ESCADA DE EMERGÊNCIA DESCE À DIREITA 30 x 15 cm
	S-9	SÍMBOLO ORIENTAÇÃO DE SAÍDA DA ESCADA DE EMERGÊNCIA DESCE À ESQUERDA 30 x 15 cm
	S-12	SÍMBOLO ORIENTAÇÃO DE SAÍDA, FIXADA ACIMA DE VÃO DE ABERTURA COM PORTA OU SAÍDA FINAL DA EDIFICAÇÃO, 30 x 15 cm
	S-17	SÍMBOLO DE INDICAÇÃO DE PAVIMENTO EM ESCADAS 20 x 20 cm
	S-27	INDICAÇÃO DE ÁREA DE RESGATE INTERIOR DA ESCADA, 20 x 20 cm, FIXADA NA PAREDE A 180 cm

02

REVISÃO DE PROJETO: ILUMINAÇÃO EMERGÊNCIA NAS SAÍDAS DE EMERGÊNCIA

LETICIA

30.06.2023

01

APRESENTAÇÃO PROJETO

LETICIA

12.06.2023

REVISÃO

OBSERVAÇÕES

DESENHO

DATA

UNIVERSIDADE FEDERAL DE CIÊNCIAS DA SAÚDE DE PORTO ALEGRE
CLÍNICA DA FAMÍLIA
RUA DA CONCEIÇÃO 434 - CENTRO - PORTO ALEGRE

corridoio

PREVENÇÃO E COMBATE CONTRA INCÊNDIO - ESTUDO PRELIMINAR
PLANTAS BAIXAS PAVIMENTO TÉRREO E 2º PAVIMENTO

vm
arquitetura

proprietário

UFCSIPA

projeito

ARO, LETICIA TEIXEIRA RODRIGUES - CAU A 26 121-1

escala

1/50

data

12.06.2023

desenho

LETICIA

codigo unico

2022-125

projeto

ARO, LETICIA TEIXEIRA RODRIGUES - CAU A 26 121-1

AI-01