



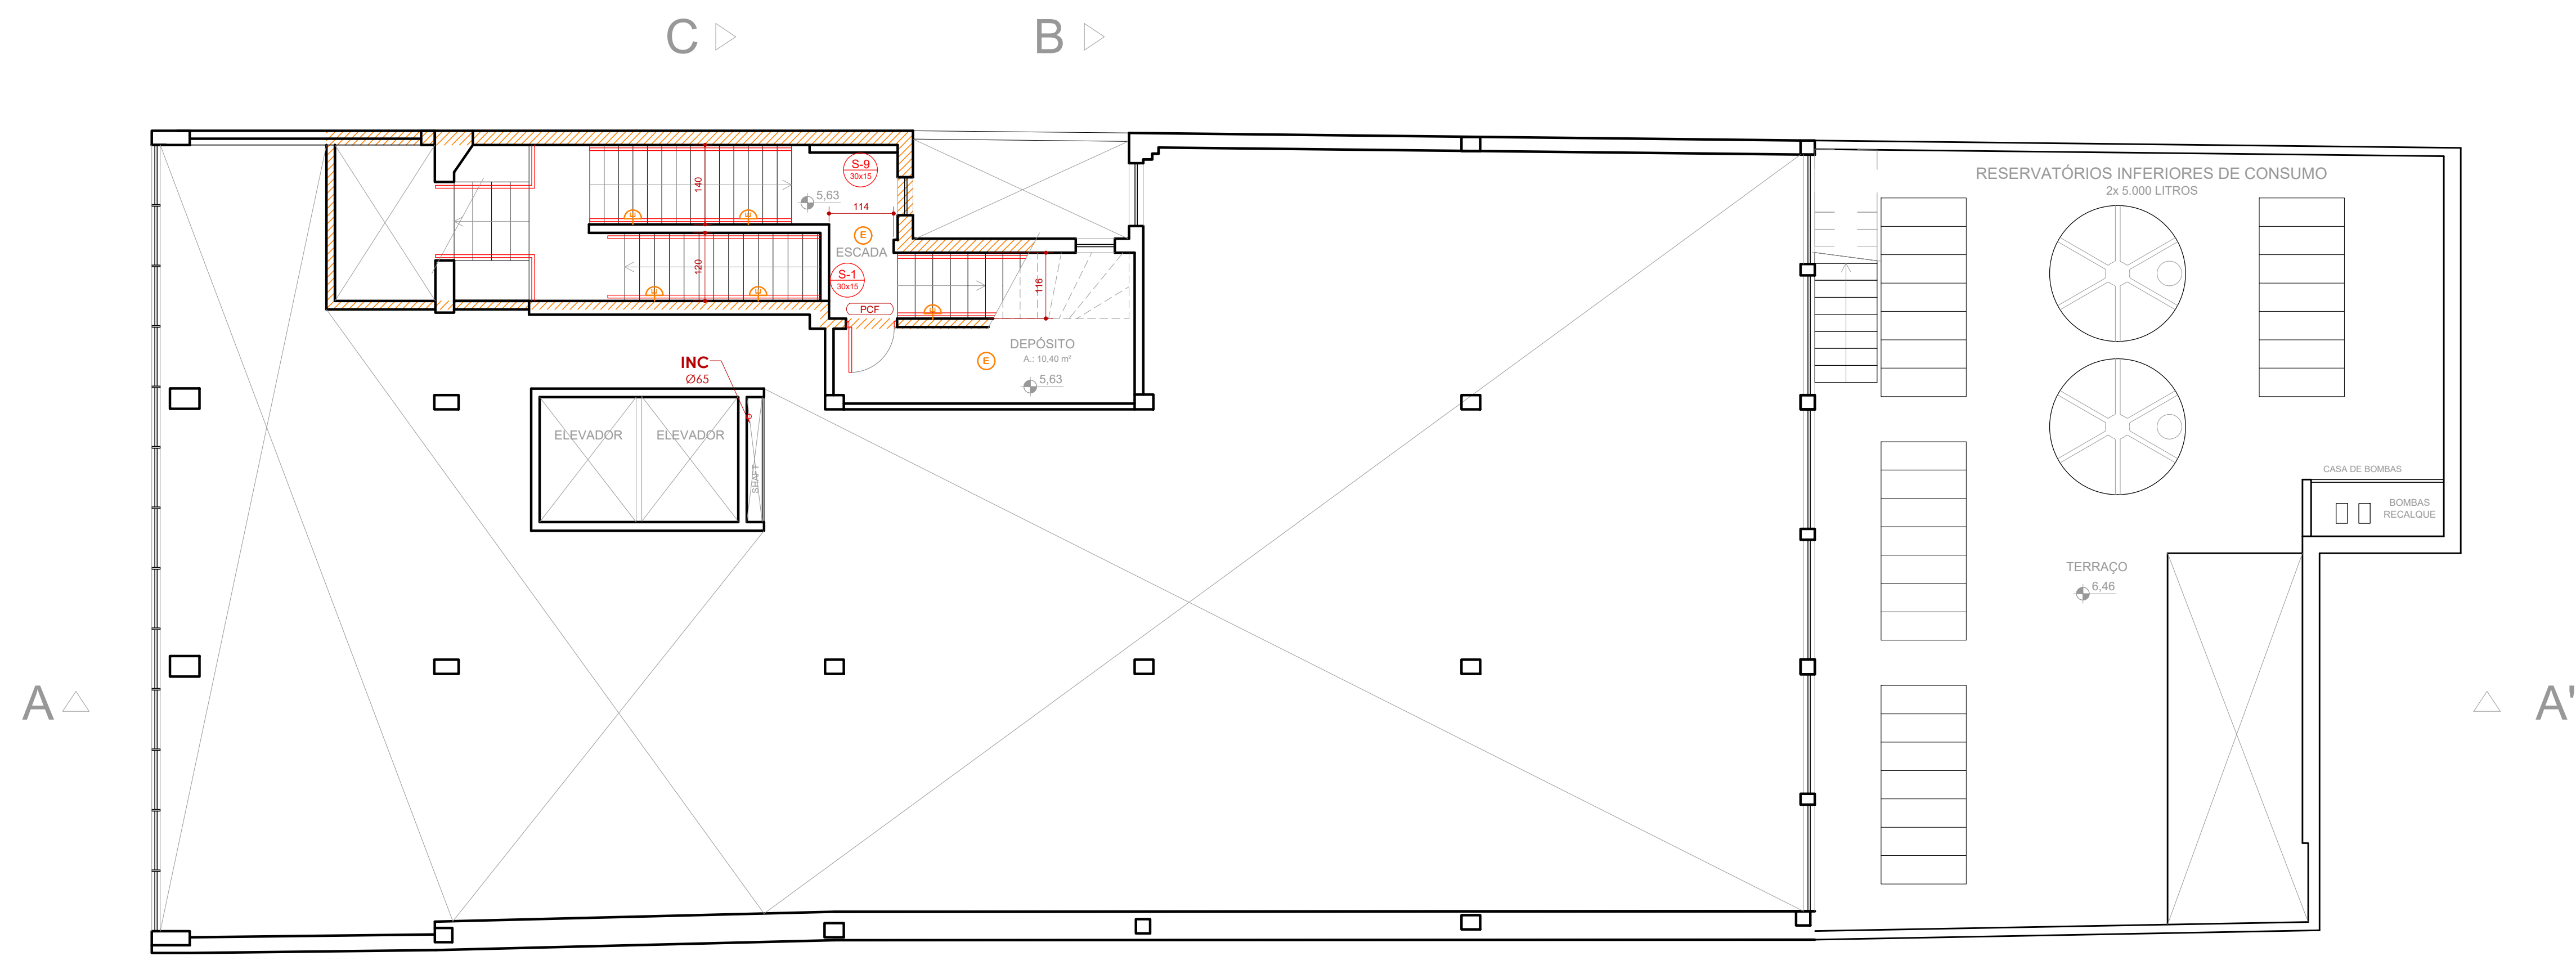

Planta Baixa 2º Pavimento Alto

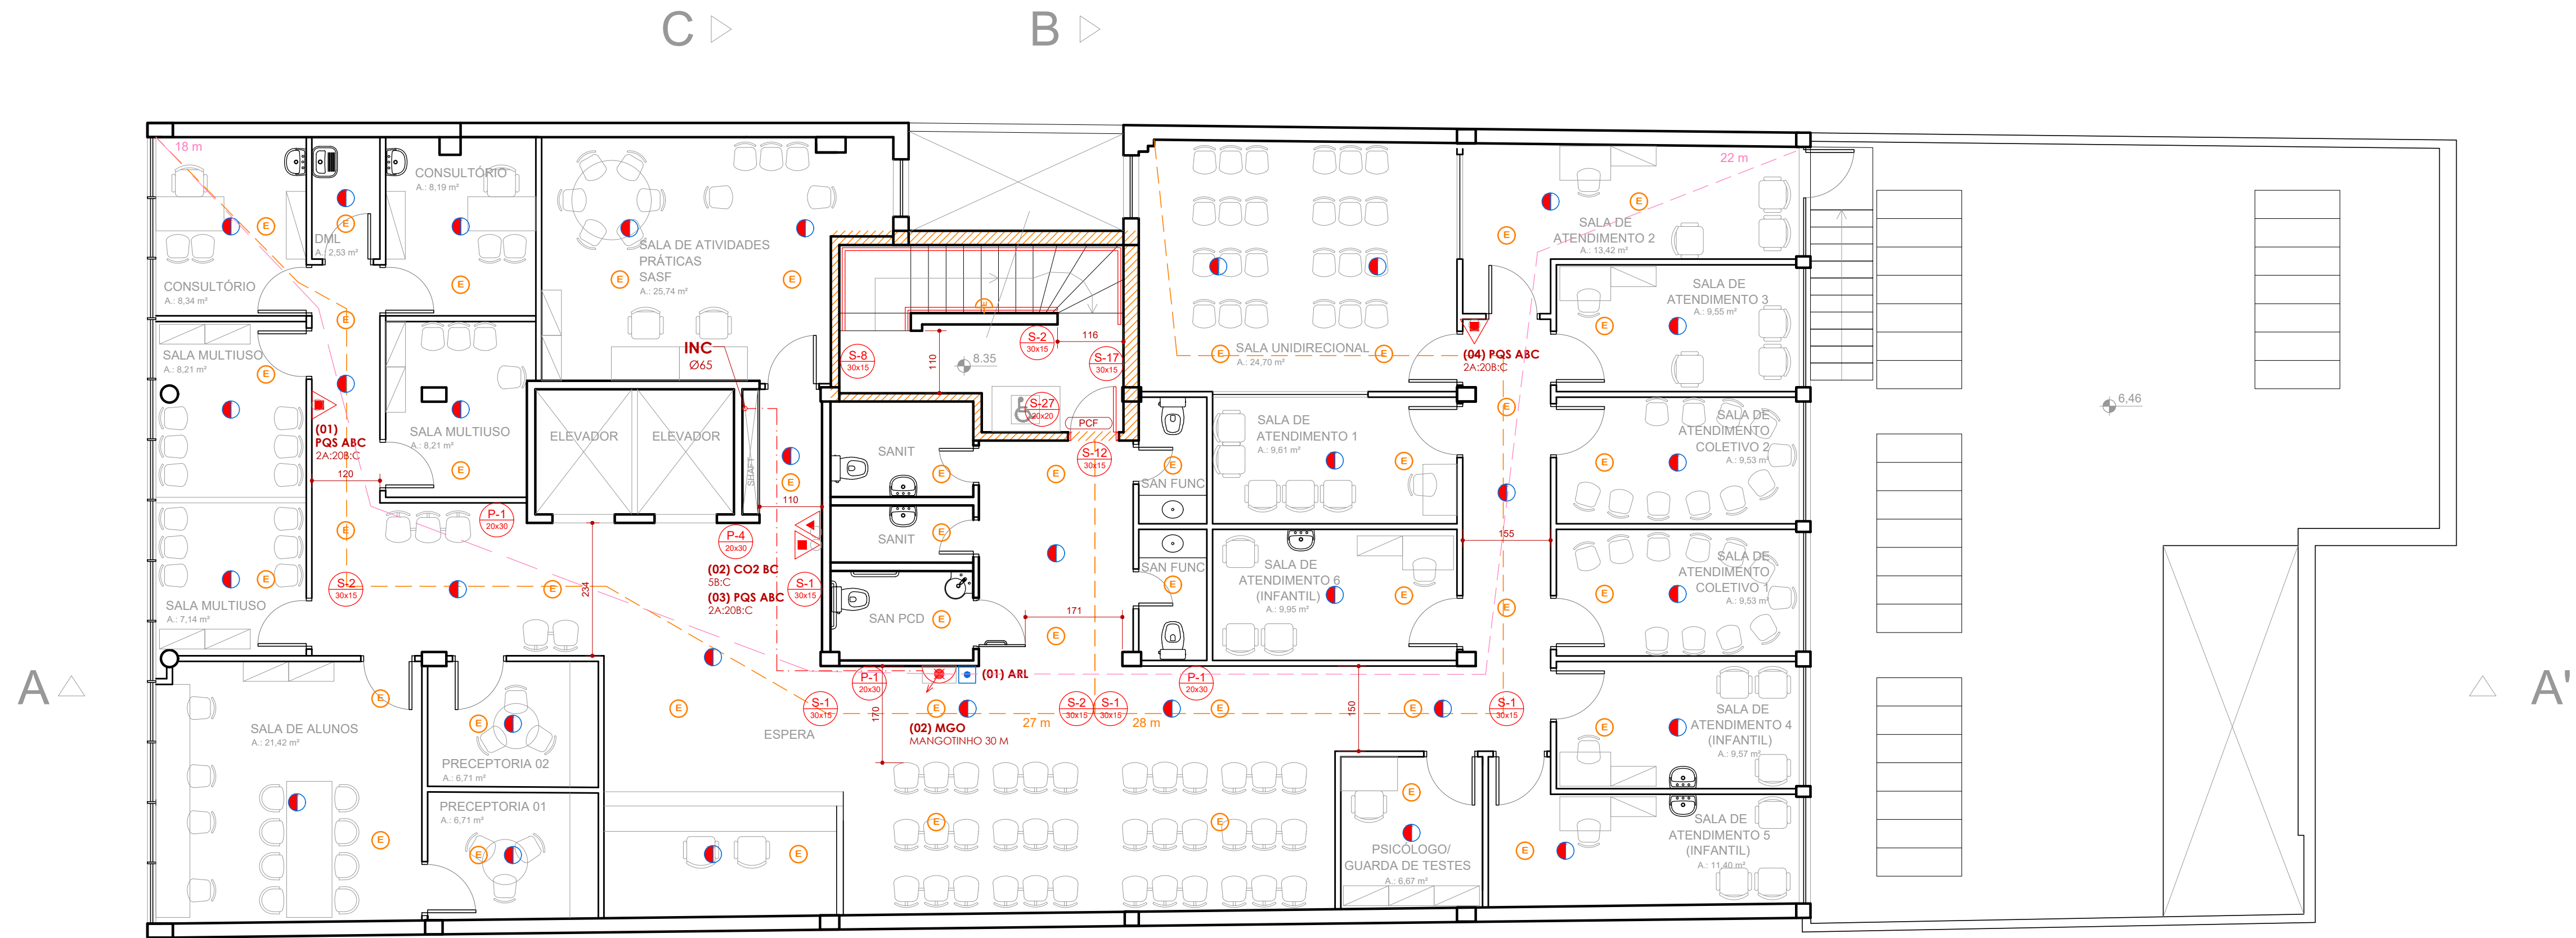

Planta Baixa 3º Pavimento

POPULAÇÃO ESTIMADA PAVIMENTO:
90 PESSOAS
CAPACIDADE MÁXIMA ESCADA EXISTENTE (PPCI)

LEGENDA INSTALAÇÕES DE PREVENÇÃO E COMBATE CONTRA INCÊNDIO:

EXTINTOR PQS ABC
PÓ QUÍMICO SECO, 2A/20B:C

EXTINTOR CO2 BC
DIÓXIDO DE CARBONO, 5B:C

PCF PORTA CORTA-FOGO

PAREDE CORTA-FOGO TRRF 2 HORAS

DISTÂNCIA A PERCORRER

SISTEMA HIDRÁULICO DE COMBATE

ABRIGO 60x90x30cm,
PARA MANGOTINHO 30 m

TUBULAÇÃO REDE DE HIDRANTES
AÇO GALVANIZADO Ø 2.1/2" (65 mm)

ALCANCE MANGUEIRAS MÁXIMO
30m

REGISTRO DE RECALQUE SIMPLES
NO PASSEIO

ILUMINAÇÃO E SINALIZAÇÃO DE SAÍDA

PONTO DE LUZ EMERGÊNCIA DE PAREDE,
BLOCO AUTÔNOMO, H: 2,20 m

PONTO DE LUZ EMERGÊNCIA DE
TETO, BLOCO AUTÔNOMO

PONTO DE LUZ EMERGÊNCIA DE
PAREDE, BLOCO AUTÔNOMO, H: 2,20m

PONTO DE LUZ EMERGÊNCIA COM
FAROLETES, AUTÔNOMO, H: 2,20 m

SISTEMA DE ALARME E DETECÇÃO DE INCÊNDIO

ACIONADOR MANUAL DE
ALARME H: 1,20 m

PAINEL CENTRAL DE ALARME
H: 1,50 m

DETECTOR DE FUMAÇA

DETECTOR TÉRMICO

RT-12/2021 - RESOLUÇÃO TÉCNICA SINALIZAÇÃO DE EMERGÊNCIA

SÍMBOLOS	CÓDIGOS	DESCRIÇÃO
	P-1	SINALIZAÇÃO DE "PROIBIDO FUMAR", INDICADO PARA TODO O LOCAL, ONDE FUMAR POSSA AUMENTAR O RISCO DE INCÊNDIO
	P-4	SINALIZAÇÃO DE "PROIBIDO UTILIZAR O ELEVADOR EM CASO DE INCÊNDIO", FIXADA ACIMA DE CADA PAINEL DE BOTÕES DE CHAMADA DO ELEVADOR
	S-1	SÍMBOLO ORIENTAÇÃO DE SAÍDA A DIREITA 30 x 15 cm
	S-2	SÍMBOLO ORIENTAÇÃO DE SAÍDA À ESQUERDA 30 x 15cm
	S-3	SÍMBOLO ORIENTAÇÃO DE SAÍDA À FRENTE, FIXADA ACIMA DO VÃO DE ABERTURAS SEM PORTA, 30 x 15cm
	S-8	SÍMBOLO ORIENTAÇÃO DE SAÍDA DA ESCADA DE EMERGÊNCIA DESCE À DIREITA, 30 x 15 cm
	S-9	SÍMBOLO ORIENTAÇÃO DE SAÍDA DA ESCADA DE EMERGÊNCIA DESCE À ESQUERDA, 30 x 15 cm
	S-12	SÍMBOLO ORIENTAÇÃO DE SAÍDA, FIXADA ACIMA DE VÃO DE ABERTURA COM PORTA OU SAÍDA FINAL DA EDIFICAÇÃO, 30 x 15 cm
	S-17	SÍMBOLO DE INDICAÇÃO DE PAVIMENTO EM ESCADAS 20 x 20 cm
	S-27	INDICAÇÃO DE ÁREA DE RESGATE INTERIOR DA ESCADA, 20 x 20 cm, FIXADA NA PAREDE A 180 cm

02		REVISÃO DE PROJETO: ILUMINAÇÃO EMERGÊNCIA NAS SAÍDAS DE EMERGÊNCIA		LETICIA	30.06.2023
01		APRESENTAÇÃO PROJETO		LETICIA	12.06.2023
REVISÃO		OBSERVAÇÕES		DESENHO	DATA

UNIVERSIDADE FEDERAL DE CIÊNCIAS DA SAÚDE DE PORTO ALEGRE
CLÍNICA DA FAMÍLIA
RUA DA CONCEIÇÃO 434 - CENTRO - PORTO ALEGRE

contido

PREVENÇÃO E COMBATE CONTRA INCÊNDIO - ESTUDO PRELIMINAR
PLANTAS BAIXAS 2º PAVIMENTO ALTO E 3º PAVIMENTO

herodi@gmail.com (51) 99964-0890

proprietário

UFCSIPA

projetado por

ARG, LETICIA TEIXEIRA RODRIGUES - CAU A 26.121-1

escala

1/50

data

12.06.2023

desenho

LETICIA

código uma

2022-125

projeto

AI-02