



- 2 - OS CABEÇOS ILLI, DENTRADOS, NO SOLO E TOMBOS OS CABEÇOS ALIMENTADORES DEVERÃO POSSUIR TENSÃO DE PLOAMENTO 0,01 V
- 3 - OS CABEÇOS ALIMENTADORES DE ILUMINAÇÃO E TOMBOS DEVERÃO TER SUA BOLA ILLI, 1,5 mm
- 4 - OS ELETRÓDOS DA REDE ELÉTRICA, NAO SÓTODOS DEBEM SER DE 400 mm (Ø 1)
- 5 - OS ELETRÓDOS DA REDE LÓGICA, TELEFONIA NAO SÓTODOS DEBEM SER DE 425 mm (Ø 1)
- 6 - CONSIDERAR NAO NÉTO TÃO TÓDAS AS DENTRADAS (SABIAS) DE ELETRÓDAS.

ELETRODUTOS E ELETROCALHAS

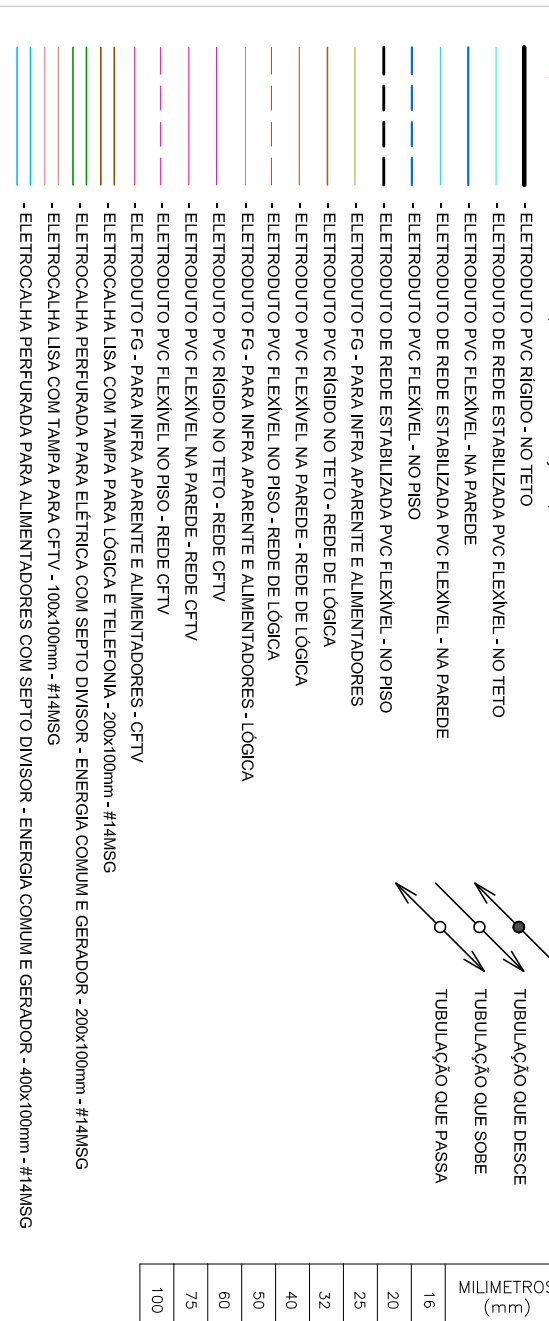


sample 0	negative	sample 0	negative	sample 0	negative
1	connector: 3090A	1	connector: 3090B	**002AK	xx: 0405: 0000: 8020: 0000: 0000: 0000: 0000
1	connector: PASC	11	3090B: 0000: 0000: 0000: 0000: 0000: 0000: 0000	xx: 0405: 0000: 8020: 0000: 0000: 0000: 0000	xx: 0405: 0000: 8020: 0000: 0000: 0000: 0000
1	connector: 3090B			xx: 0405: 0000: 8020: 0000: 0000: 0000: 0000	xx: 0405: 0000: 8020: 0000: 0000: 0000: 0000

TOMADAS ENERGIA GERADOR	TOMADAS ENERGIA COMUM

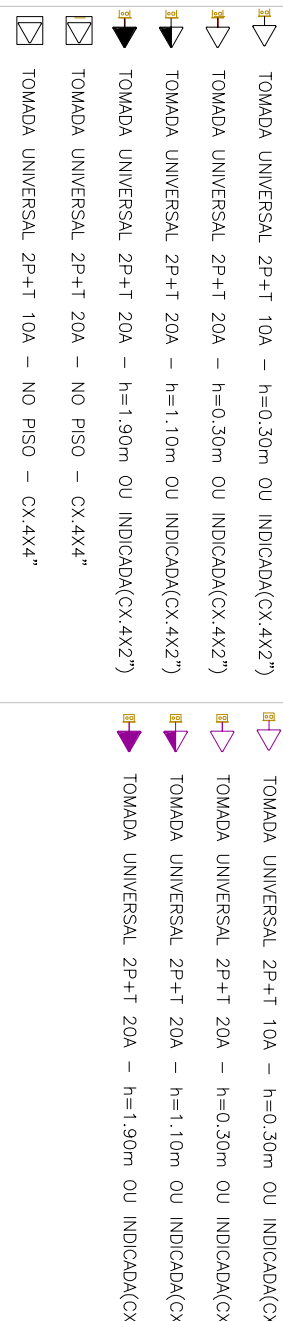


ENERGIA ESTABILIZADA (NB)	CENTROS DE DISTRIBUIÇÃO

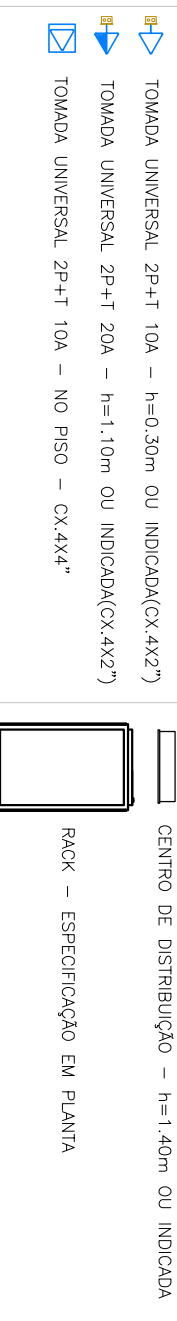



INTERRUPTORES



TONADAS LÓGICA

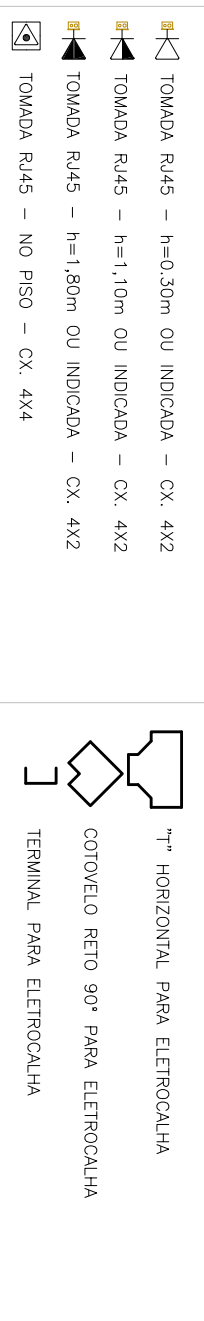

PLANTA BAIXA - TERREDO ILUMINAÇÃO/TOMADAS E ALIMENTADORES
ESCALA:1/50

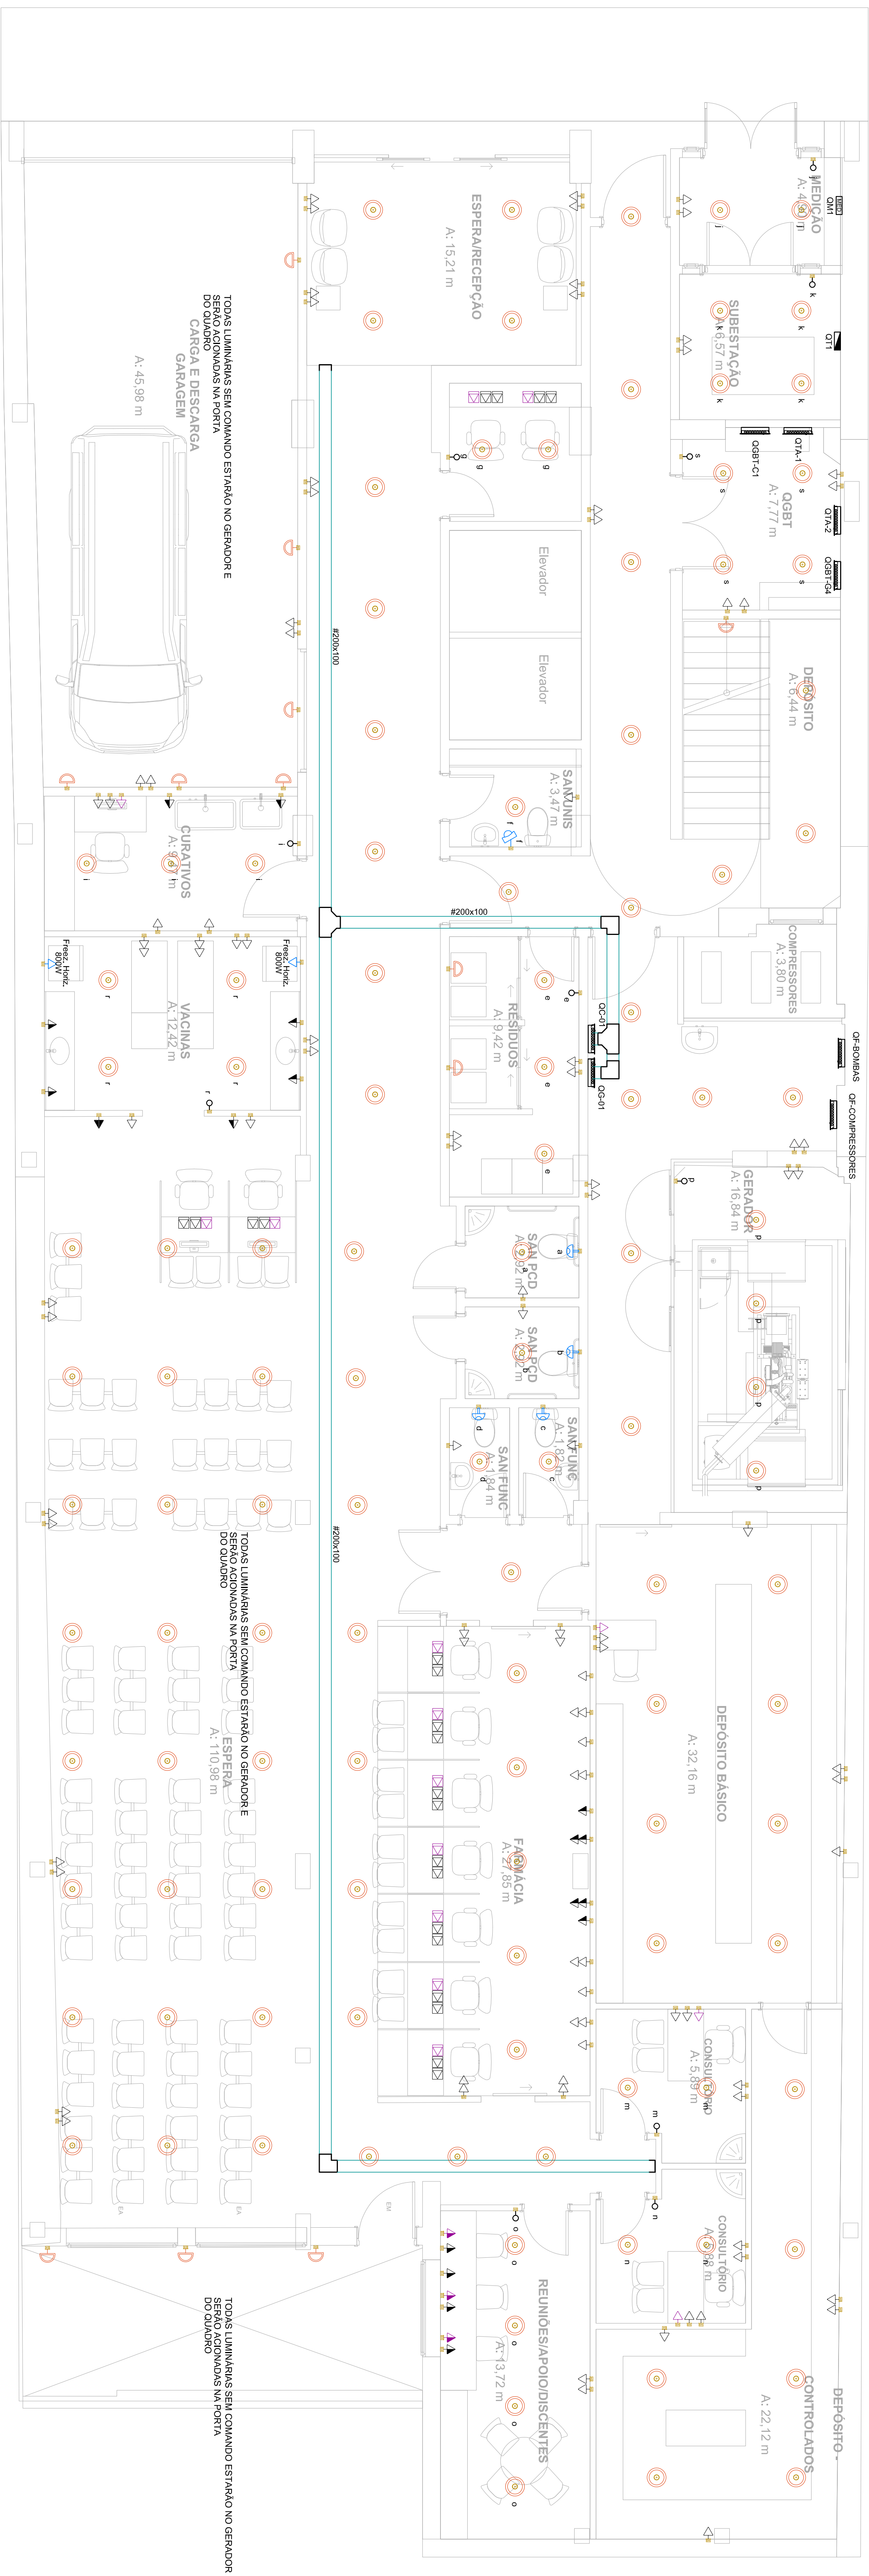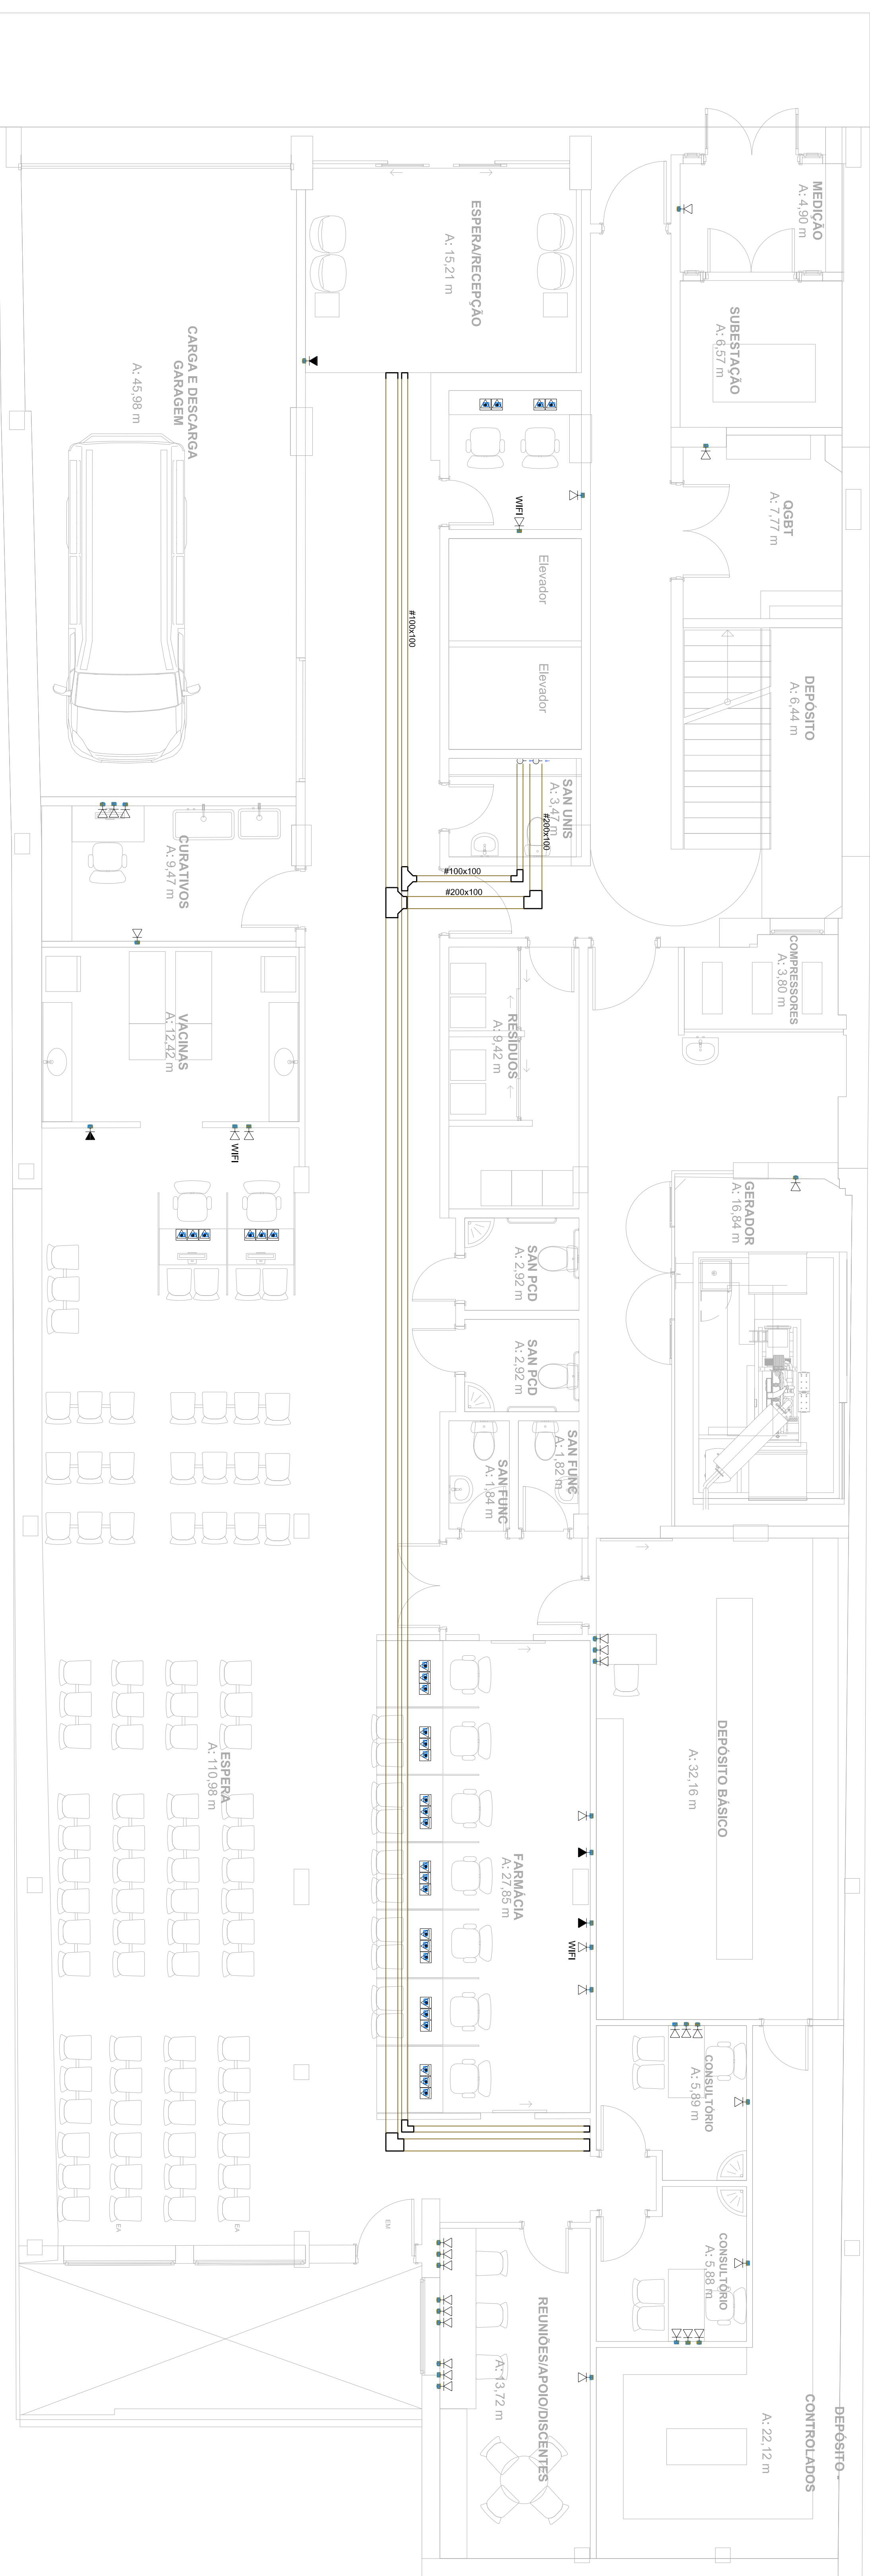PLANTA BAIXA - TERREO LÓGICA
ESCALA:1/50

NENHUMA Cópia deste documento será validada para execução sem a assinatura do Técnico			
D	ESTUDO PRELIMINAR - ANÁLISE DE DESENVOLVIMENTO	WTR	30/04/2025
C	ESTUDO PRELIMINAR - ANÁLISE DE DESENVOLVIMENTO	LETHA	30/04/2025
B	ESTUDO PRELIMINAR - ANÁLISE DE DESENVOLVIMENTO	LETHA	09/05/2025
A	ESTUDO PRELIMINAR - ANÁLISE DE DESENVOLVIMENTO	LETHA	09/05/2025
REVISÃO	008/2025/2025	DESENHO	DATA

**UNIVERSIDADE FEDERAL DE CIÊNCIAS
DA SAÚDE DE PORTO ALEGRE**

SUA SEDE É EM SETIMBO, 113-A - CENTRO - PORTO ALEGRE

arquitetura

m

Endereço: Rua Setimbo, nº 113 - Centro - 91131-900
Fone/Fax: (51) 3223-3320
Telefones: (51) 3223-3320 e 3223-3321
E-mail: arquitetura@ufsc.br

ESTUDO PRELIMINAR

TERRÇO
ELÉTRICA E LÓGICA

LIVRO

[illegible]