



- 2 - OS CORDÕES LITZ DE INTERFONOS NO SOLO E TODOS OS CABOS ALIMENTANDO A BATERIA DESEJADA POSSUÍR TENSÃO DE FOCAMENTO 0,01 V
- 3 - OS CORDÕES ALIMENTANDO O TUBULOCÓLIO E TOMADAS PRECISAM TER SUA ÁREA MINIMA 2,5 mm²
- 4 - OS ELÉTRONIOS DA REDE ELÉTRICA, COM CORDÕES DE 0,50 mm SERÃO DE 0,50 mm (3x1)
- 5 - OS ELÉTRONIOS DA REDE LÓGICA TELEFONA, COM CORDÕES DESEJADO SERÃO DE 0,50 mm (1x1)
- 6 - CONDIÇÕES DO CORDÃO EM TODAS AS DISTRIBUIÇÕES (PARADA) DE ELÉTRONICA

ELETRODUTOS E ELETROCALHAS

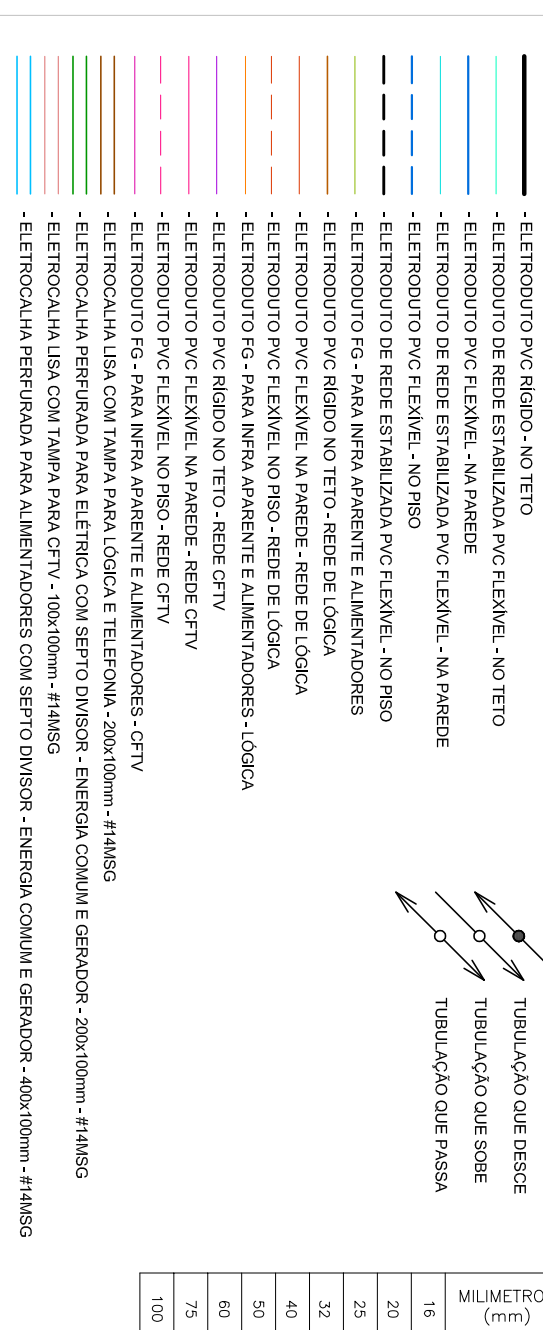


SA000.0	RECARGO	SA000.0	RECARGO	SA000.0	RECARGO
Y	CONSEJOS TERA	I	CONSEJOS REFORMA	XXXXXX	XX OJOS CONJUGES R200 90% DE MULTA
I	CONSEJOS FISC	II	REFORMA DECLAR	XXXX-4P	XX OJOS 10% -4P CIRCUTORIA 5
J	CONSEJOS NOTUR				

TOMADAS ENERGIA COMUM	TOMADAS ENERGIA GERADOR

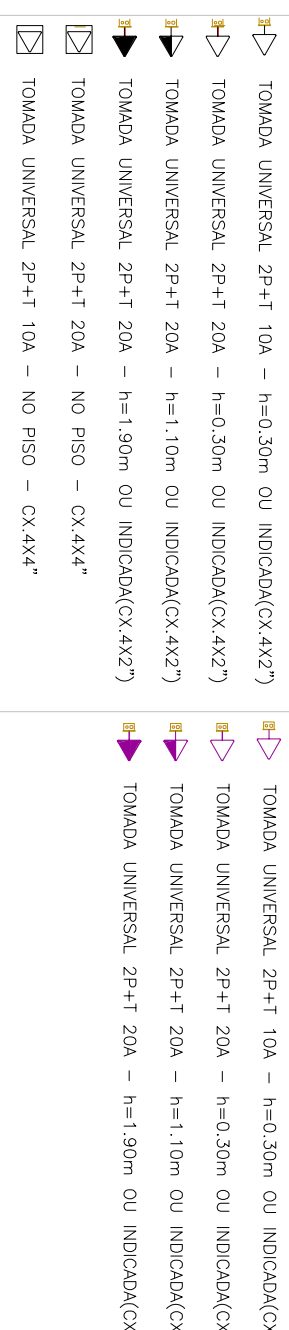



CENTROS DE DISTRIBUIÇÃO

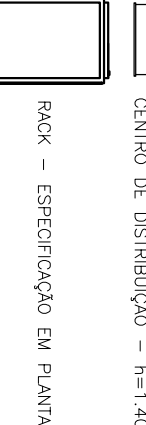


ERUPTORES



ADIDAS LOGICA	ACESSÓRIOS
---------------	------------

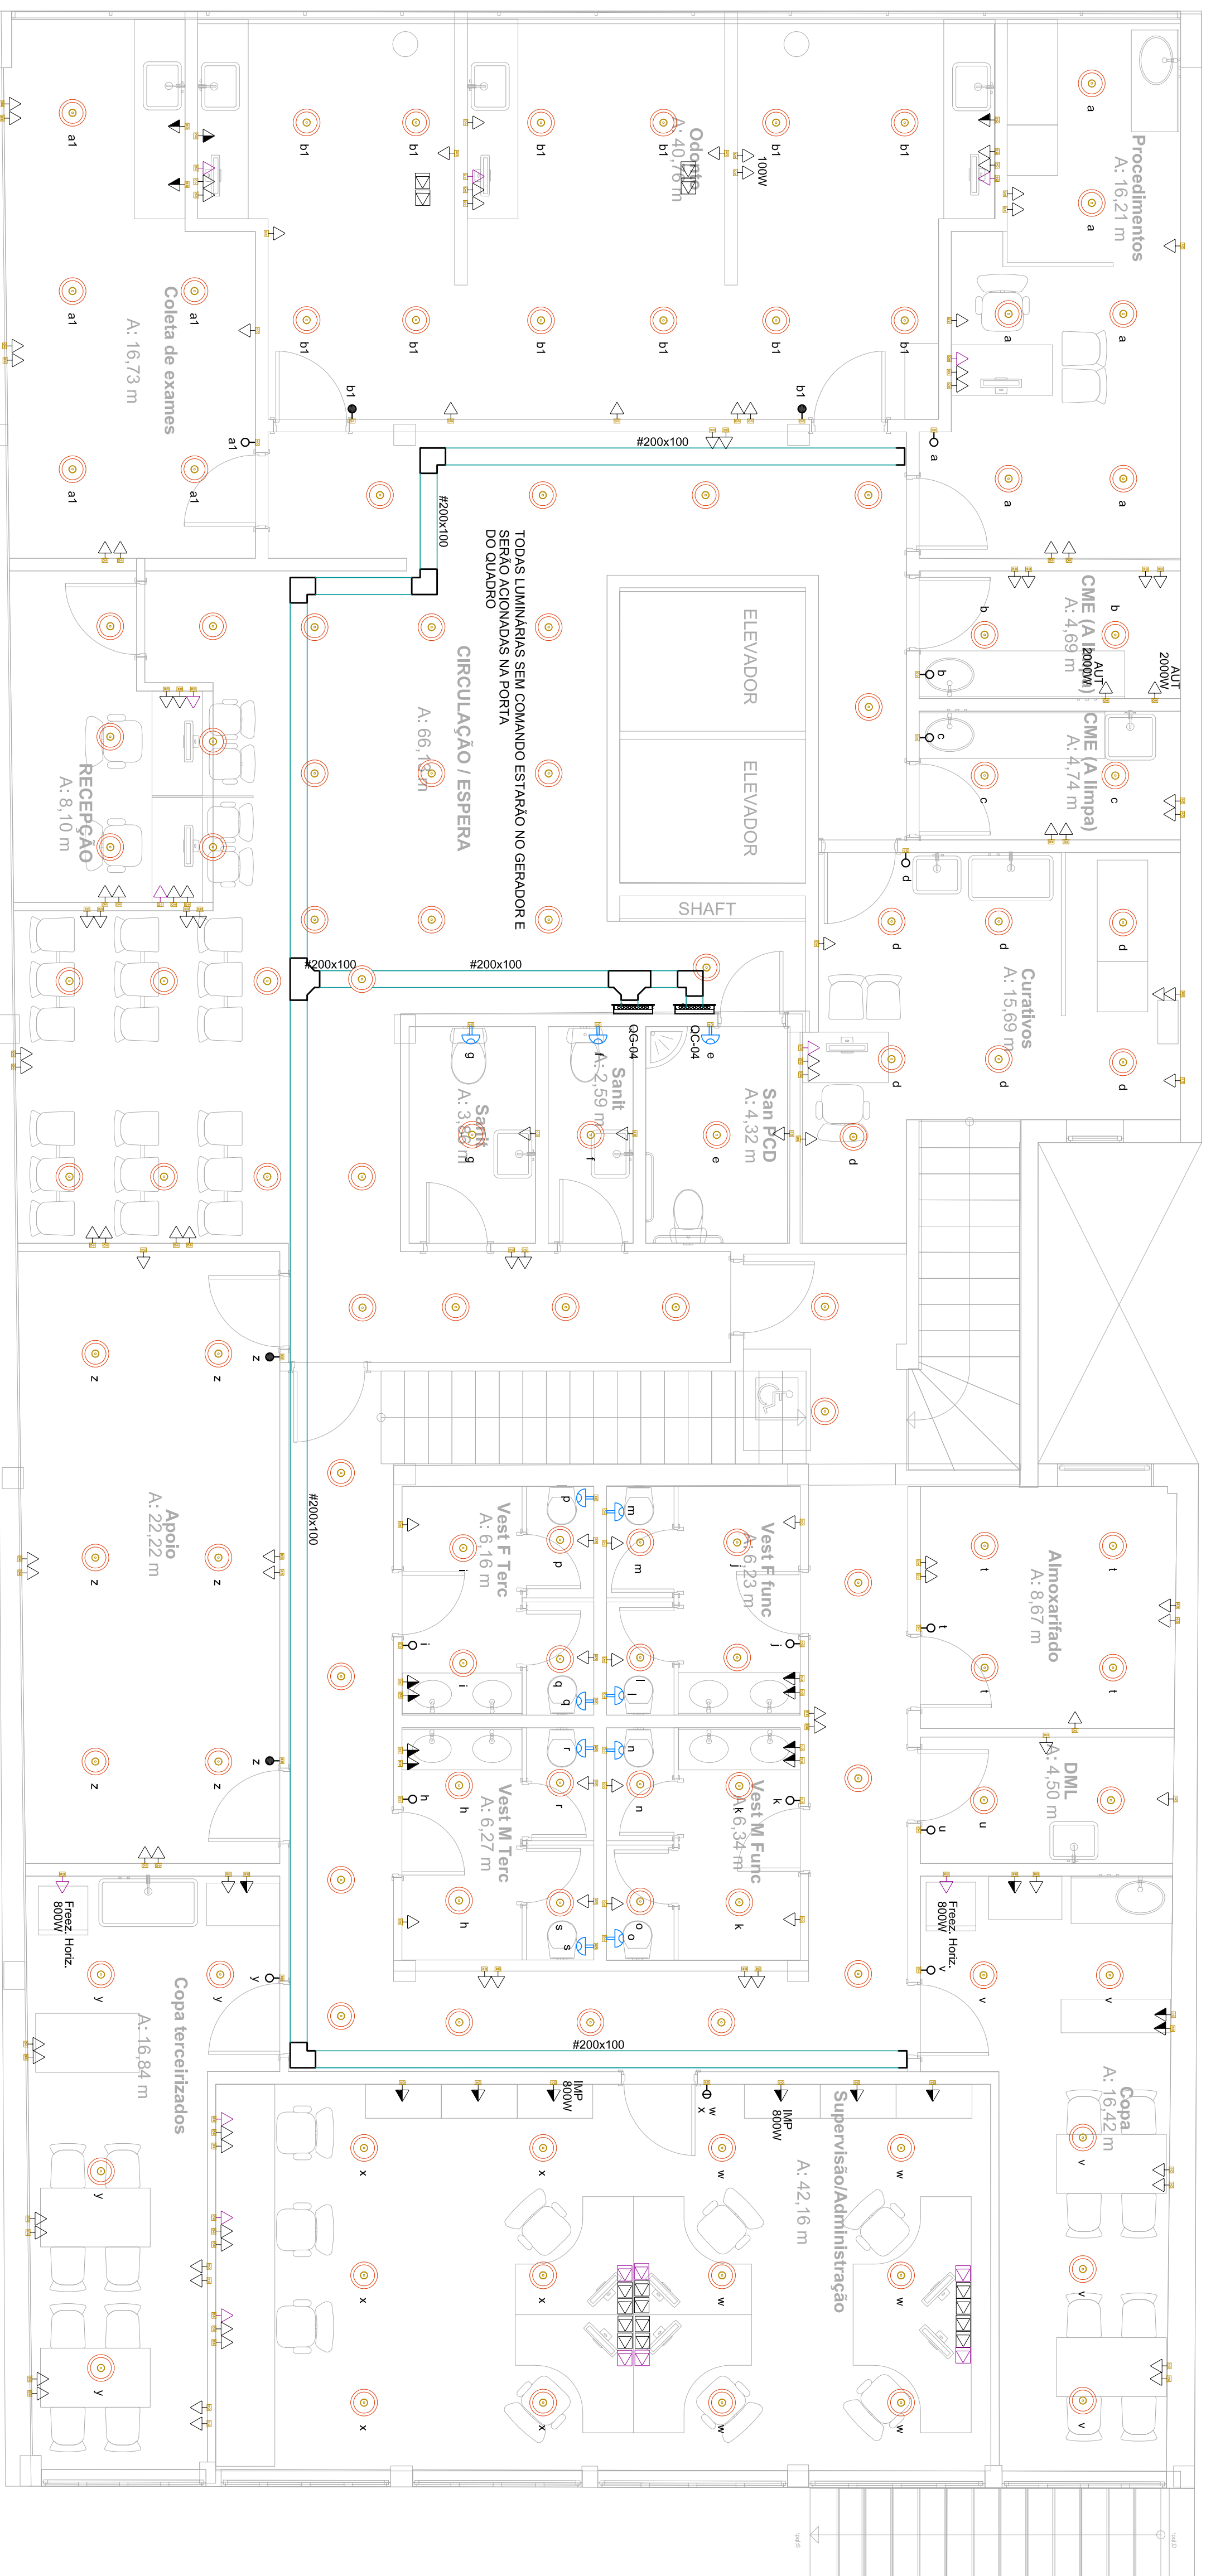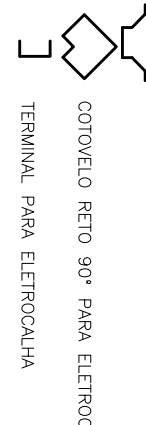

PLANTA BAIXA - 4º PAVIMENTO ILUMINAÇÃO TOMADAS E ALIMENTADORES
ESCALA: 1/50

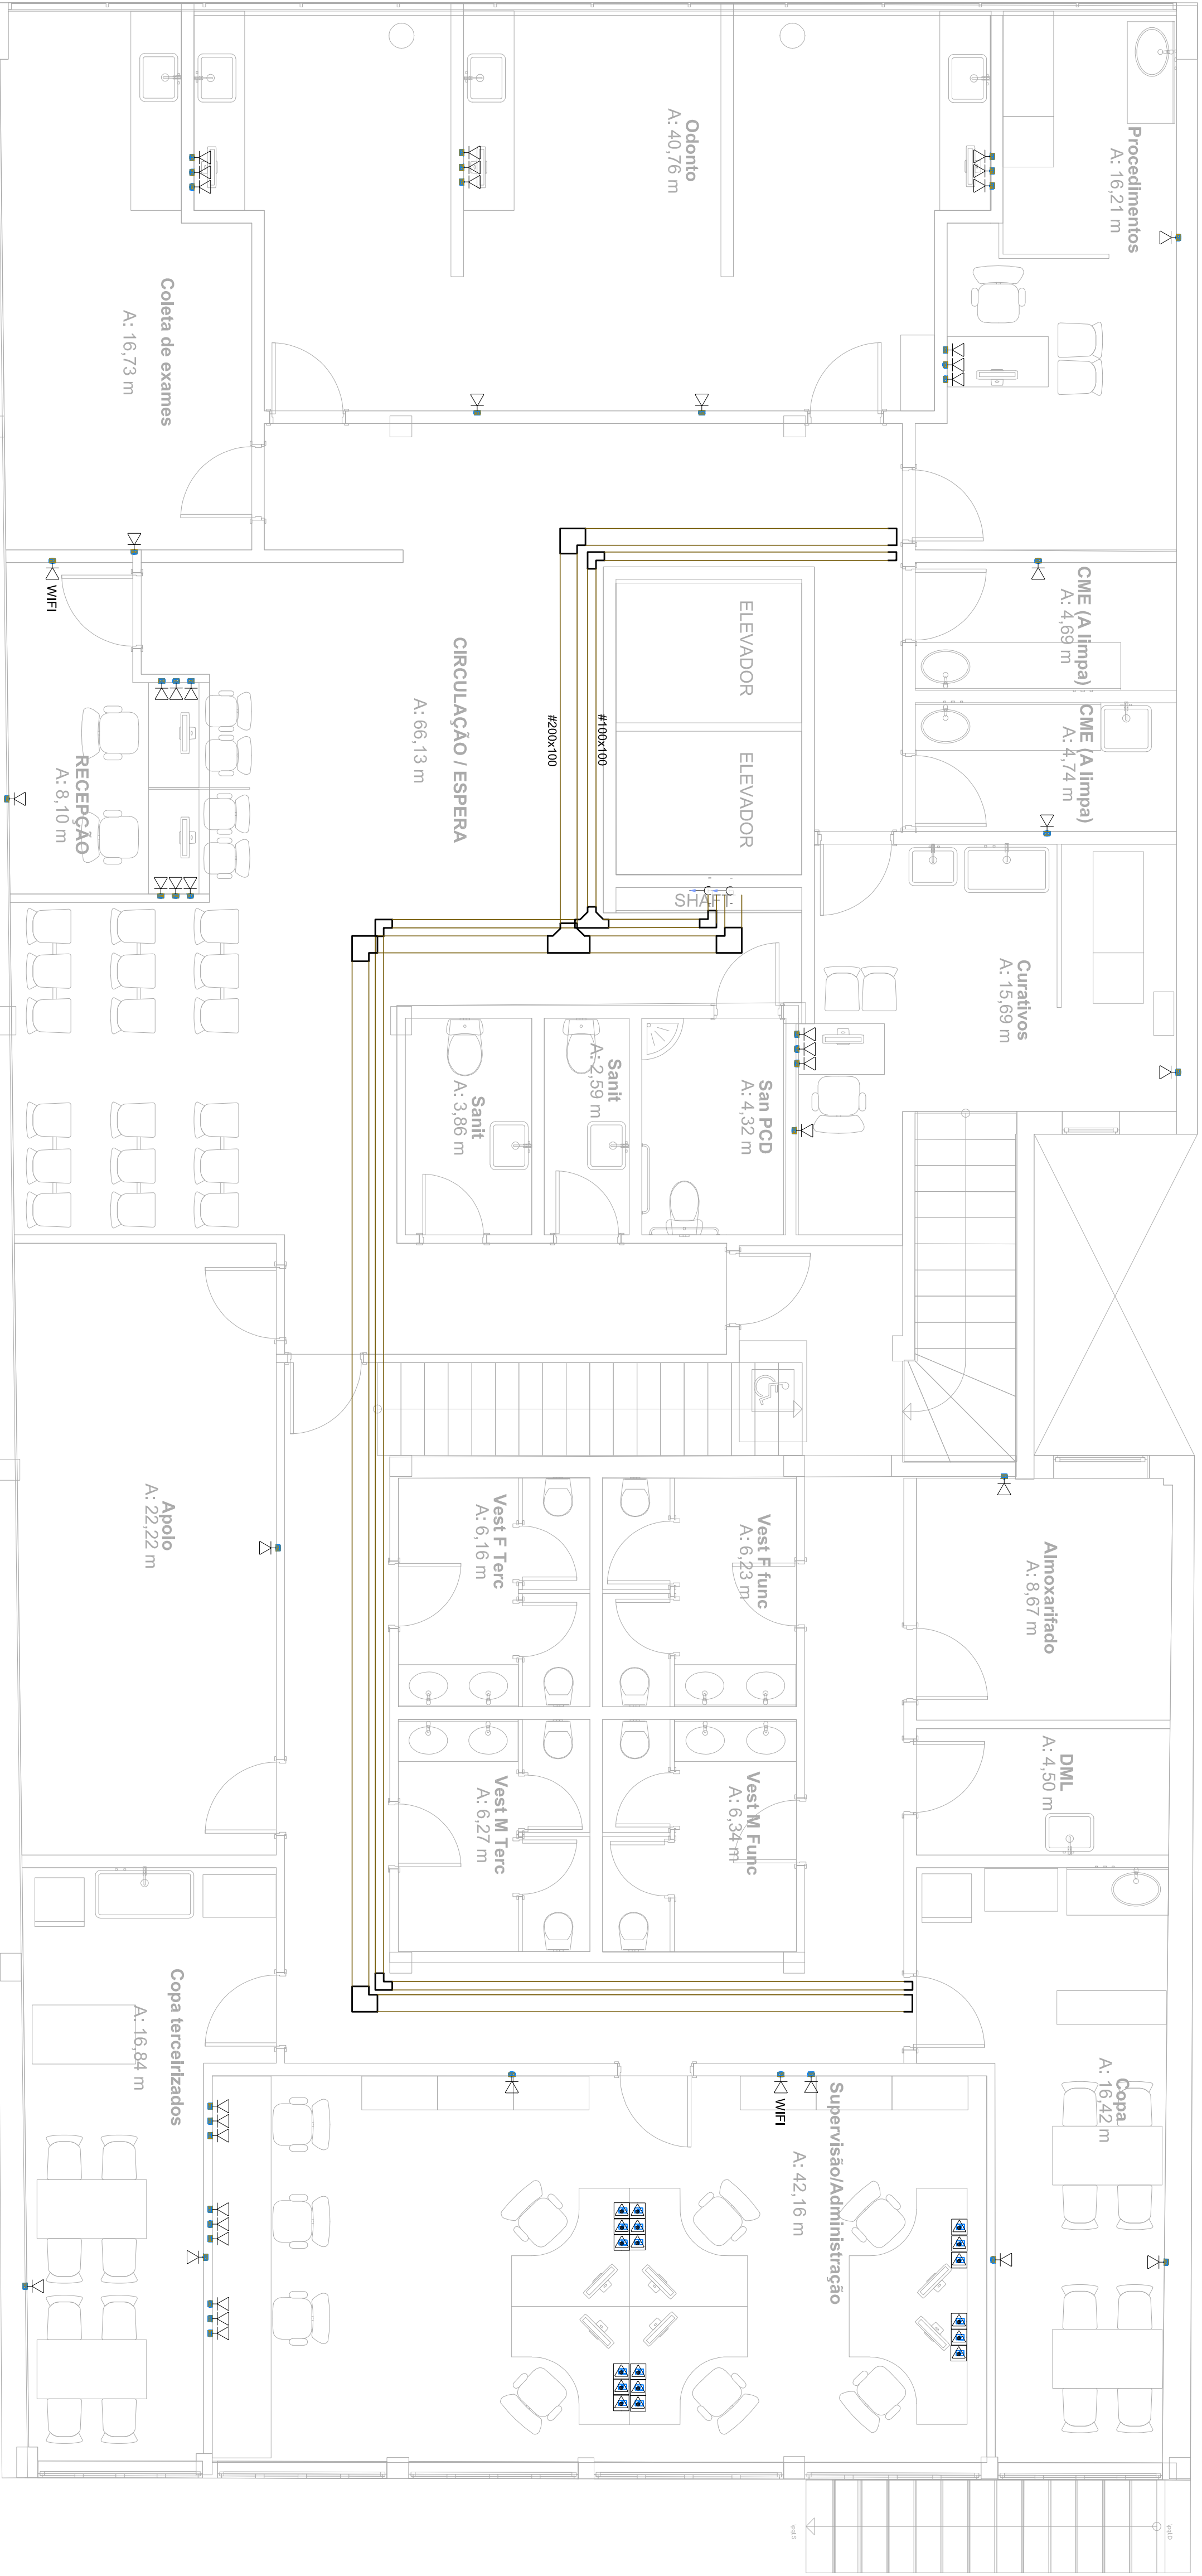PLANTA BAIXA - 4º PAVIMENTO LÓGICA
ESCALA: 1/50

NENHUMA COMA DESTE DOCUMENTO SERÁ VALIDA PARA EXERCÍCIO SEM A ASSINATURA DO RESPONSÁVEL TÉCNICO					
D	ESTUDO PRELIMINAR - MATRIZ DE RISCO DAS VAS		ATRI	3	
E	ESTUDO PRELIMINAR - LAYOUT DE INSTALAÇÃO		LETHA	3	
B	ESTUDO PRELIMINAR - PROJETO DE TUBULAÇÃO		LETHA	3	
A	ESTUDO PRELIMINAR - PROJETO DE FUNDAMENTAÇÃO		LETHA	0	
CORREÇÕES			DESENV		

BRASIL

UNIVERSIDADE FEDERAL DE CIÊNCIAS DA SAÚDE DE PORTO ALEGRE

ESTUDO PRELIMINAR DE AVALIAÇÃO DO APARELHO RESPIRATÓRIO E DA LOGICA DE CONTROLE

Projeto 144 (15) 222-3303

Coordenador: Prof. Dr. Roberto L. de Azevedo

Investigador: Prof. Dr. Roberto L. de Azevedo

avaliado por: 1 a 4 (1) 222-3303

avaliado por: 1 a 4 (1) 222-3303

avaliado por: 1 a 4 (1) 222-3303

avaliado por: 1 a 4 (1) 222-3303

avaliado por: 1 a 4 (1) 222-3303

avaliado por: 1 a 4 (1) 222-3303