


PLANTA BAIXA 3º PAVIMENTO

ESCALA: 1:50

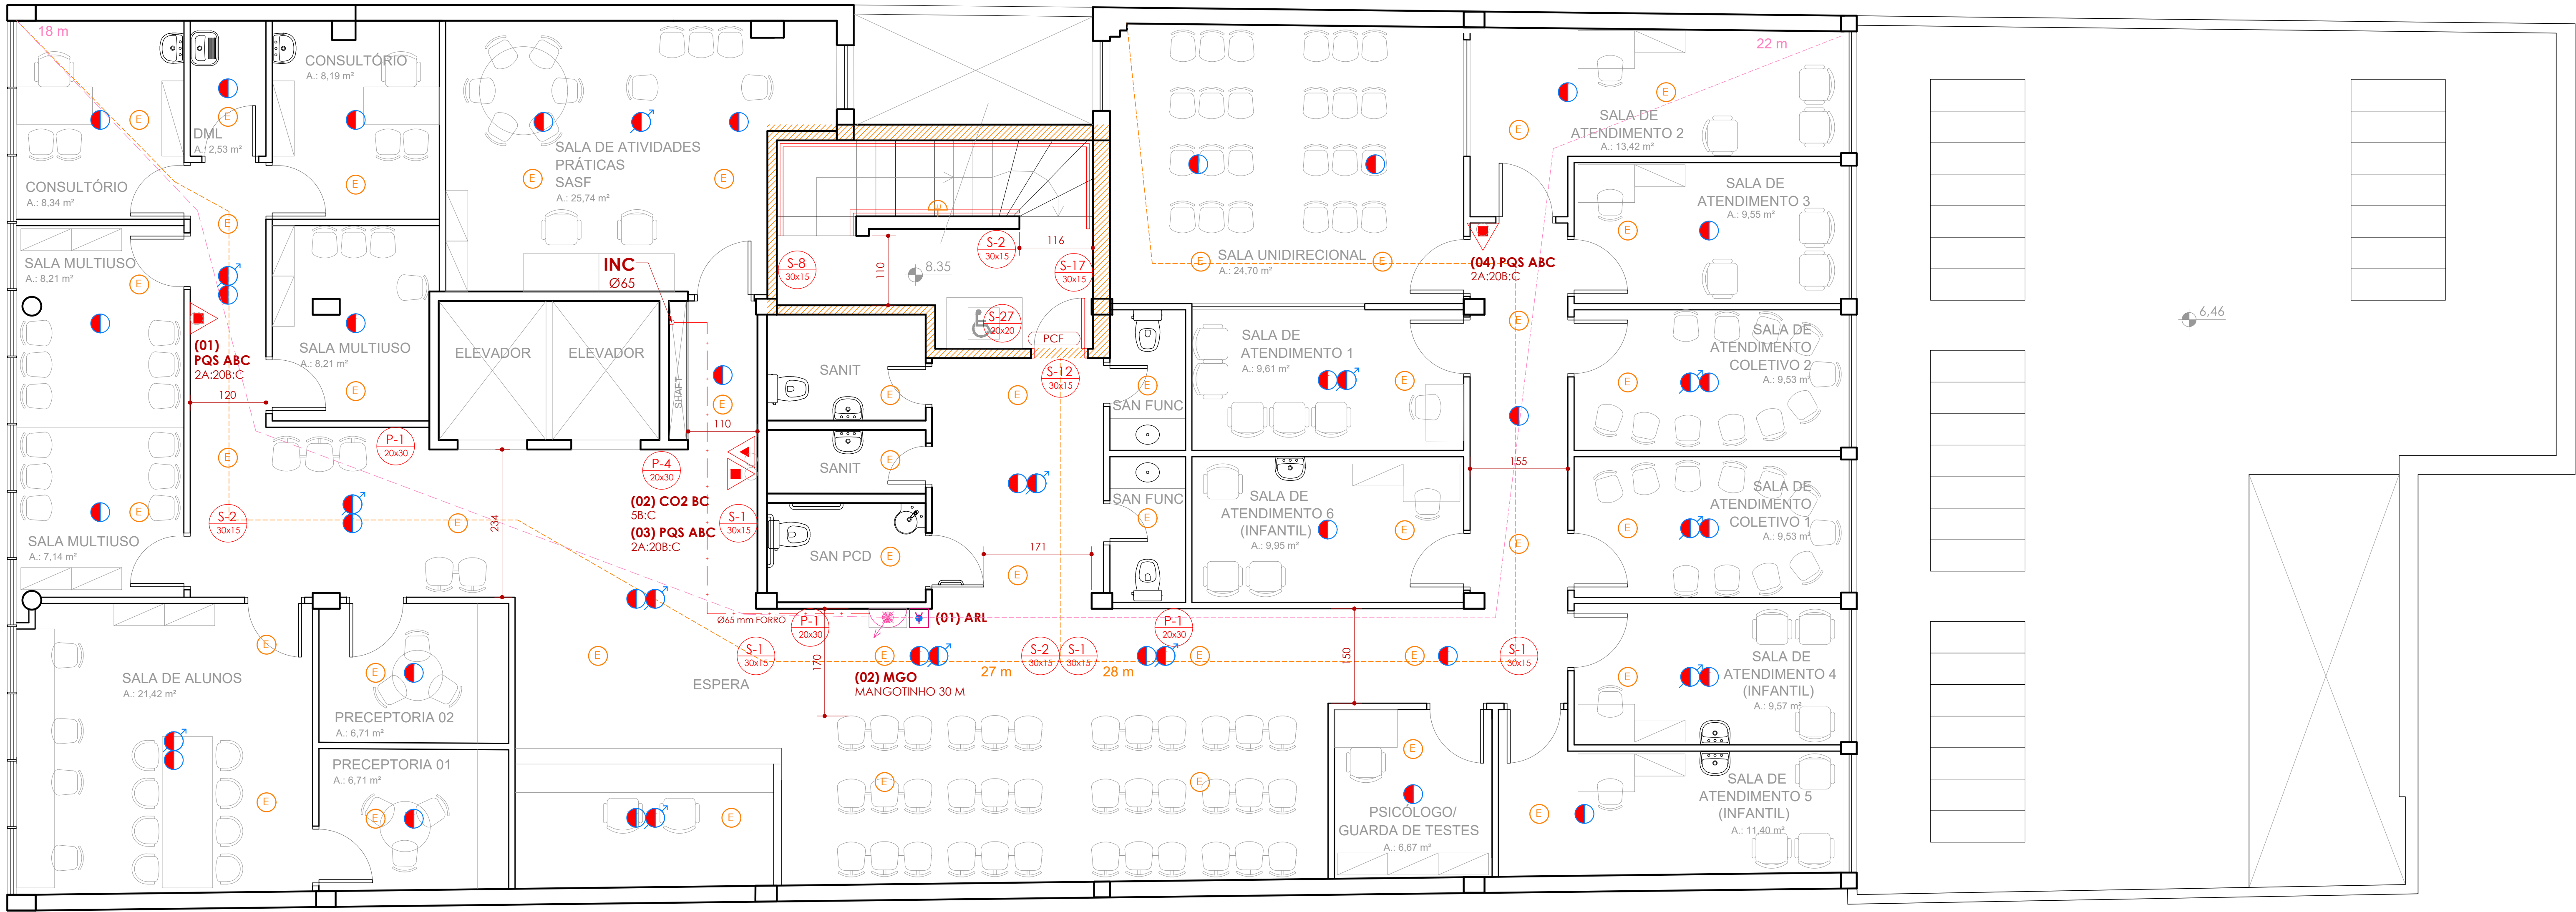

RT-12/2021 - RESOLUÇÃO TÉCNICA SINALIZAÇÃO DE EMERGÊNCIA		
SÍMBOLOS	CÓDIGOS	DESCRIÇÃO
	P-1	SINALIZAÇÃO DE "PROIBIDO FUMAR", INDICADO PARA TODO O LOCAL ONDE FUMAR POSSA AUMENTAR O RISCO DE INCÊNDIO
	P-4	SINALIZAÇÃO DE "PROIBIDO UTILIZAR O ELEVADOR EM CASO DE INCÊNDIO", FIXADA ACIMA DE CADA PAINEL DE BOTÕES DE CHAMADA DO ELEVADOR
	S-1	SÍMBOLO ORIENTAÇÃO DE SAÍDA À DIREITA 30 x 15 cm
	S-2	SÍMBOLO ORIENTAÇÃO DE SAÍDA À ESQUERDA 30 x 15 cm
	S-3	SÍMBOLO ORIENTAÇÃO DE SAÍDA À FRENTE, FIXADA ACIMA DO VÃO DE ABERTURAS SEM PORTA, 30 x 15 cm
	S-8	SÍMBOLO ORIENTAÇÃO DE SAÍDA DA ESCADA DE EMERGÊNCIA DESCE À DIREITA 30 x 15 cm
	S-9	SÍMBOLO ORIENTAÇÃO DE SAÍDA DA ESCADA DE EMERGÊNCIA DESCE À ESQUERDA 30 x 15 cm
	S-12	SÍMBOLO ORIENTAÇÃO DE SAÍDA, FIXADA ACIMA DE VÃO DE ABERTURA COM PORTA OU SAÍDA FINAL DA EDIFICAÇÃO, 30 x 15 cm
	S-17	SÍMBOLO DE INDICAÇÃO DE PAVIMENTO EM ESCADAS 20 x 20 cm
	S-27	INDICAÇÃO DE ÁREA DE RESGATE, INTERIOR DA ESCADA, 20 x 20 cm, FIXADA NA PAREDE A 180 cm

LEGENDA INSTALAÇÕES DE PREVENÇÃO E COMBATE CONTRA INCÊNDIO:

	EXTINTOR PQS ABC PÓ QUÍMICO SECO, 2A/20B:C		PCF PORTA CORTA-FOGO
	EXTINTOR CO2 BC DÍÓXIDO DE CARBONO, 5B:C		PAREDE CORTA-FOGO TRRF 2 HORAS
SISTEMA HIDRÁULICO DE COMBATE		ILUMINAÇÃO E SINALIZAÇÃO DE SAÍDA	
	ABRIGO 40x90x30cm, PARA MANGOTINHO 30 m		PONTO DE LUZ EMERGÊNCIA DE PAREDE BLOCO AUTÔNOMO, H: 2,20 m
	TUBULAÇÃO REDE DE HIDRANTES AÇO GALVANIZADO Ø 2 1/2" (65 mm)		PONTO DE LUZ EMERGÊNCIA DE TEITO, BLOCO AUTÔNOMO
	ALCANCE MANGUEIRAS MÁXIMO 30m		PONTO DE LUZ EMERGÊNCIA DE PAREDE, BLOCO AUTÔNOMO, H: 2,20m
	REGISTRO DE RECALQUE SIMPLES NO PASSO		PONTO DE LUZ EMERGÊNCIA COM FAROLETES, AUTÔNOMO, H: 2,20 m
SISTEMA DE ALARME E DETECÇÃO DE INCÊNDIO		SIMBOLOGIA CONFORME NBR 17.240: 2010	
	ACIONADOR MANUAL DE ALARME H: 1,20 m		DETECTOR DE FUMAÇA
	PAINEL CENTRAL DE ALARME H: 1,50 m		DETECTOR TÉRMICO
			DETECTOR DE FUMAÇA ENTREFORRO


NOTAS:

NAS TOMADAS DE INCÊNDIO, ESTÁ PREVISTO O USO DE ESQUICHOS REGULÁVEIS - QUE VARIAM ENTRE JATOS SÓLIDOS E JATOS NEBLINA, DE ACORDO COM RECOMENDAÇÃO DA NBR 13.714:2000.

O CÁLCULO DE PRESSÃO MÍNIMA DE UTILIZAÇÃO CONSIDERA USO SIMULTÂNEO DE DUAS TOMADAS DE INCÊNDIO.

PLANTA BAIXA 2º PAVIMENTO ALTO

ESCALA: 1:50

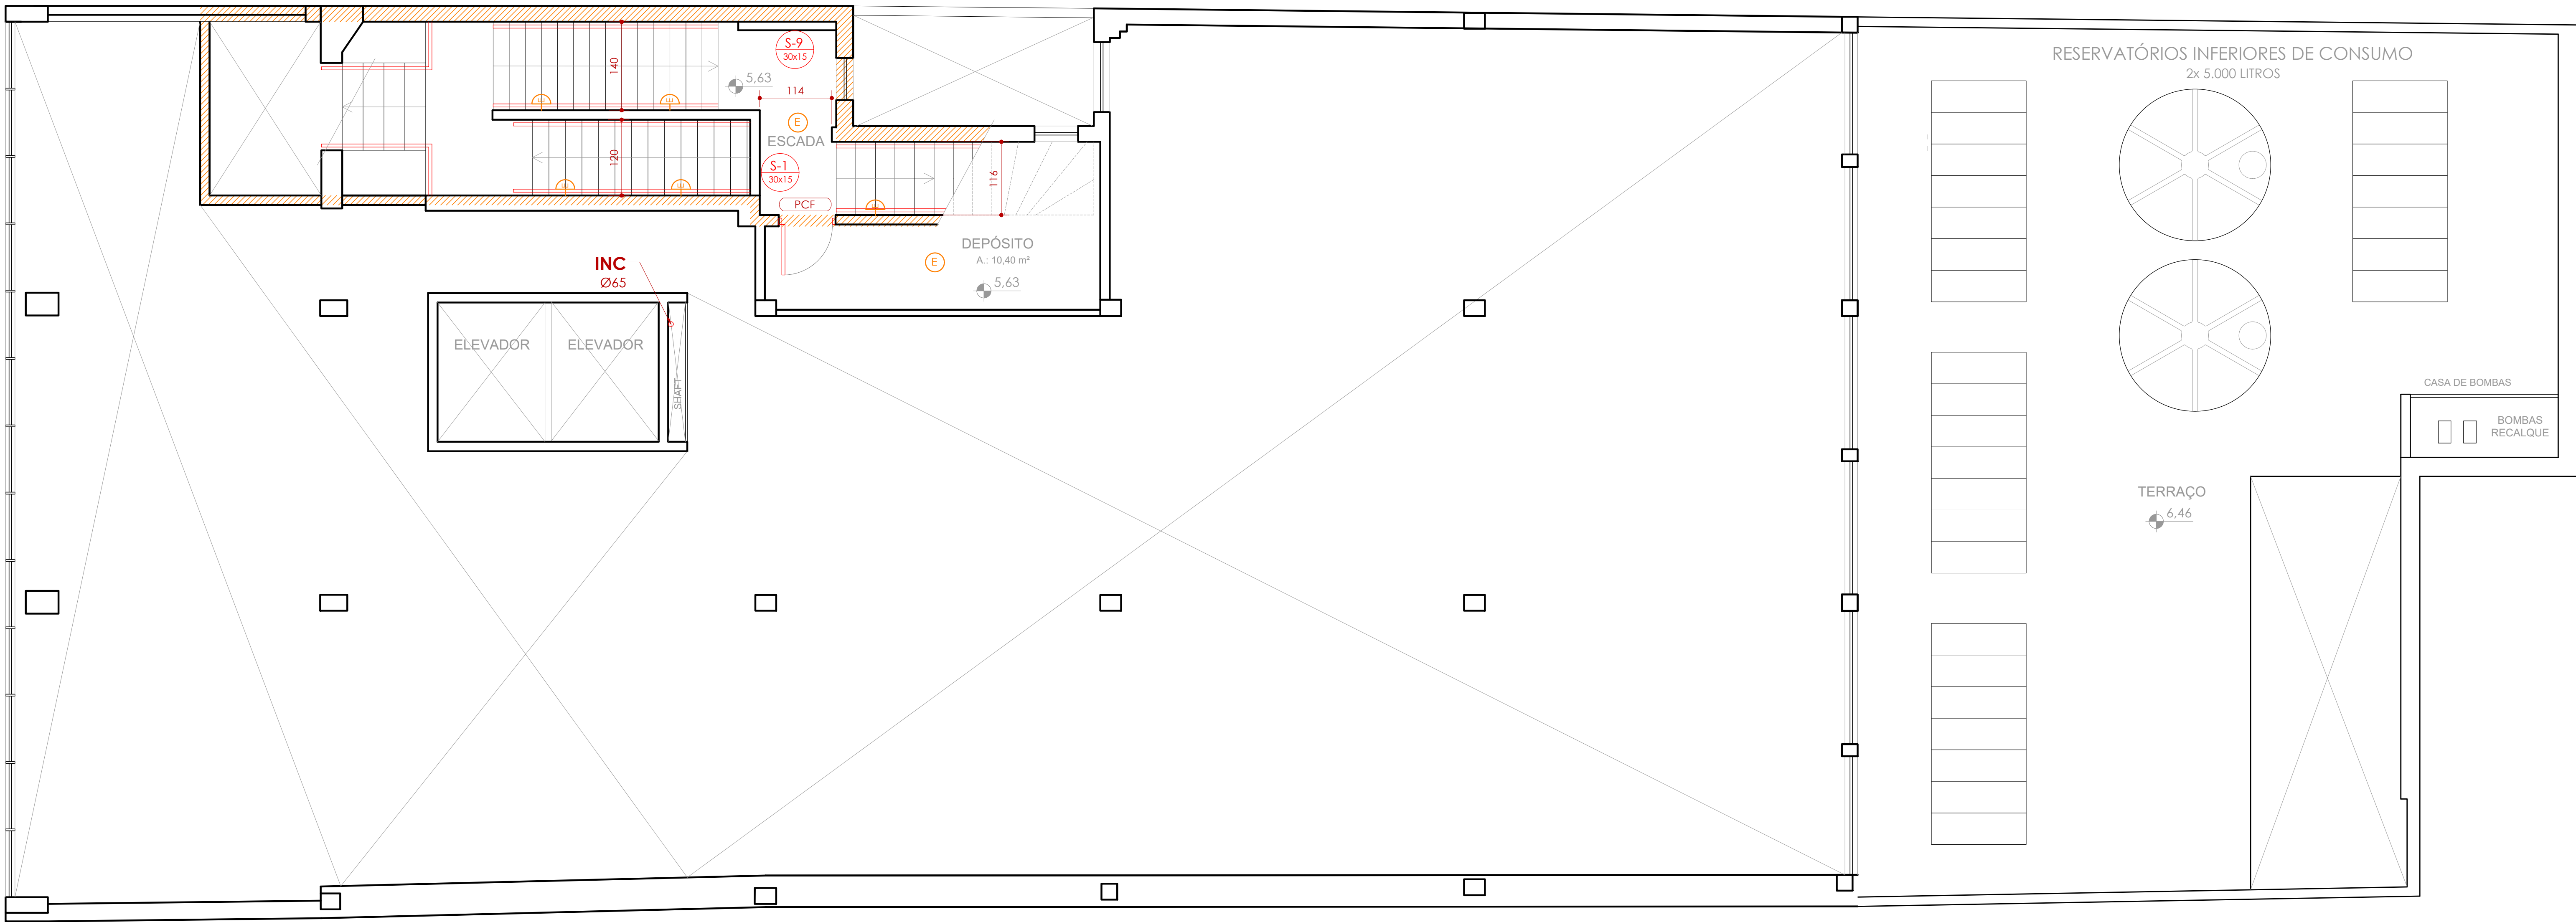

UNIVERSIDADE FEDERAL DE CIÊNCIAS DA SAÚDE DE PORTO ALEGRE		PREVENÇÃO E COMBATE CONTRA INCÊNDIO - PROJETO EXECUTIVO	
PLANTAS BAIXAS 2º PAVIMENTO ALTO E 3º PAVIMENTO		AL-02	
Arquitetura		UFSCPA	
Arquiteto: Leticia Ferreira Rodrigues		Projeto: Leticia Ferreira Rodrigues	
Data: 12/06/2023		Data: 12/06/2023	
Assinatura: Leticia Ferreira Rodrigues		Assinatura: Leticia Ferreira Rodrigues	
Carimbo: Leticia Ferreira Rodrigues		Carimbo: Leticia Ferreira Rodrigues	