



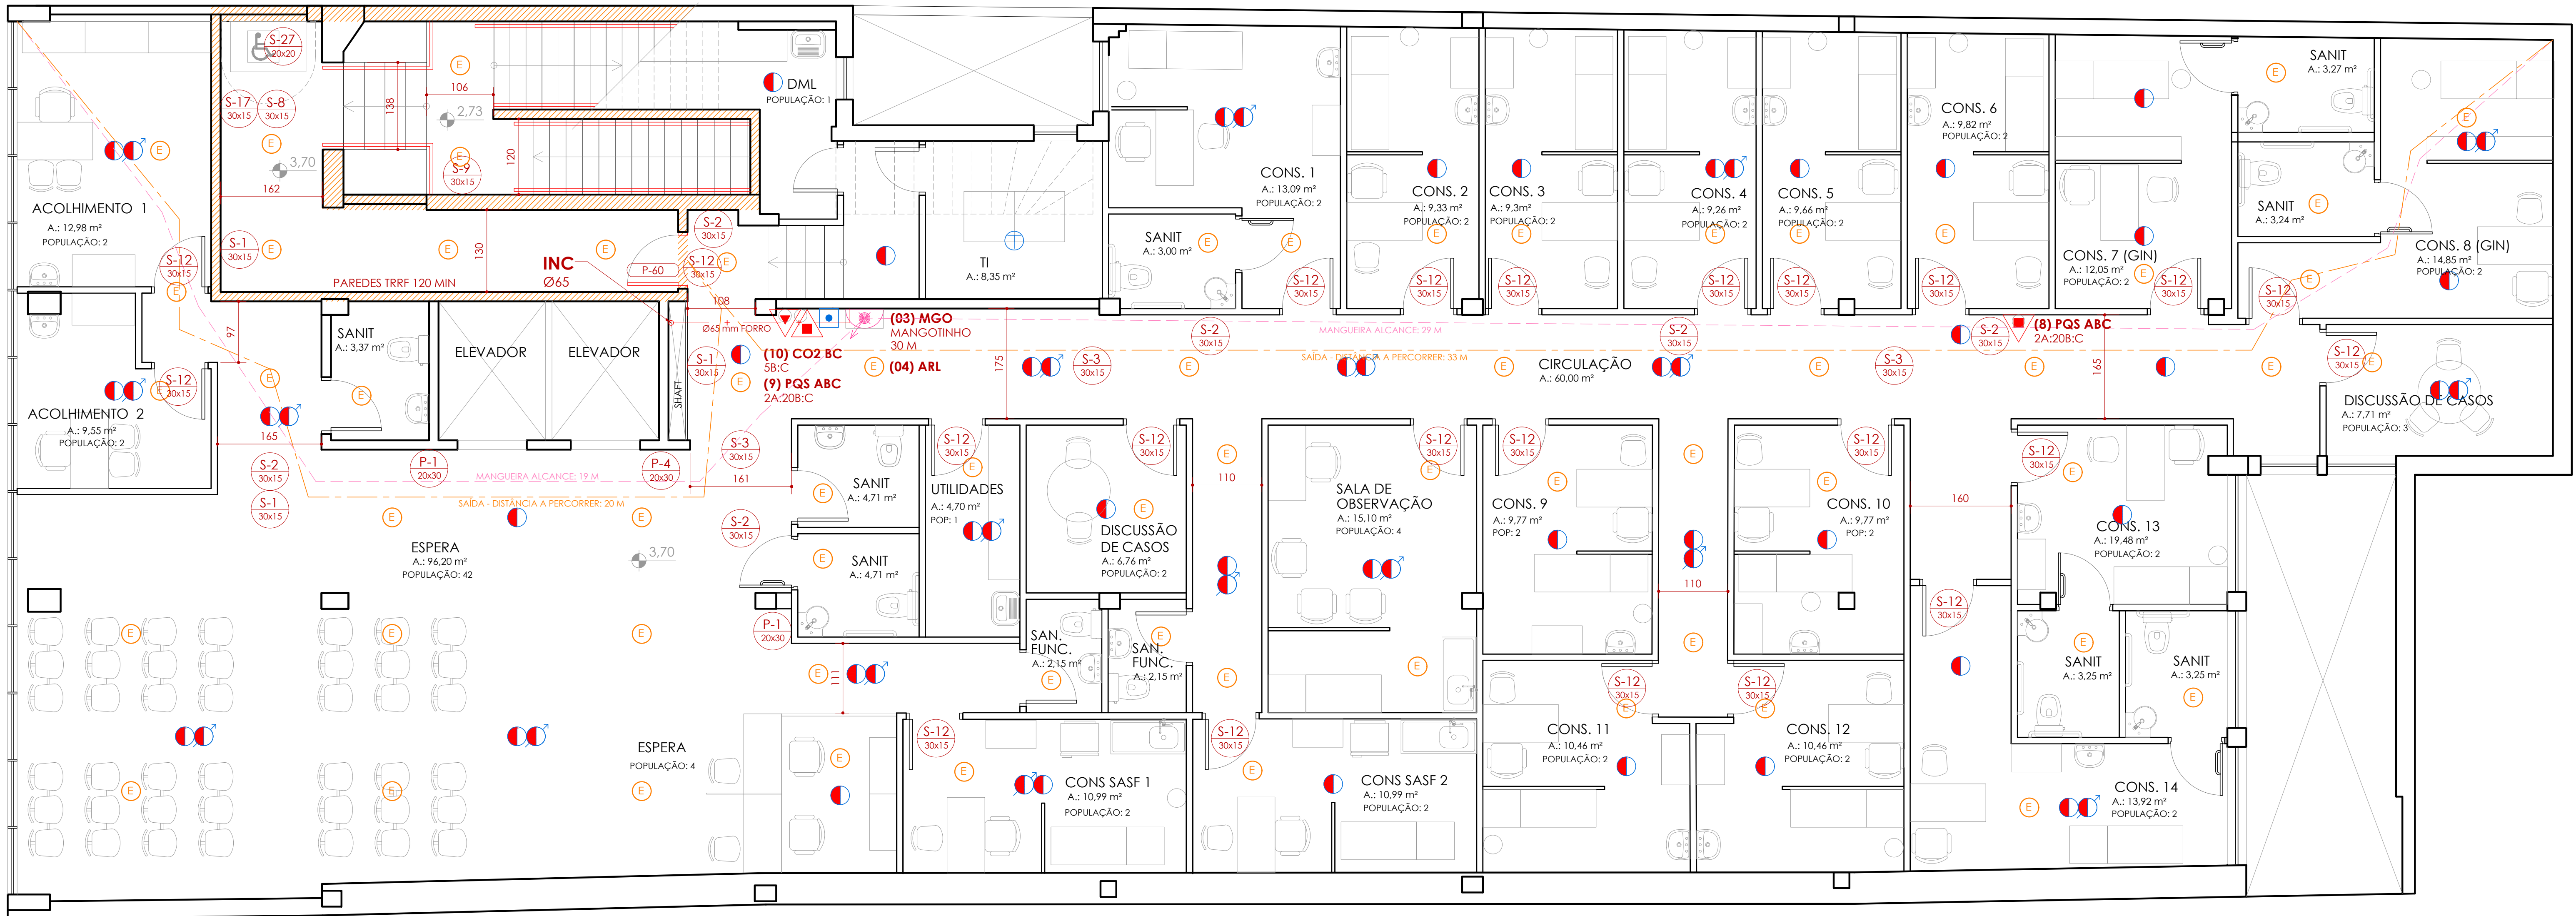

POPULAÇÃO PAVIMENTO: 90 PESSOAS
CAPACIDADE MÁXIMA ESCADA EXISTENTE

PLANTA BAIXA 2º PAVIMENTO BAIXO
ESCALA: 1:50

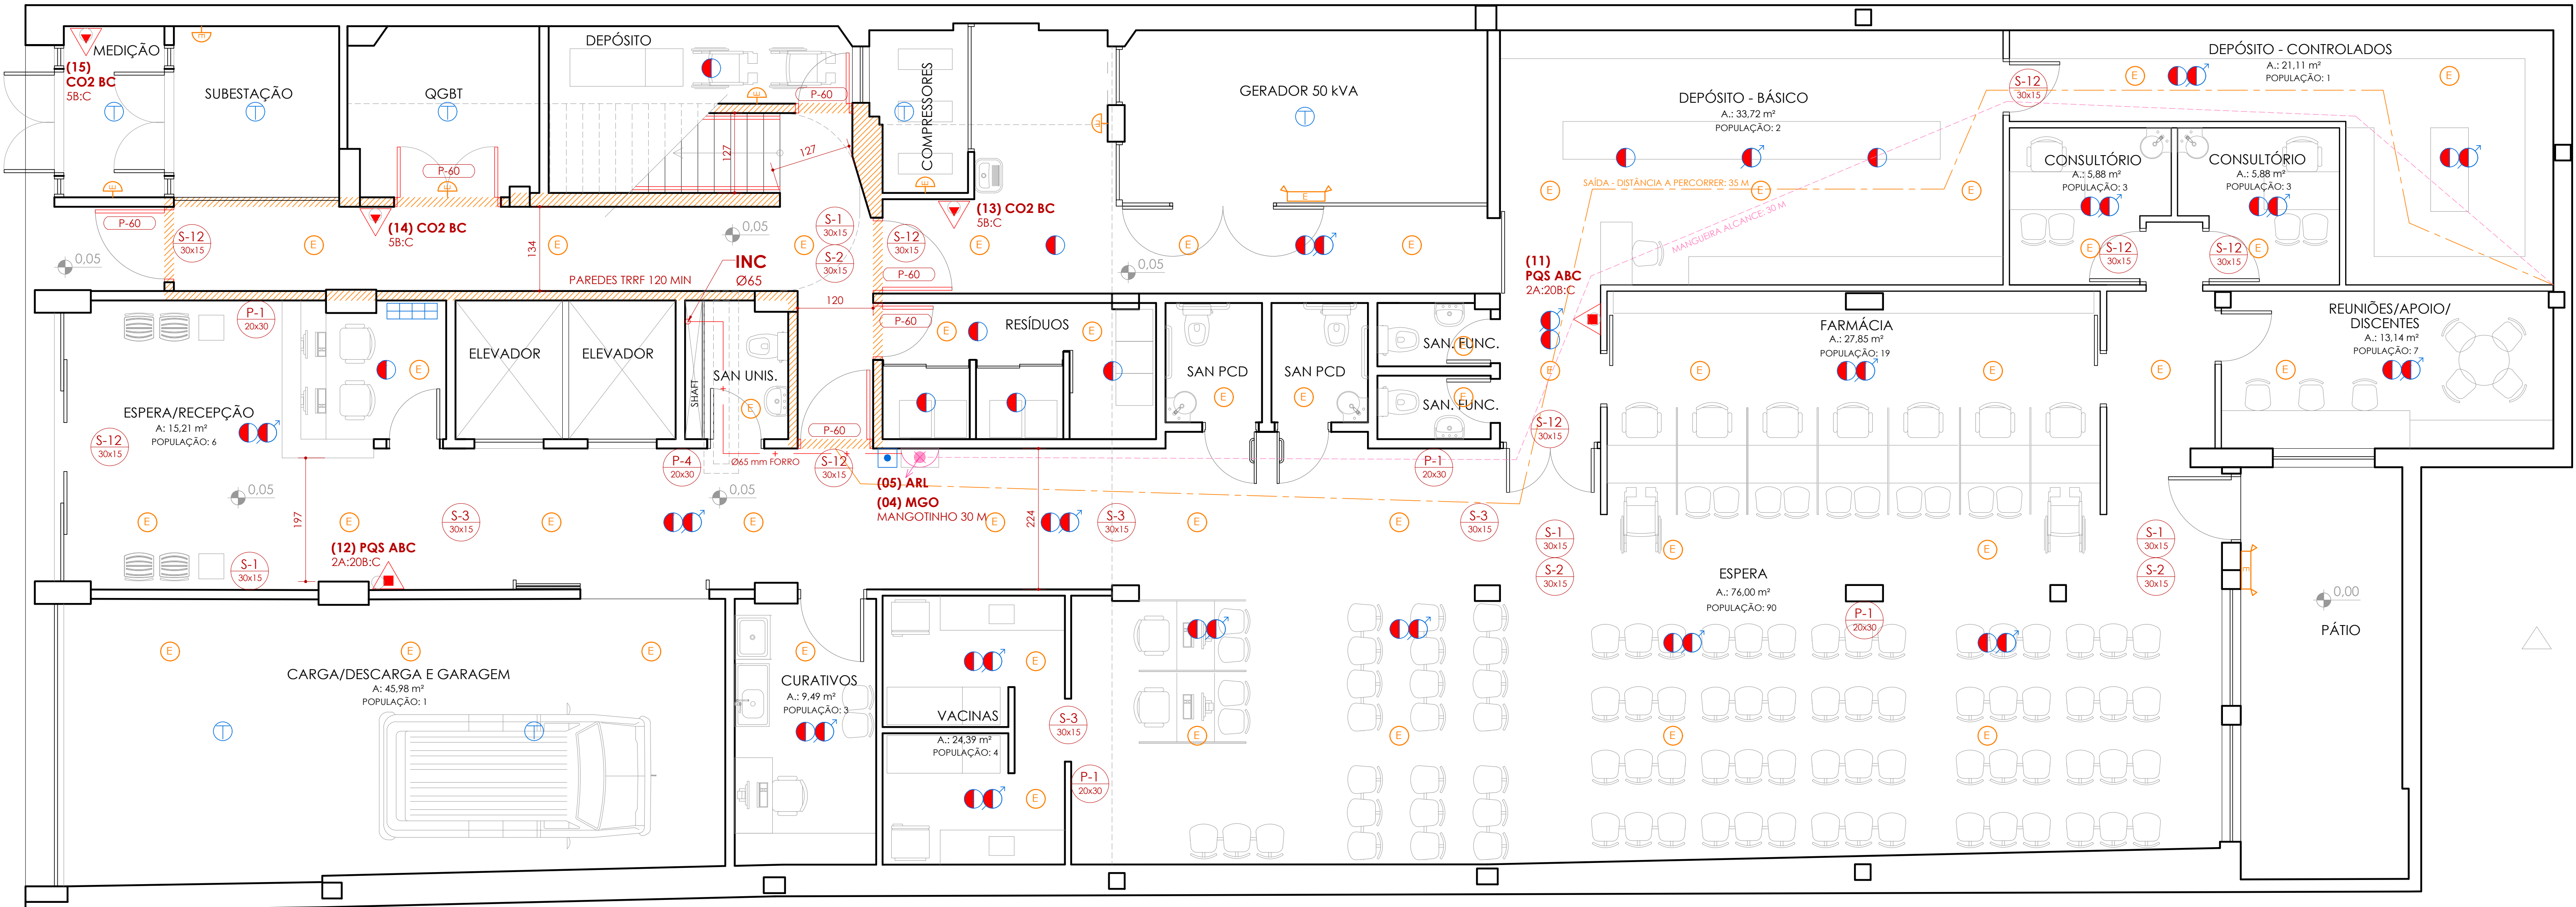

POPULAÇÃO PAVIMENTO: 139 PESSOAS

PLANTA BAIXA TÉRREO PAVIMENTO
ESCALA: 1:50

RT-12/2021 - RESOLUÇÃO TÉCNICA SINALIZAÇÃO DE EMERGÊNCIA		
SÍMBOLOS	CÓDIGOS	DESCRIÇÃO
	P-1	SINALIZAÇÃO DE "PROIBIDO FUMAR", INDICADO PARA TODO O LOCAL ONDE FUMAR POSSA AUMENTAR O RISCO DE INCÊNDIO.
	P-4	SINALIZAÇÃO DE "PROIBIDO UTILIZAR O ELEVADOR EM CASO DE INCÊNDIO", FIXADA ACIMA DE CADA PAINEL DE BOTÕES DE CHAMADA DO ELEVADOR.
	S-1	SÍMBOLO ORIENTAÇÃO DE SAÍDA À DIREITA 30 x 15 cm
	S-2	SÍMBOLO ORIENTAÇÃO DE SAÍDA À ESQUERDA 30 x 15 cm
	S-3	SÍMBOLO ORIENTAÇÃO DE SAÍDA À FRENTE, FIXADA ACIMA DO VÃO DE ABERTURAS SEM PORTA, 30 x 15 cm
	S-8	SÍMBOLO ORIENTAÇÃO DE SAÍDA DA ESCADA DE EMERGÊNCIA DESCE À DIREITA, 30 x 15 cm
	S-9	SÍMBOLO ORIENTAÇÃO DE SAÍDA DA ESCADA DE EMERGÊNCIA DESCE À ESQUERDA, 30 x 15 cm
	S-12	SÍMBOLO ORIENTAÇÃO DE SAÍDA, FIXADA ACIMA DE VÃO DE ABERTURA COM PORTA OU SAÍDA FINAL DA EDIFICAÇÃO, 30 x 15 cm
	S-17	SÍMBOLO DE INDICAÇÃO DE PAVIMENTO EM ESCADAS 20 x 20 cm
	S-27	INDICAÇÃO DE ÁREA DE RESGATE, INTERIOR DA ESCADA, 20 x 20 cm, FIXADA NA PAREDE A 180 cm

LEGENDA INSTALAÇÕES DE PREVENÇÃO E COMBATE CONTRA INCÊNDIO:	
	EXTINTOR PQS ABC PÓ QUÍMICO SECO, 2A/20B/C
	EXTINTOR CO2 BC DÍÓXIDO DE CARBONO, 5B/C
	PCF PORTA CORTA-FOGO
	PAREDE CORTA-FOGO TRRF 2 HORAS
	DISTÂNCIA A PERCORRER
SISTEMA HIDRÁULICO DE COMBATE	
	ABRIGO 40x90x30cm, PARA MANGOTINHO 30 m
	TUBULAÇÃO REDE DE HIDRANTES AÇO GALVANIZADO Ø 2,1/2" (65 mm)
	ALCANCE MANGUEIRAS MÁXIMO 30m
	REGISTRO DE RECALQUE SIMPLES NO PASSOIO
ILUMINAÇÃO E SINALIZAÇÃO DE SAÍDA	
	PONTO DE LUZ EMERGÊNCIA DE PAREDE BLOCO AUTÔNOMO, H: 2,20 m
	PONTO DE LUZ EMERGÊNCIA DE TEITO, BLOCO AUTÔNOMO
	PONTO DE LUZ EMERGÊNCIA DE PAREDE, BLOCO AUTÔNOMO, H: 2,20m
	PONTO DE LUZ EMERGÊNCIA COM FAROLETES, AUTÔNOMO, H: 2,20 m
SISTEMA DE ALARME E DETECÇÃO DE INCÊNDIO	
	ACIONADOR MANUAL DE ALARME H: 1,20 m
	PAINEL CENTRAL DE ALARME H: 1,50 m
	DETECTOR DE FUMAÇA
	DETECTOR TÉRMICO
	DETECTOR DE FUMAÇA ENTREFORRO

NOTAS:
NAS TOMADAS DE INCÊNDIO, ESTÁ PREVISTO O USO DE ESQUICHOS REGULÁREIS - QUE VARIAM ENTRE JATOS SÓLIDOS E JATOS NEBLINA, DE ACORDO COM RECOMENDAÇÃO DA NBR 13.714:2000.
O CÁLCULO DE PRESSÃO MÍNIMA DE UTILIZAÇÃO CONSIDERA USO SIMULTÂNEO DE DUAS TOMADAS DE INCÊNDIO.

04	REVISÃO DE PROJETO DETECTORES ENTREFORROS	03.10.2023
05	REVISÃO DE PROJETO DETECTORES ENTREFORROS	01.08.2023
06	REVISÃO DE PROJETO ILUMINAÇÃO EMERGÊNCIA NAS SAÍDAS DE EMERGÊNCIA	01.08.2023
07	APPROVAÇÃO PROJETO	12.06.2023
REVISÃO: OBSERVAÇÕES		
UNIVERSIDADE FEDERAL DE CIÊNCIAS DA SAÚDE DE PORTO ALEGRE		
RUA DA CONCEIÇÃO 401 - CENTRO - PORTO ALEGRE		
PREVENÇÃO E COMBATE CONTRA INCÊNDIO - PROJETO EXECUTIVO		
PLANTAS BAIXAS PAVIMENTO TÉRREO E 2º PAVIMENTO BAIXO		
Nome: (11) 3024.2797 e-mail: lara@ufscpa.com.br	UFSCPA	UFSCPA
Ass: Cícero dos Santos Projeto: Porto Alegre	Ass: Cícero dos Santos Projeto: Porto Alegre	Ass: Cícero dos Santos Projeto: Porto Alegre
AL-01		