



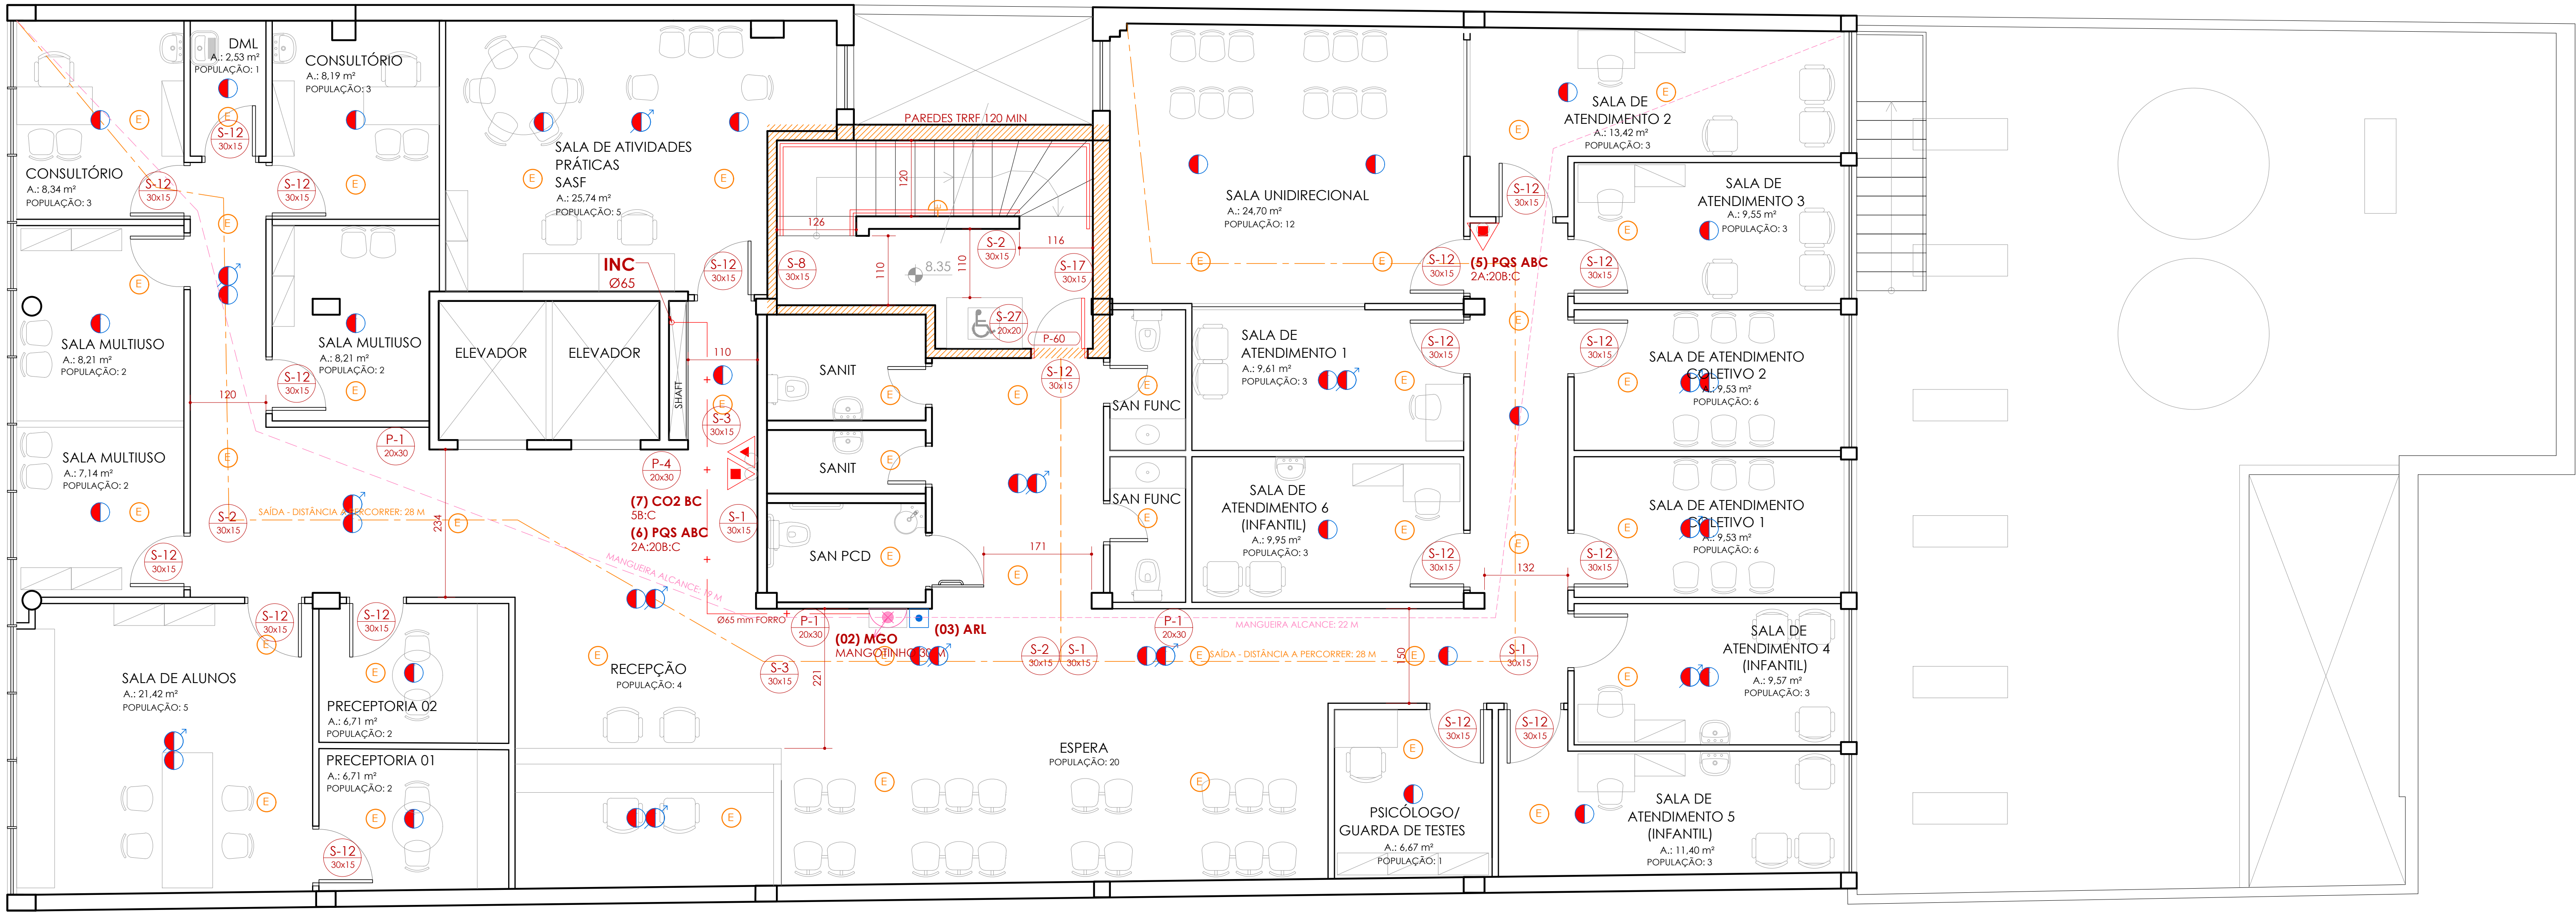

POPULAÇÃO PAVIMENTO: 90 PESSOAS
CAPACIDADE MÁXIMA ESCADA EXISTENTE

PLANTA BAIXA 3º PAVIMENTO
ESCALA: 1:50

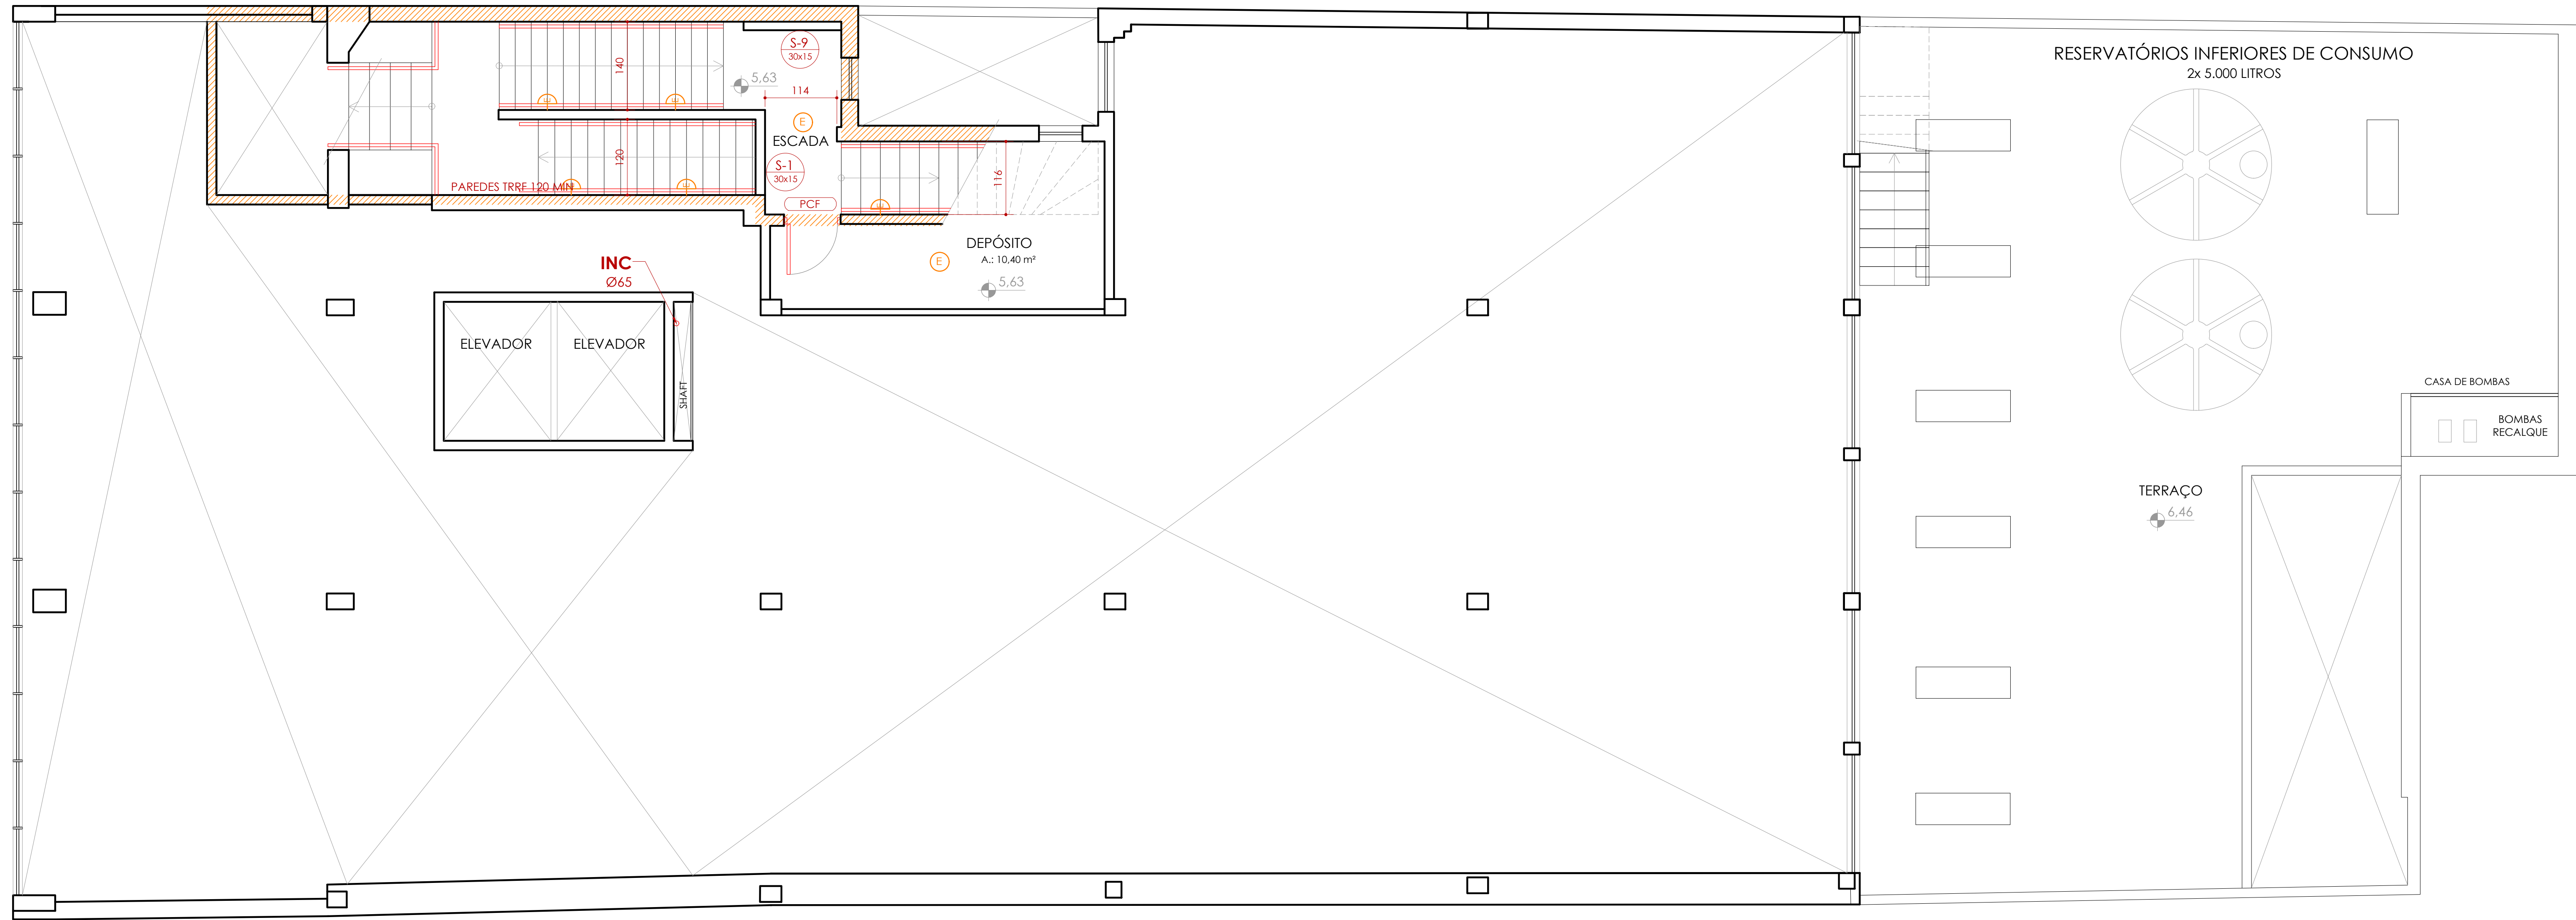

PLANTA BAIXA 2º PAVIMENTO ALTO
ESCALA: 1:50

RT-12/2021 - RESOLUÇÃO TÉCNICA SINALIZAÇÃO DE EMERGÊNCIA		
SÍMBOLOS	CÓDIGOS	DESCRIÇÃO
	P-1	SINALIZAÇÃO DE "PROIBIDO FUMAR", INDICADO PARA TODO O LOCAL ONDE FUMAR POSSA AUMENTAR O RISCO DE INCÊNDIO
	P-4	SINALIZAÇÃO DE "PROIBIDO UTILIZAR O ELEVADOR EM CASO DE INCÊNDIO", FIXADA ACIMA DE CADA PAINEL DE BOTÕES DE CHAMADA DO ELEVADOR
	S-1	SÍMBOLO ORIENTAÇÃO DE SAÍDA À DIREITA 30 x 15 cm
	S-2	SÍMBOLO ORIENTAÇÃO DE SAÍDA À ESQUERDA 30 x 15 cm
	S-3	SÍMBOLO ORIENTAÇÃO DE SAÍDA À FRENTE, FIXADA ACIMA DO VÃO DE ABERTURAS SEM PORTA, 30 x 15 cm
	S-8	SÍMBOLO ORIENTAÇÃO DE SAÍDA DA ESCADA DE EMERGÊNCIA DESCE À DIREITA, 30 x 15 cm
	S-9	SÍMBOLO ORIENTAÇÃO DE SAÍDA DA ESCADA DE EMERGÊNCIA DESCE À ESQUERDA, 30 x 15 cm
	S-12	SÍMBOLO ORIENTAÇÃO DE SAÍDA, FIXADA ACIMA DE VÃO DE ABERTURA COM PORTA OU SAÍDA FINAL DA EDIFICAÇÃO, 30 x 15 cm
	S-17	SÍMBOLO DE INDICAÇÃO DE PAVIMENTO EM ESCADAS 20 x 20 cm
	S-27	INDICAÇÃO DE ÁREA DE RESGATE, INTERIOR DA ESCADA, 20 x 20 cm, FIXADA NA PAREDE A 180 cm

LEGENDA INSTALAÇÕES DE PREVENÇÃO E COMBATE CONTRA INCÊNDIO:	
	EXTINTOR PQS ABC PO QUÍMICO SECO, 2A/20B:C
	EXTINTOR CO2 BC DÍÓXIDO DE CARBONO, 5B:C
	PCF PORTA CORTA-FOGO
	PAREDE CORTA-FOGO TRRF 2 HORAS
	--- DISTÂNCIA A PERCORRER
SISTEMA HIDRÁULICO DE COMBATE	
	ABRIDOR 40x90x30cm, PARA MANGOTINHO 30 m
	TUBULAÇÃO REDE DE HIDRANTES AÇO GALVANIZADO Ø 2,1/2" (65 mm)
	ALCANCE MANGUEIRAS MÁXIMO 30m
	REGISTRO DE RECALQUE SIMPLES NO PASSEIO
ILUMINAÇÃO E SINALIZAÇÃO DE SAÍDA	
	PONTO DE LUZ EMERGÊNCIA DE PAREDE BLOCO AUTÔNOMO, H: 2,20 m
	PONTO DE LUZ EMERGÊNCIA DE TETO, BLOCO AUTÔNOMO
	PONTO DE LUZ EMERGÊNCIA DE PAREDE, BLOCO AUTÔNOMO, H: 2,20m
	PONTO DE LUZ EMERGÊNCIA COM FAROLETES, AUTÔNOMO, H: 2,20 m
SISTEMA DE ALARME E DETECÇÃO DE INCÊNDIO	
	ACIONADOR MANUAL DE ALARME H: 1,20 m
	PAINEL CENTRAL DE ALARME H: 1,50 m
	DETECTOR DE FUMAÇA
	DETECTOR TÉRMICO
	DETECTOR DE FUMAÇA ENTREFORRO

NOTAS:
NAS TOMADAS DE INCÊNDIO, ESTÁ PREVISTO O USO DE ESQUICHOS REGULÁVEIS - QUE VARIAM ENTRE JATOS SÓLIDOS E JATOS NEBLINA, DE ACORDO COM RECOMENDAÇÃO DA NBR 13.714:2000.
O CÁLCULO DE PRESSÃO MÍNIMA DE UTILIZAÇÃO CONSIDERA USO SIMULTÂNEO DE DUAS TOMADAS DE INCÊNDIO.

04	REVISÃO DE PROJETO DETECTORES ENTREFORROS	UFSCPA	03.10.2023
03	REVISÃO DE PROJETO DETECTORES ENTREFORROS	UFSCPA	01.08.2023
02	REVISÃO DE PROJETO ILUMINAÇÃO EMERGÊNCIA NAS SAÍDAS DE EMERGÊNCIA	UFSCPA	30.06.2023
01	APROVAÇÃO DE PROJETO	UFSCPA	12.06.2023
REVISÃO	OBSERVAÇÕES	DATA	
UNIVERSIDADE FEDERAL DE CIÊNCIAS DA SAÚDE DE PORTO ALEGRE			
RUA DA CONCÓRDIA 404 - CENTRO - PORTO ALEGRE			
PREVENÇÃO E COMBATE CONTRA INCÊNDIO - PROJETO EXECUTIVO			
PLANTAS BAIXAS 2º PAVIMENTO ALTO E 3º PAVIMENTO			
Nome: (11) 3024.2797 e-mail: lara@ufscpa.com	UFSCPA	UFSCPA	UFSCPA
Ass: Cícero dos Santos Projeto: Porto Alegre, RS, Brasil	Ass: Leticia Ferreira Rodrigues Projeto: Porto Alegre, RS, Brasil	Ass: Leticia Ferreira Rodrigues Projeto: Porto Alegre, RS, Brasil	Ass: Leticia Ferreira Rodrigues Projeto: Porto Alegre, RS, Brasil
Ass: Cícero dos Santos Projeto: Porto Alegre, RS, Brasil	Ass: Leticia Ferreira Rodrigues Projeto: Porto Alegre, RS, Brasil	Ass: Leticia Ferreira Rodrigues Projeto: Porto Alegre, RS, Brasil	Ass: Leticia Ferreira Rodrigues Projeto: Porto Alegre, RS, Brasil