


- [illegible]

ELETRODUTOS E ELETROCALHAS

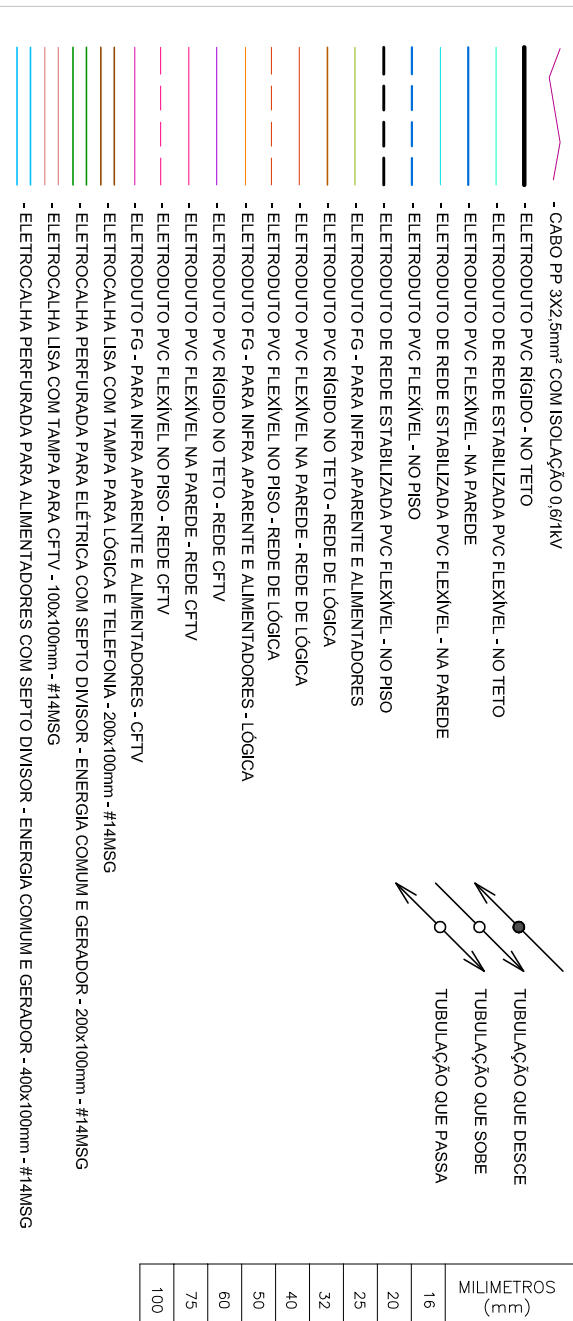

SA000.0	RECARGO	SA000.0	RECARGO	SA000.0	RECARGO
Y	CONCURSO TRPRA	I	CONCURSO BETONADO	XXXXXX	XX OJOS COINTEG R200 90% DE MULTA
I	CONCURSO PACE	II	BETONADO BOCALAR	XXXX-4P	XX OJOS 57% -4P CIRCUTORIA 5
J	CONCURSO MULTIVO				

TOMADAS ENERGIA COMUM

- [illegible]

	COMUNIDADES ENERGIA ESTABILIZADA (NB)	CENTROS DE DISTRIBUICAO
B		

- ☐ ILUMINAÇÃO DE EMERGÊNCIA ALTA = $h=2,20$ OU INDICADA
☒ ILUMINAÇÃO DE EMERGÊNCIA TETO
☐ CENTRO DE DISTRIBUIÇÃO = $h=1,40m$ OU INDICADA

INTERRUPTORES


- 1 INTERRUPTOR SIMPLES – CX. 4x2 – h=11,0cm
 - 2 INTERRUPTORES SIMPLES – CX. 4x2 – h=11,0cm
 - SENSOR DE PRESENÇA DE PAREDE
 - LÂMPADA NA PARTE TIPO ARANDELA
 - CAIXA DE ESPERA PARA ILUMINAÇÃO

TOMADAS LÓGICA	ACESSÓRIOS
----------------	------------

- TOWADA R445 = -0,30m OU INDICADA - CX. 442
- TOWADA R445 = -0,10m OU INDICADA - CX. 442
- TOWADA R445 = -0,120m OU INDICADA - CX. 442
- TOWADA R445 = -0,120m OU INDICADA - CX. 442
- TOWADA R445 = NO PISO - CX. 446
- CONTROLO RETO 90° PARA ELECTRICIUM
- TRONQUE, PARA ELECTRICIUM

SPT

- BEF - 11 terminalis 220x180x60mm Plástica
- Heute de armazenamento cobrada 3'4" x 2,60m
- Terminal Aéreo - 300 mm - Espaço horizontal

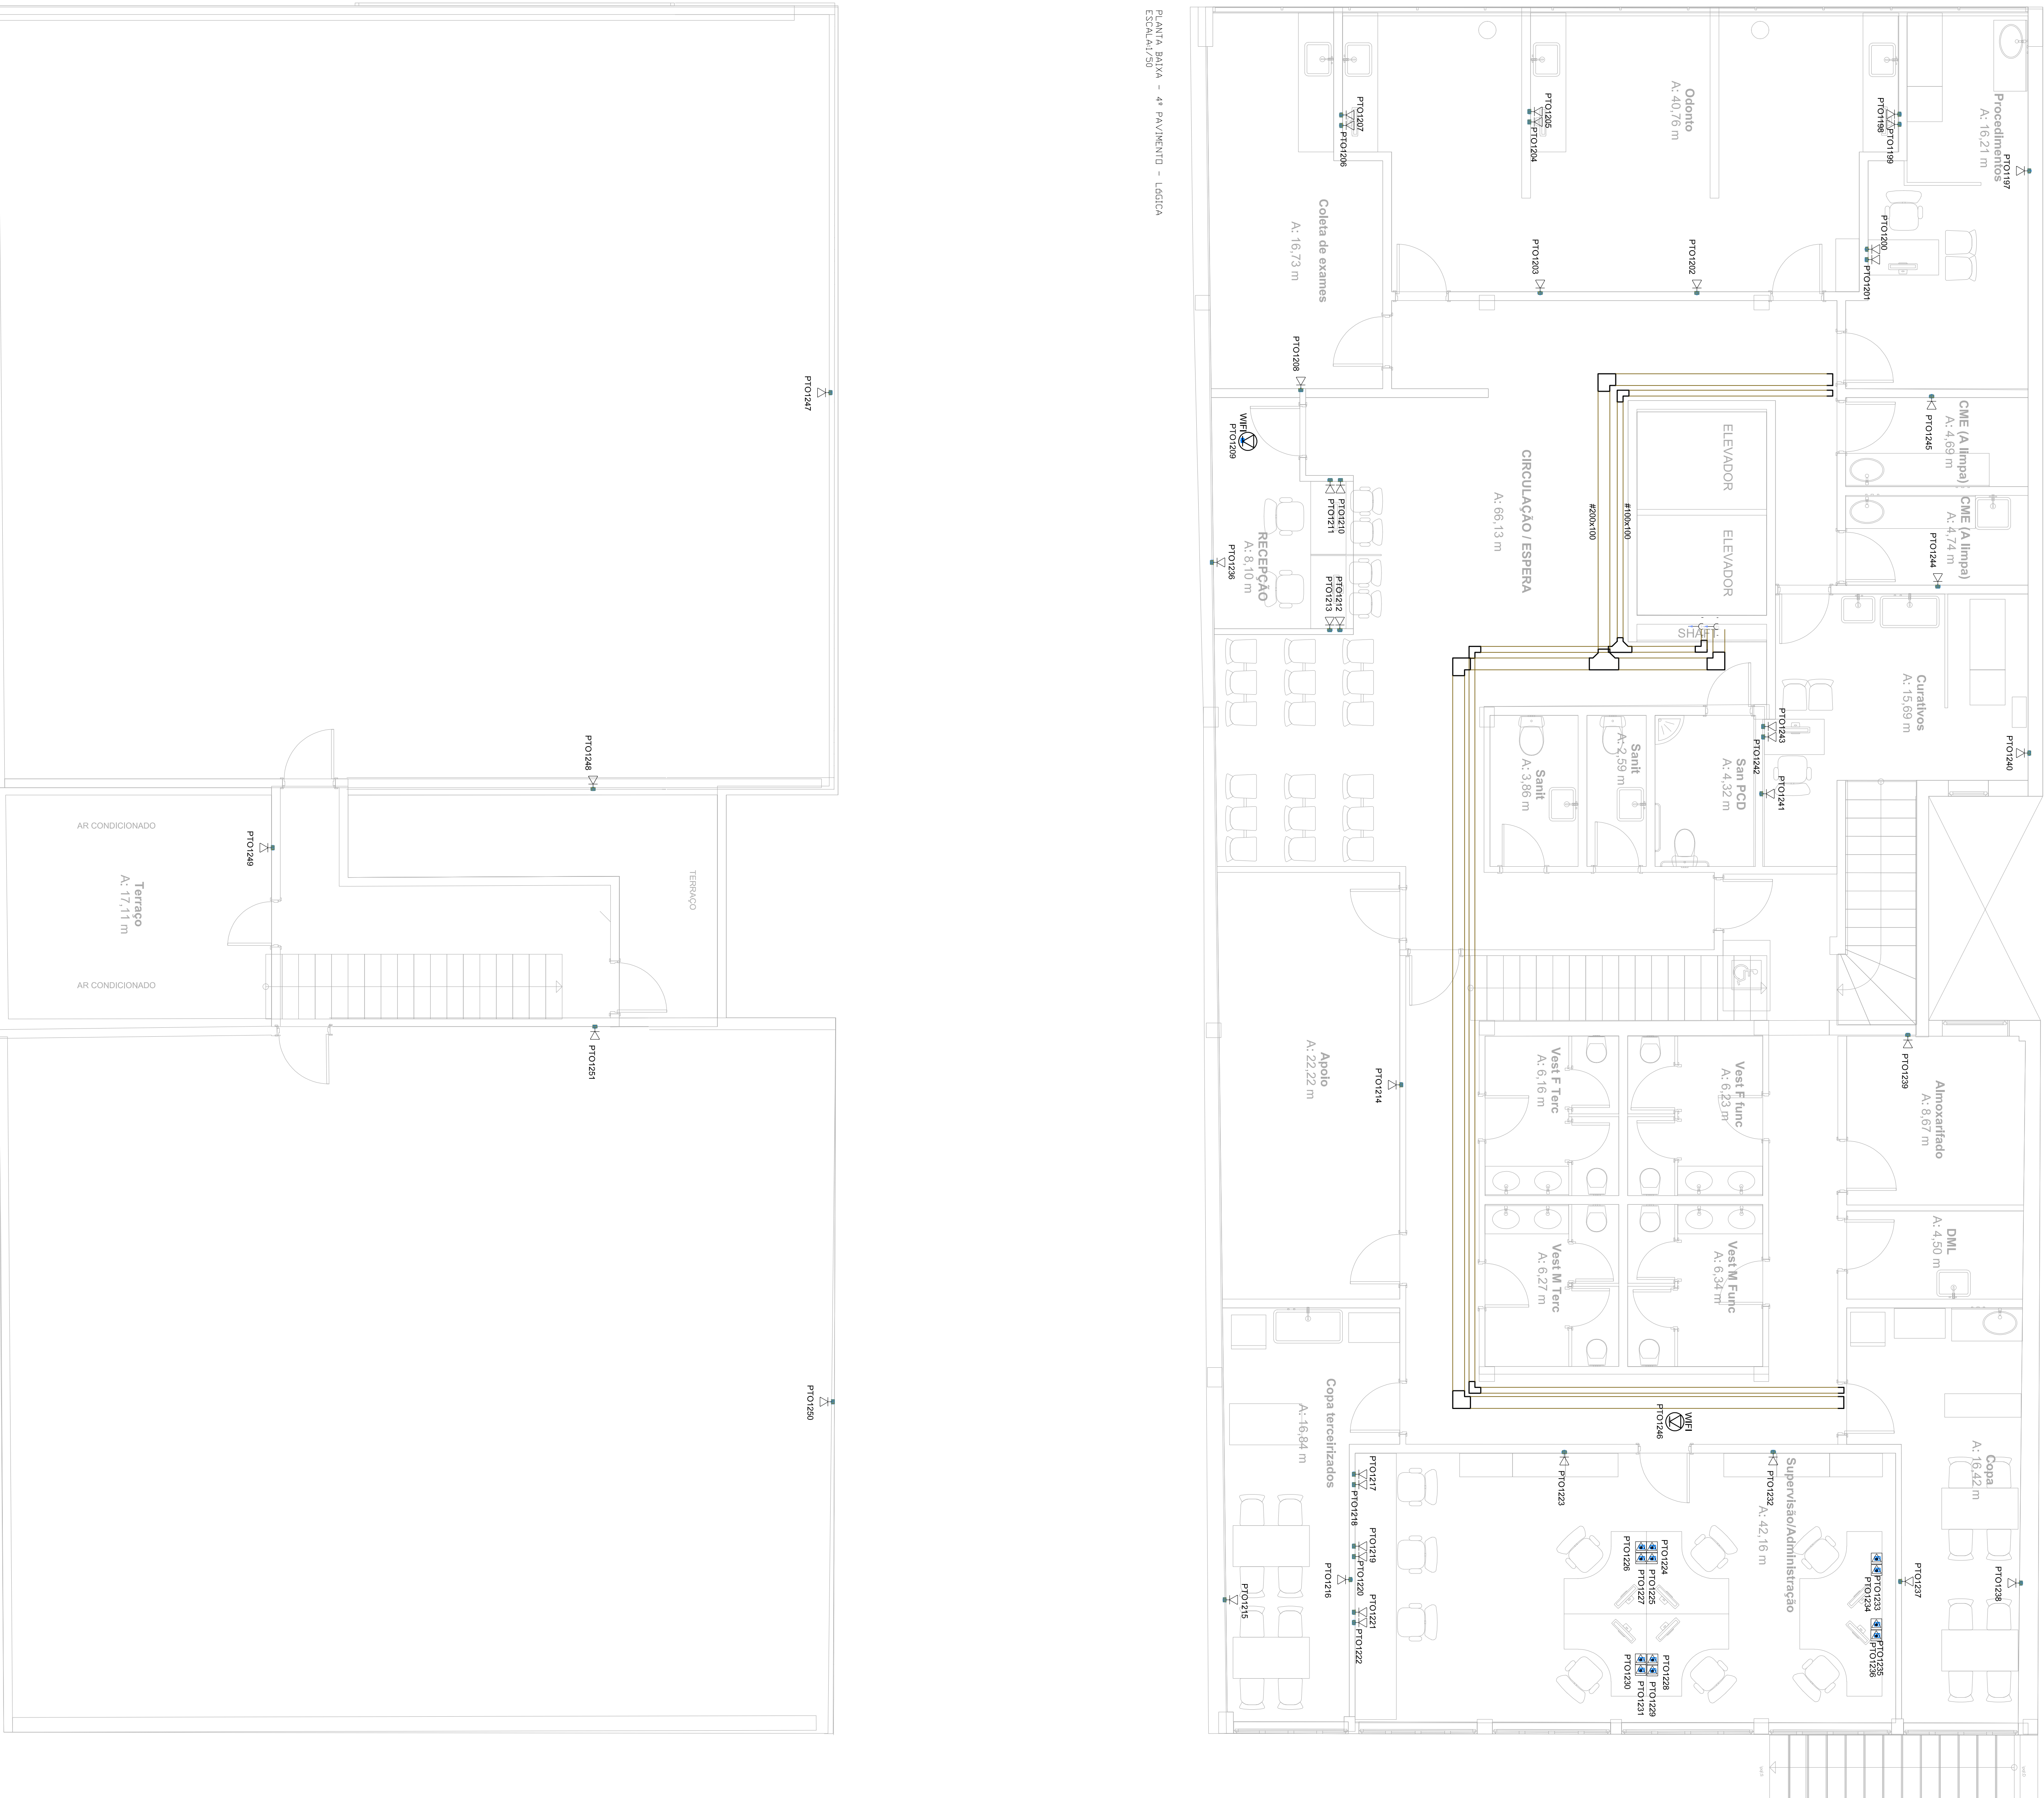

PLANTA BAIXA - 4º PAVIMENTO - LÓGICA ESCALAS 1/50

PLANTA BAIXA - 4º PAVIMENTO - LÓGICA ESCALAS 1/50

PLANTA BAIXA - COBERTURA - LÓGICA
ESCALA:1/50

PLANTA BAIXA - COBERTURA - LÓGICA
ESCALA:1/50

NENHUMA CÓPIA DESTA DOCUMENTO SERÁ VALIDA PARA EXECUÇÃO SEM A ASSINATURA DO RESPONSÁVEL TÉCNICO		
D		
C		
B		
A	ENTREFA ETAPA 2 - ANÁLISE DE RISCOS E CAPACITUS	
REVISÃO	0008594205	WTR 09/10/2017 DESSENHO DATA

**UNIVERSIDADE FEDERAL DE CIÊNCIAS
DA SAÚDE DE PORTO ALEGRE**
 RUA SETE DE SETEMBRO, 1133 - CENTRO - PORTO ALEGRE

ENTREGA EMAPA 2
 APROFUNDAMENTO E COBERTURA
 LÓGICA

(01/2010)

Nome: _____
 Matrícula: _____
 Nome do(a) pai(s): _____
 Endereço: _____
 Cidade: _____

Telefone: (51) 3223-3320
 Fax: (51) 3223-3320
 E-mail: adm@fcs.ufrgs.br
www.fcs.ufrgs.br

[illegible]