



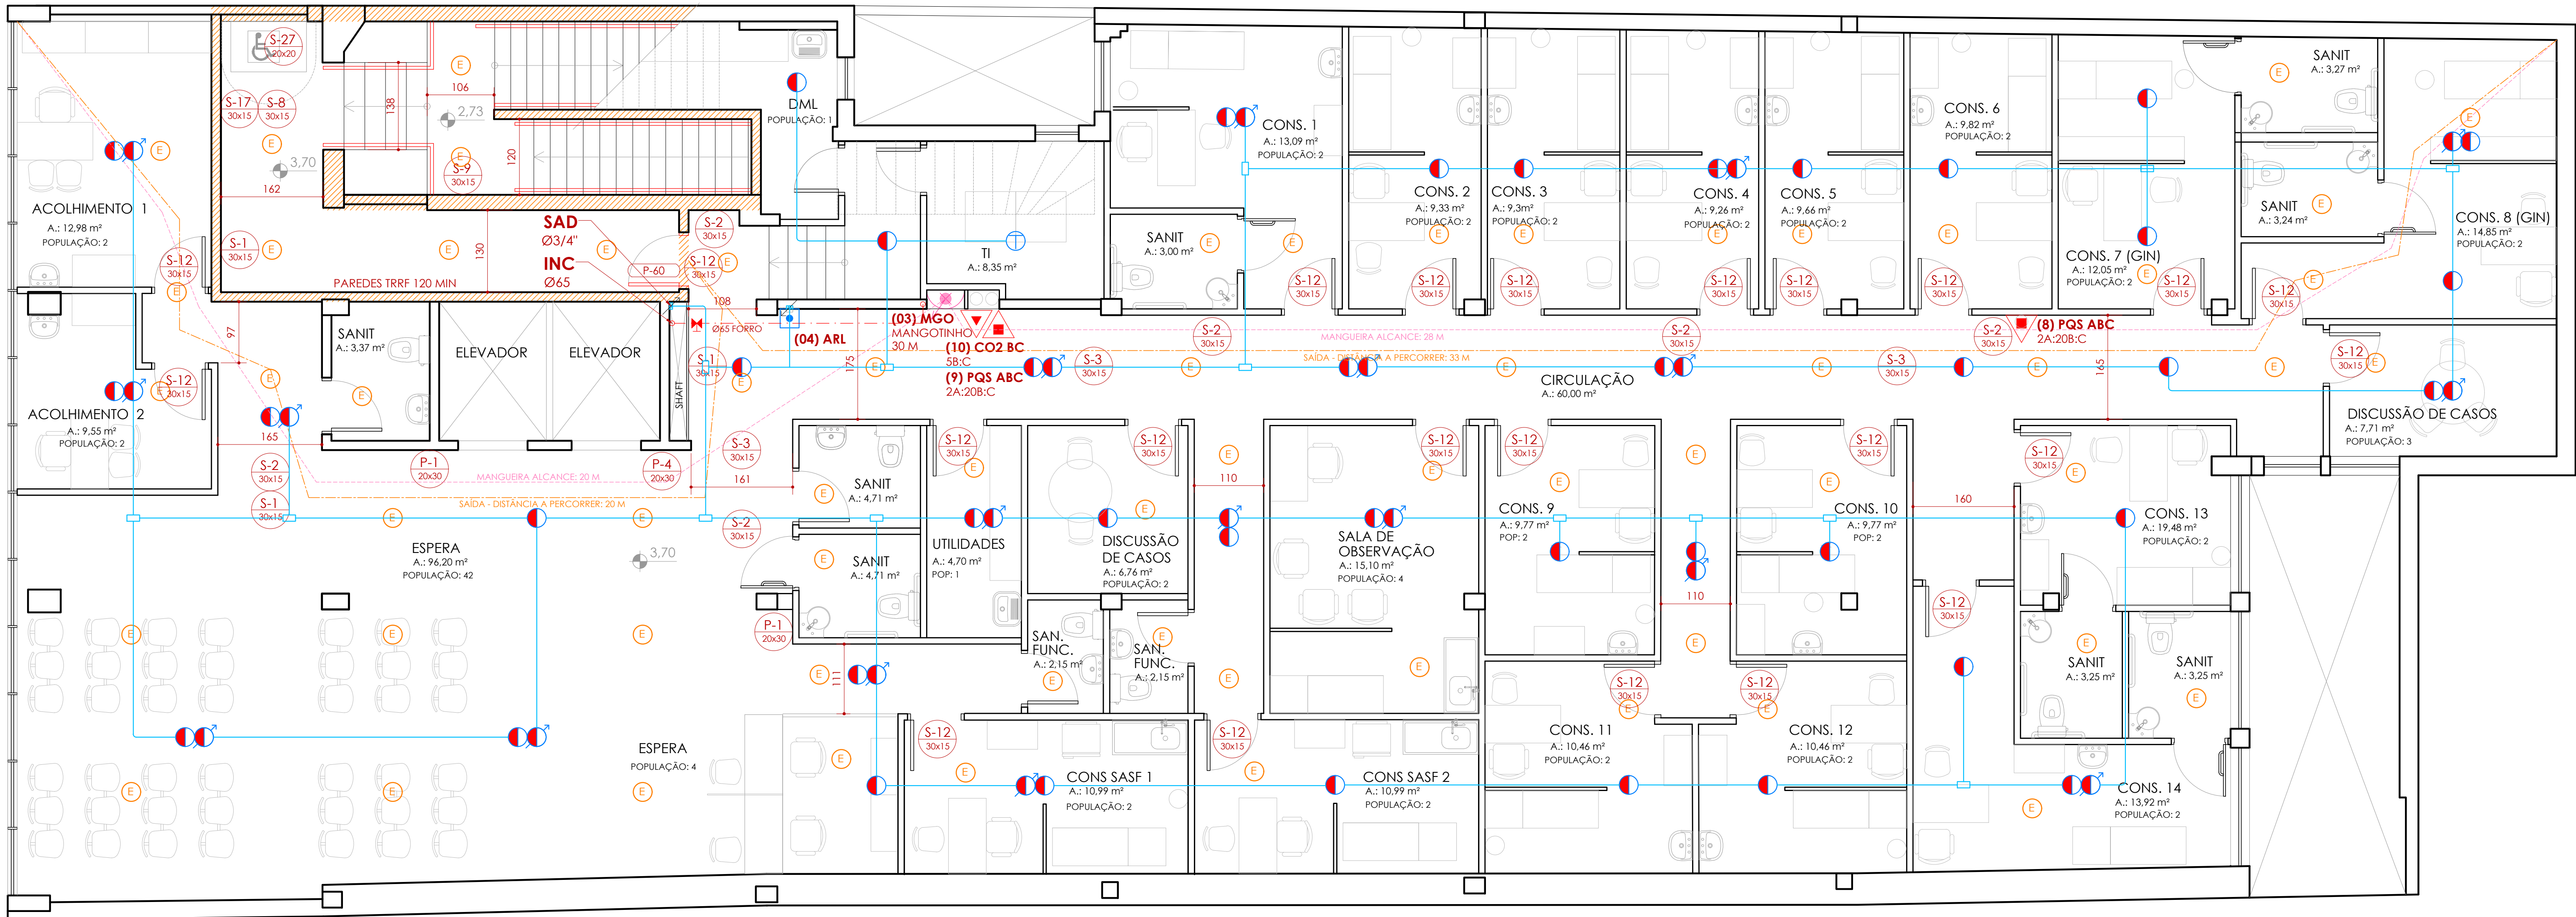

POPULAÇÃO PAVIMENTO: 90 PESSOAS
CAPACIDADE MÁXIMA ESCADA EXISTENTE

PLANTA BAIXA 2º PAVIMENTO BAIXO
ESCALA: 1:50

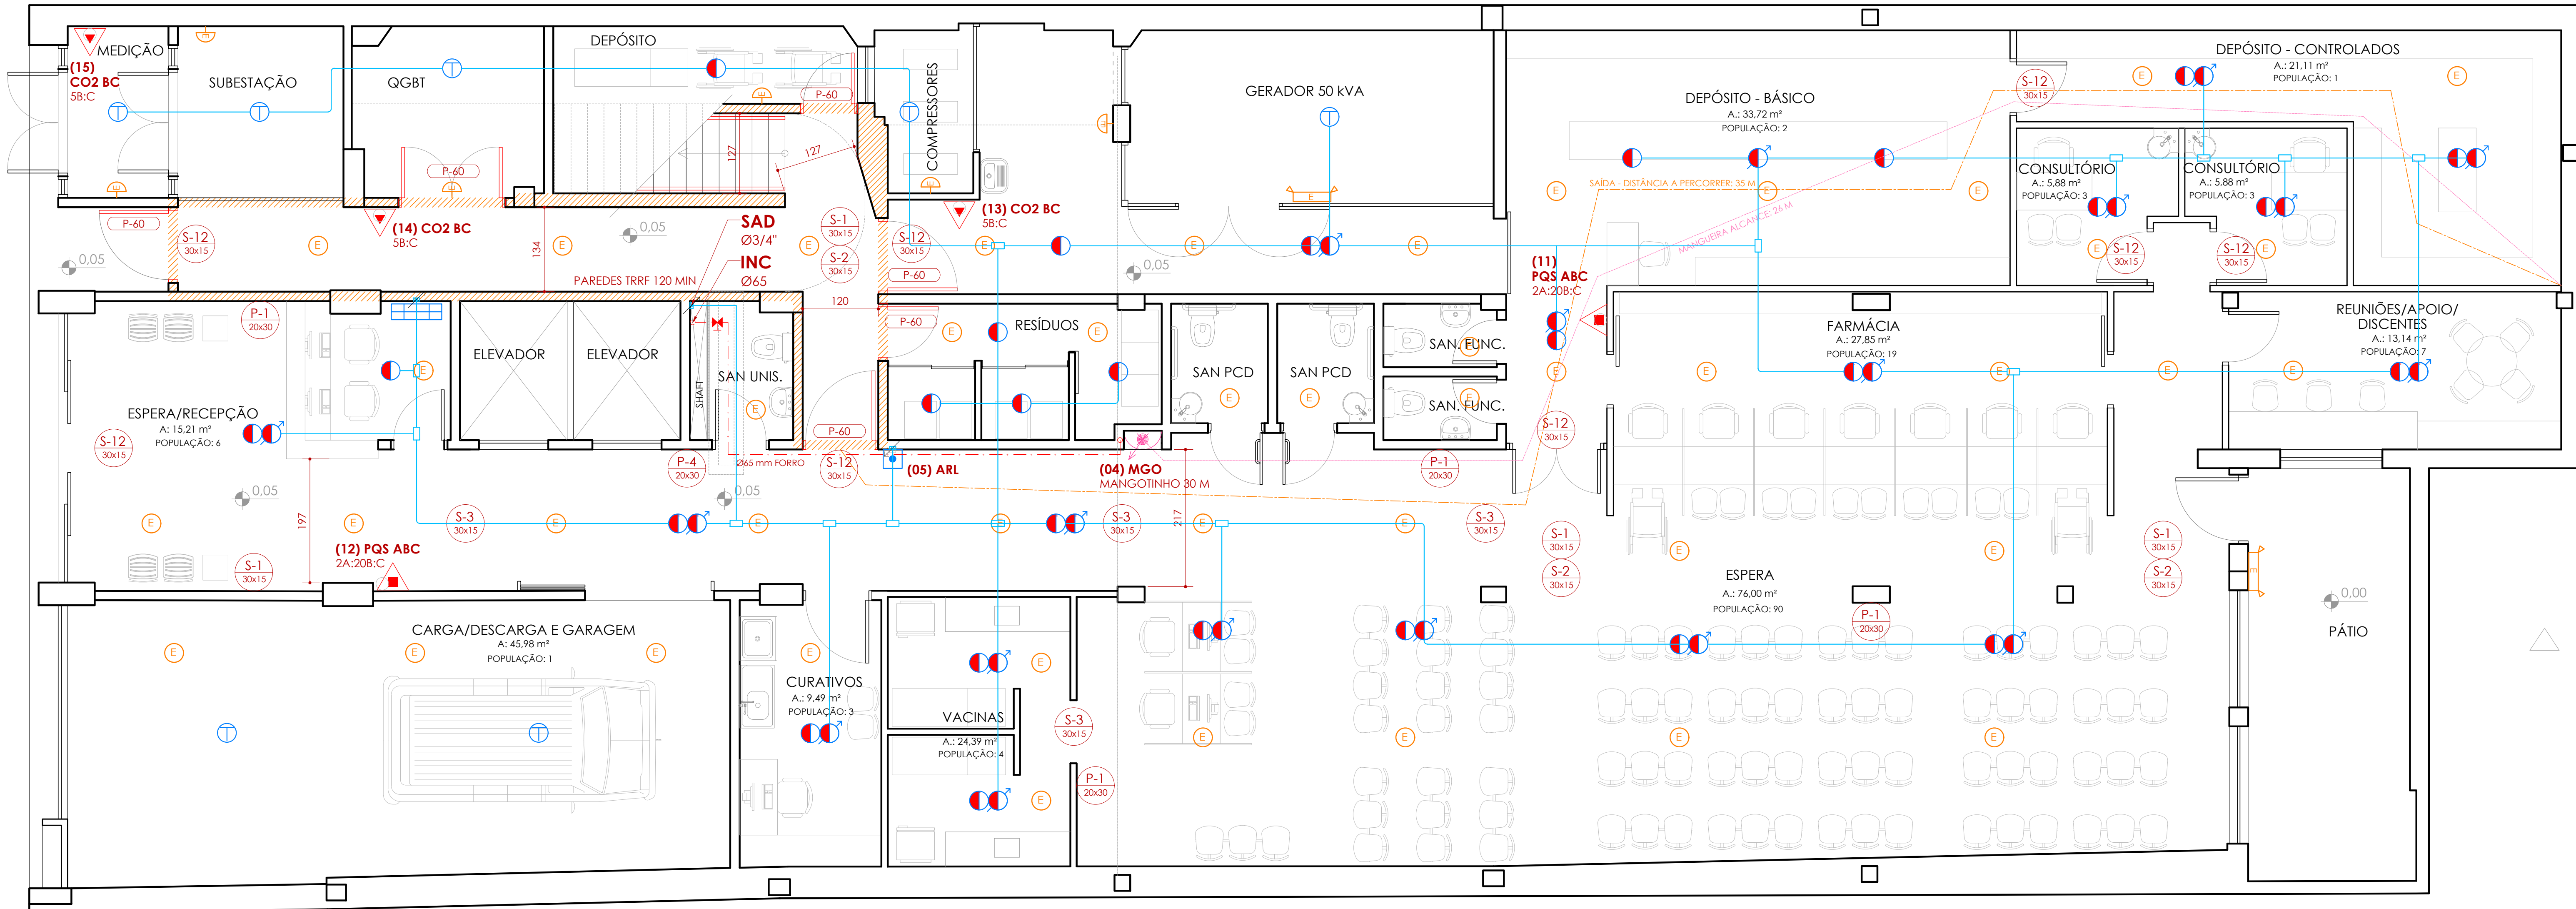

POPULAÇÃO PAVIMENTO: 139 PESSOAS

PLANTA BAIXA TÉRREO PAVIMENTO
ESCALA: 1:50

RT-12/2021 - RESOLUÇÃO TÉCNICA SINALIZAÇÃO DE EMERGÊNCIA		
SÍMBOLOS	CÓDIGOS	DESCRIÇÃO
	P-1	SINALIZAÇÃO DE "PROIBIDO FUMAR", INDICADO PARA TODO O LOCAL ONDE FUMAR POSSA AUMENTAR O RISCO DE INCÊNDIO.
	P-4	SINALIZAÇÃO DE "PROIBIDO UTILIZAR O ELEVADOR EM CASO DE INCÊNDIO", FIXADA ACIMA DE CADA PAINEL DE BOTÕES DE CHAMADA DO ELEVADOR.
	S-1	SÍMBOLO ORIENTAÇÃO DE SAÍDA A DIREITA 30 x 15 cm
	S-2	SÍMBOLO ORIENTAÇÃO DE SAÍDA A ESQUERDA 30 x 15 cm
	S-3	SÍMBOLO ORIENTAÇÃO DE SAÍDA À FRENTE, FIXADA ACIMA DO VÃO DE ABERTURAS SEM PORTA, 30 x 15 cm
	S-8	SÍMBOLO ORIENTAÇÃO DE SAÍDA DA ESCADA DE EMERGÊNCIA DESCE À DIREITA, 30 x 15 cm
	S-9	SÍMBOLO ORIENTAÇÃO DE SAÍDA DA ESCADA DE EMERGÊNCIA DESCE À ESQUERDA, 30 x 15 cm
	S-12	SÍMBOLO ORIENTAÇÃO DE SAÍDA, FIXADA ACIMA DE VÃO DE ABERTURA COM PORTA OU SAÍDA FINAL DA EDIFICAÇÃO, 30 x 15 cm
	S-17	SÍMBOLO DE INDICAÇÃO DE PAVIMENTO EM ESCADAS 20 x 20 cm
	S-27	INDICAÇÃO DE ÁREA DE RESGATE, INTERIOR DA ESCADA, 20 x 20 cm, FIXADA NA PAREDE A 180 cm

LEGENDA INSTALAÇÕES DE PREVENÇÃO E COMBATE CONTRA INCÊNDIO:	
	EXTINTOR PQS ABC PO QUÍMICO SECO, 2A/20B/C
	EXTINTOR CO2 BC DÍÓXIDO DE CARBONO, 5B/C
	PCF PORTA CORTA-FOGO
	PAREDE CORTA-FOGO TRRF 120 HORAS
	DISTÂNCIA A PERCORRER
	ILUMINAÇÃO E SINALIZAÇÃO DE SAÍDA
	ABRIGO 60x90x30cm, PARA MANGOTINHO 30 m
	TUBULAÇÃO REDE DE HIDRANTES AÇO GALVANIZADO Ø 2,1/2" (65 mm)
	ALCANCE MANGUEIRAS MÁXIMO 30m
	REGISTRO DE RECALQUE SIMPLES NO PASSOIO
	PONTO DE LUZ EMERGÊNCIA DE PAREDE BLOCO AUTÔNOMO, H: 2,20 m
	PONTO DE LUZ EMERGÊNCIA DE TEITO, BLOCO AUTÔNOMO
	PONTO DE LUZ EMERGÊNCIA DE PAREDE, BLOCO AUTÔNOMO, H: 2,20m
	PONTO DE LUZ EMERGÊNCIA COM FAROLETES, AUTÔNOMO, H: 2,20 m
SISTEMA DE ALARME E DETECÇÃO DE INCÊNDIO	
	ACIONADOR MANUAL DE ALARME H: 1,20 m
	PAINEL CENTRAL DE ALARME H: 1,50 m
	TUBULAÇÃO DE AÇO GALVANIZADO Ø 3/4" (25 mm) OU INDICADO CONDUTORES DE COBRE BLINDADOS
	DETECTOR DE FUMAÇA
	DETECTOR TÉRMICO
	DETECTOR DE FUMAÇA ENTREFORRO

NOTAS:
NAS TOMADAS DE INCÊNDIO, ESTÁ PREVISTO O USO DE ESQUICHOS REGULÁVEIS - QUE VARIAM ENTRE JATOS SÓLIDOS E JATOS NEBLINA, DE ACORDO COM RECOMENDAÇÃO DA NBR 13.714:2000.
O CÁLCULO DE PRESSÃO MÍNIMA DE UTILIZAÇÃO CONSIDERA USO SIMULTÂNEO DE DUAS TOMADAS DE INCÊNDIO.

UNIVERSIDADE FEDERAL DE CIÊNCIAS DA SAÚDE DE PORTO ALEGRE	
RUA DA CONCEIÇÃO 401 - CENTRO - PORTO ALEGRE	
PREVENÇÃO E COMBATE CONTRA INCÊNDIO - PROJETO EXECUTIVO	
PLANTAS BAIXAS PAVIMENTO TÉRREO E 2º PAVIMENTO BAIXO	
Nome: (11) 3024.2797 e-mail: lara@ufscpa.com.br	UFSCPA
Projeto: ARQ. LETICIA FERREIRA RODRIGUES - CAU A 24.121/1	AL-01