


PLANTA BAIXA 3º PAVIMENTO

ESCALA: 1:50

POPULAÇÃO PAVIMENTO: 90 PESSOAS
CAPACIDADE MÁXIMA ESCADA EXISTENTE

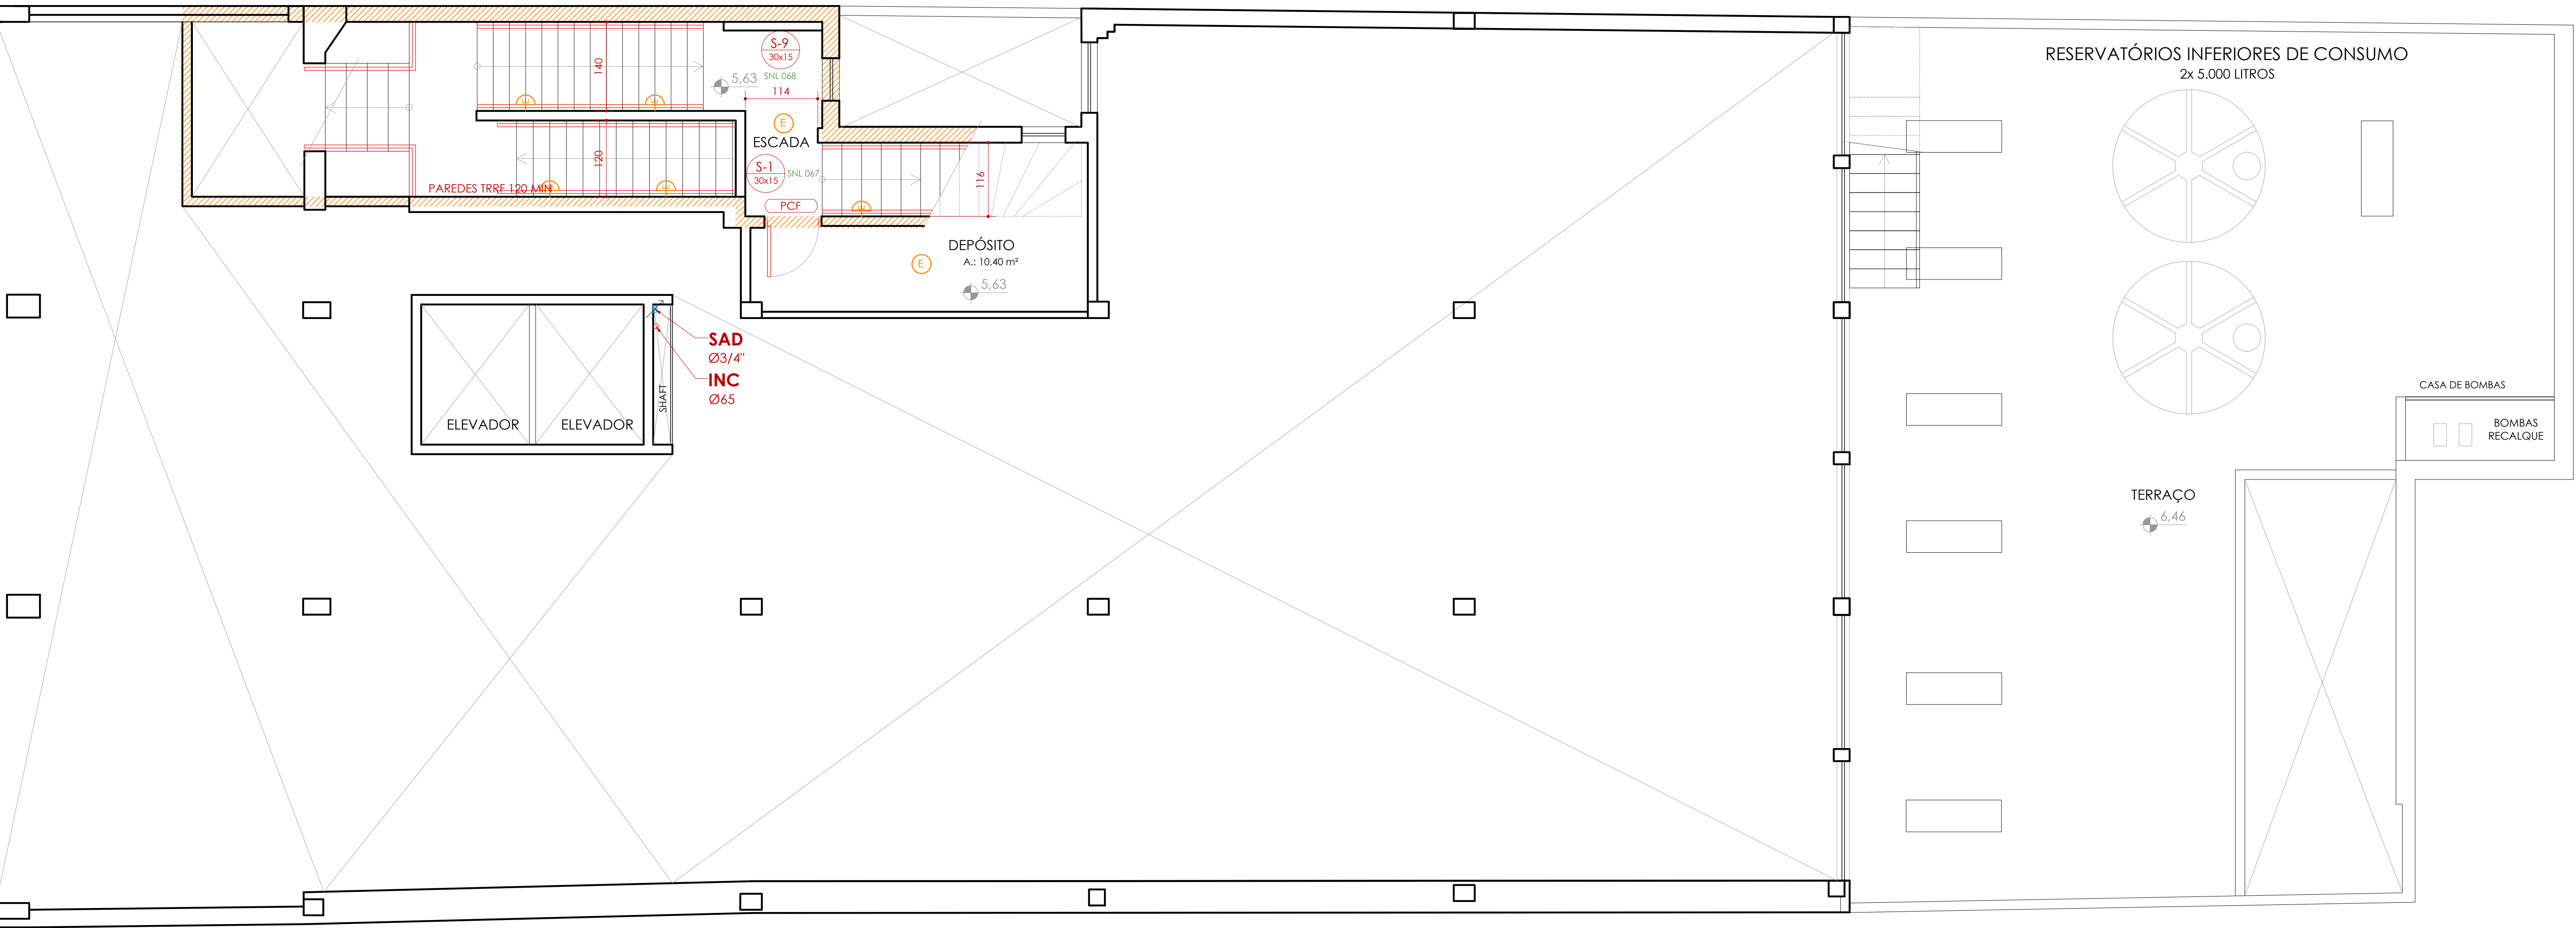

RT-12/2021 - RESOLUÇÃO TÉCNICA SINALIZAÇÃO DE EMERGÊNCIA		
SÍMBOLOS	CÓDIGOS	DESCRIÇÃO
	P-1	SINALIZAÇÃO DE "PROIBIDO FUMAR", INDICADO PARA TODO O LOCAL ONDE FUMAR POSSA AUMENTAR O RISCO DE INCÊNDIO
	P-4	SINALIZAÇÃO DE "PROIBIDO UTILIZAR O ELEVADOR EM CASO DE INCÊNDIO", FIXADA ACIMA DE CADA PAINEL DE BOTÕES DE CHAMADA DO ELEVADOR
	S-1	SÍMBOLO ORIENTAÇÃO DE SAÍDA A DIREITA 30 x 15 cm
	S-2	SÍMBOLO ORIENTAÇÃO DE SAÍDA A ESQUERDA 30 x 15 cm
	S-3	SÍMBOLO ORIENTAÇÃO DE SAÍDA À FRENTE, FIXADA ACIMA DO VÃO DE ABERTURAS SEM PORTA, 30 x 15 cm
	S-8	SÍMBOLO ORIENTAÇÃO DE SAÍDA DA ESCADA DE EMERGÊNCIA DESCE À DIREITA, 30 x 15 cm
	S-9	SÍMBOLO ORIENTAÇÃO DE SAÍDA DA ESCADA DE EMERGÊNCIA DESCE À ESQUERDA, 30 x 15 cm
	S-12	SÍMBOLO ORIENTAÇÃO DE SAÍDA, FIXADA ACIMA DE VÃO DE ABERTURA COM PORTA OU SAÍDA FINAL DA EDIFICAÇÃO, 30 x 15 cm
	S-17	SÍMBOLO DE INDICAÇÃO DE PAVIMENTO EM ESCADAS 20 x 20 cm
	S-27	INDICAÇÃO DE ÁREA DE RESGATE, INTERIOR DA ESCADA, 20 x 20 cm, FIXADA NA PAREDE A 180 cm

LEGENDA INSTALAÇÕES DE PREVENÇÃO E COMBATE CONTRA INCÊNDIO:

	EXTINTOR PQS ABC PQ QUÍMICO SECO, 2A/20B:C		PCF PORTA CORTA-FOGO
	EXTINTOR CO2 BC DÍÓXIDO DE CARBONO, 5B:C		PAREDE CORTA-FOGO TRRF 2 HORAS
SISTEMA HIDRÁULICO DE COMBATE		ILUMINAÇÃO E SINALIZAÇÃO DE SAÍDA	
	ABRIGO 40x90x30cm, PARA MANGOTEINHO 30 m		S-3 PONTO DE LUZ EMERGÊNCIA DE PAREDE BLOCO AUTÔNOMO, H: 2,20 m
	TUBULAÇÃO REDE DE HIDRANTES AÇO GALVANIZADO Ø 2,1/2" (65 mm)		E PONTO DE LUZ EMERGÊNCIA DE TETO, BLOCO AUTÔNOMO
	ALCANCE MANGUEIRAS MÁXIMO 30m		D PONTO DE LUZ EMERGÊNCIA DE PAREDE, BLOCO AUTÔNOMO, H: 2,20m
	REGISTRO DE RECALQUE SIMPLES NO PÁSSEIO		FA PONTO DE LUZ EMERGÊNCIA COM FAROLETES, AUTÔNOMO, H: 2,20 m
SISTEMA DE ALARME E DETECÇÃO DE INCÊNDIO		SÍMBOLOGIA CONFORME NBR 17.240: 2010	
	ACIONADOR MANUAL DE ALARME H: 1,20 m		DETECTOR DE FUMAÇA
	PAINEL CENTRAL DE ALARME H: 1,50 m		DETECTOR TÉRMICO
	TUBULAÇÃO DE AÇO GALVANIZADO Ø 3/4" (25 mm) OU INDICADO CONDUTORES DE COBRE BLINDADOS		DETECTOR DE FUMAÇA ENTREFORRO

NOTAS:
NAS TOMADAS DE INCÊNDIO, ESTÁ PREVISTO O USO DE ESGUICHOS REGULÁVEIS - QUE VARIAM ENTRE JATOS SÓLIDOS E JATOS NEBLINA, DE ACORDO COM RECOMENDAÇÃO DA NBR 13.714:2000.
O CÁLCULO DE PRESSÃO MÍNIMA DE UTILIZAÇÃO CONSIDERA USO SIMULTÂNEO DE DUAS TOMADAS DE INCÊNDIO.

PLANTA BAIXA 2º PAVIMENTO ALTO

ESCALA: 1:50

UNIVERSIDADE FEDERAL DE CIÊNCIAS
DA SAÚDE DE PORTO ALEGRE

RUA DA CONCEIÇÃO 451 - CENTRO - PORTO ALEGRE

PROJETO DE PREVENÇÃO E COMBATE CONTRA INCÊNDIO - PROJETO EXECUTIVO

PLANTAS BAIXAS 2º PAVIMENTO ALTO E 3º PAVIMENTO

Nome: (11) 3024.2797
e-mail: saraia@gmail.com

Projeto: UFSIPA

Ass: Oricelino, 201403
Participação: Porto Alegre, 25.10.2023

Elaborado: 08.11.2023
Revisado: 08.11.2023
Revisado: 01.08.2023
Revisado: 01.08.2023
Revisado: 12.08.2023

Desenhado: DATA

Al-02