


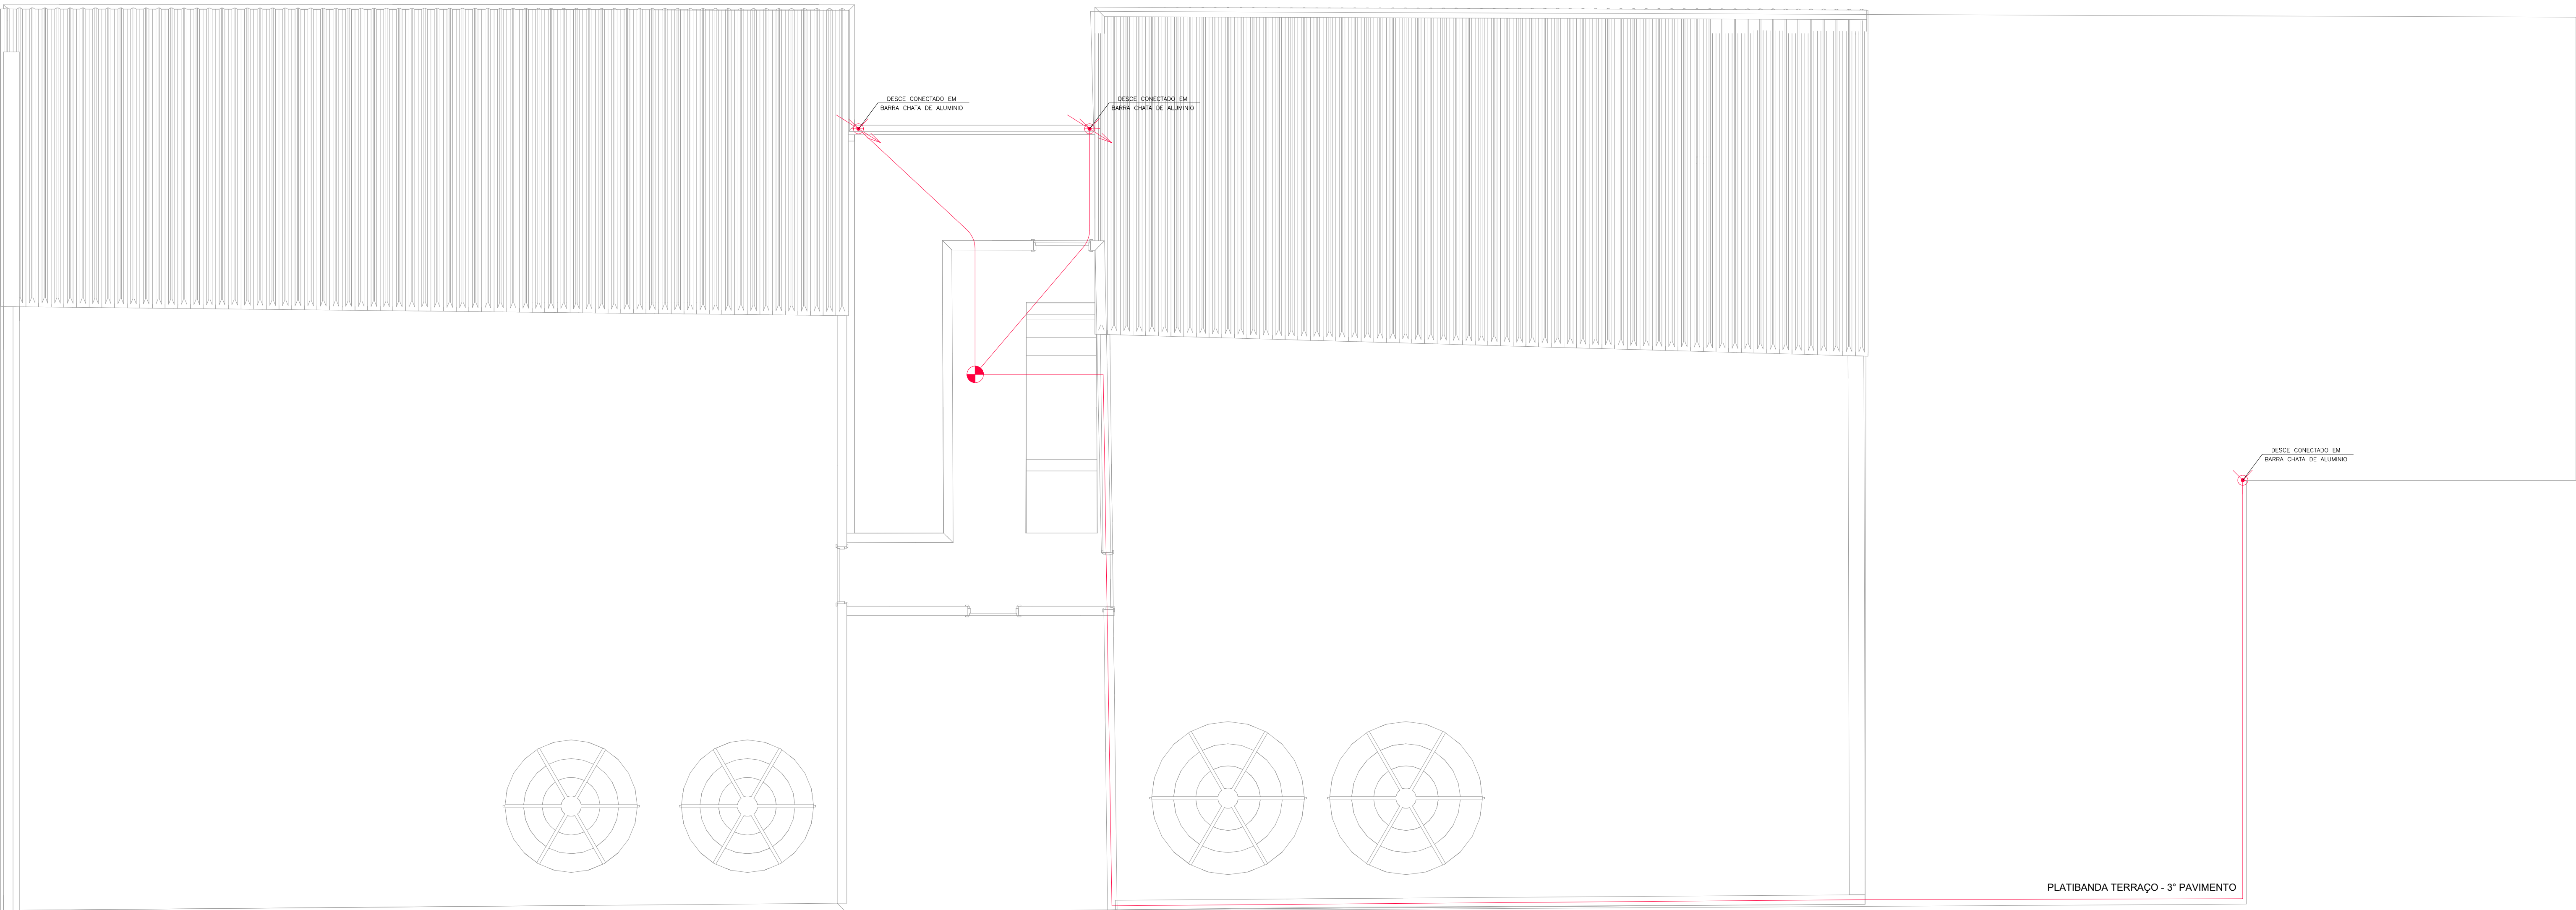
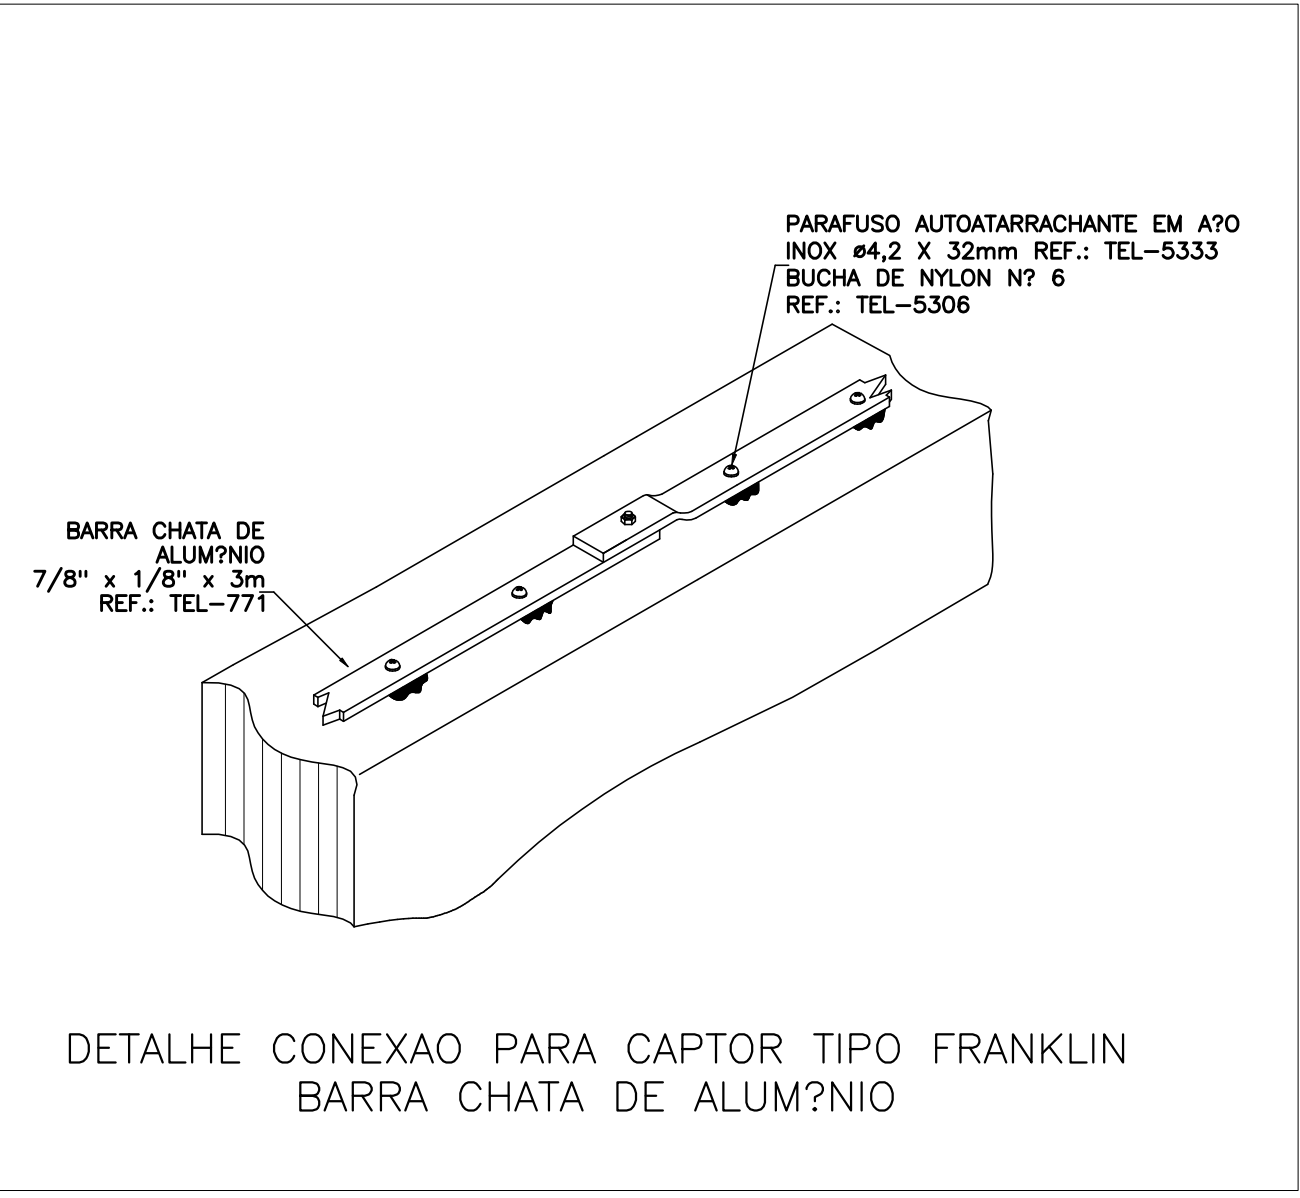


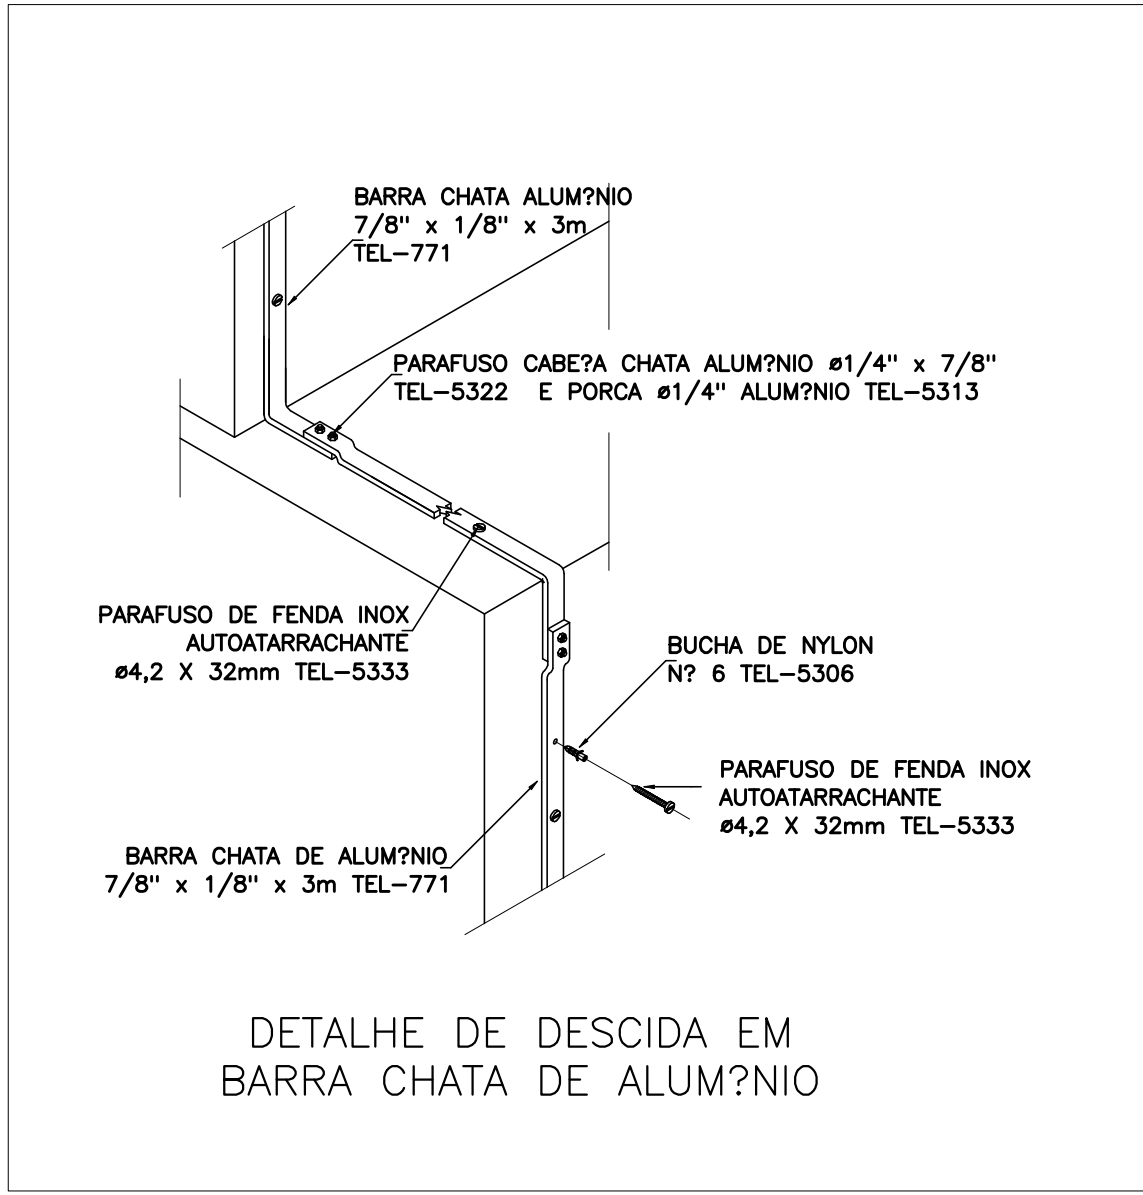


PLANTA BAIXA - COBERTURA - SPDA
ESCALA 1:50

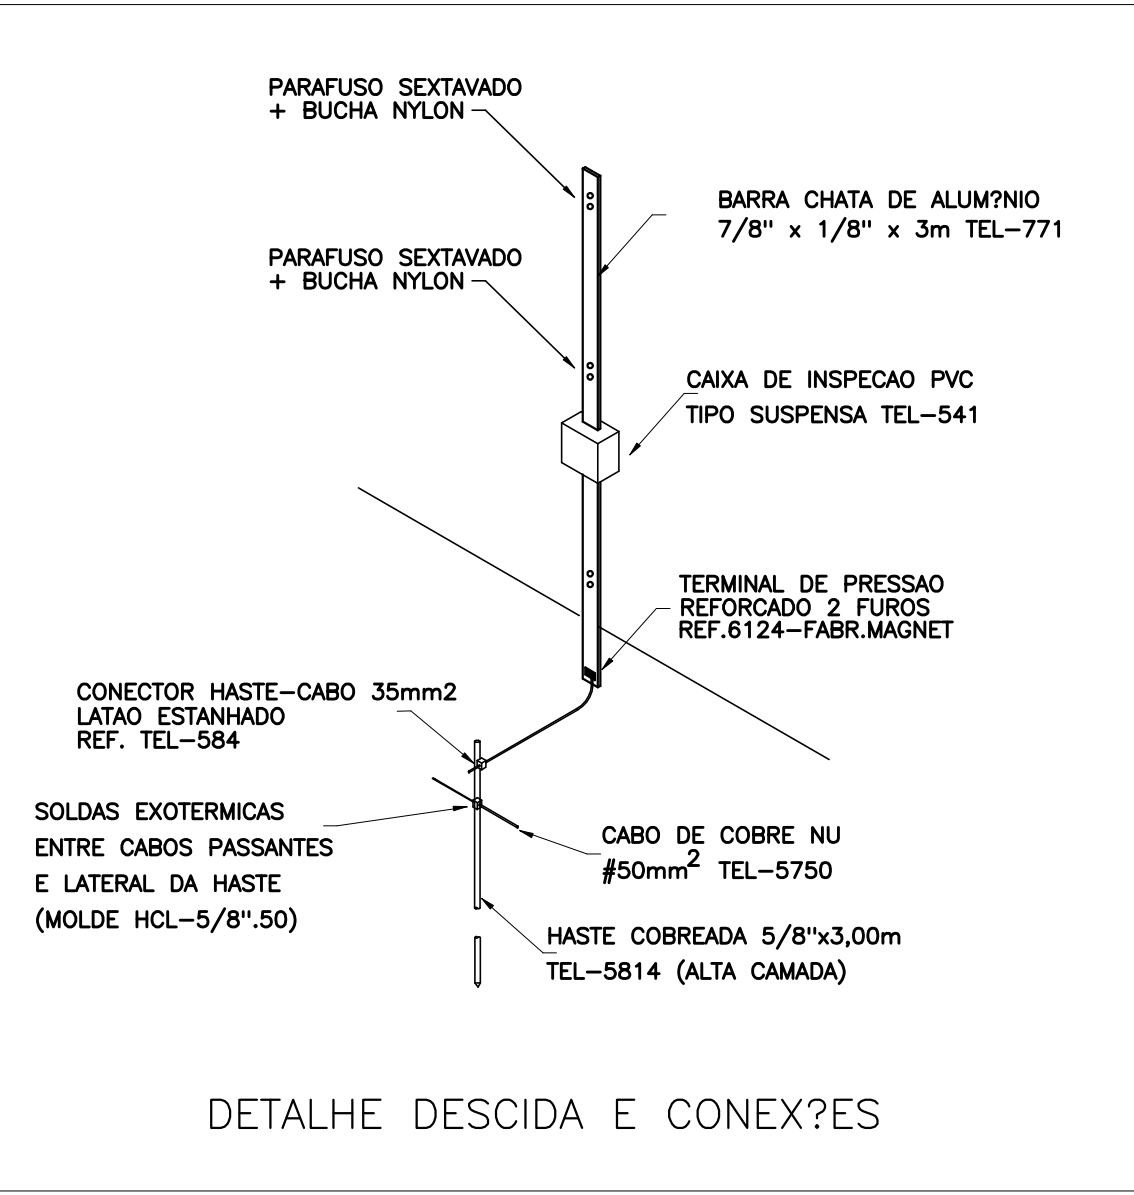

SIMBOLOGIA	DESCRI??O
	CONDUTOR EM CHAPA DE ALUMÍNIO 7/8" x 1/8" PARA MALHA INTERMEDIÁRIA OU CAPTAÇÃO
	CONDUTOR DE COBRE NU #50mm² PARA MALHA INTERMEDIÁRIA OU CAPTAÇÃO
	CONDUTOR DE COBRE NU #50mm² PARA ATERRAMENTO DOS HASTES INTERMEDIÁRIOS
	HASTE DE AÇO COBREADA #3/4"x3,000mm ENTERRADA VERTICALMENTE NO SOLO INSTALADA ATRAVÉS DE SOLDA EXOTERMICA
	CAIXA DE INSPEÇÃO DO ATERRAMENTO DIM. #300x300mm COM TAMPA REMOVÍVEL
	SUBSISTEMA DE DESCIDA COM REBAR CA-25 #10,0mm DE AÇO GALVANIZADO ENTERRADO NOS FLAVES DE CONCRETO OU INDICADO
	TERMINAL AÉREO 800mm # 3/8" SEM BANDEIRA
	CAPTOR TIPO FRANKLIN - 6m (SISTEMA MISTO COM MALHA)
	SOLDA EXOTERMICA ENTRE CABOS, OU CABOS E HASTE DE ATERRAMENTO
	CAIXA DE EQUALIZAÇÃO (PONTO DE INTERLIGAÇÃO A MALHA DE ATERRAMENTO)
	CONECTOR SPLIT BOLT (PONTO DE INTERLIGAÇÃO A MALHA DE ATERRAMENTO OU A CAIXA DE EQUIPOTENCIALIZAÇÃO)

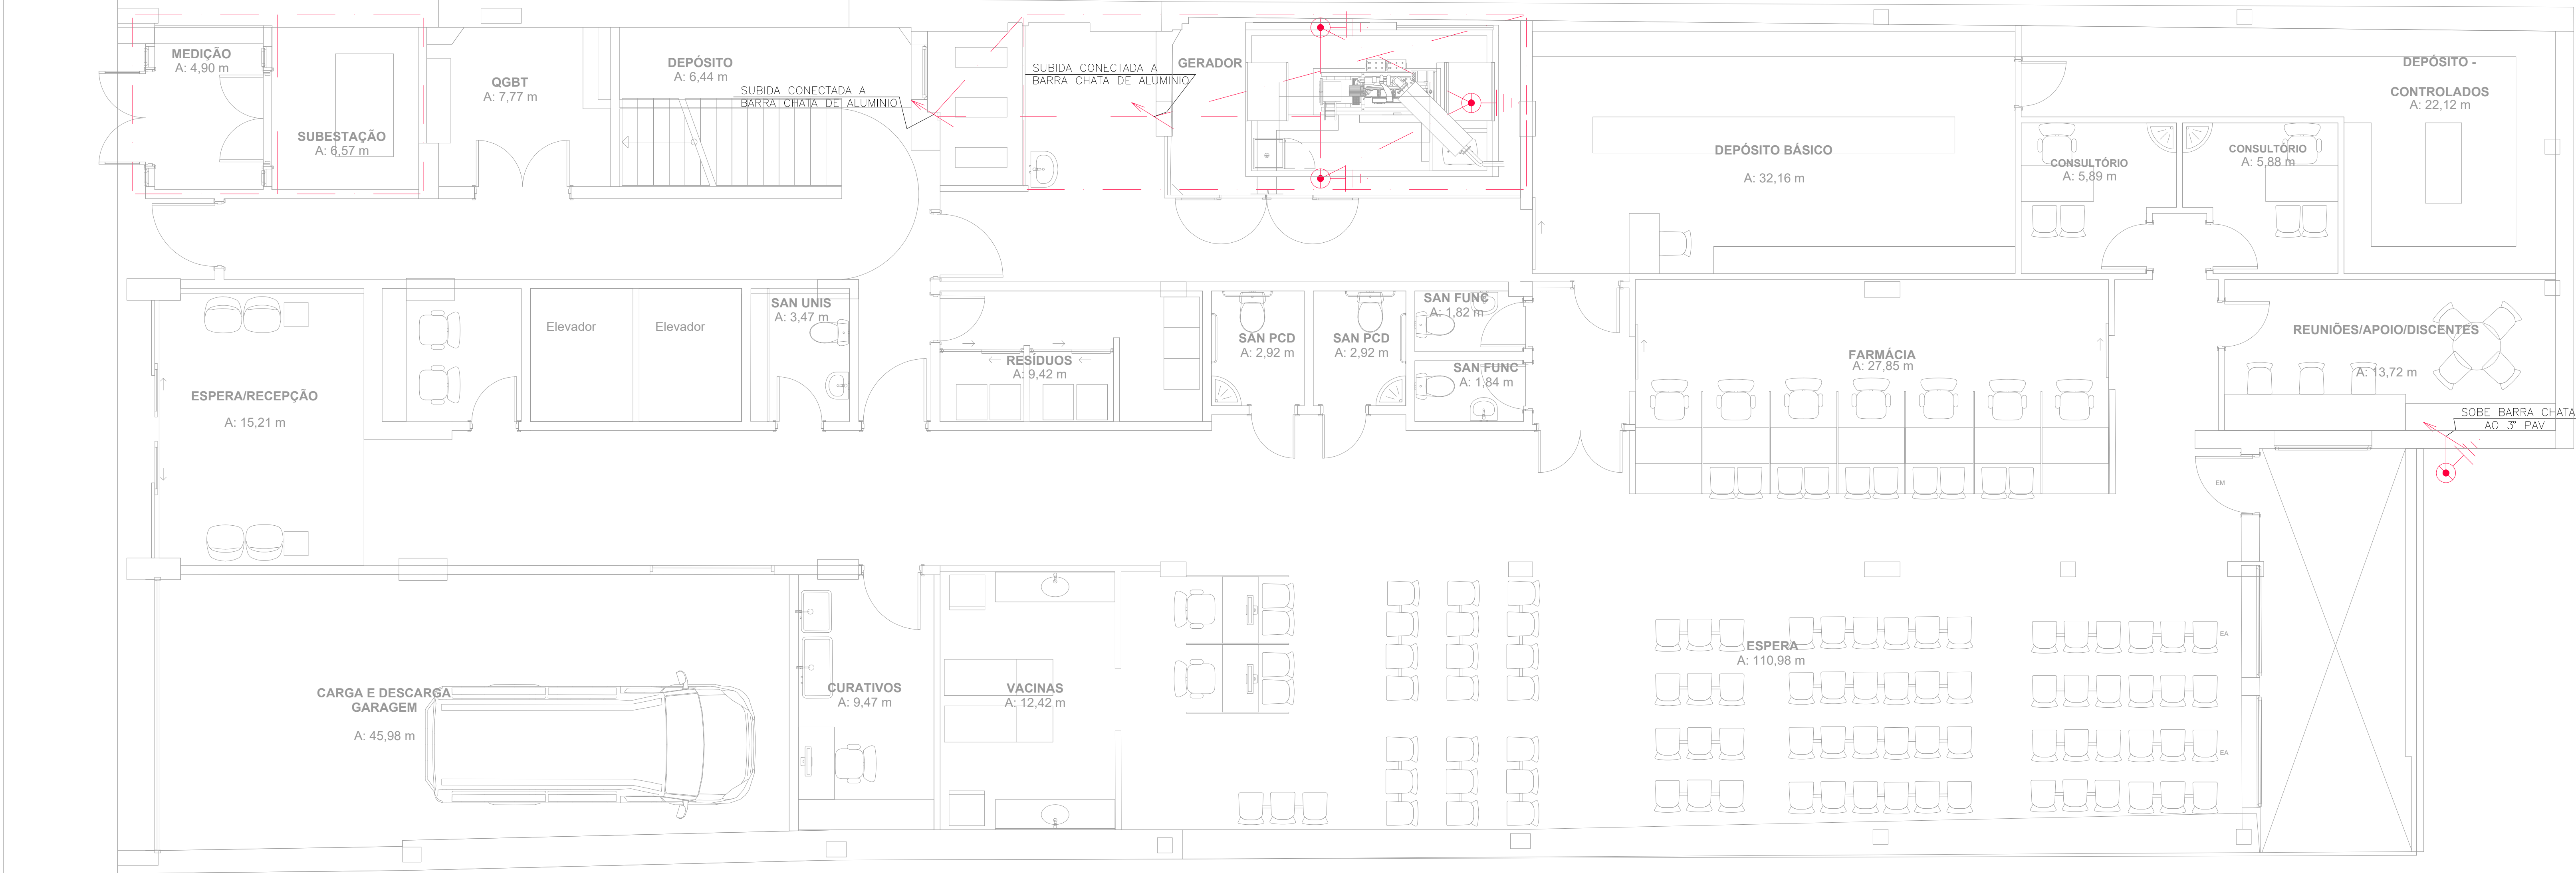

PLANTA BAIXA - TERREO - SPDA
ESCALA 1:50

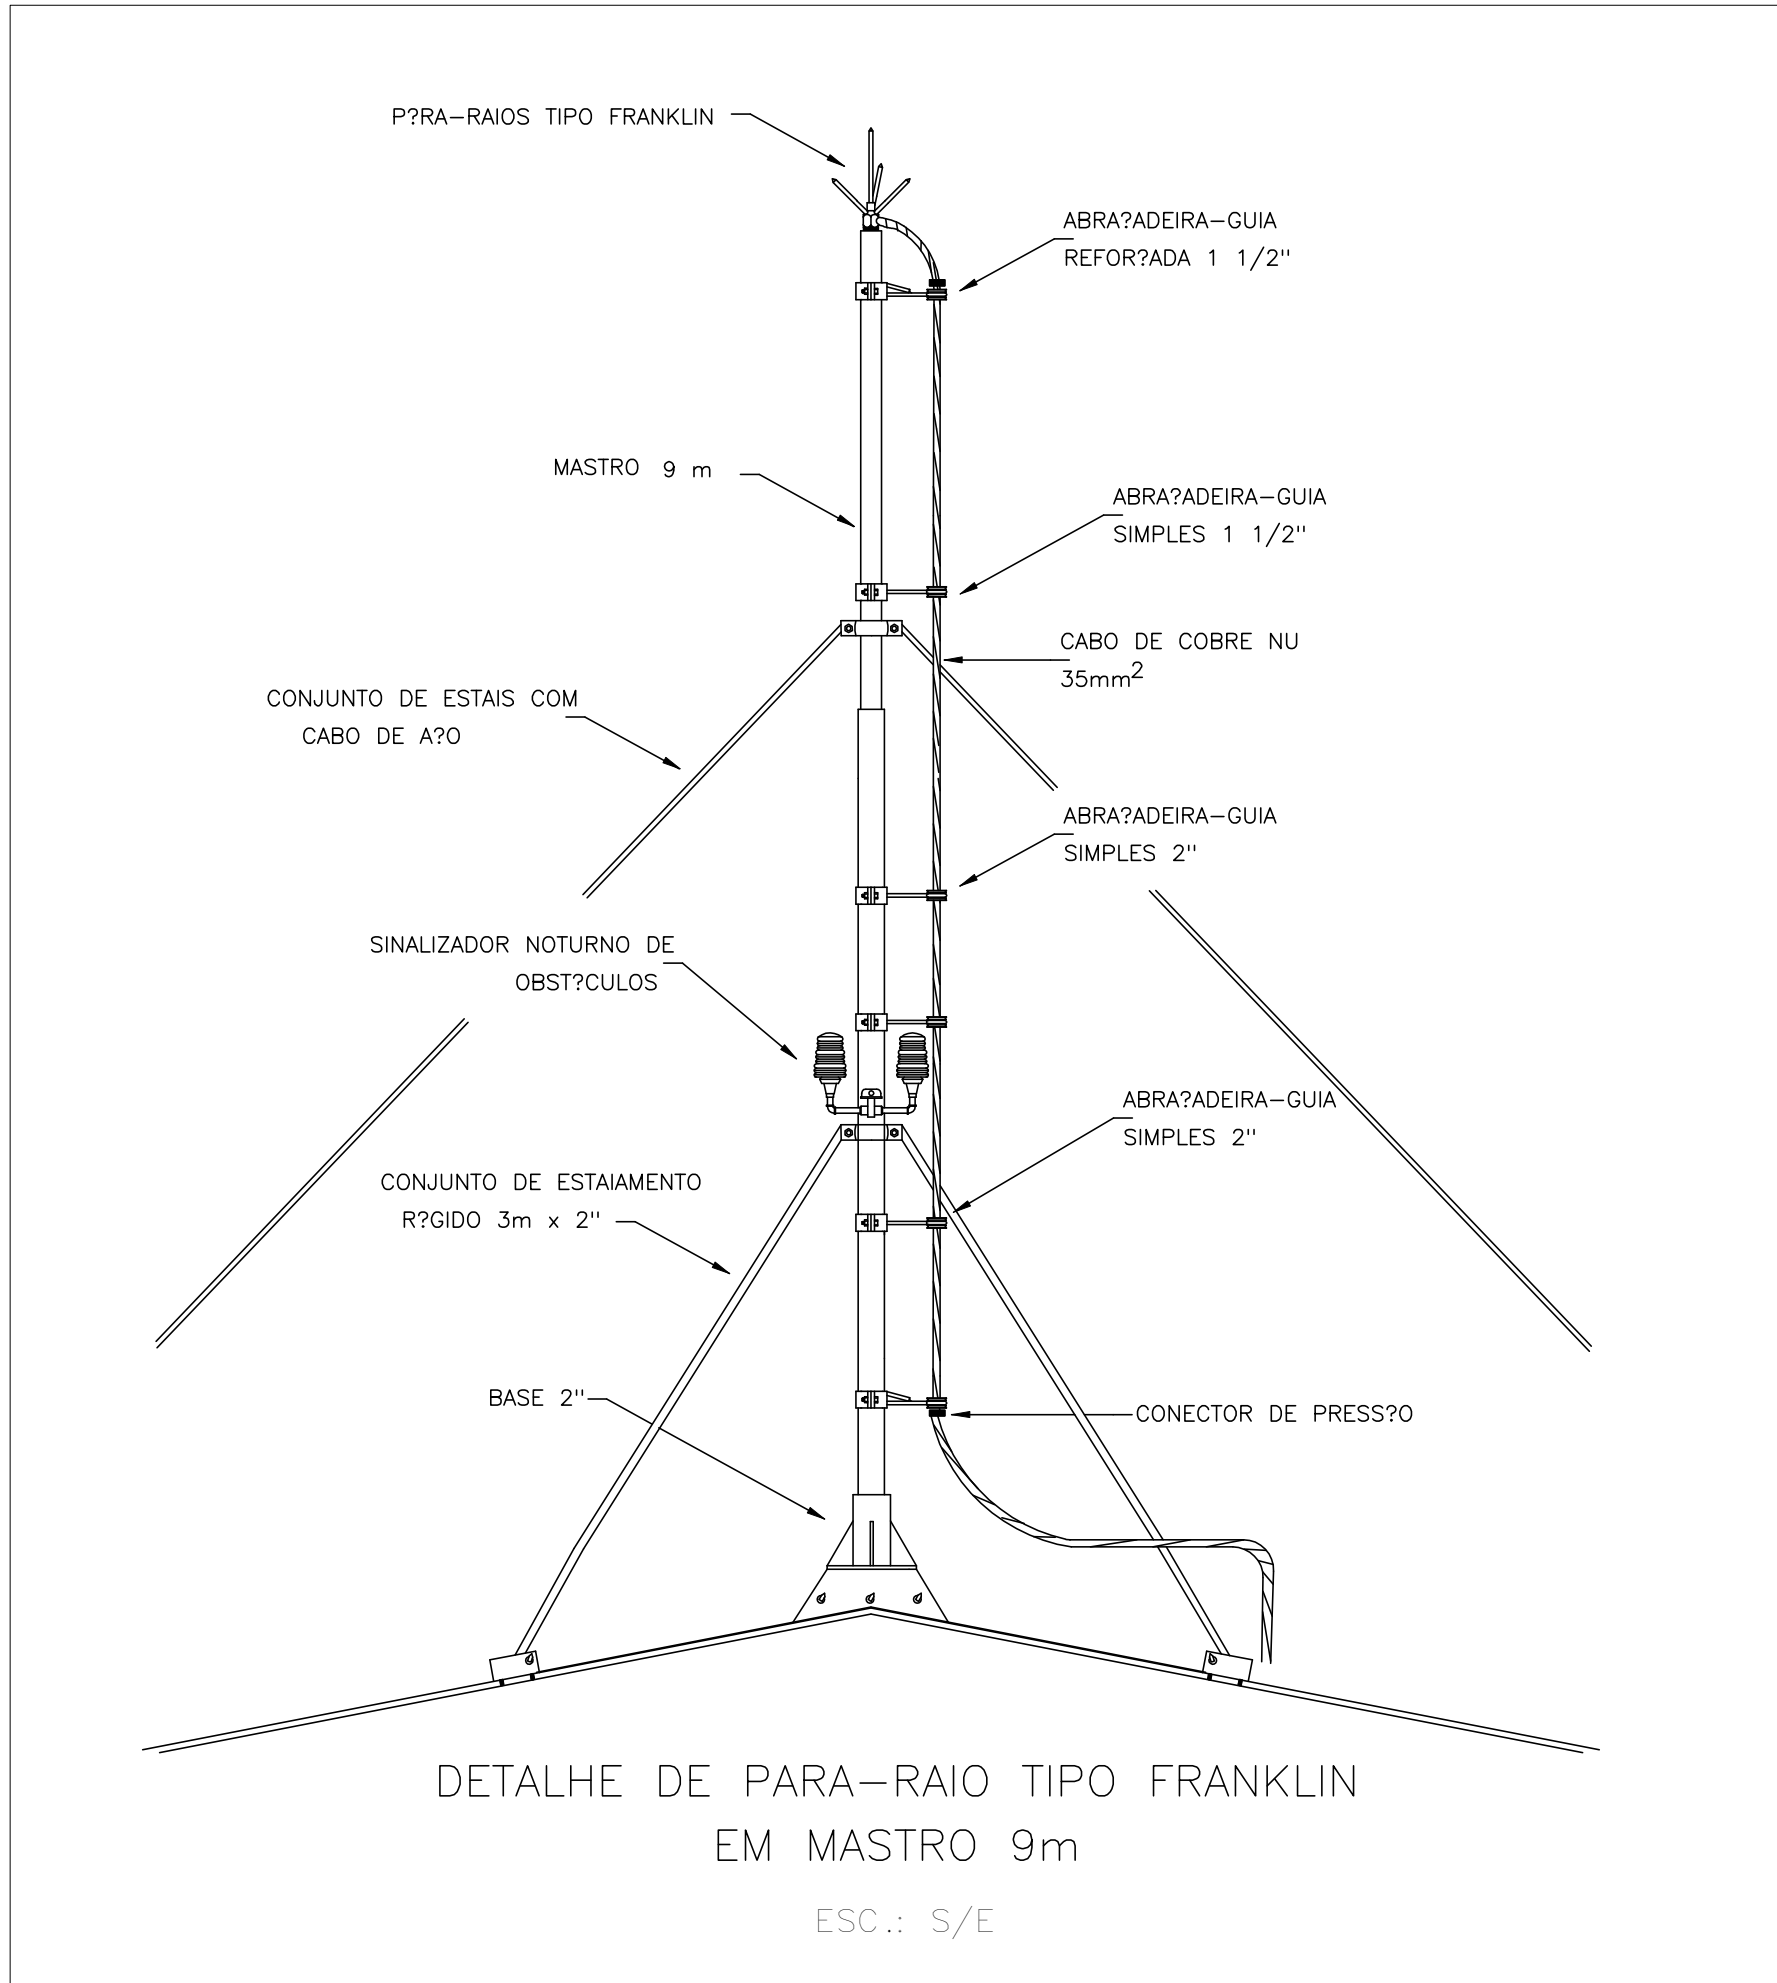

REVISÕES			
R00	EMIÇÃO INICIAL	06/11/2023	MARIA
REVISÃO	ALTERAÇÃO	DATA	DESENHO
2920 – UFCSPA – CLÍNICA DA FAMÍLIA			
PROINST ENGENHARIA Av. Benjamin Constant, nº 804 / Sala 401 Porto Alegre – RS 911-9037-4012 www.proinst.com.br proinst@proinst.com.br Responsável Técnico: Eng. Eletrônica Marcelo Juvenal – CREA-RS 197215 Eng. Eletrônica Fernando Knecht – CREA-RS 183953 Data: NOV/23 Desenho: MARIA Escala: 1/50 Projeto: Elétrico Prancha:			
Localização: RUA DA CONCEIÇÃO Nº 434			05/05
Proprietário: FUNDAÇÃO UNIVERSIDADE FEDERAL DE CIÊNCIAS DA SAÚDE			2920 – SPDA
PLANTA BAIXA – TERREO COBERTURA – ELÉTRICA			