


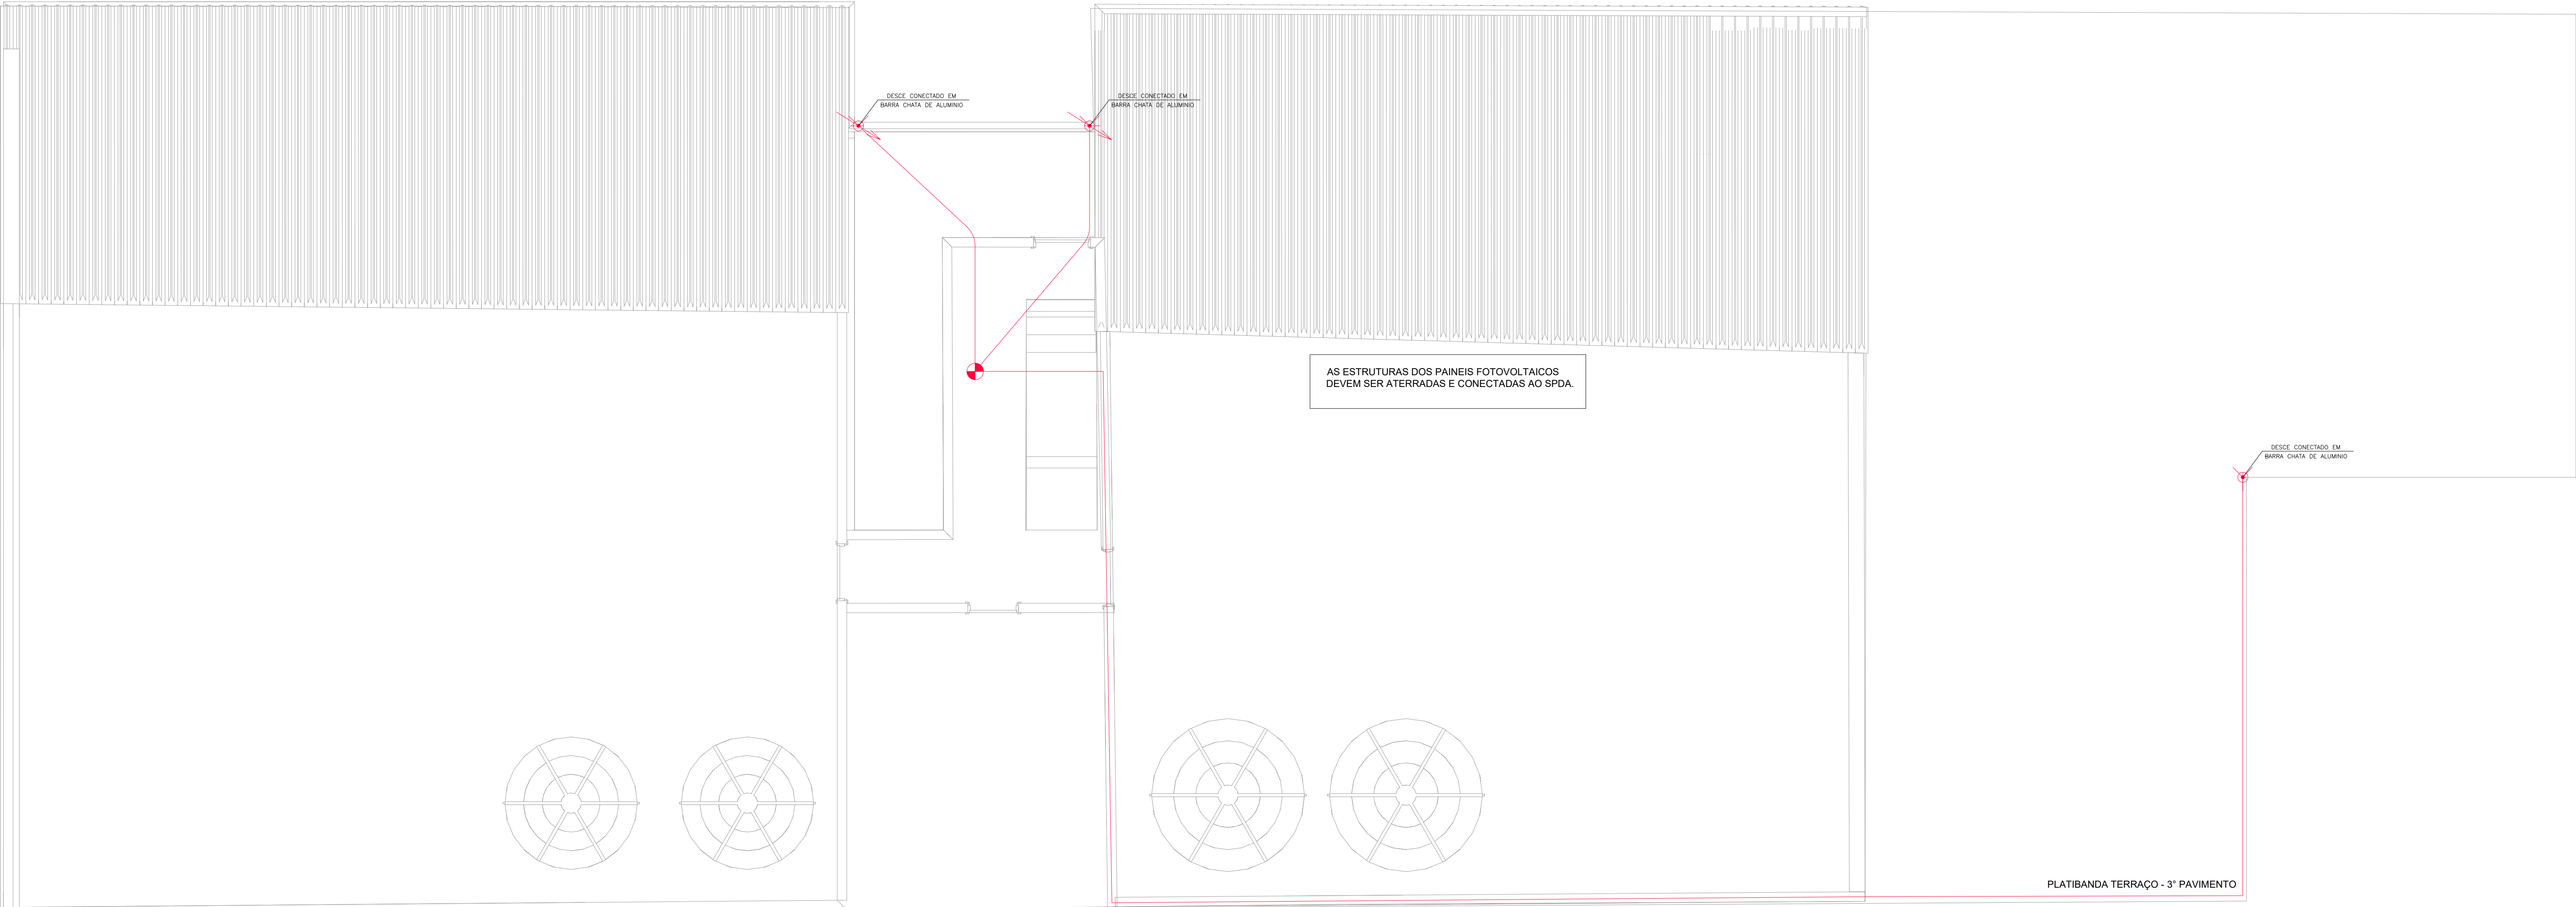
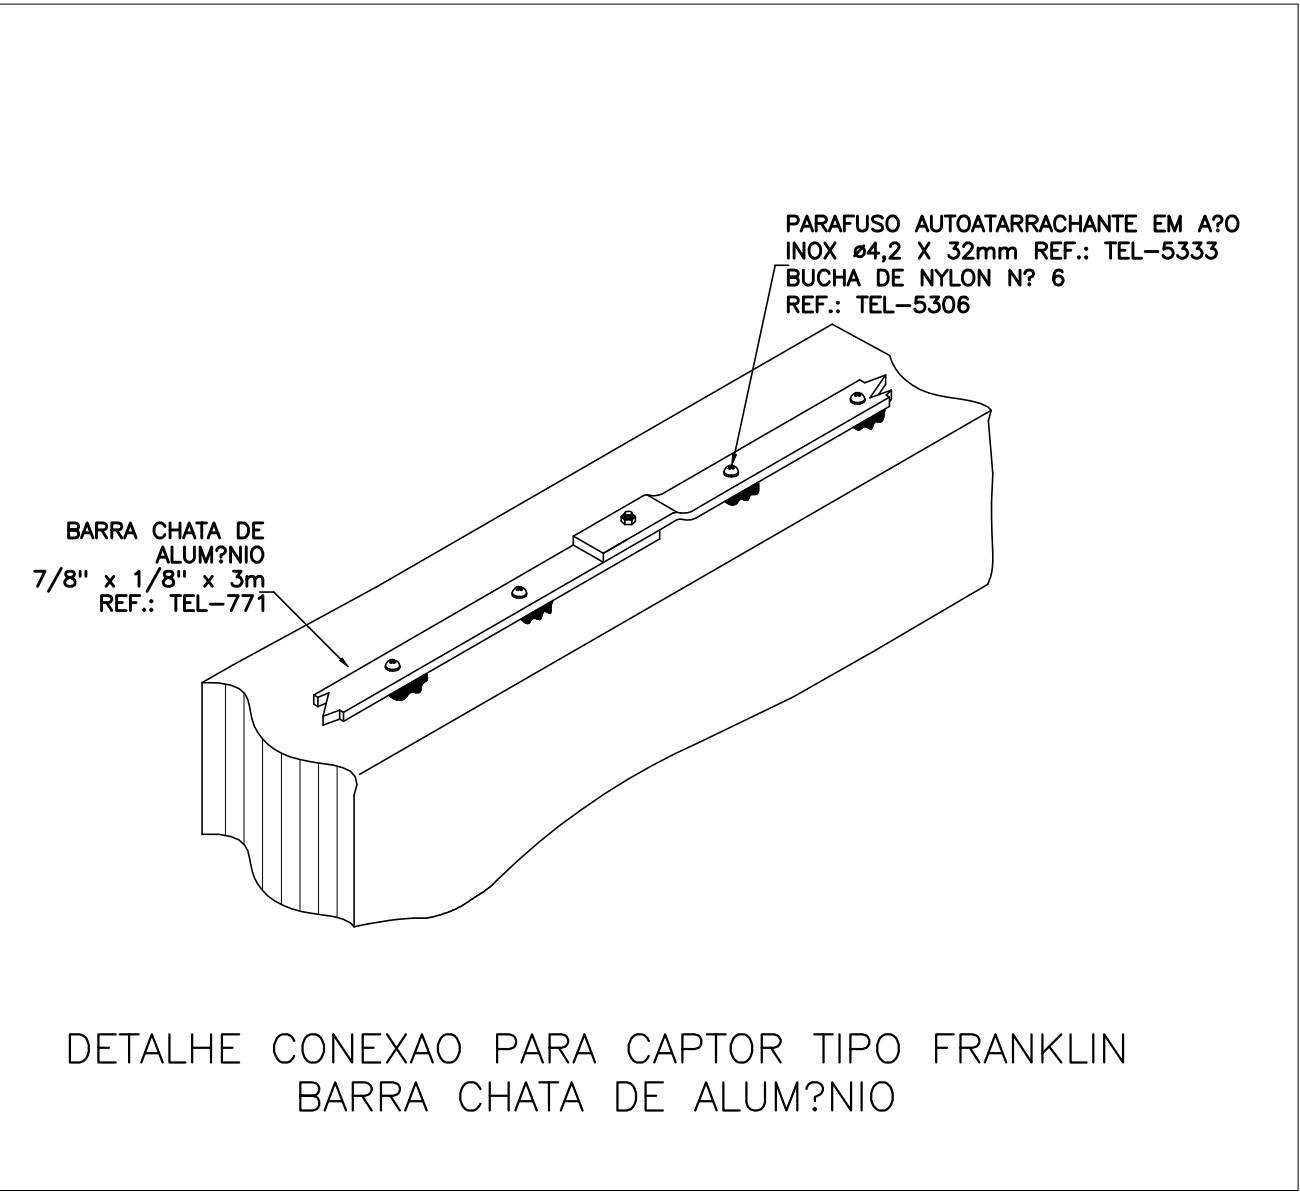


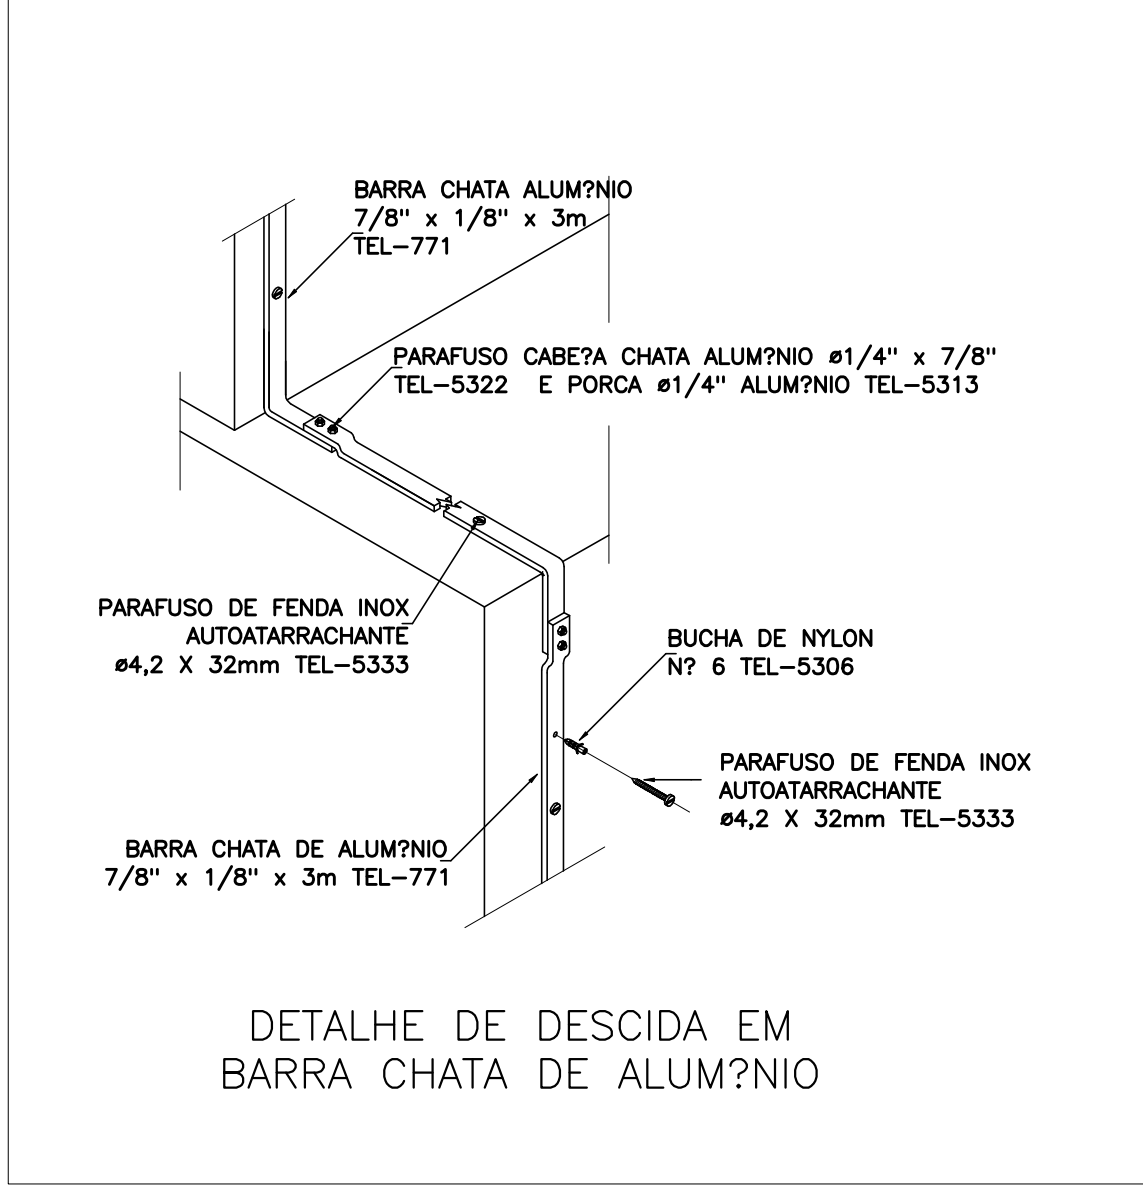


PLANTA BAIXA - COBERTURA - SPDA
ESCALA 1:50

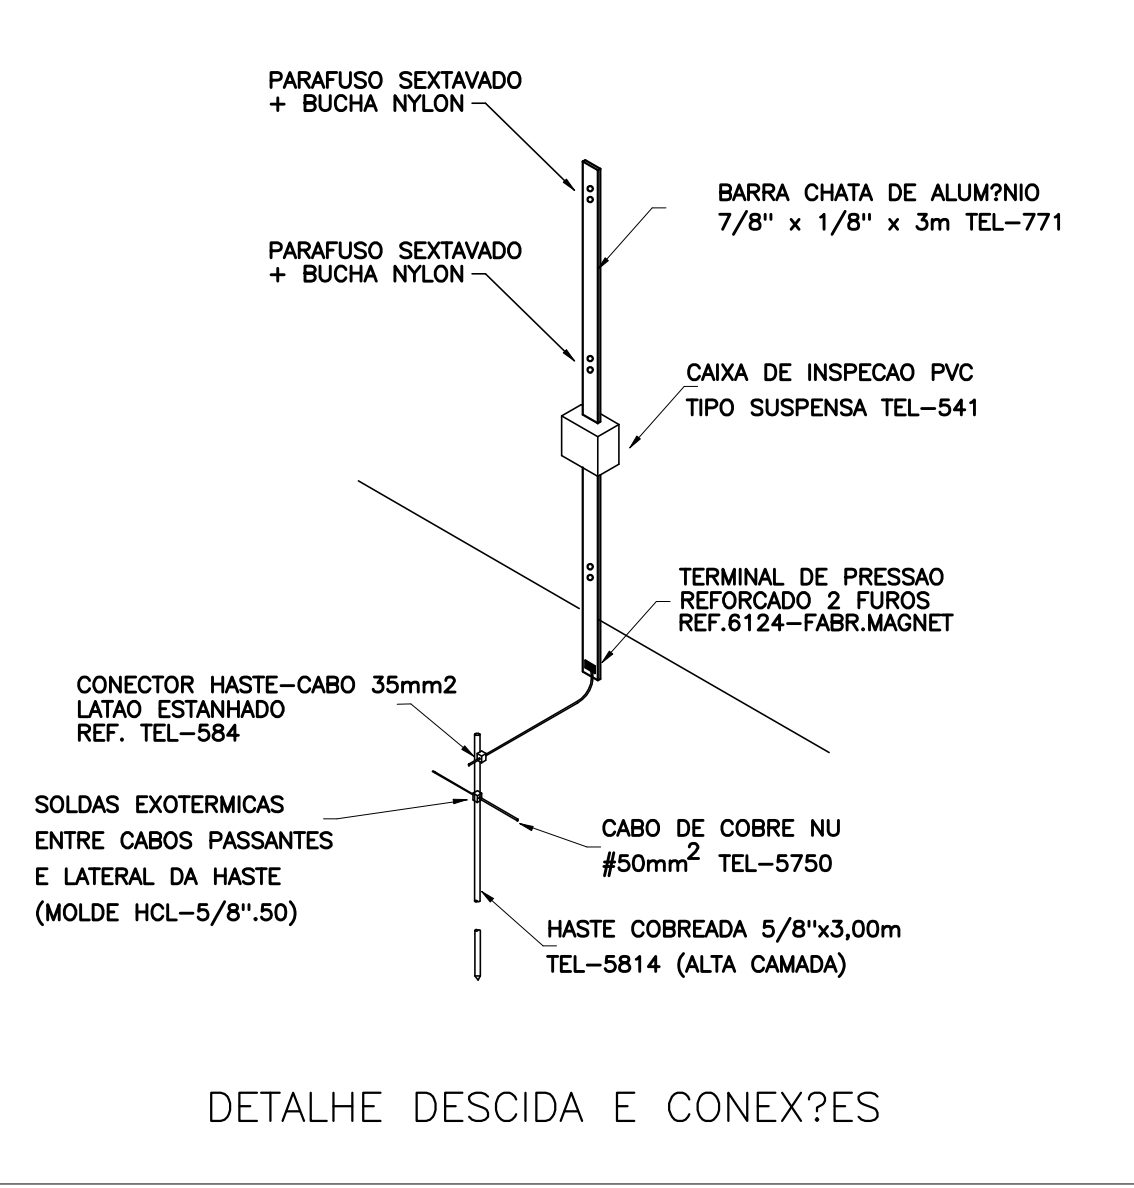

SIMBOLOGIA	DESCRIÇÃO
	CONDUTOR EM CHAPA DE ALUMÍNIO 7/8\"/>
	CONDUTOR DE COBRE NU #50mm², PARA MALHA INTERMEDIÁRIA OU CAPTAÇÃO.
	CONDUTOR DE COBRE NU #50mm², PARA MALHA INTERMEDIÁRIA OU CAPTAÇÃO.
	CONDUTOR DE COBRE NU #50mm², PARA A INTERLIGAÇÃO DOS HASTES INTERMEDIÁRIOS.
	HASTE DE AÇO COBREADO #3/4\"/>
	CAIXA DE INSPEÇÃO DO ATERRAMENTO DIM. #300x300mm COM TAMPÃO REMOVÍVEL.
	SUBSISTEMA DE DESCIDA COM REBAR CA-25 #10,0mm DE AÇO GALVANIZADO EMBITADO NOS FLANQUES DE CONCRETO OU INDICADO.
	TERMINAL AÉREO 800mm # 3/8\"/>
	CAPTOR TIPO FRANKLIN - 9m (SISTEMA MISTO COM MALHA).
	SOLDA EXOTERMICA ENTRE CABOS, OU CABOS E HASTE DE ATERRAMENTO.
	CAIXA DE EQUALIZAÇÃO (PONTO DE INTERLIGAÇÃO A MALHA DE ATERRAMENTO).
	CONECTOR SPLIT BOLT (PONTO DE INTERLIGAÇÃO A MALHA DE ATERRAMENTO OU A CAIXA DE EQUIPOTENCIALIZAÇÃO).

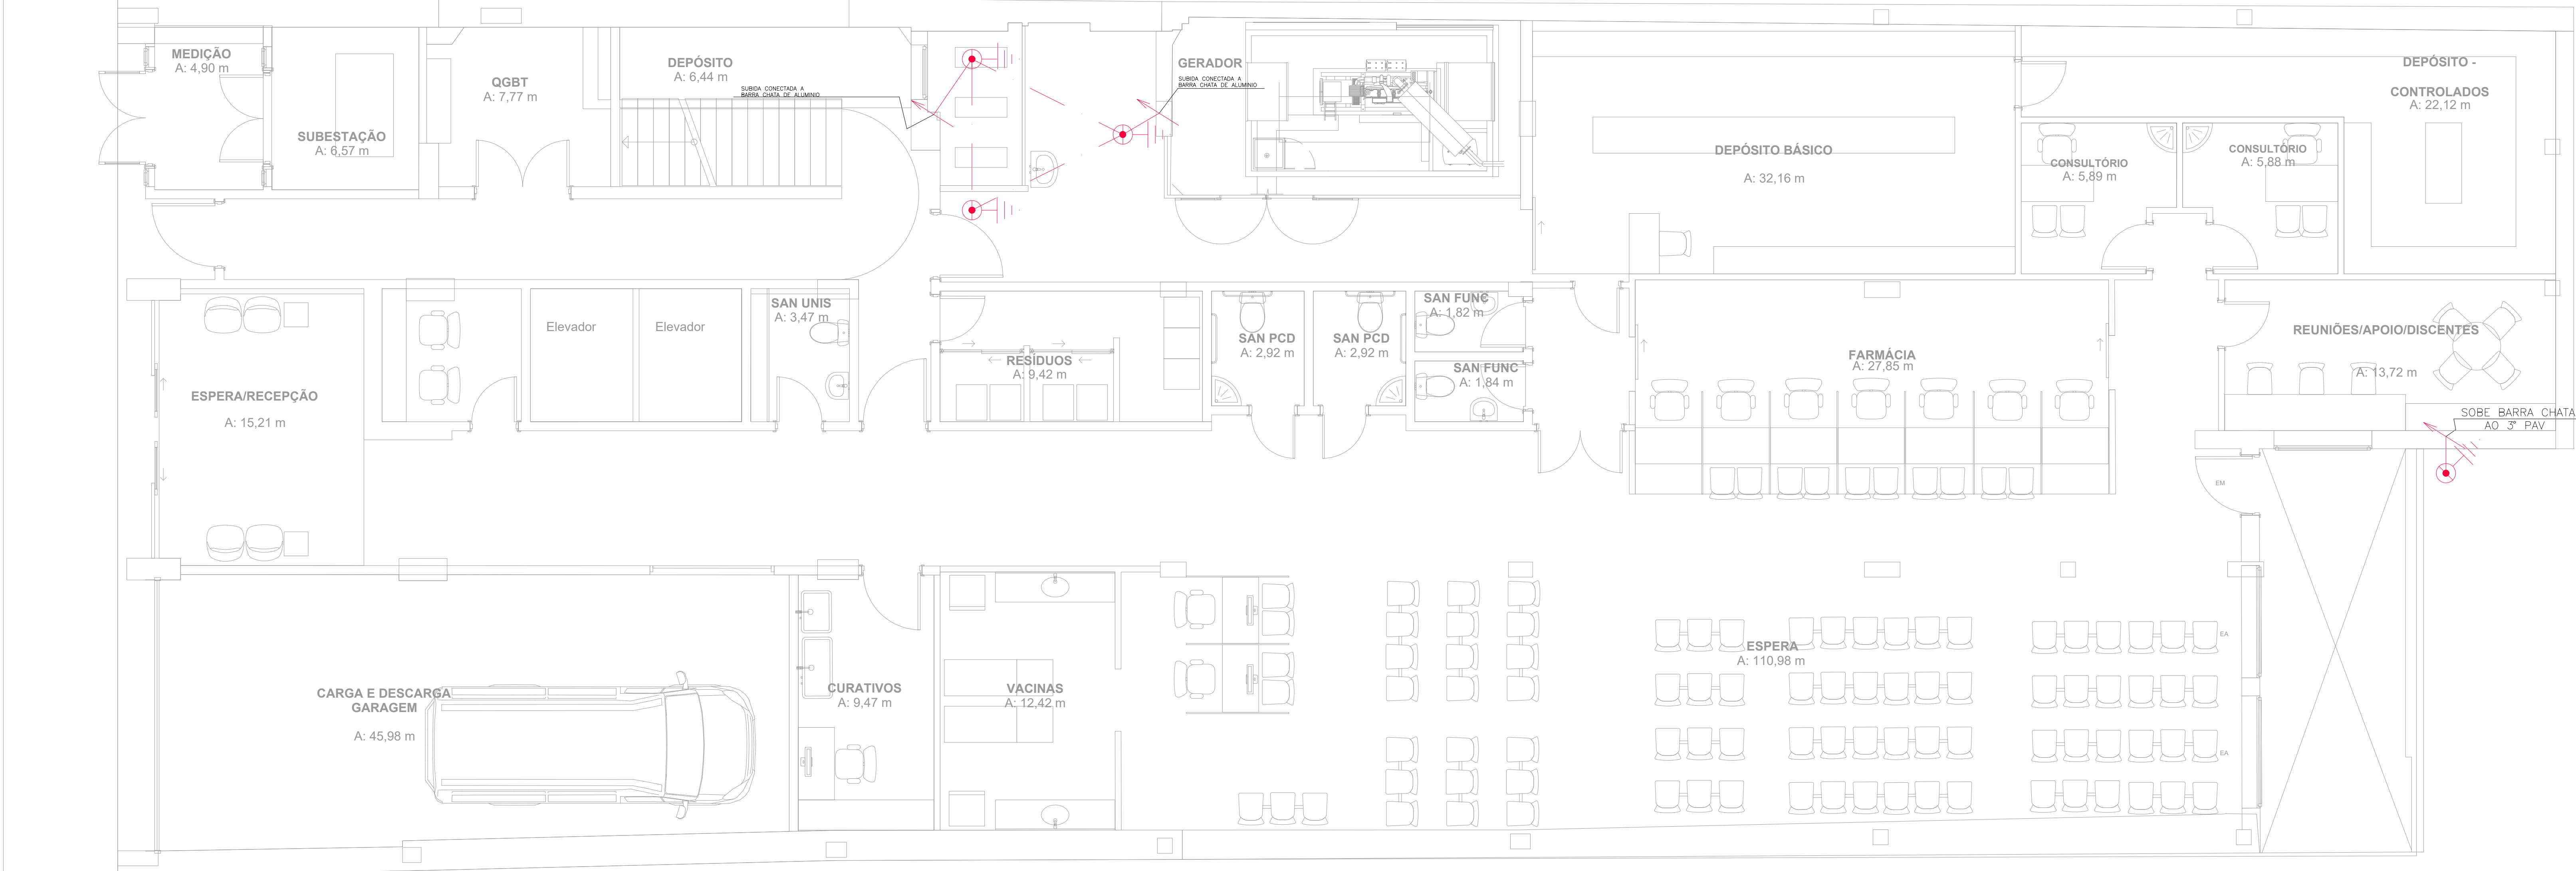

PLANTA BAIXA - TERREO - SPDA
ESCALA 1:50

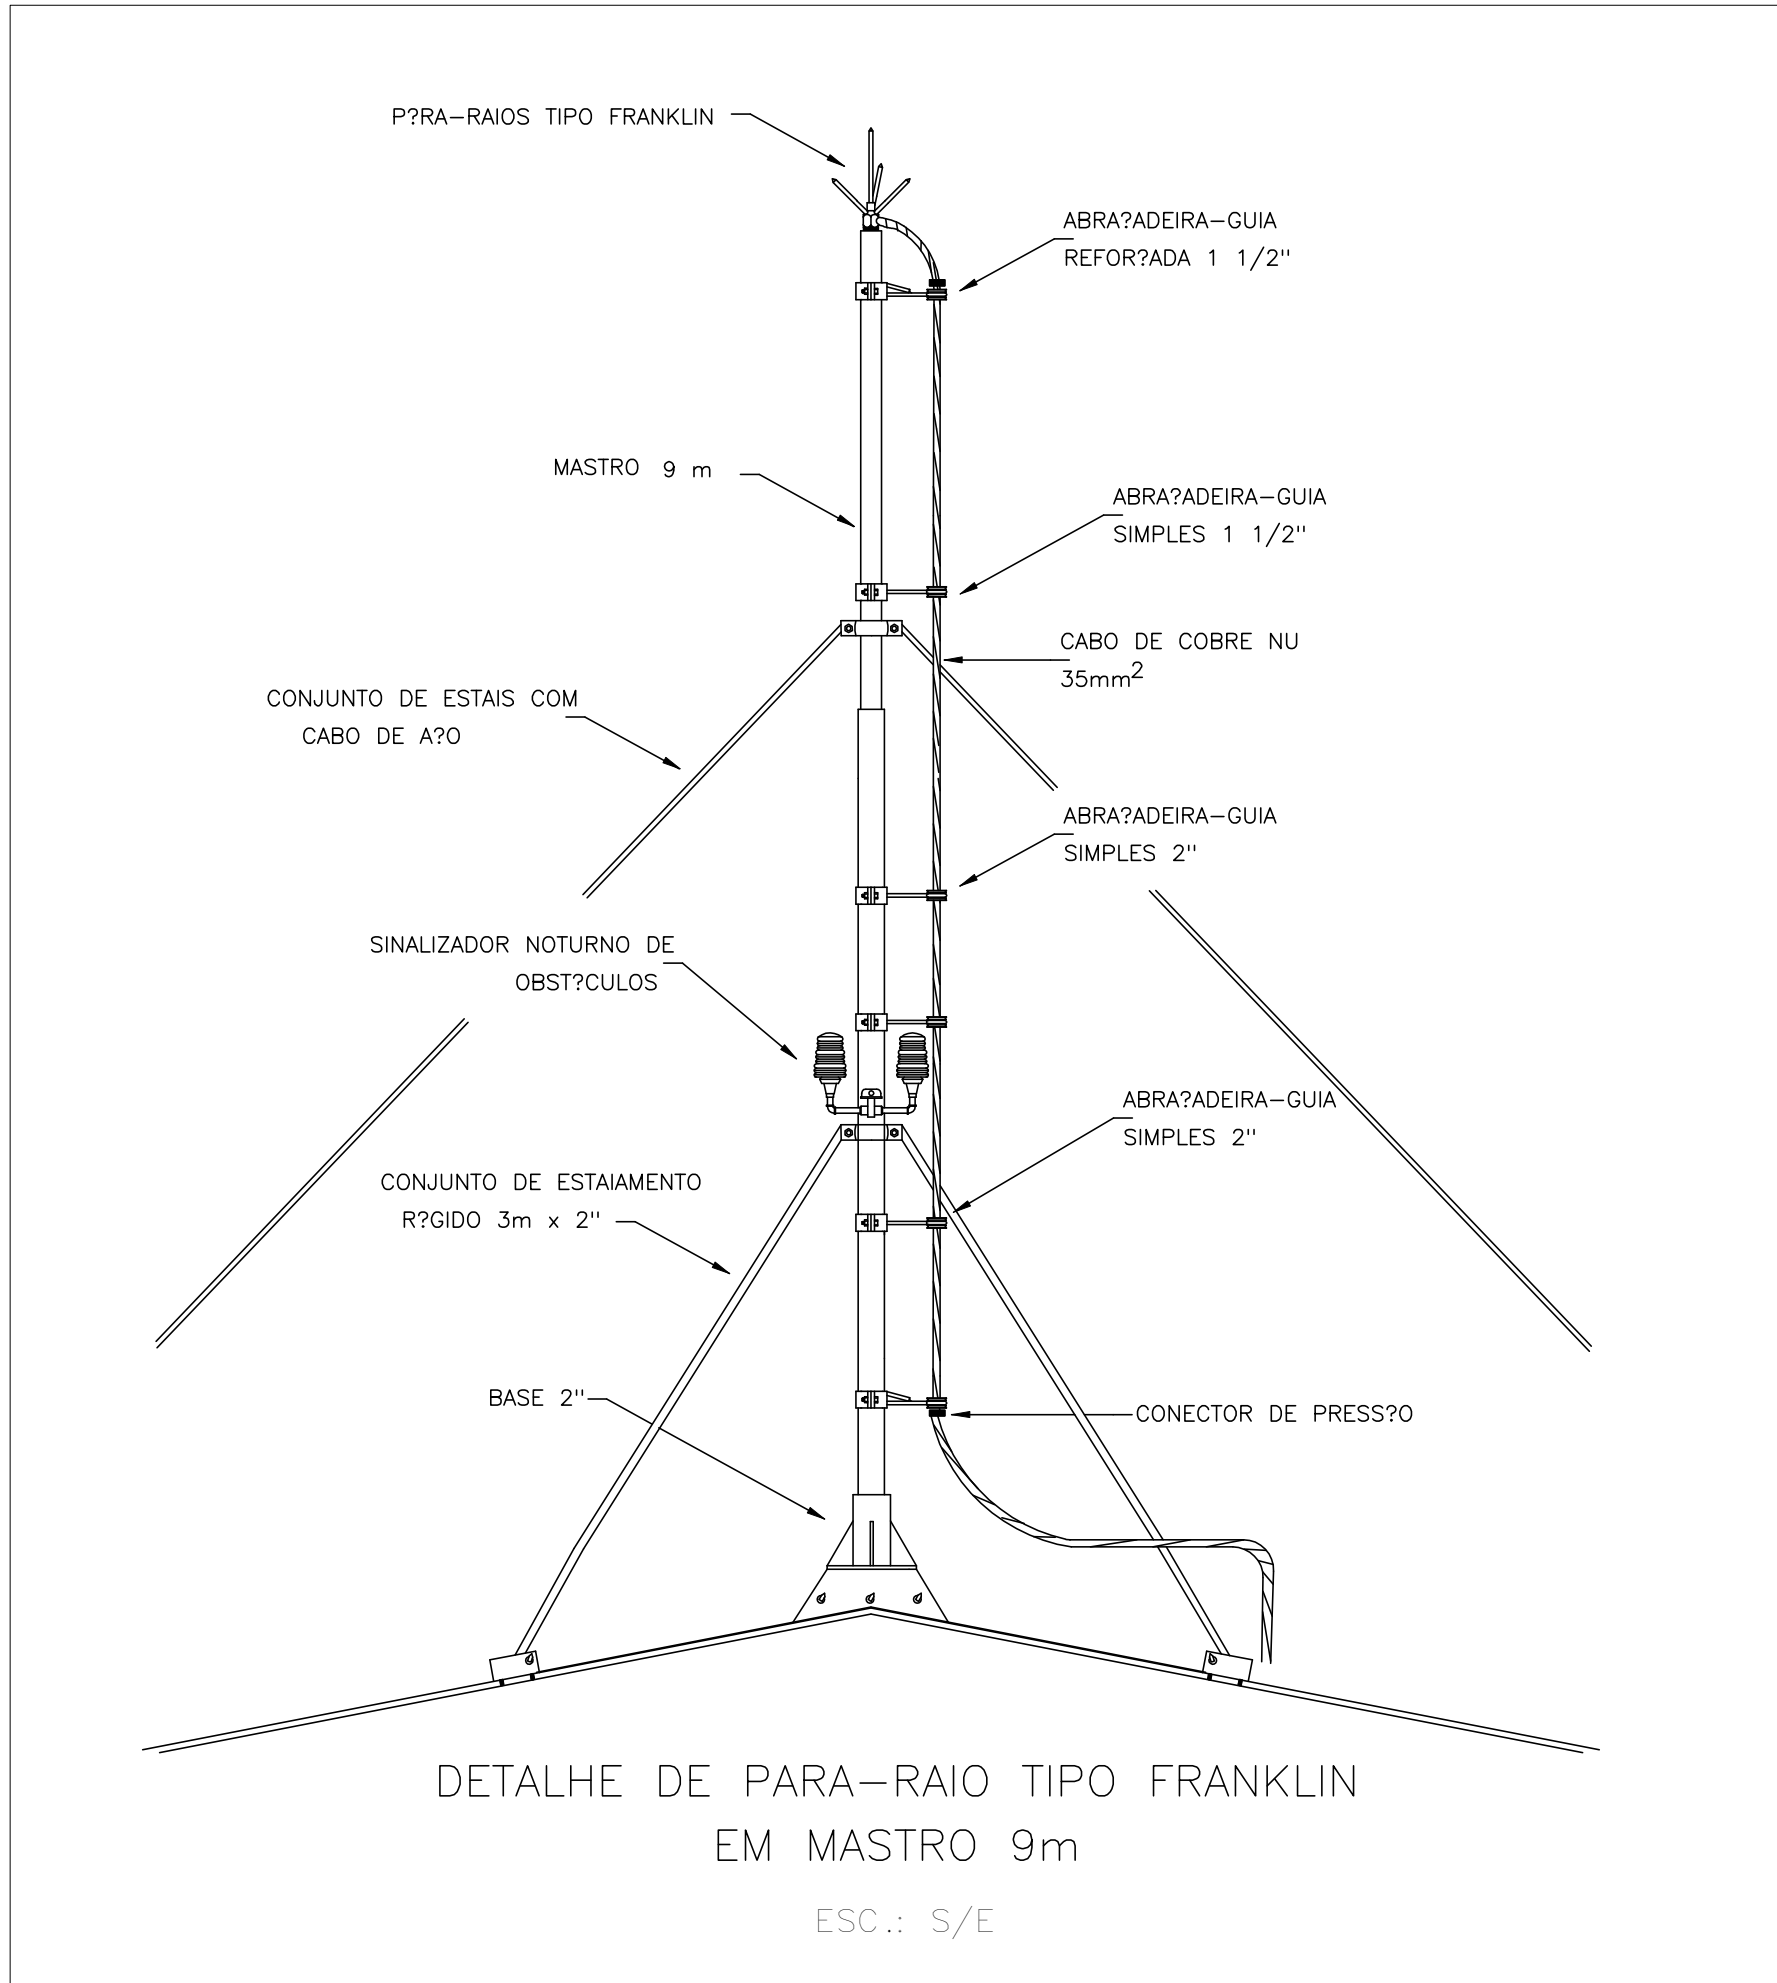

REVISÕES			
R00	EMIÇÃO INICIAL	06/11/2023	MARIA
REVISÃO	ALTERAÇÃO	DATA	DESENHO
2920 – UFCSPA – CLÍNICA DA FAMÍLIA			
PROINST ENGENHARIA Av. Benjamin Constant, nº 804 / Sala 401 Porto Alegre – RS 911-9037-4012 www.proinst.com.br proinst@proinst.com.br Responsável Técnico: Eng. Eletrônica Marcelo Juvenal – CREA-RS 197215 Eng. Eletrônica Fernando Knecht – CREA-RS 183953			
Localização: RUA DA CONCEIÇÃO Nº 434			05/05
Proprietário: FUNDACAO UNIVERSIDADE FEDERAL DE CIENCIAS DA SAUDE			2920 – SPDA
PLANTA BAIXA – TERREO COBERTURA – ELETRICA			