

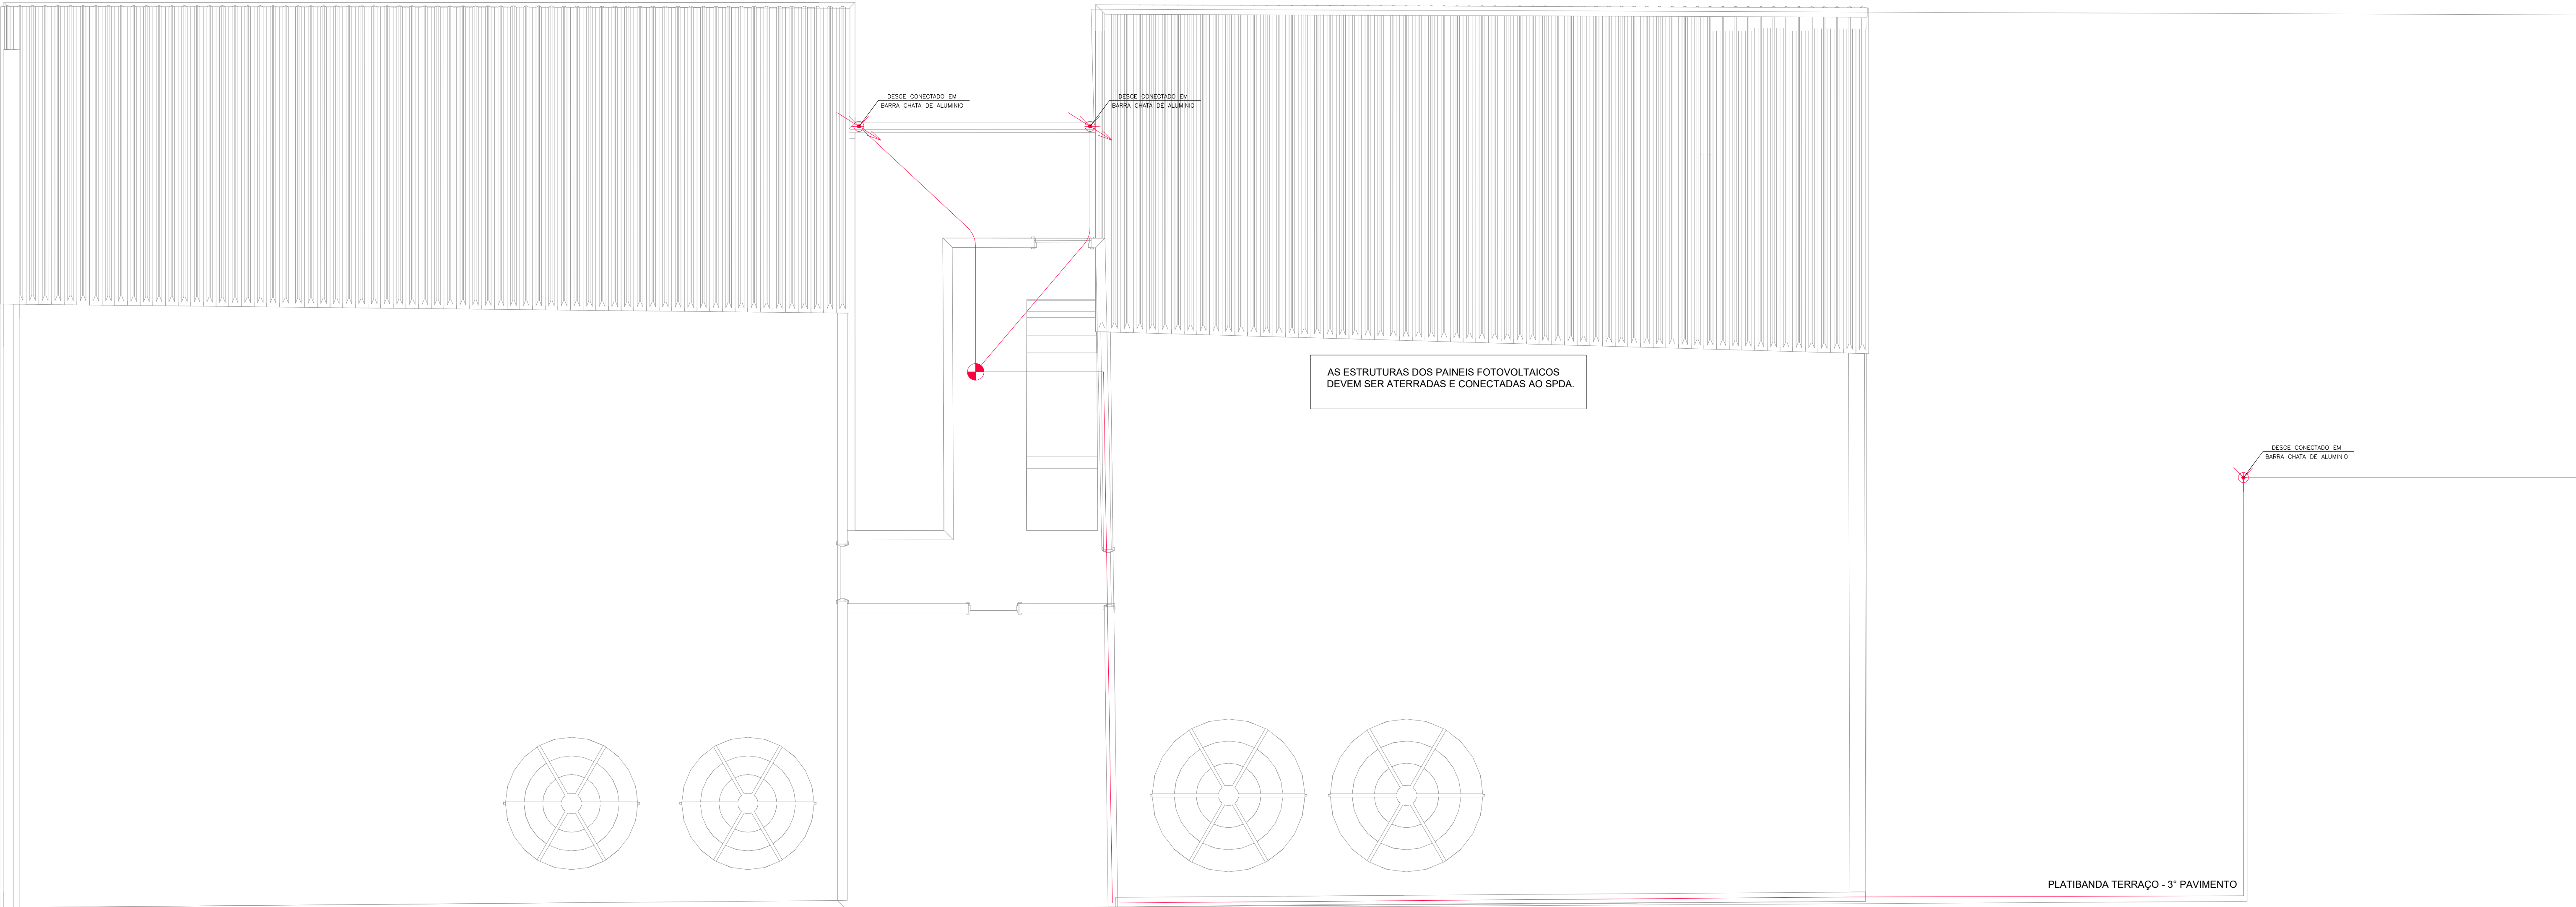
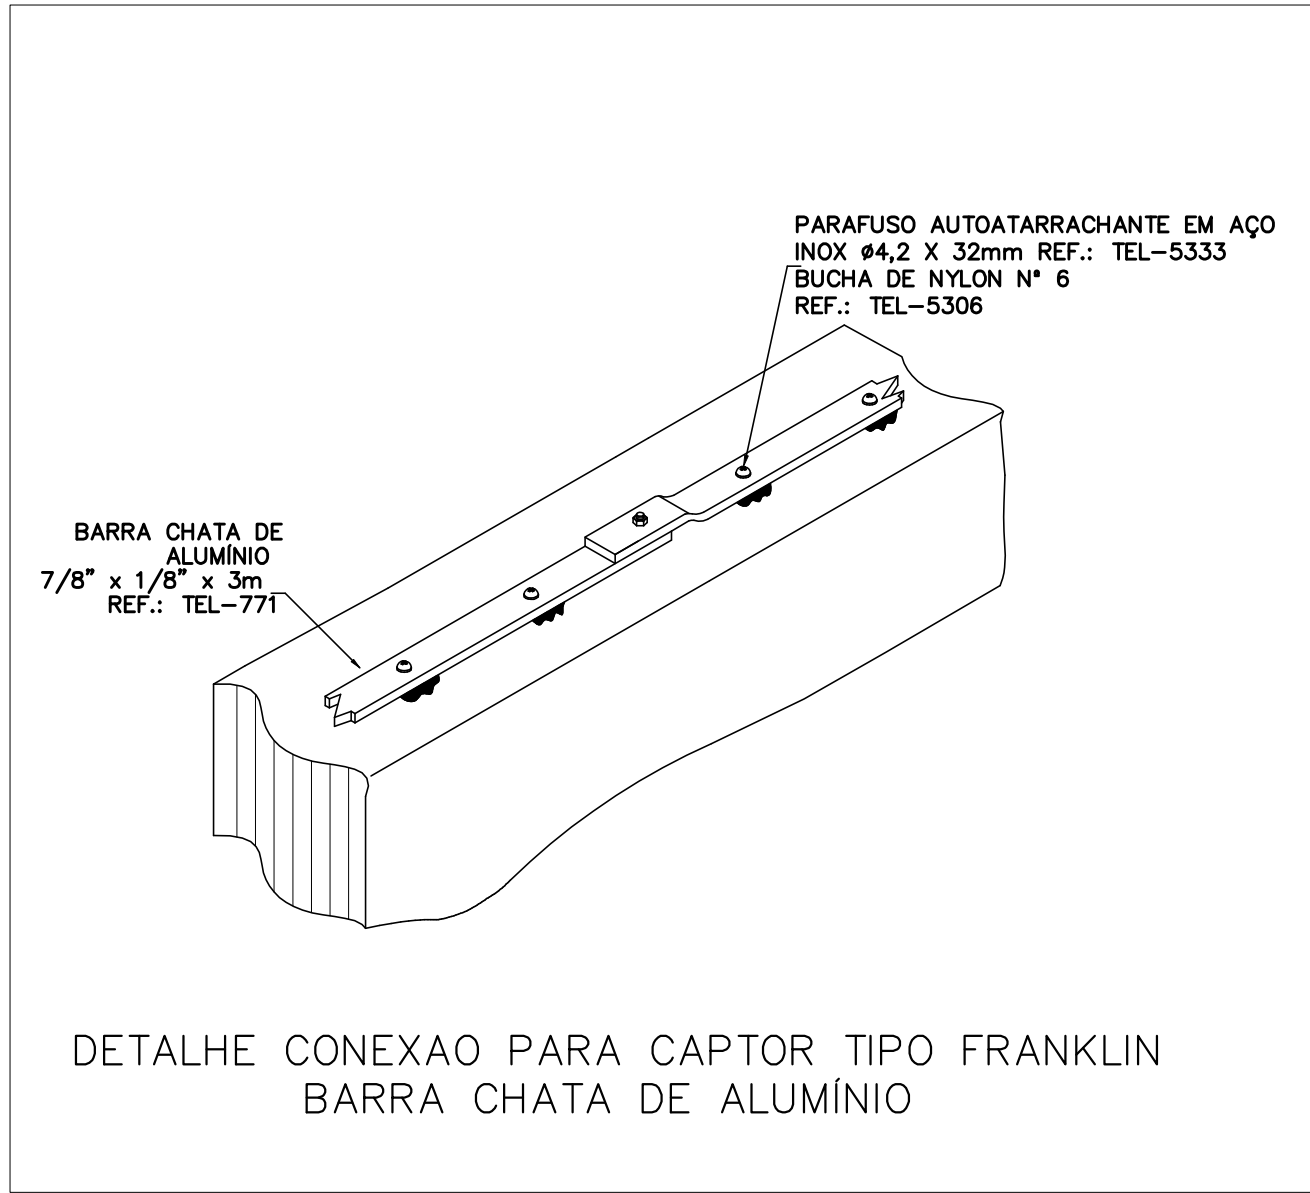


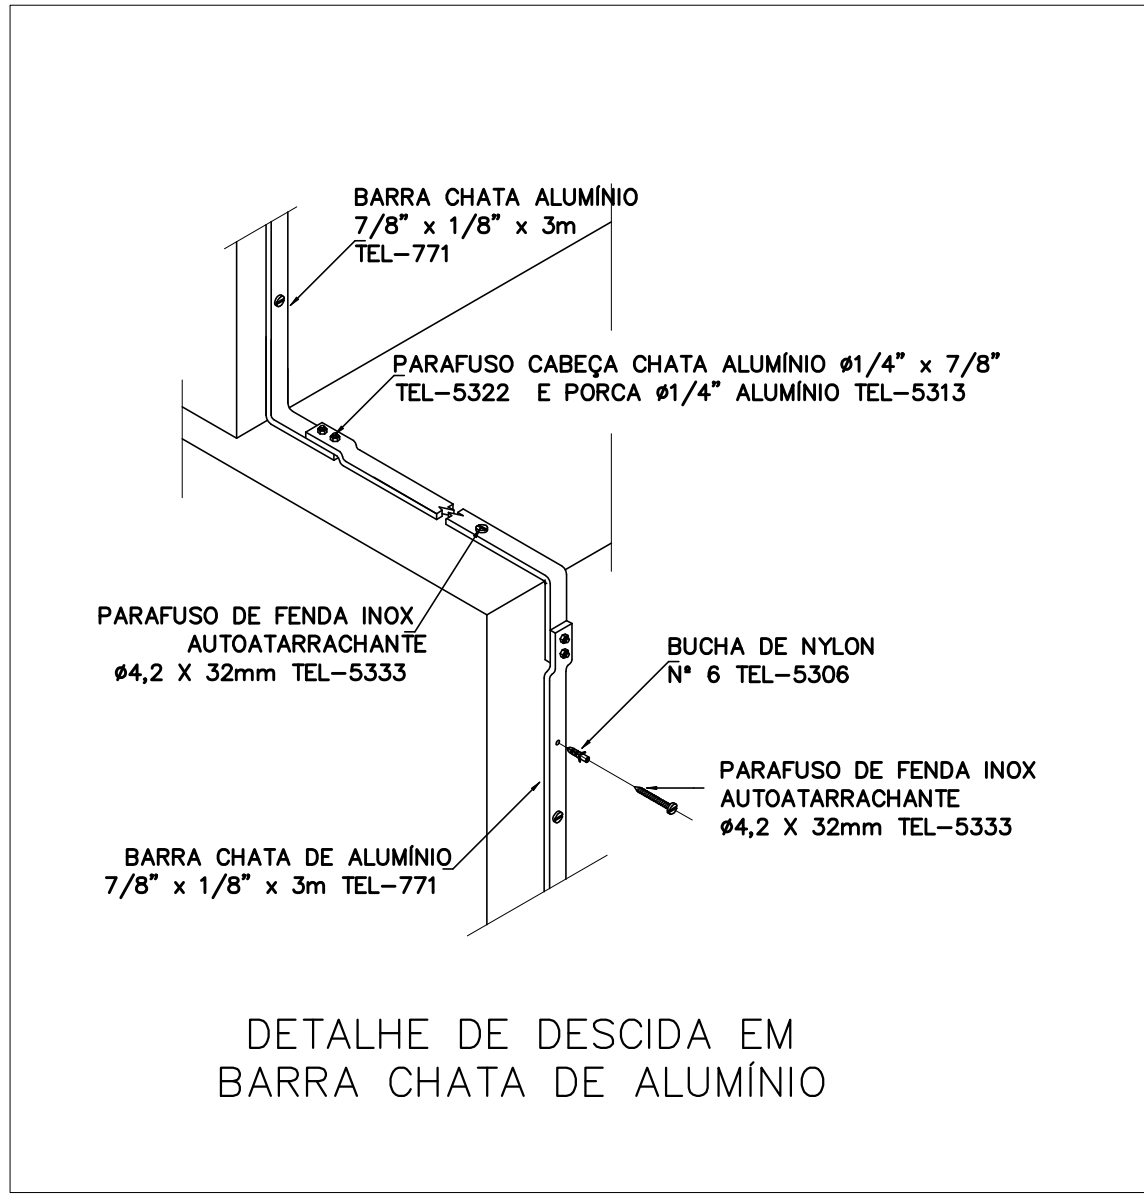


PLANTA BAIXA - COBERTURA - SPDA
ESCALA:1/50

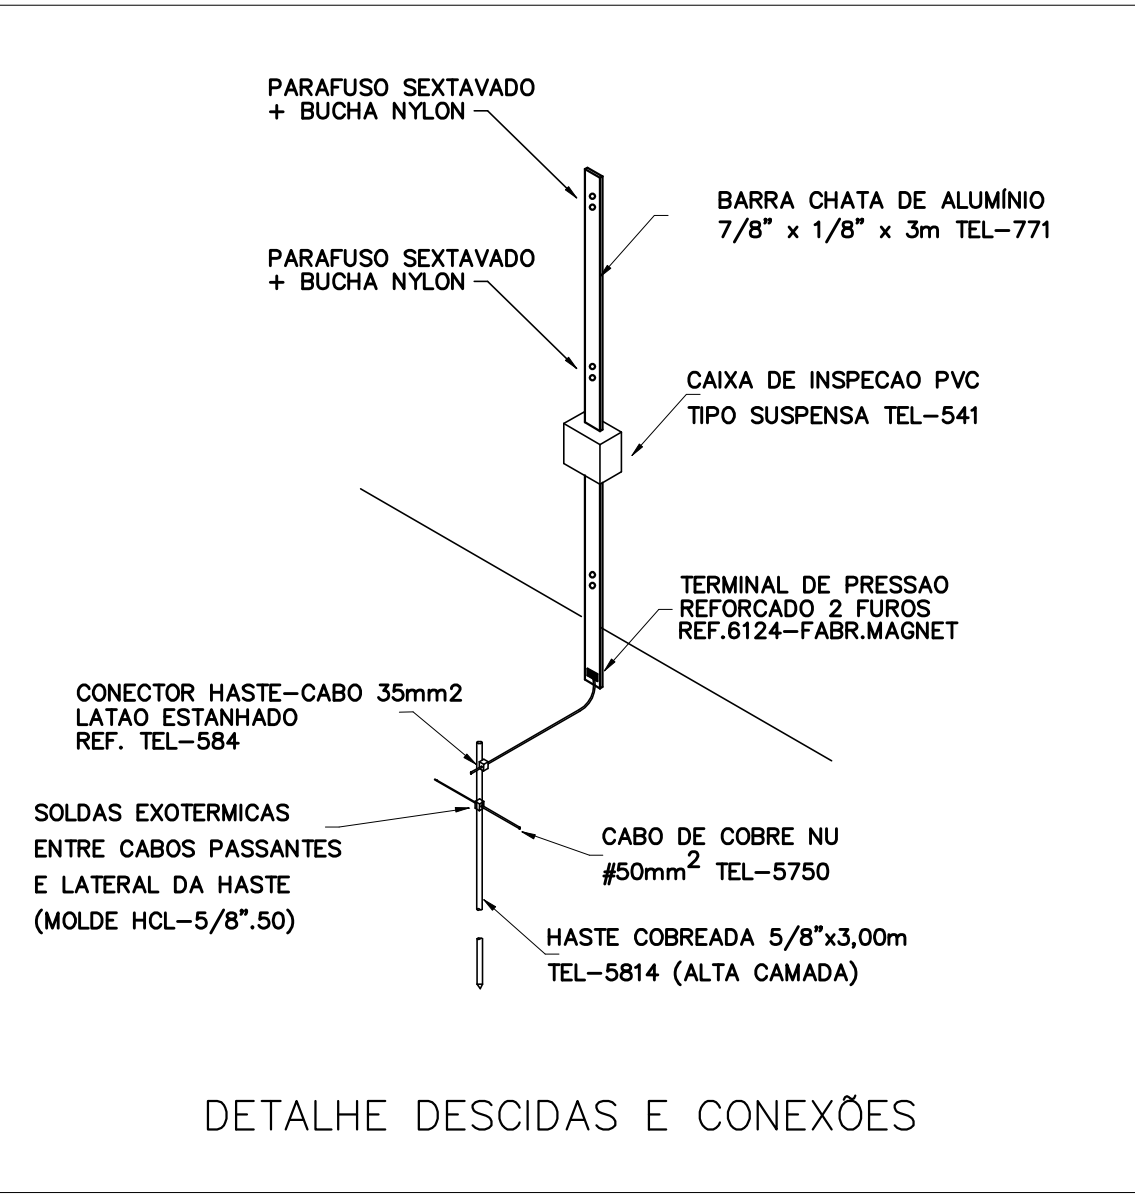


SIMBOLOGIA	DESCRIÇÃO
	CONDUTOR EM CHAPA DE ALUMÍNIO 7/8" x 1/8" PARA MALHA INTERMEDIÁRIA OU CAPTAÇÃO.
	CONDUTOR DE COBRE Nº #50mm², PARA MALHA INTERMEDIÁRIA OU CAPTAÇÃO.
	CONDUTOR DE COBRE Nº #95 mm², PARA A INTERLIGAÇÃO DAS HASTES ENTERRADAS = DESCIDAS.
	HASTE DE AÇO-COBREADO #3/4"x3000mm ENTERRADA VERTICALMENTE NO SOLO INSTALADA ATRAVÉS DE SOLDA EXOTÉRMICA.
	CAIXA DE INSPEÇÃO DO ATERRAMENTO DIM. #300x300mm COM TAMPA REMOVÍVEL.
	SUBSISTEMA DE DESCIDA COM REBAR CA-25 #10,0mm DE AÇO GALVANIZADO EMBITUDO NOS PLÁTEAS DE CONCRETO OU INDICADO.
	TERMINAL AÉREO 600mm ø 3/8" SEM BANDEIRA.
	CAPTOR TIPO FRANKLIN - 9m (SISTEMA MISTO COM MALHA).
	SOLDA EXOTÉRMICA ENTRE CABOS, OU CABOS E HASTE DE ATERRAMENTO.
	CAIXA DE EQUALIZAÇÃO (PONTO DE INTERLIGAÇÃO À MALHA DE ATERRAMENTO).
	CONECTOR SPLIT BOLT (PONTO DE INTERLIGAÇÃO À MALHA DE ATERRAMENTO OU À CAIXA DE EQUIPOTENCIALIZAÇÃO).

NOTA: Estão vedadas a uso de condutor 35mm² 19 fios - Conforme Tabela 6 da Norma 5419-SPDA - Parte 3

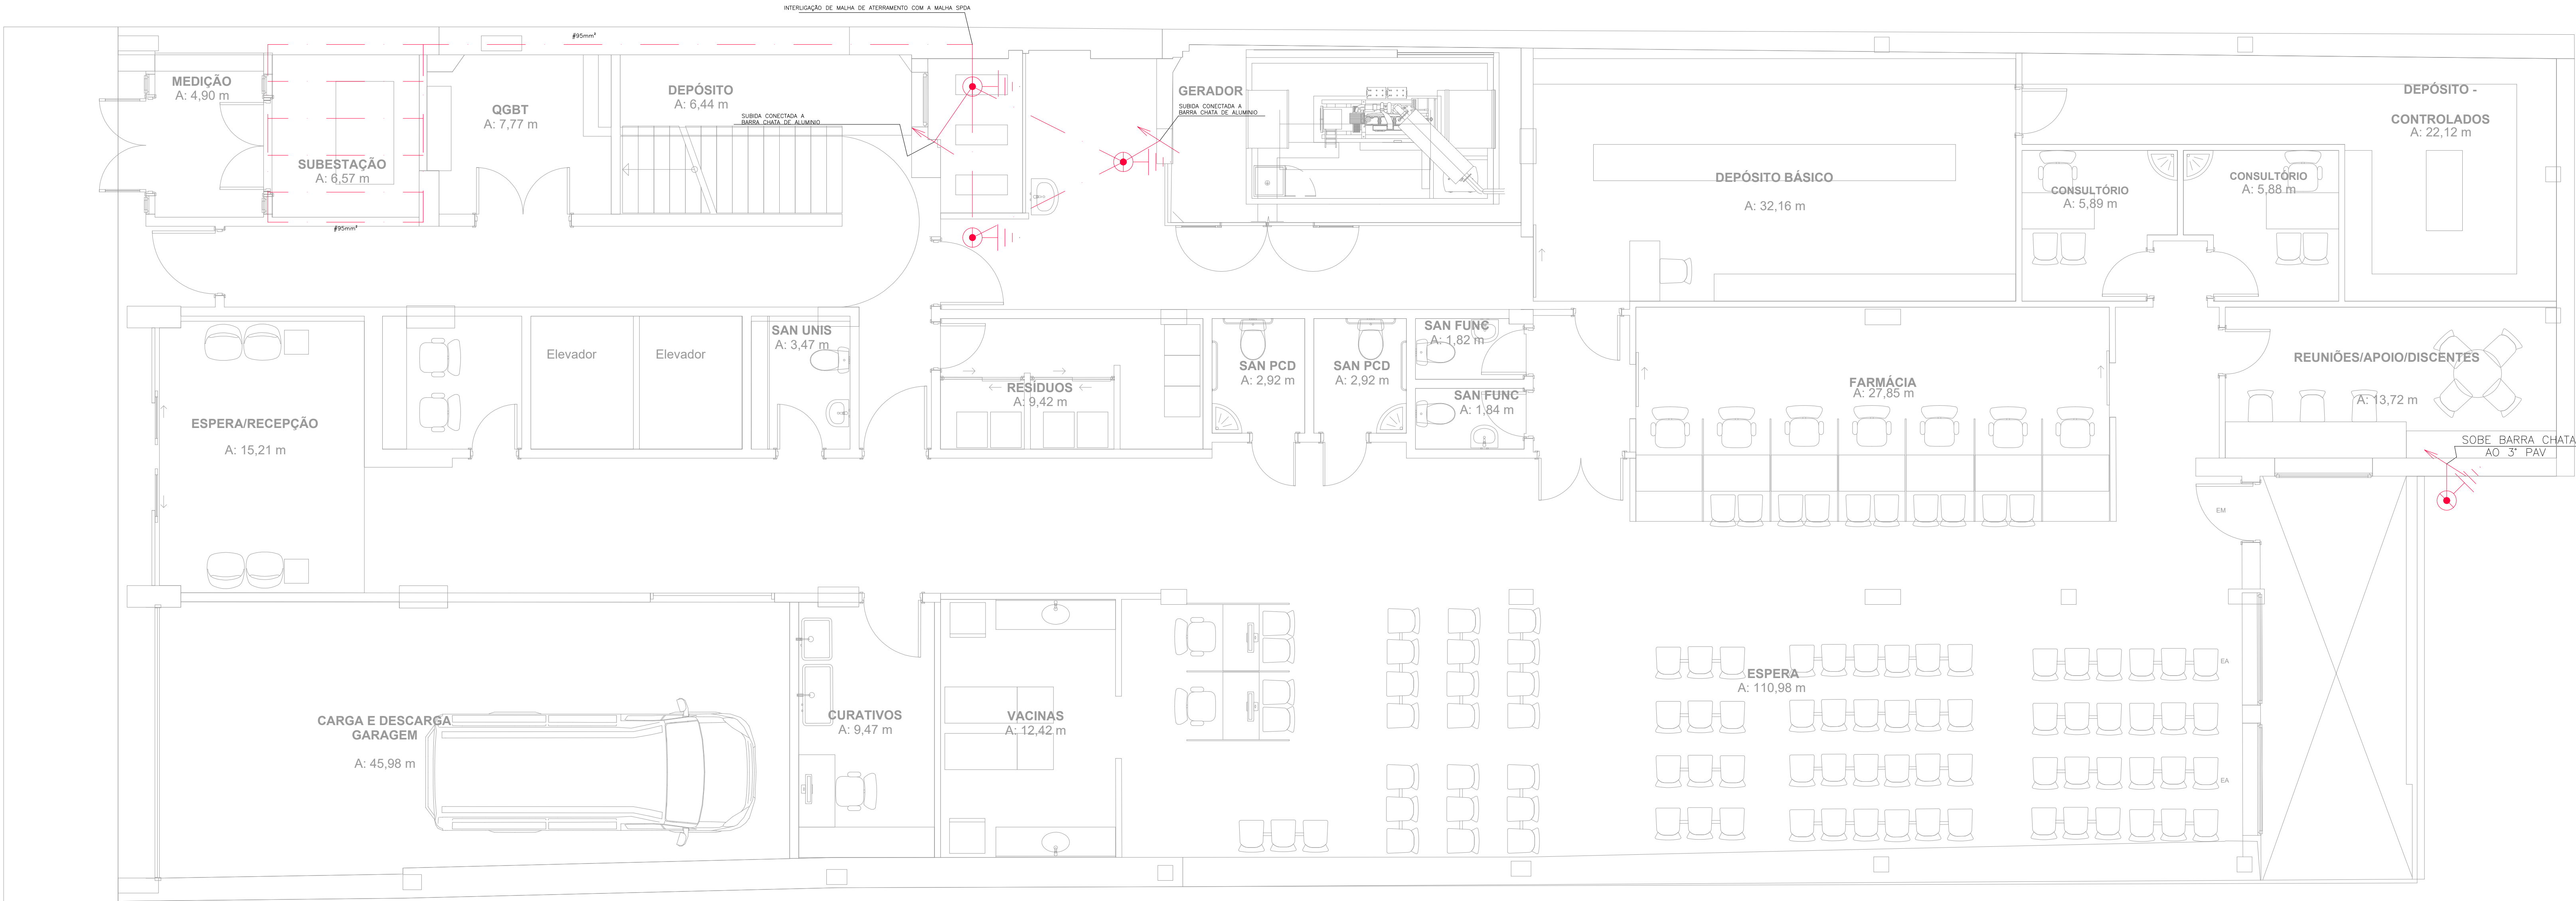

PLANTA BAIXA - TERREO - SPDA
ESCALA:1/50

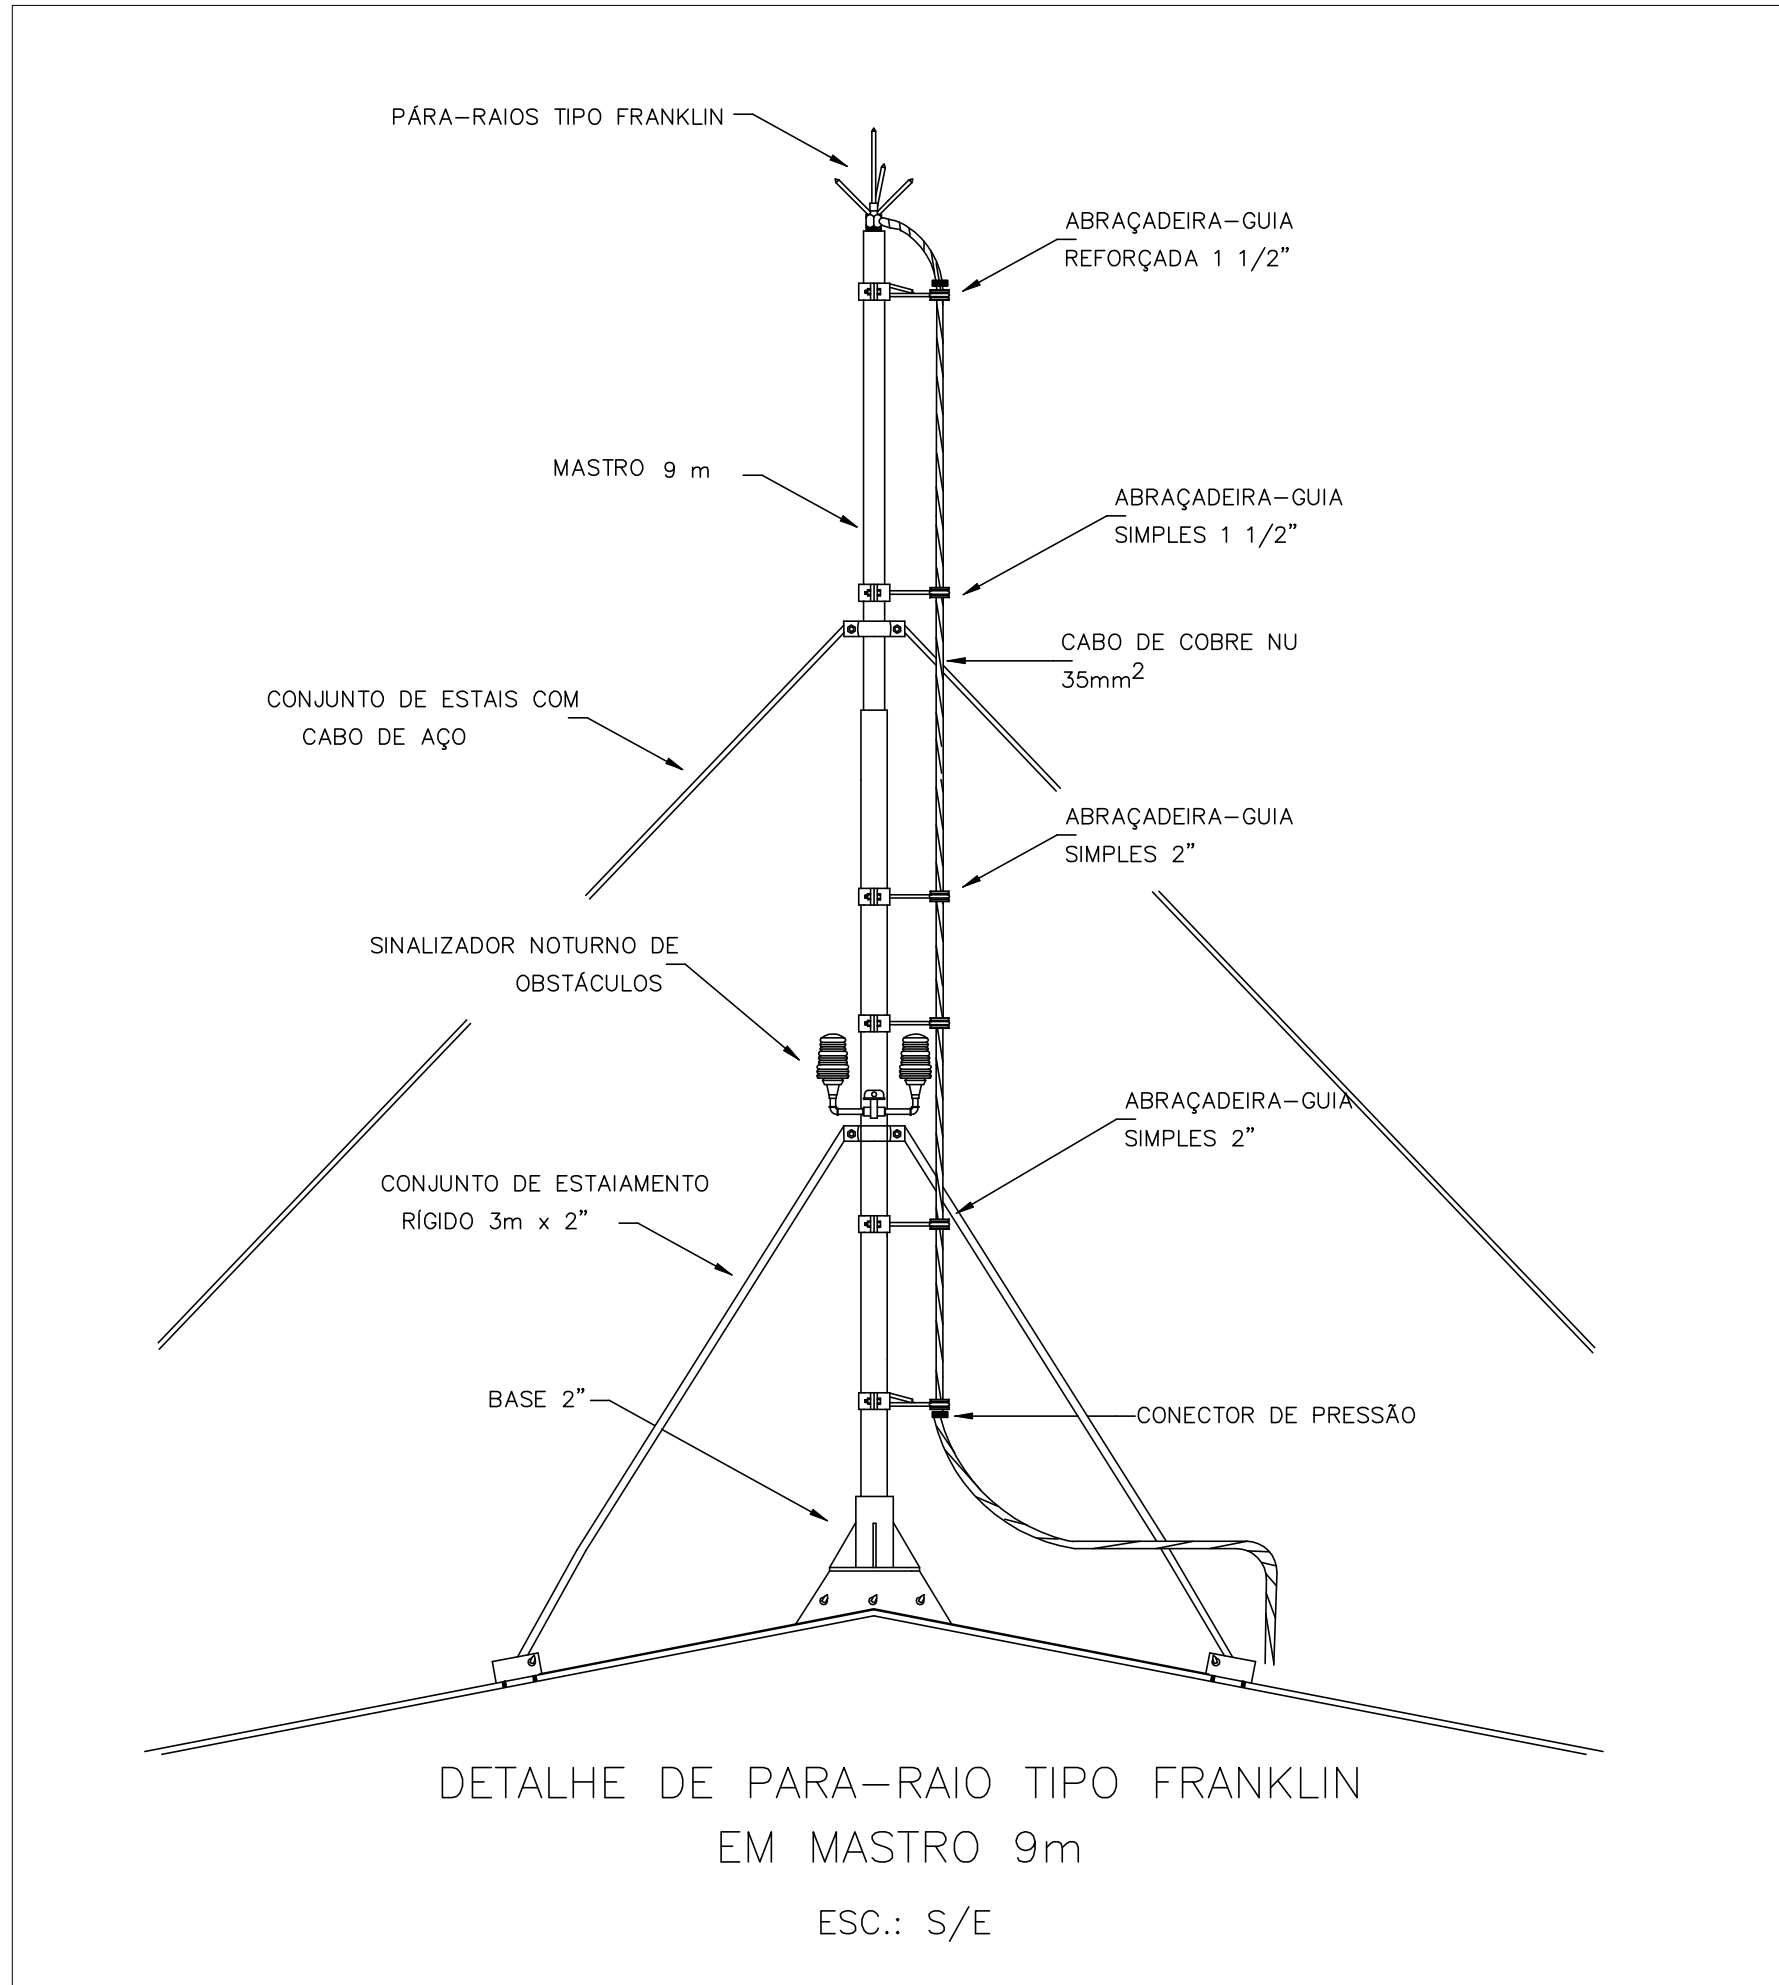

REVISÕES			
R01	ALTERAÇÃO CONFORME RESSALVAS	06/12/2023	MARIA
R00	EMIÇÃO INICIAL	06/11/2023	MARIA
REVISÃO	ALTERAÇÃO	DATA	DESENHO
2920 – UFCSPA – CLÍNICA DA FAMÍLIA			
Responsável Técnico:		Data: DEZ/23	
Eng. Eletricista Marcelo Jucowski – CREA-RS 107215		Desenho: MARIA	
A. Benjamin Constant, nº 104 / São 401 Porto Alegre – RS (51) 3137-8922 www.proinst.com.br proinst@proinst.com.br		Escala: 1/50	
Eng. Eletricista Fernando Kneipert – CREA-RS 163655		Projeto: Elétrico	
Localização: RUA DA CONCEIÇÃO Nº 434		Prancha:	
Proprietário: FUNDAÇÃO UNIVERSIDADE FEDERAL DE CIÊNCIAS DA SAÚDE		05/05	
PLANTA BAIXA – TERREO COBERTURA – ELÉTRICA		2920 – SPDA_R01	