


1. - OS CABOS UTILIZADOS DEVERÃO TER ISOLAÇÃO EM COMPOSTO TERMOPLÁSTICO DE 90°C, 70°C / 150 V.
1. - OS CABOS UTILIZADOS ENTERRADOS NO SOLO E TODOS OS CABOS ALIMENTADORES DEVERÃO POSSUIR TENSÃO DE ISOLAÇÃO 0,6/1 kV
2. - OS ARCONDUTOS ALIMENTADORES DE ILUMINAÇÃO E TOMADAS DEVERÃO TER SUA ÁREA MÍNIMA 2,5 mm²
3. - OS ELÉTRICISTAS DA REDE DE ELÉTRICA NÃO CORTADOS DEVERÃO SER DE 250 mm (3/4")
4. - OS CONDIÇÕES DA REDE LÓGICA TELEFONIA NÃO CORTADOS DEVERÃO SER DE 0,25 mm (1/8")
5. - CONSIDERAR CADA RETO EM TODAS AS DERIVAÇÕES (SAÍDAS DE ELÉTRICISTAS).
7. - PREVER A TOMADA NA PONTA DOS QUADROS P/ ALOJAMENTO DA ILUMINAÇÃO (CONTATORA C/1). - VER DETALHE "A".
7. - PREVER A TOMADA DE USO GERAL DEBEM TER MÓDULO DUPLO. E, TOMADAS PARA EQUIPAMENTOS ESPECÍFICOS DEBEM TER MÓDULO SIMPLES


ELETRODUTOS E ELETROCALHAS

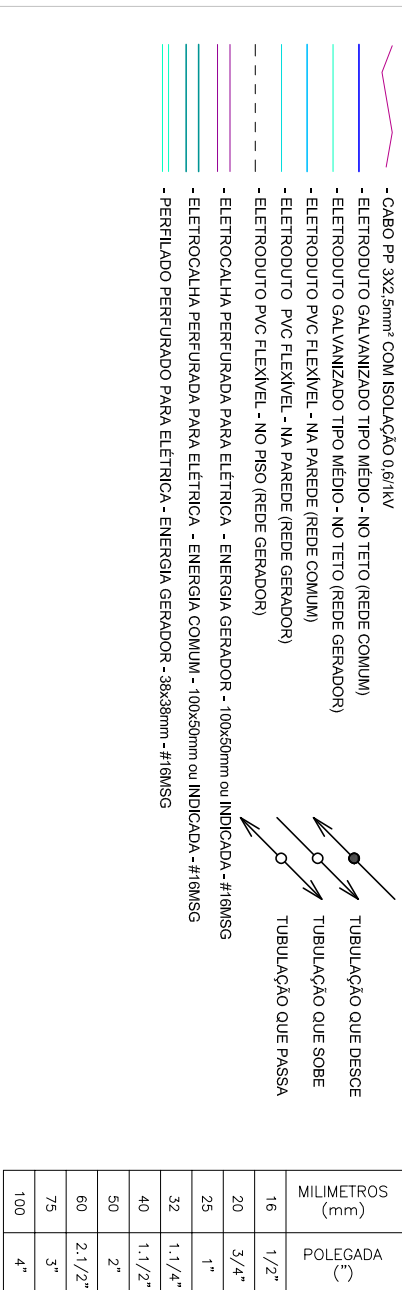


SÍMBOLO	NOTAÇÃO	SÍMBOLO	NOTAÇÃO	SÍMBOLO	NOTAÇÃO
T	CONDUTOR TERÇA	I	CONDUTOR RETORNO	xxCDOx	xx CARDS COMMS RGS 92% DE MULIA
I	CONDUTOR FASE	Π	RETORNO BIFOLAR	xxXUP-4P	xx CARDS UTP-4P CATEGORIA 6
J	CONDUTOR NEUTRO				

CENTROS DE DISTRIBUIÇÃO


CENTRO DE DISTRIBUIÇÃO - h=1,40m OU INDICADA

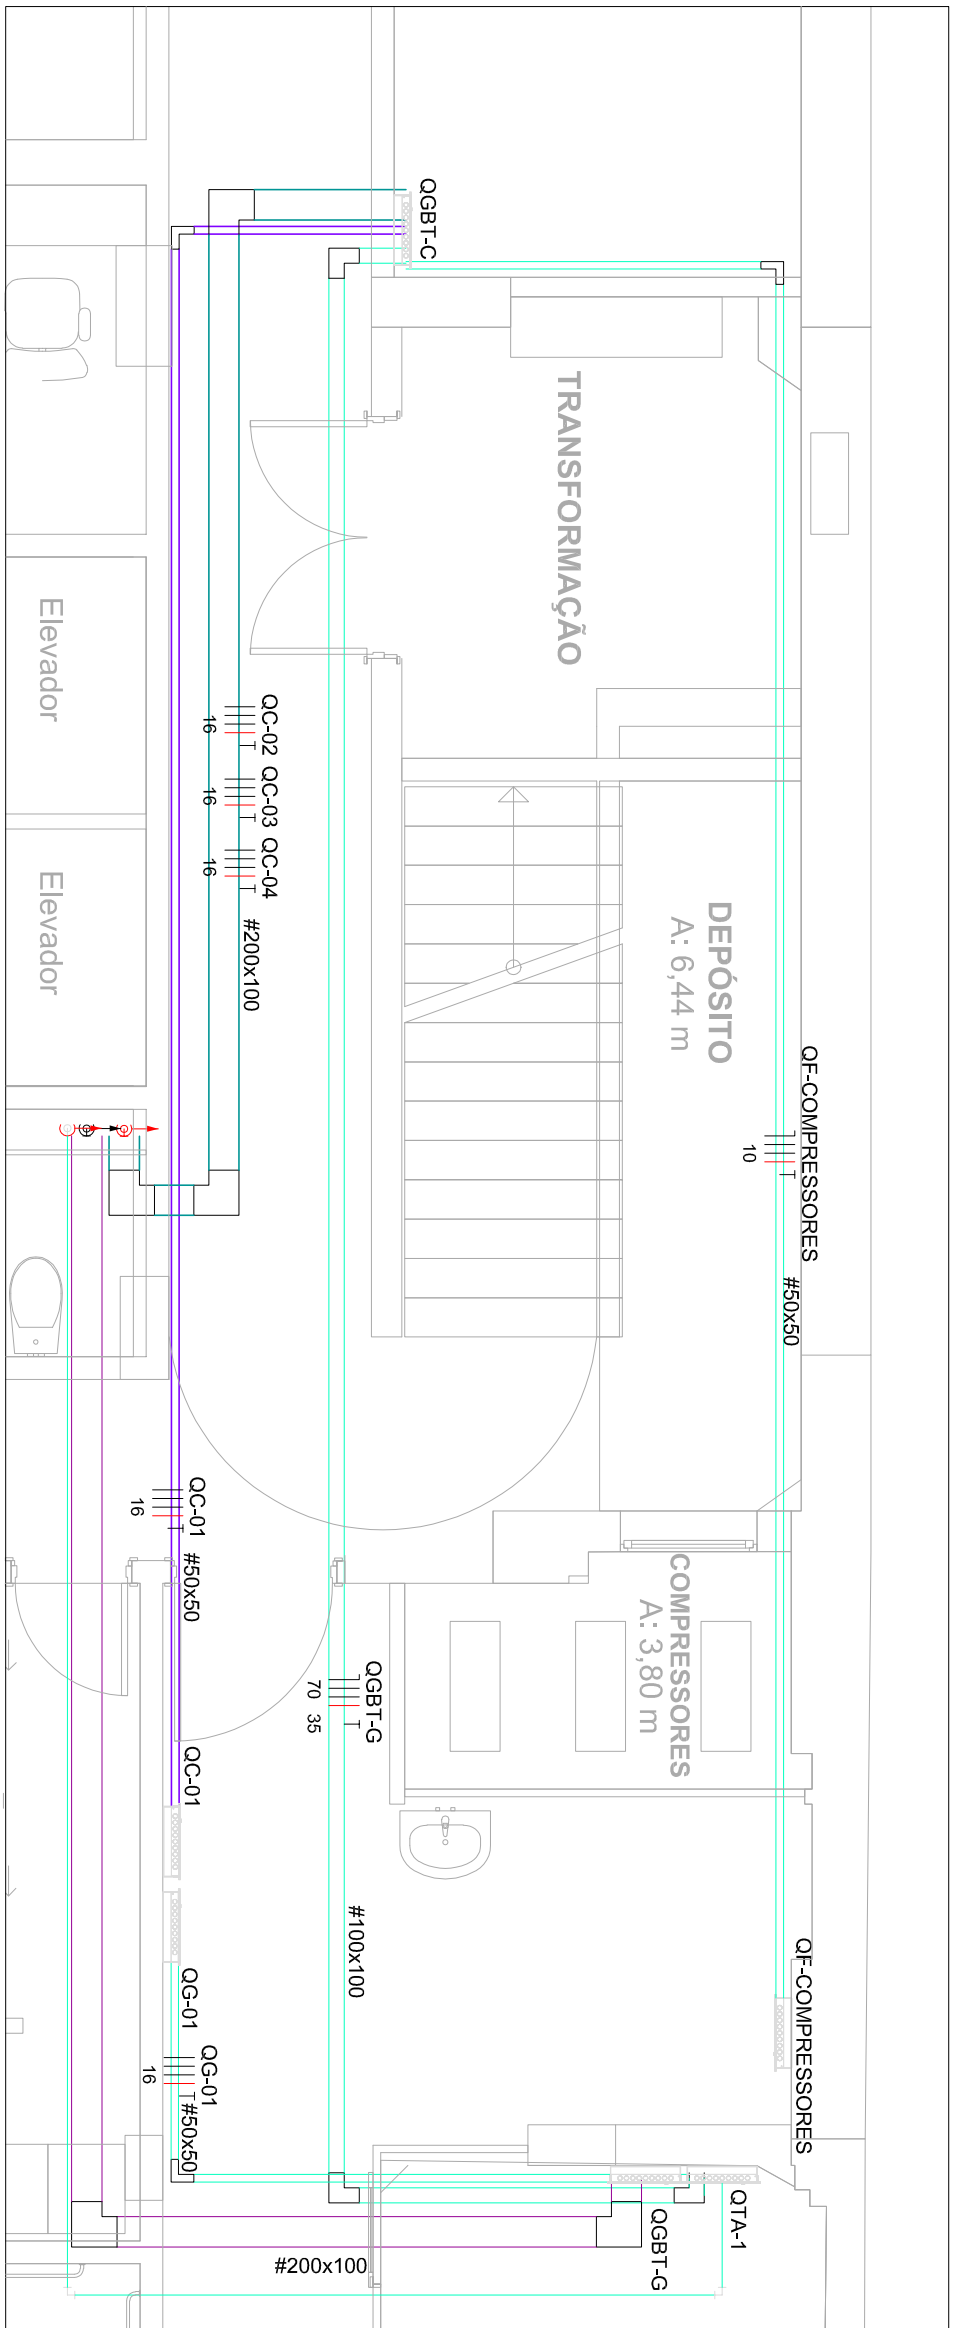

PLANTA BAIXA - ALIMENTADOR - T RREO
ESC.: 1/50

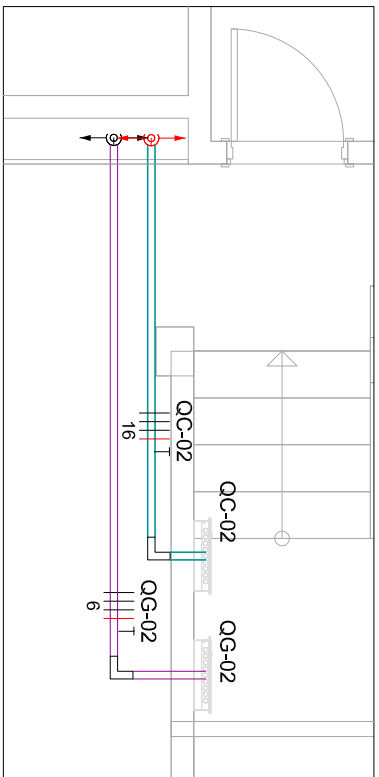


PLANTA BAIXA - ALIMENTADOR - 2º PAV
ESC.: 1/50

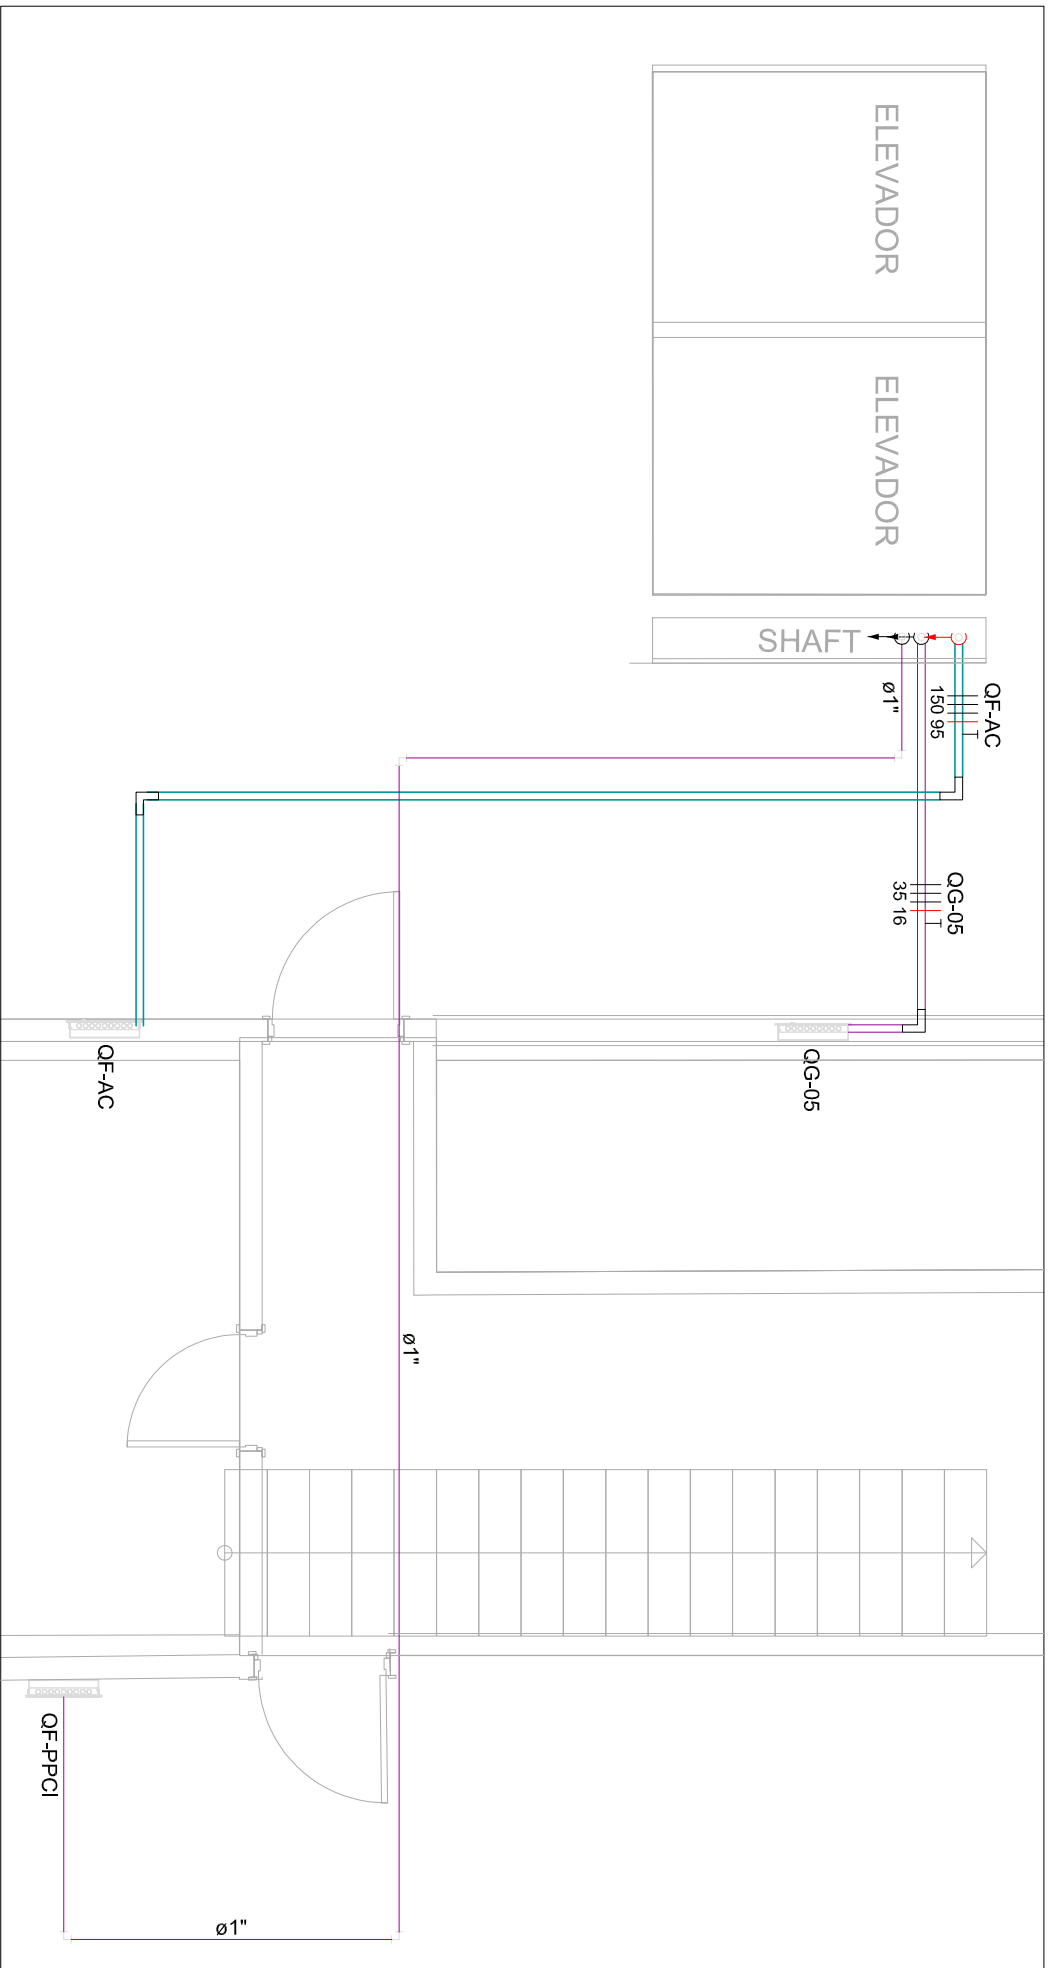


PLANTA BAIXA - ALIMENTADOR - COBERTURA
ESC.: 1/50


QC-03

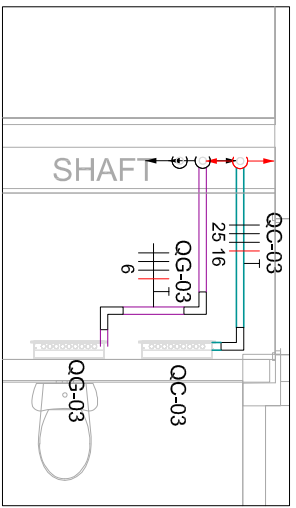

PLANTA BAIXA - ALIMENTADOR - 3º PAV
ESC.: 1/50

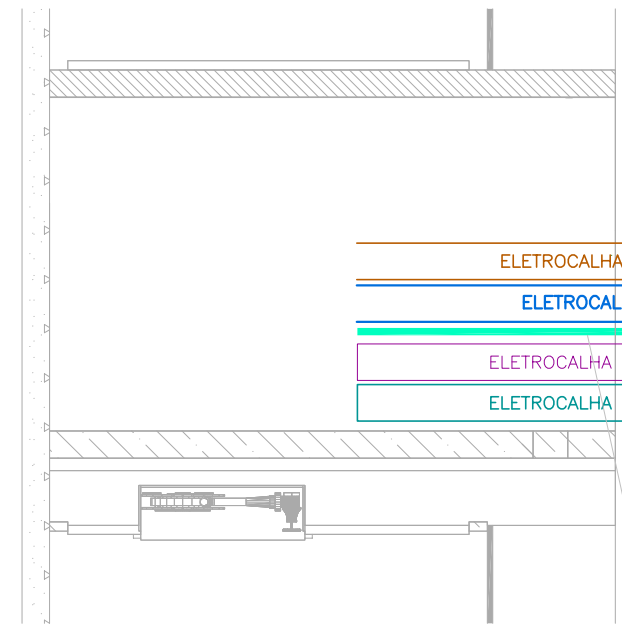

ALIMENTAÇÃO QUADRO PCI
ELETRODUTO Ø1"

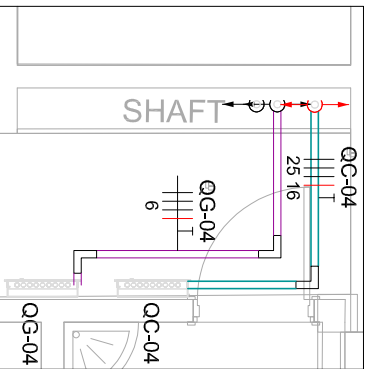


PLANTA BAIXA - ALIMENTADOR - 4º PAV
ESC.: 1/50

NENHUMA CÓPIA DESTES DOCUMENTOS SERÁ VÁLIDA PARA EXECUÇÃO SEM A ASSINATURA DO RESPONSÁVEL TÉCNICO					
E					
D					
C					
B	ENTREGA ETAPA 2 - PROJETO EXECUTIVO	MARSA	07/11/2023		
A	ENTREGA ETAPA 2 - PROJETO EXECUTIVO	MARSA	21/11/2023		
	REVISÃO OBSERVAÇÕES	DESENHO	DATA		

NENHUMA CÓPIA DESTE DOCUMENTO SERÁ VÁLIDA PARA EXECUÇÃO SEM A ASSINATURA DO RESPONSÁVEL TÉCNICO

fones / fax homepage e-mail	(51) 3221.3383 www.unma.br unma@unma.arq.br
---	---

 

arquitetura

av.elaiza brito, s/nº conjunto 401
parque de portão algarve - rs - brasil

comércio

UNIVERSIDADE FEDERAL DE CIÊNCIAS DA SAÚDE DE PORTO ALEGRE

RUA SETE DE SETEMBRO, 1.133 - CENTRO - PORTO ALEGRE

ENTREGA ETAPA 2

ENTRADAS DE ENERGIA

PROJETO DE ARQUITETURA

UFSCPA

UNIVERSIDADE FEDERAL DE SANTA CATARINA

RUA LUIZ RAMOS, 100 - BOQUEIRÃO DO SUL - FLORESTAL - SC - BRASIL

propriedade	escala 1:500
	21/11/2023
	desenho
	MARIA
	colaborador
	2202/LEI-006-N02
	particular