
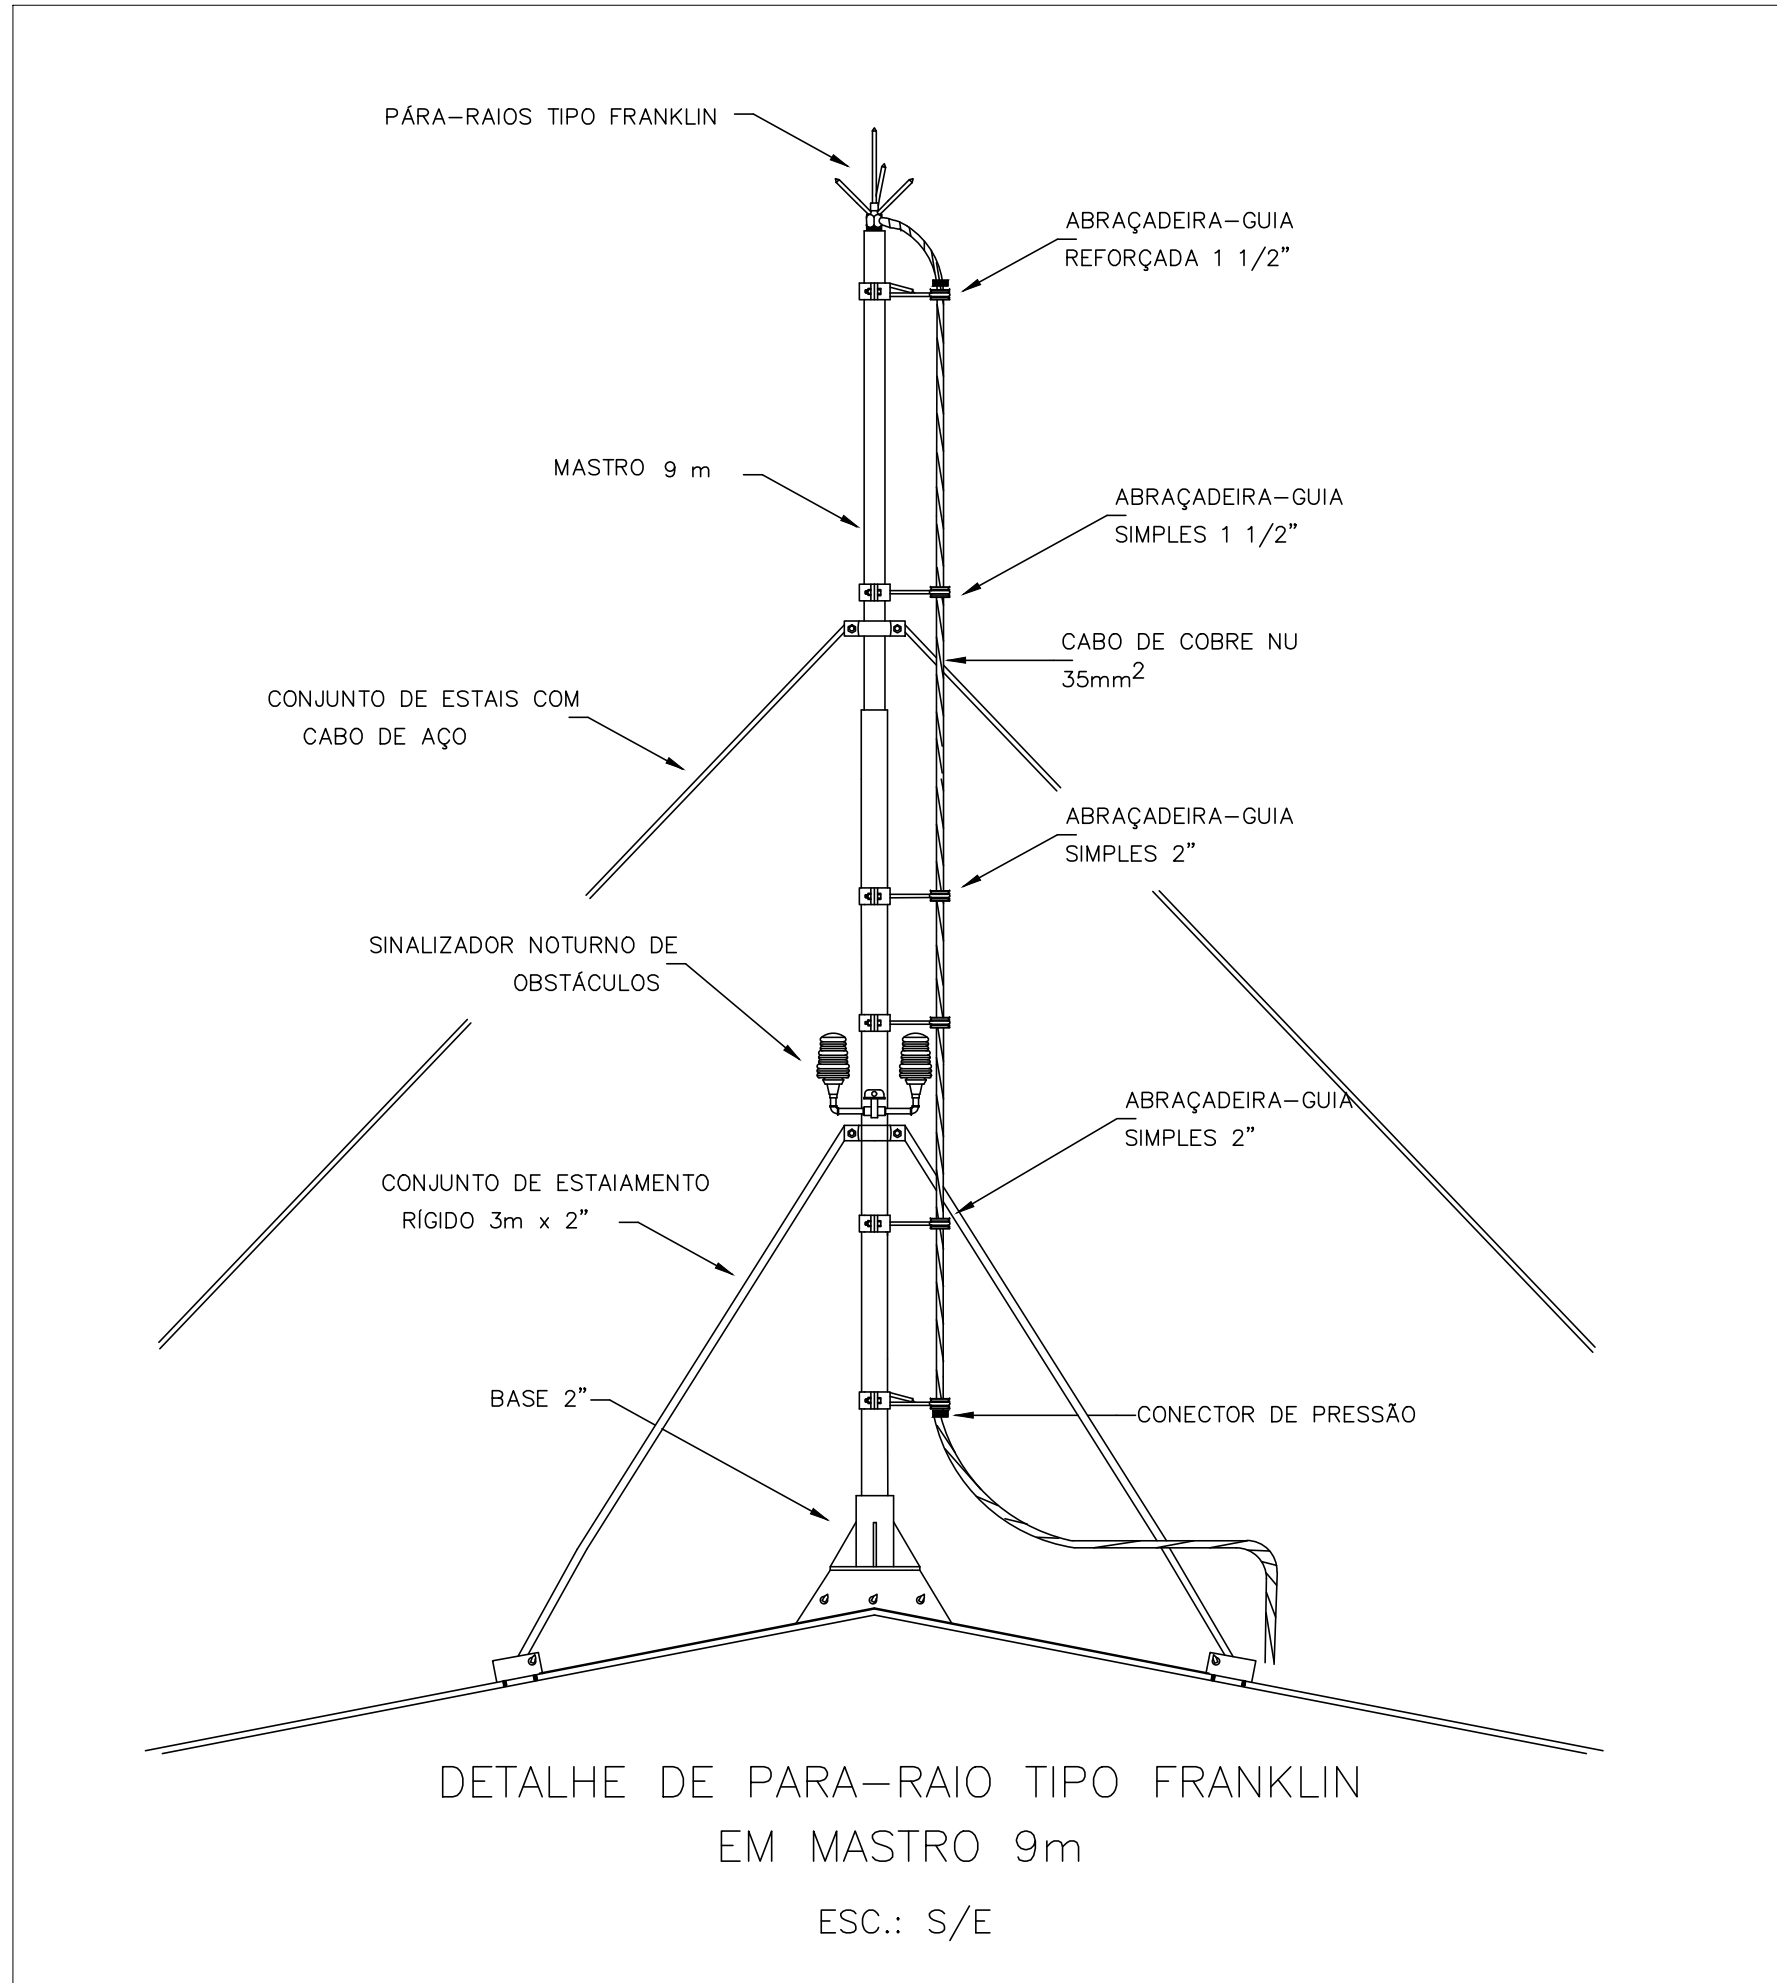
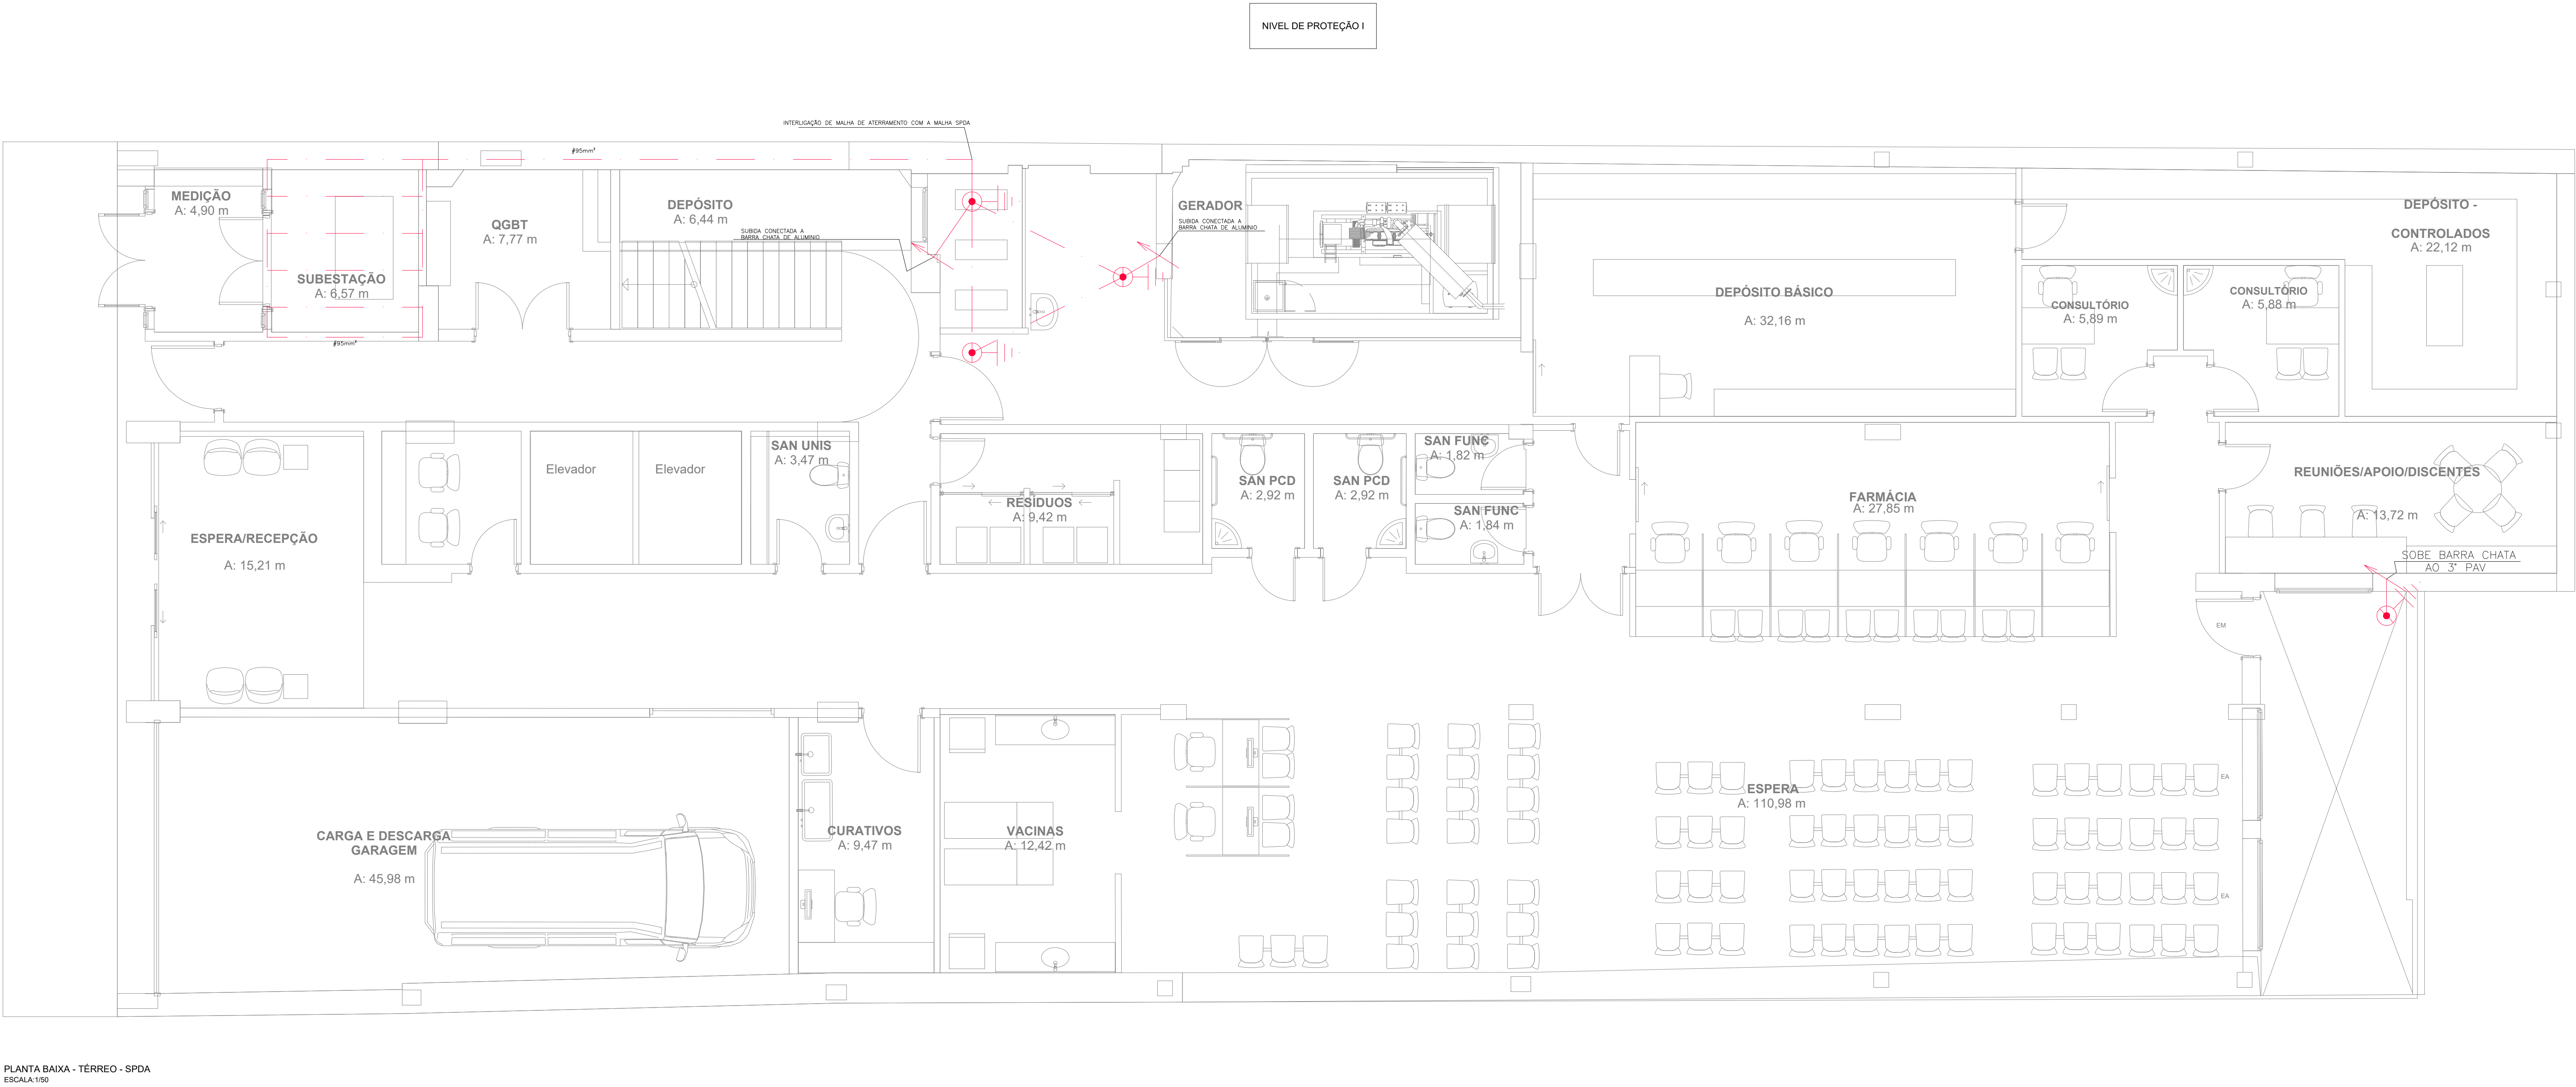
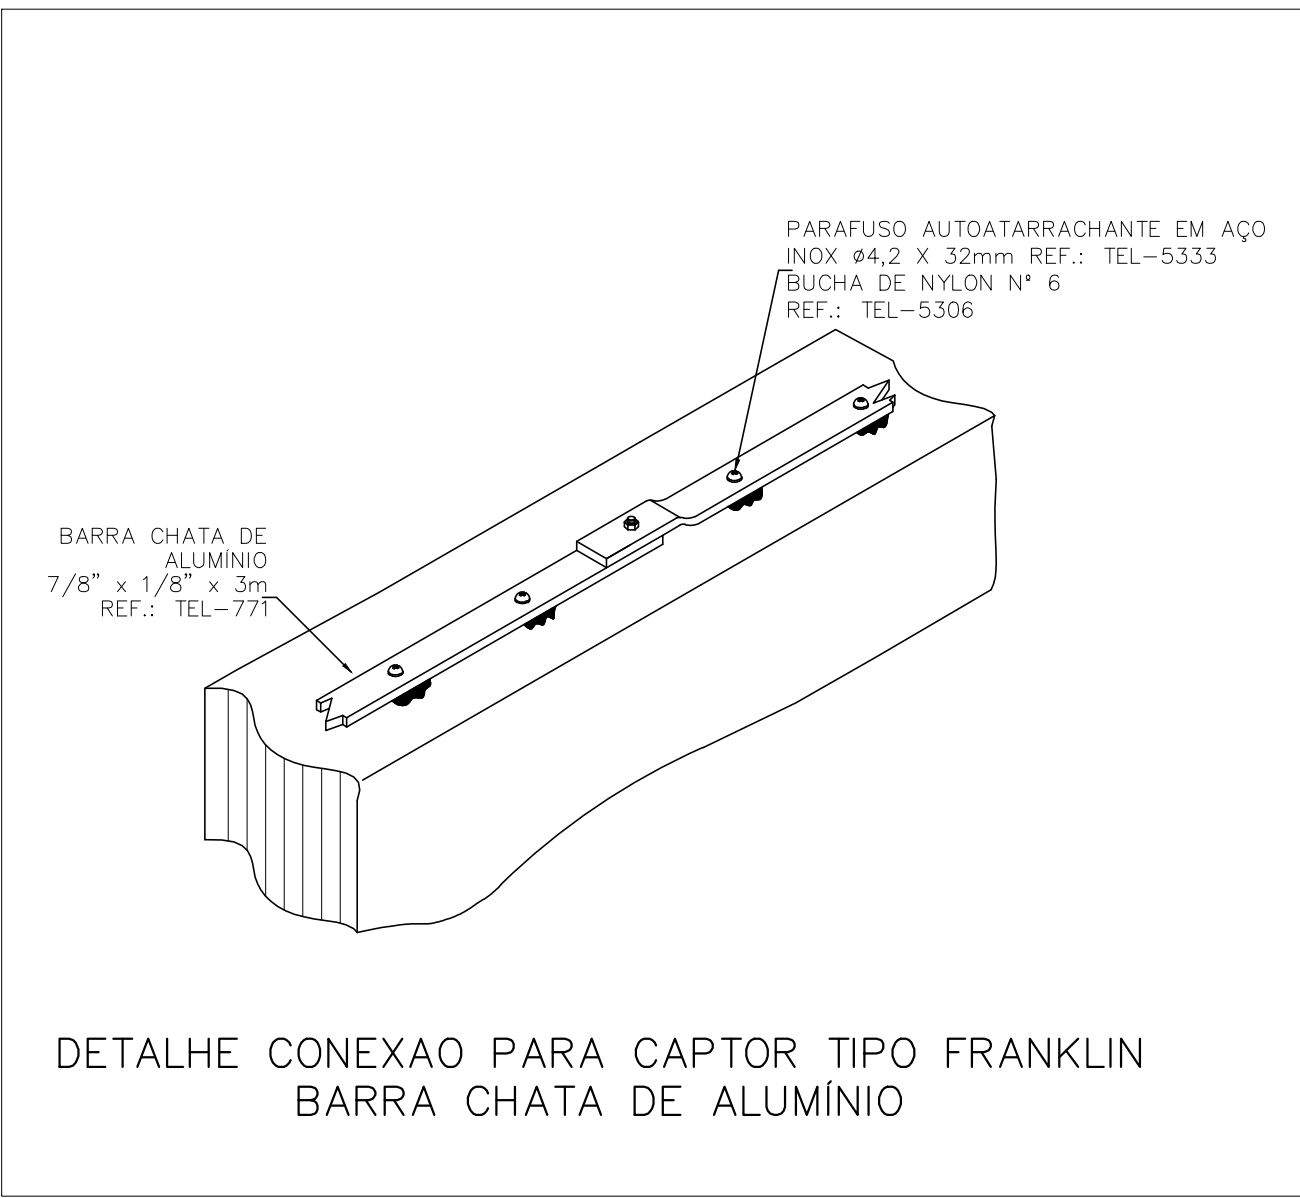
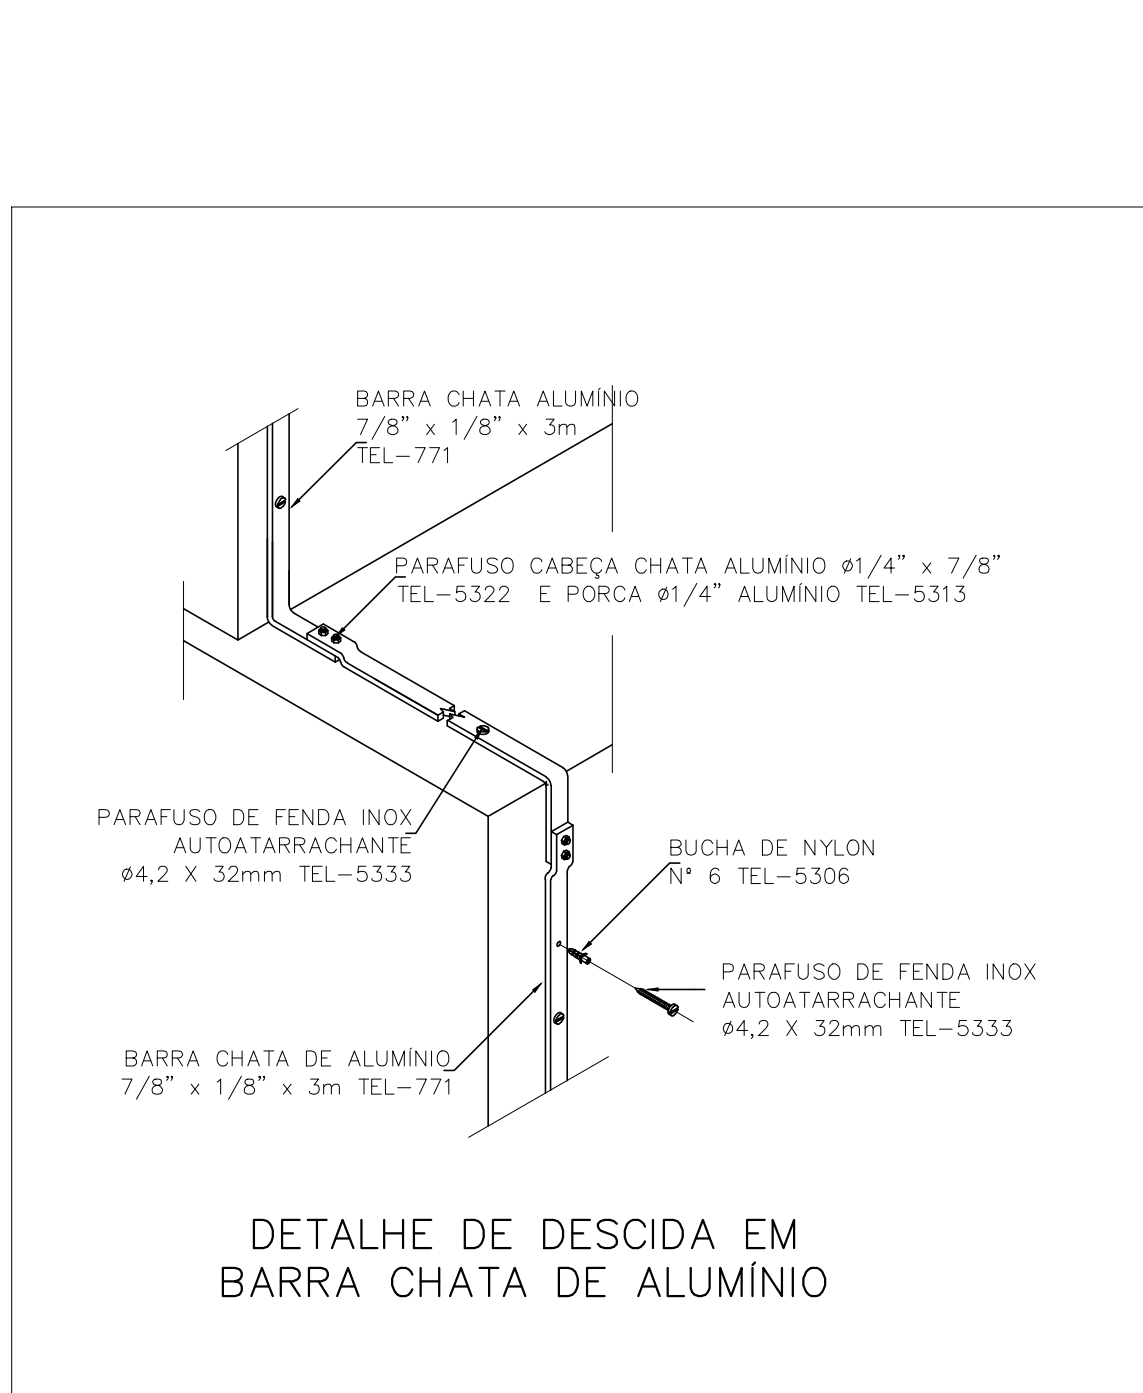
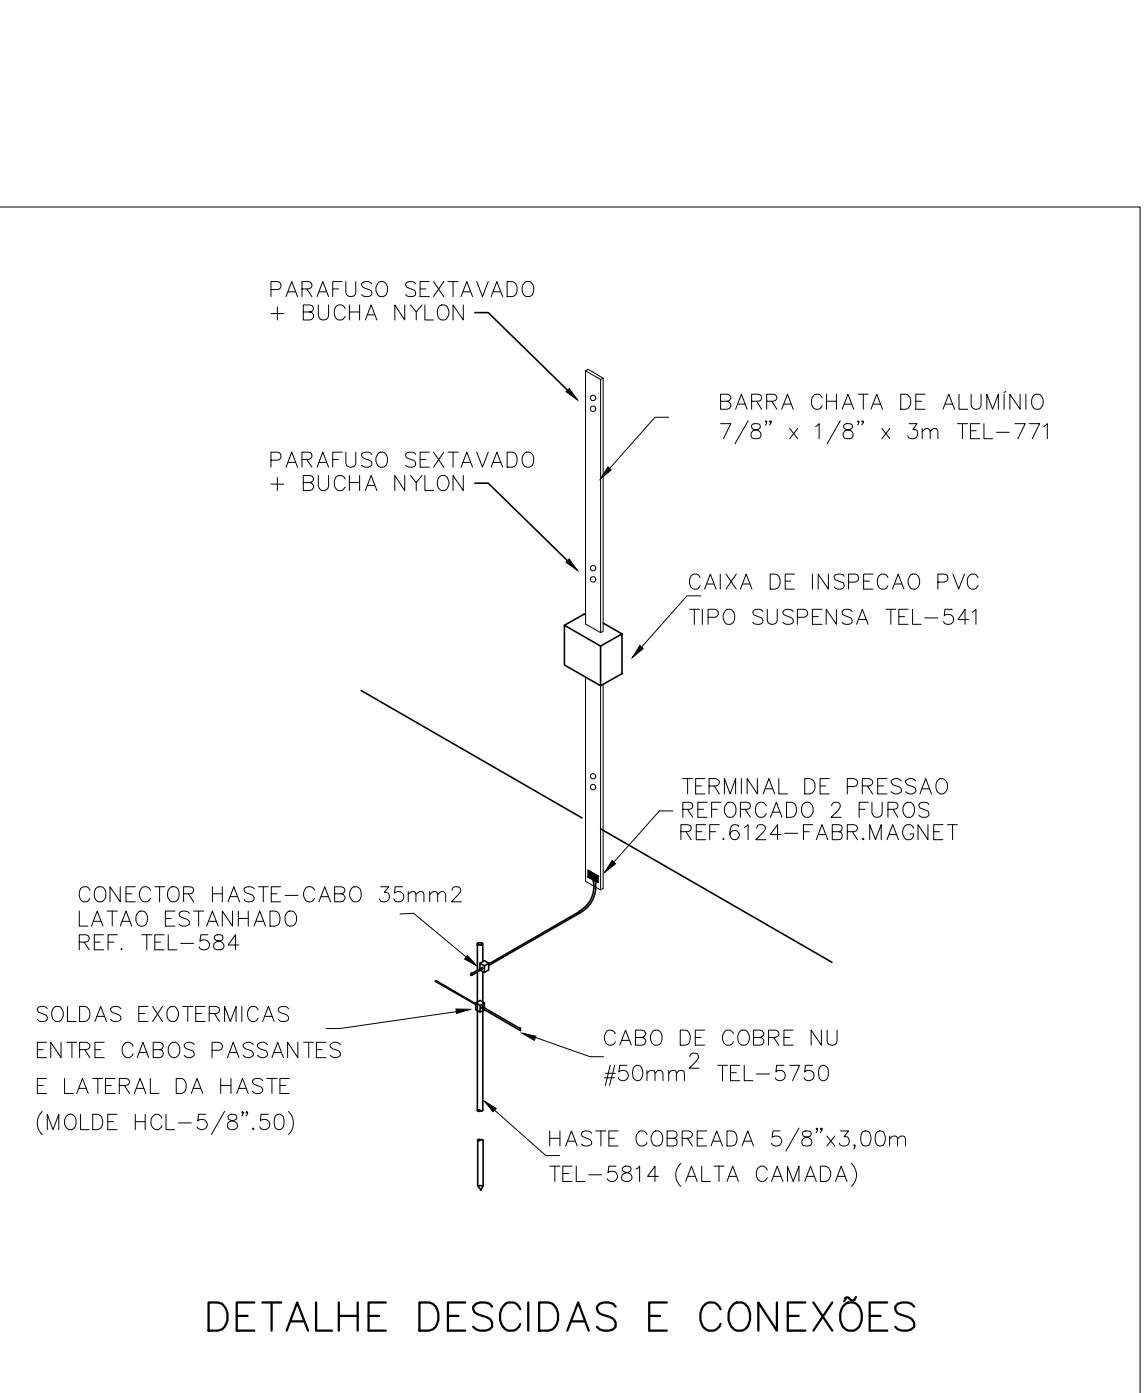


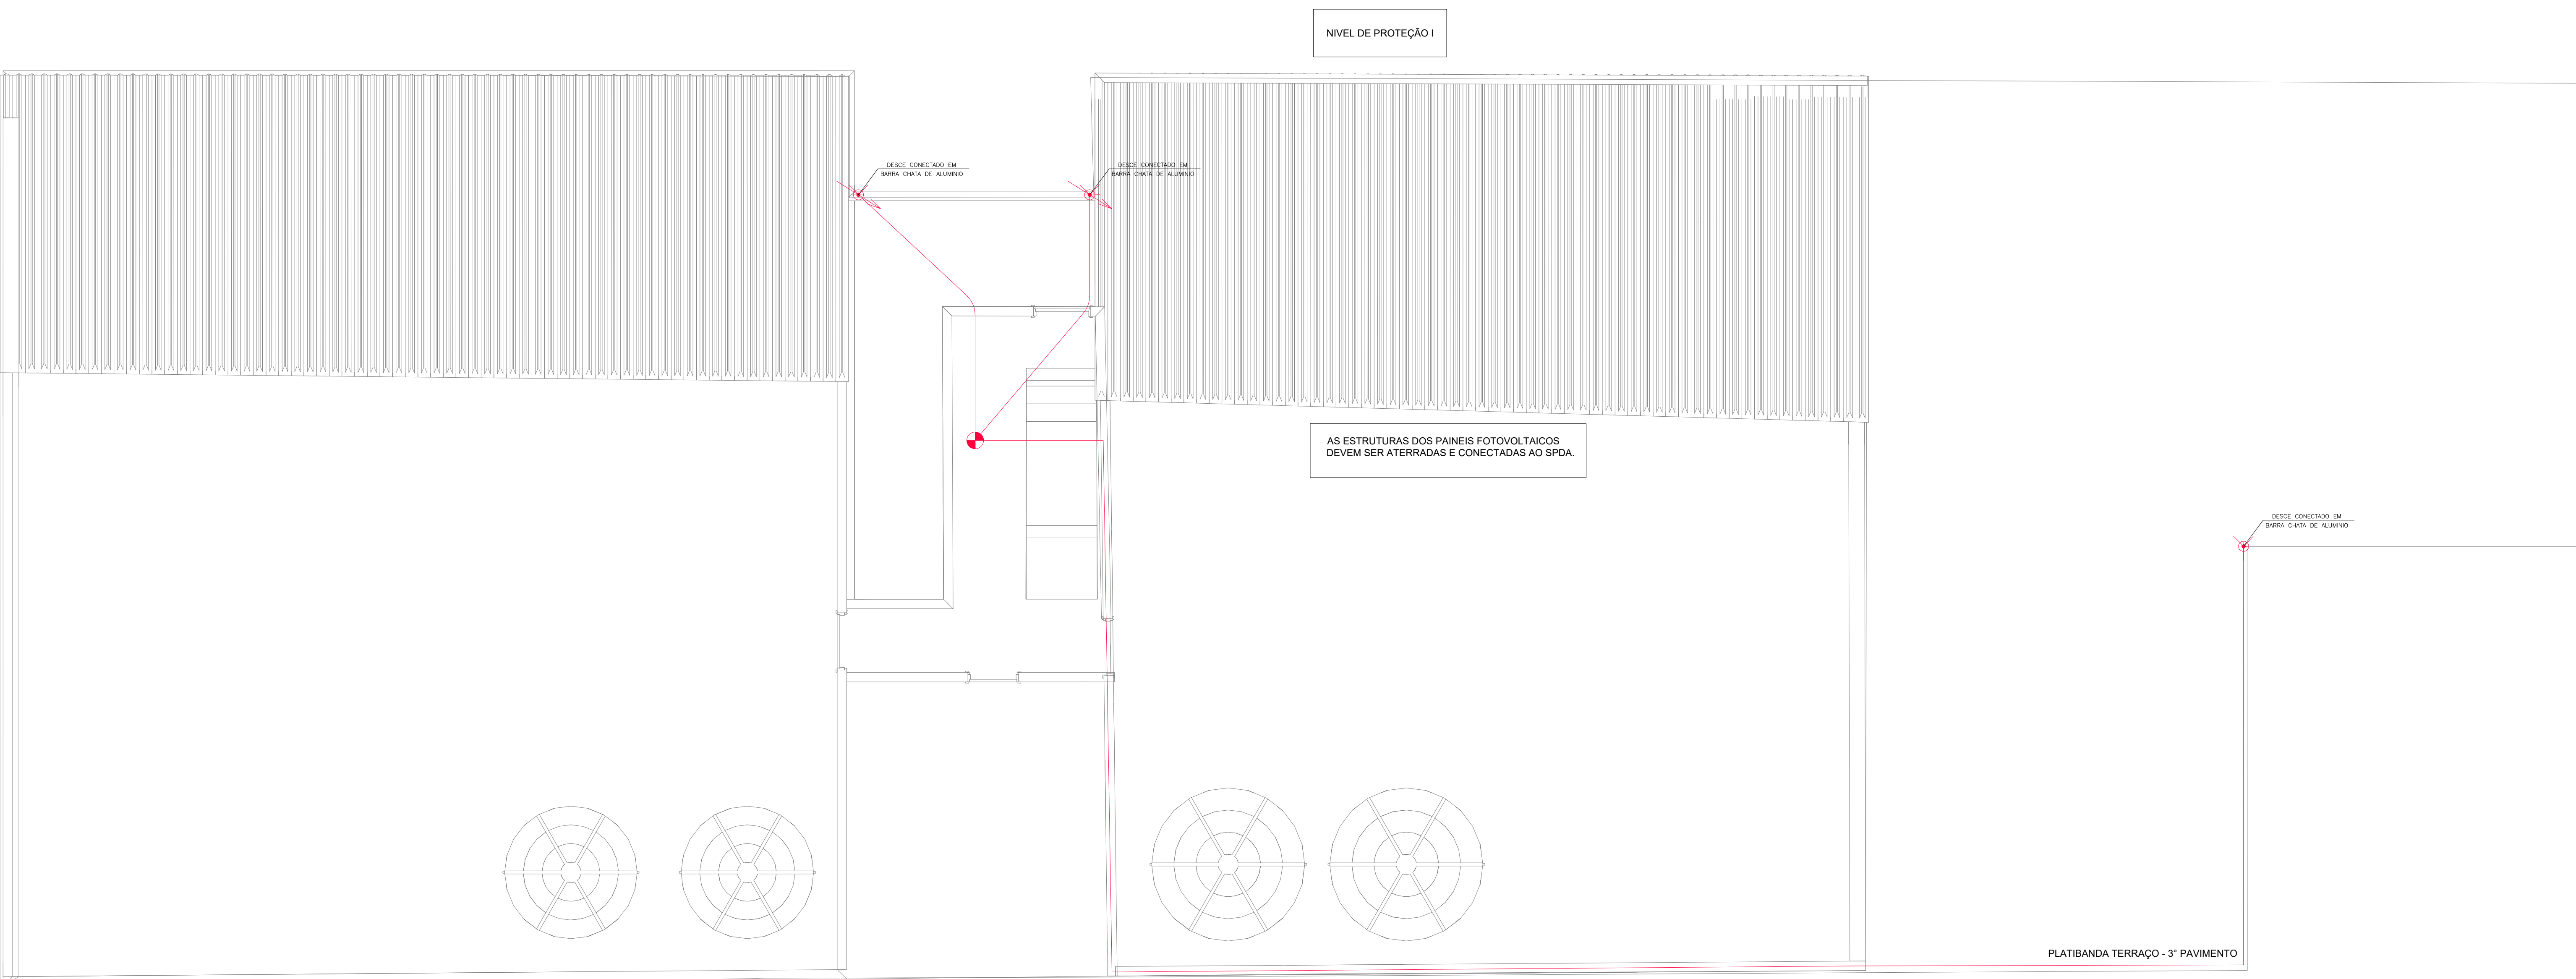

SIMBOLOGIA	DESCRIÇÃO
	CONDUTOR EM CHAPA DE ALUMÍNIO 7/8" x 1/8" PARA MALHA INTERMEDIÁRIA OU CAPTAÇÃO.
	CONDUTOR DE COBRE NU #50mm ² PARA MALHA INTERMEDIÁRIA OU CAPTAÇÃO.
	CONDUTOR DE COBRE NU #95 mm ² PARA A INTERLIGAÇÃO DAS HASTES EXTERNAS - DESCIDAS.
	HASTE DE AÇO-COBREADO #3/4"x3000mm INTERLIGADA VERTICALMENTE NO SOLO INSTALADA ATRAVÉS DE SOLDA EXOTÉRMICA
	CAIXA DE INSPEÇÃO DO ATERRAMENTO DIM. 300x300mm COM TAMPAS REMOVÍVEL
	SUBSISTEMA DE DESCIDA COM REBAR CA-25 #10,0mm DE AÇO GALVANIZADO EMBITADO NOS PLANOS DE CONCRETO OU INDICADO
	TERMINAL AEREO 600mm ø 3/8" SEM BANDEIRA
	CAPTOR TIPO FRANKLIN - 9m (SISTEMA MISTO COM MALHA)
	SOLDA EXOTÉRMICA ENTRE CABOS, OU CABOS E HASTE DE ATERRAMENTO
	CAIXA DE EQUALIZAÇÃO (PONTO DE INTERLIGAÇÃO À MALHA DE ATERRAMENTO)
	CONECTOR SPLIT BOLT (PONTO DE INTERLIGAÇÃO À MALHA DE ATERRAMENTO OU À CAIXA DE EQUIPOTENCIALIZAÇÃO)

NOTA: Estes dados são válidos para condutor 35mm² 19 fios - Conforme Tabela 6 da Norma 5419-SPDA - Parte 3

REVISÕES			
R02	ALTERAÇÃO CONFORME RESSALVAS	03/04/2024	JUCEWICZ
R01	ALTERAÇÃO CONFORME RESSALVAS	06/12/2023	MARIA
R00	EMIÇÃO INICIAL	06/11/2023	MARIA
REVISÃO	ALTERAÇÃO	DATA	DESENHO

2920 - UFCSPA - CLÍNICA DA FAMÍLIA			
PROINST ENGENHARIA			
Responsável Técnico: Eng. Eletricista Marcelo Juczewicz - CREA-RS 107215			
Ass. Benjamin Constant, nº 804 / Sala 402 Fone: Alagoas - RS 501 2571 4422 www.proinst.com.br proinst@proinst.com.br			
Localização: RUA DA CONCEIÇÃO Nº 434			
Proprietário: UNIVERSIDADE FEDERAL DE CIÊNCIAS DA SAÚDE DE PORTO ALEGRE			
PLANTA BAIXA - TÉRREO COBERTURA - ELÉTRICA			
2920 - SPDA_R02			

 PROINST ENGENHARIA Av. Benjamin Constant, nº 804 / 5º And. Porto Alegre - RS - 91237-4912 www.proinst.com.br - proinst@proinst.com.br	Responsável Técnico:	Data: DEZ/23
	Eng. Edineteia Marcela Juciano – CREA-RS 107215	Desenho: MARIA
	Eng. Edineteia Marcela Knecht – CREA-RS 163653	Escala: 1/50
		Projeto: Elétrico
		Prancha:
Localização: RUA DA CONCEIÇÃO Nº 434		
Proprietário: ASSOCIAÇÃO FEDERAL DE CIÊNCIAS DA SAÚDE DE PORTO ALEGRE		
PLANTA BAIXA – TERREO COBERTURA – ELÉTRICA		
2920 – SP04_R02		