



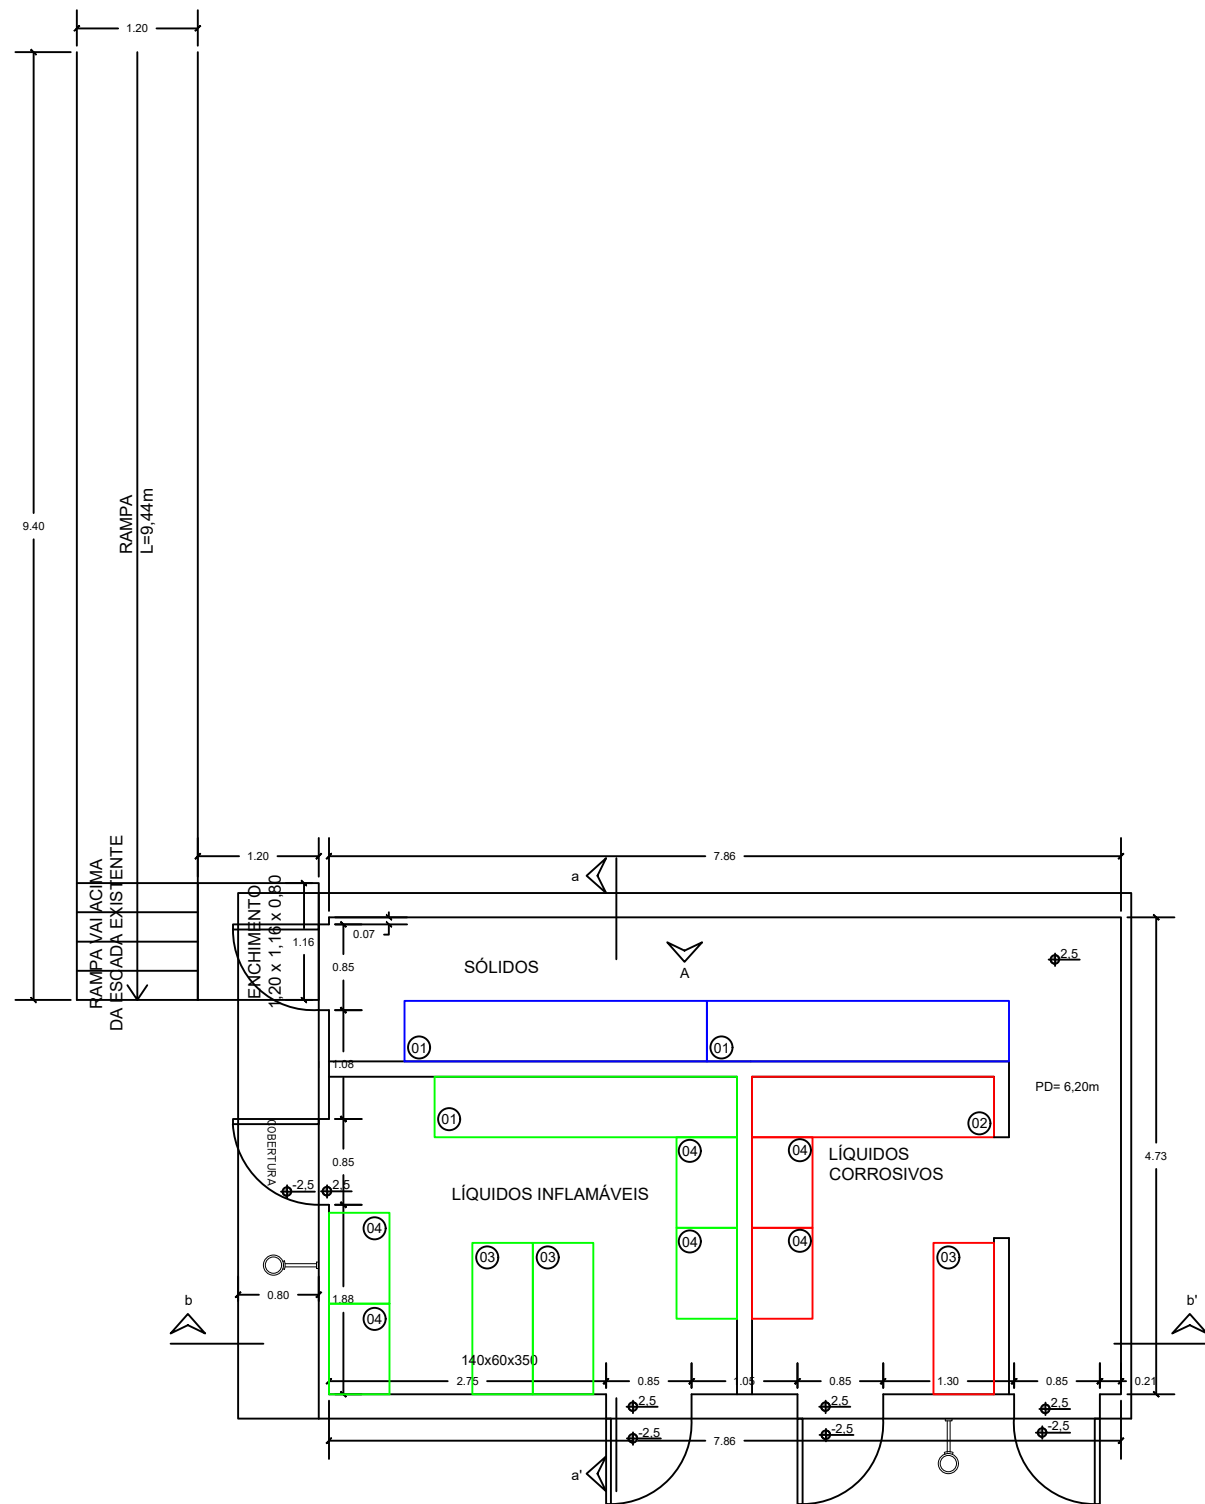

Planta baixa
esc 1/75

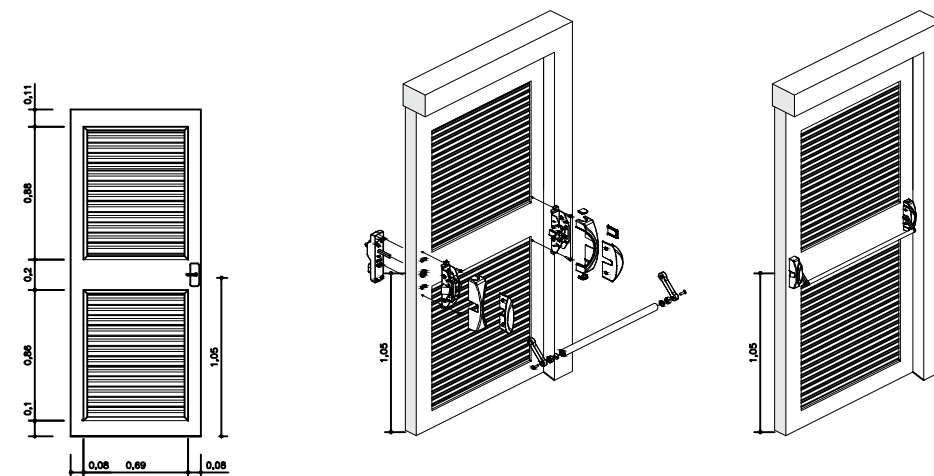

Detalhamento Instalação Barra Antipânico
esc 1/75

	UNIVERSIDADE FEDERAL DE CIÊNCIAS DA SAÚDE DE PORTO ALEGRE	
	PROJETO ALMOXARIFADO DE QUÍMICOS	Data: Agosto/2021
	Projeto Arquitetônico - Planta baixa	Escala: 1/75
	Projeto revisado por: Eng. Civil Cristiane Bolina da Cunha CREA RS 206924	Prancha A3: 2/11