


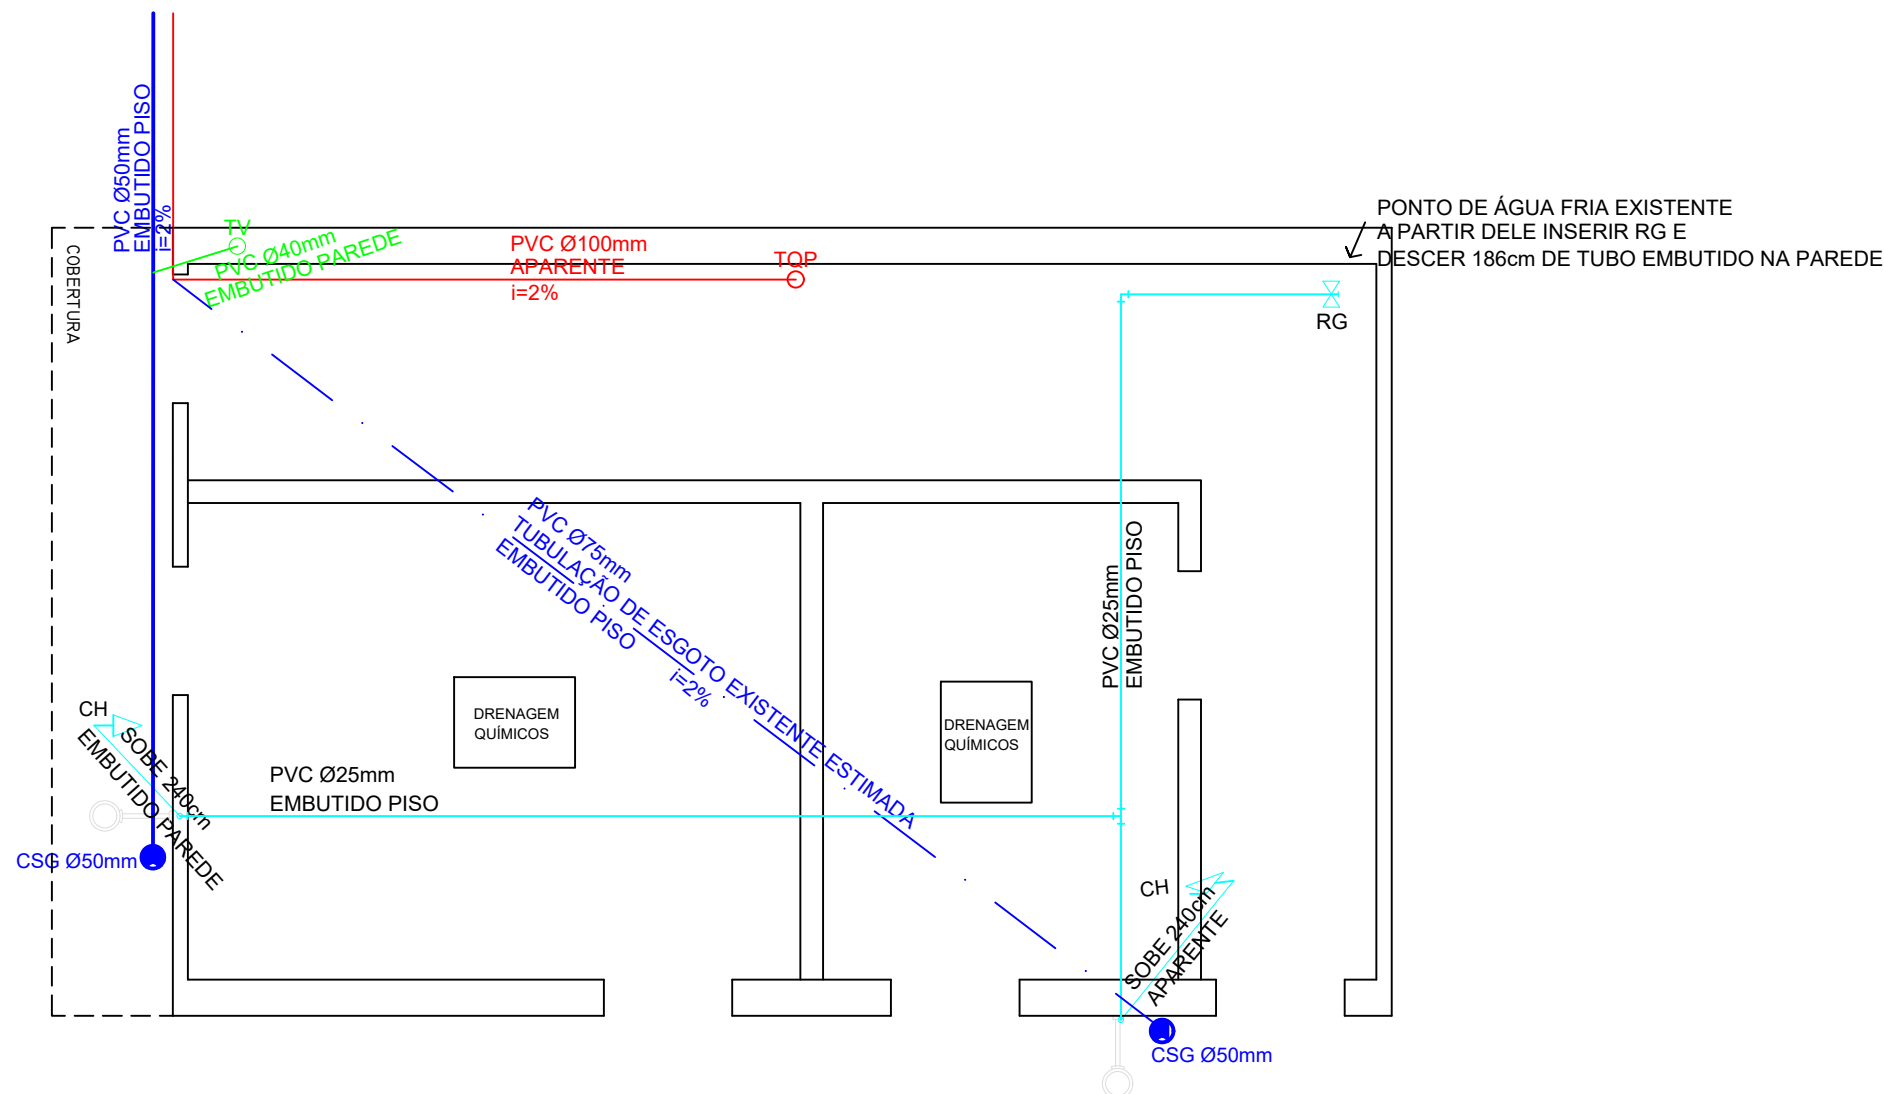

Planta baixa
esc 1/50

- LEGENDA:
- TUBULAÇÃO DE ÁGUA FRIA: Ø25mm
 - TUBULAÇÃO DE ESGOTAMENTO SANITÁRIO: Ø50mm
 - TUBULAÇÃO DE ESGOTAMENTO SANITÁRIO EXISTENTE (ESTIMADO)
 - TUBULAÇÃO DE ESGOTAMENTO PLUVIAL: Ø100mm
 - TUBULAÇÃO DE VENTILAÇÃO: Ø40mm
 - TQP TUBO DE QUEDA PLUVIAL
 - TV TUBO DE VENTILAÇÃO
 - CSG CAIXA SIFONADA COM GRELHA
 - CG CAIXA DE GORDURA EXISTENTE: Ø250mm
 - RG REGISTRO DE GAVETA
 - CH CHUVEIRO E LAVA OLHOS

A CSG DO CHUVEIRO INTERNO DE 50MM SERÁ LIGADA DIRETAMENTE NA TUBULAÇÃO EXISTENTE DE 75MM (RETIRAR CAIXA DE GORDURA EXISTENTE).
A CSG DO CHUVEIRO EXTERNO SERÁ LIGADA NA CAIXA PLUVIAL EXISTENTE, PRÓXIMA À ESCADA.

	UNIVERSIDADE FEDERAL DE CIÊNCIAS DA SAÚDE DE PORTO ALEGRE	
	PROJETO ALMOXARIFADO DE QUÍMICOS	Data: Agosto/2021
	Projeto Hidrossanitário - Planta baixa	Escala: 1/50
	Projeto revisado por: Eng. Civil Cristiane Bolina da Cunha CREA RS 206924	Prancha A3: 1/4